



Schema potrubí zař. č.1

Odtah vzduchu

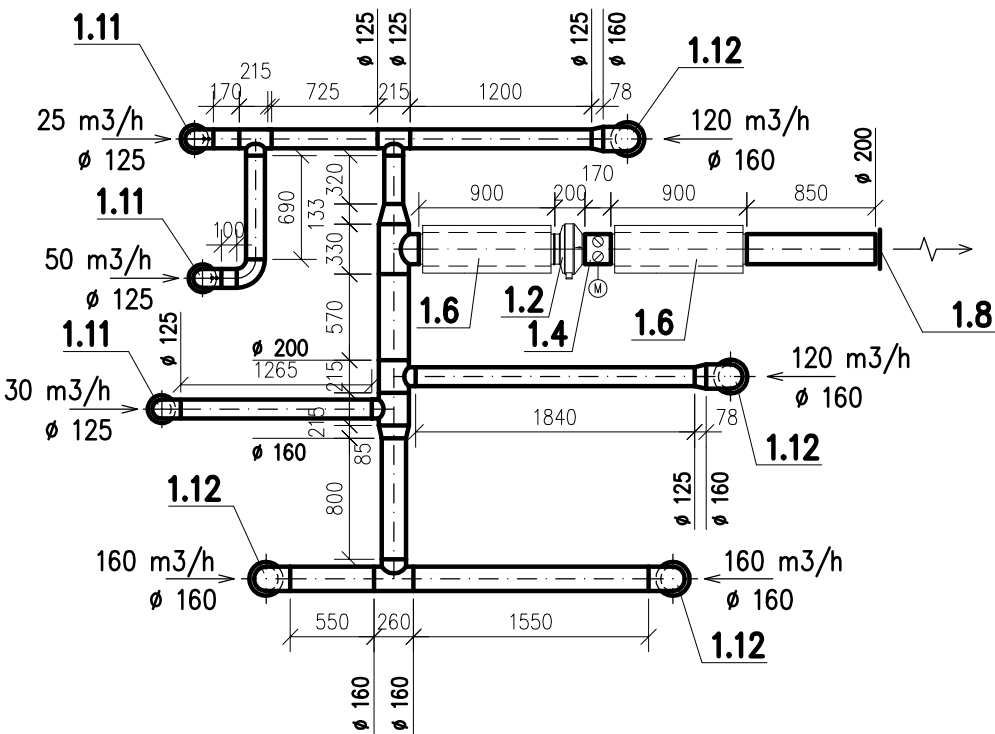


Schema potrubí zař. č.1

Přívod vzduchu

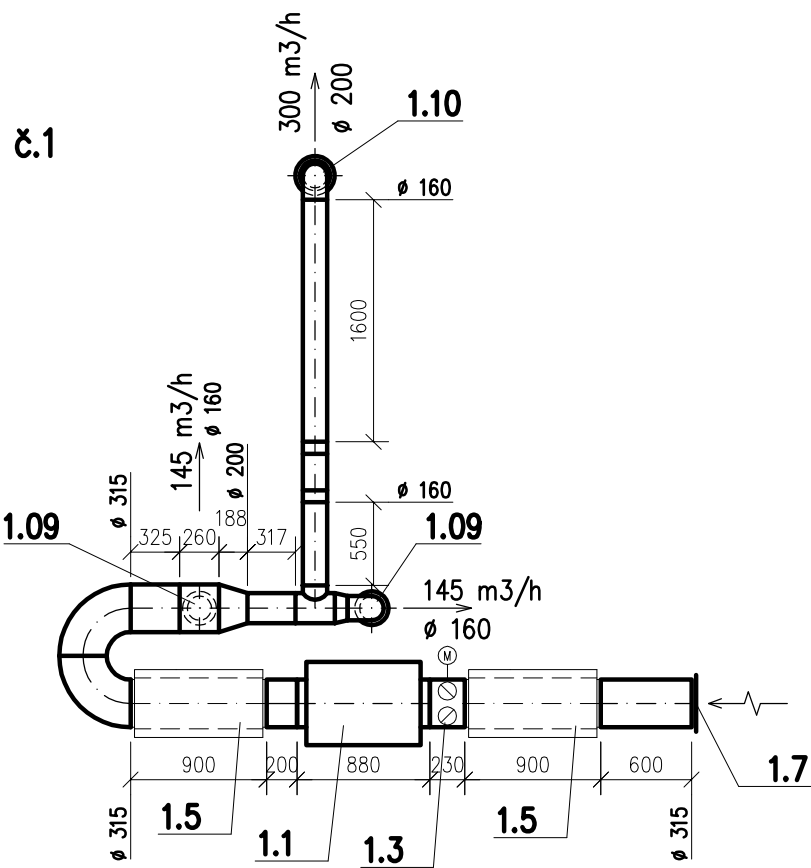

Schema potrubí zař. č.2

Odtah vzduchu

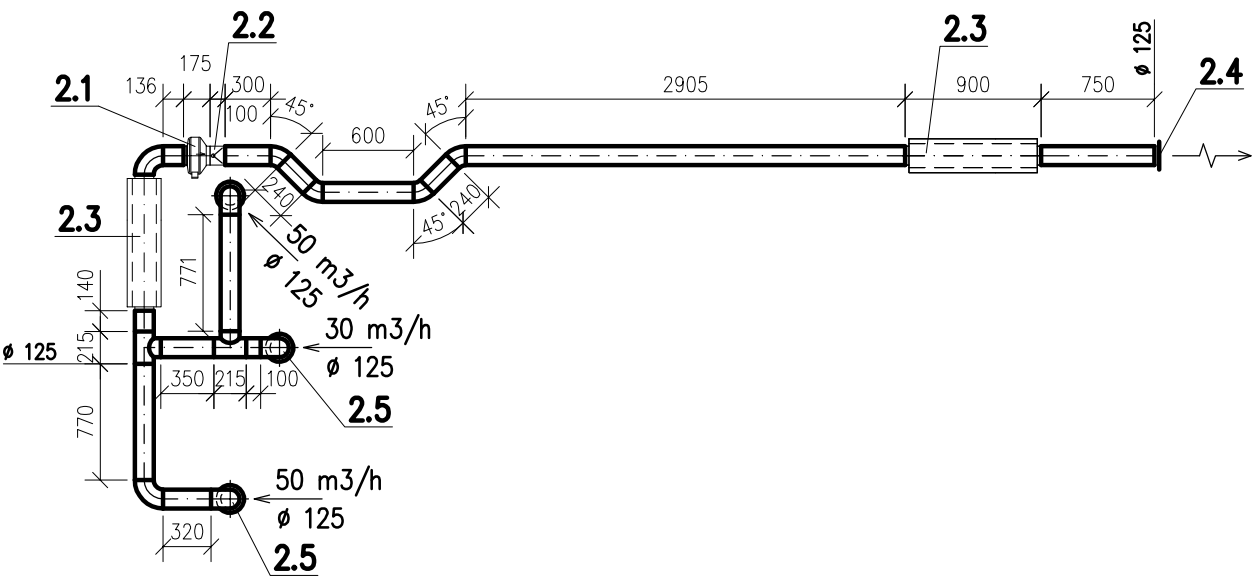

navrhl:		HIP :		Ing. Michaela PELIKÁNOVÁ projektová kancelář Botanická 256, Dalovice u Karlových Varů tel 604 207 652		
Ing. M. Pelikánová		Ing. Miloš Trnka				
Kraj:	KARLOVARSKÝ		Vrchlického 16 Karlovy Vary			
Obec:	KRÁSNÉ ÚDOLÍ					
Investor: Město Krásné Údolí, č.p. 77, Krásné Údolí				Autorizace:		
Datum:	Stupeň:	Zakázkové číslo:				
1/2020	DUR + DSP	02-P-20				
Stavební úpravy objektu dobrovolných hasičů Krásné Údolí, st.p.č. 204/1, 204/2 kú Krásné Údolí – III. etapa D.4.A VZDUCHOTECHNIKA						
Příloha: Schema potrubí				Měřítko: 1:50	Formát: 2x A4	Číslo přílohy: D.4.A.4