




ŘEZ A-A'

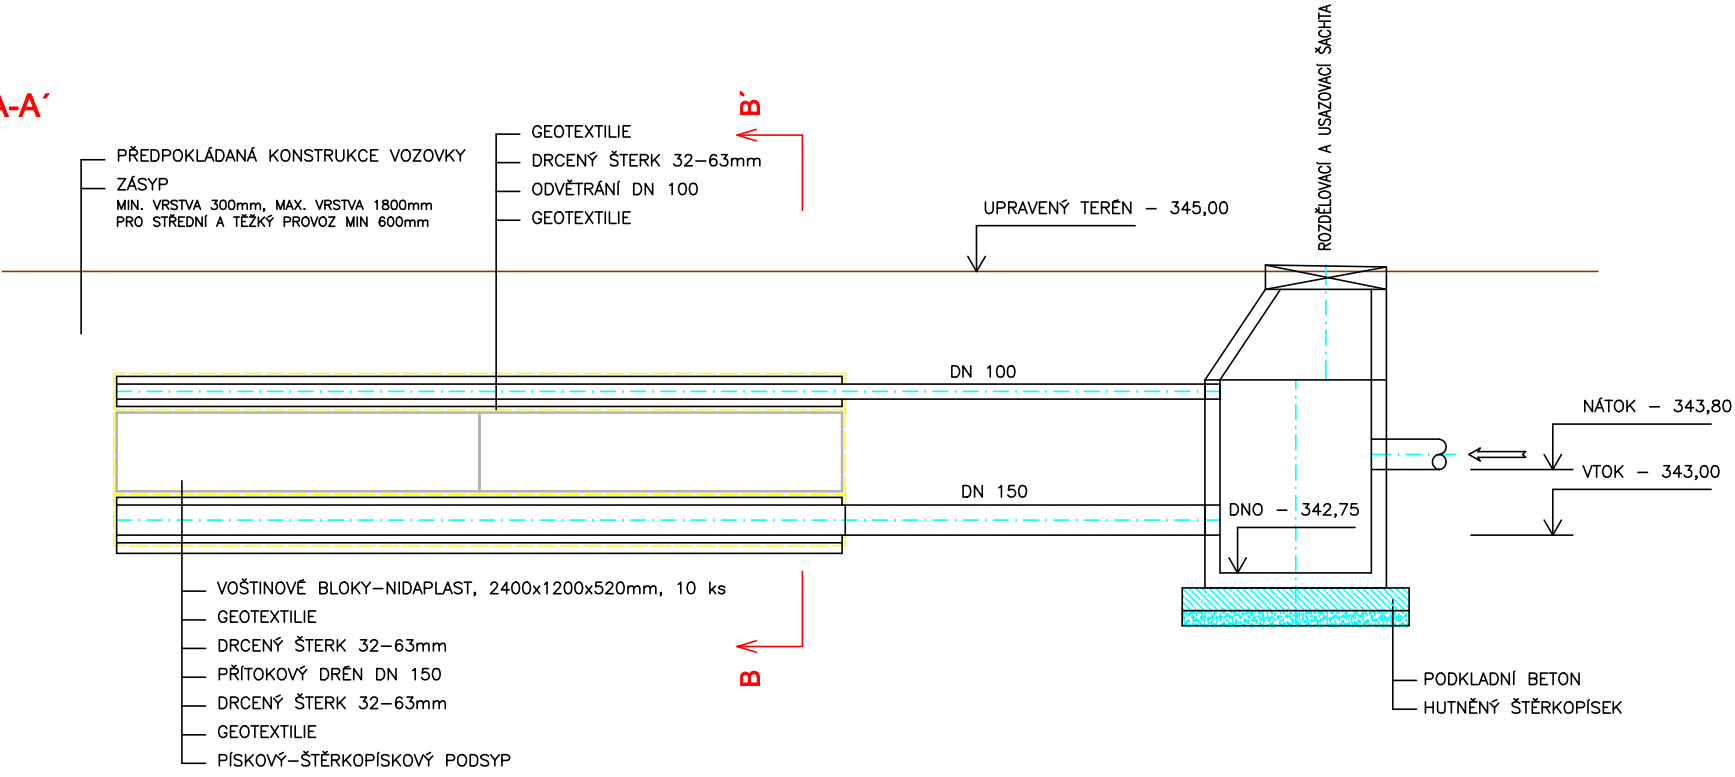

PŮDORYS

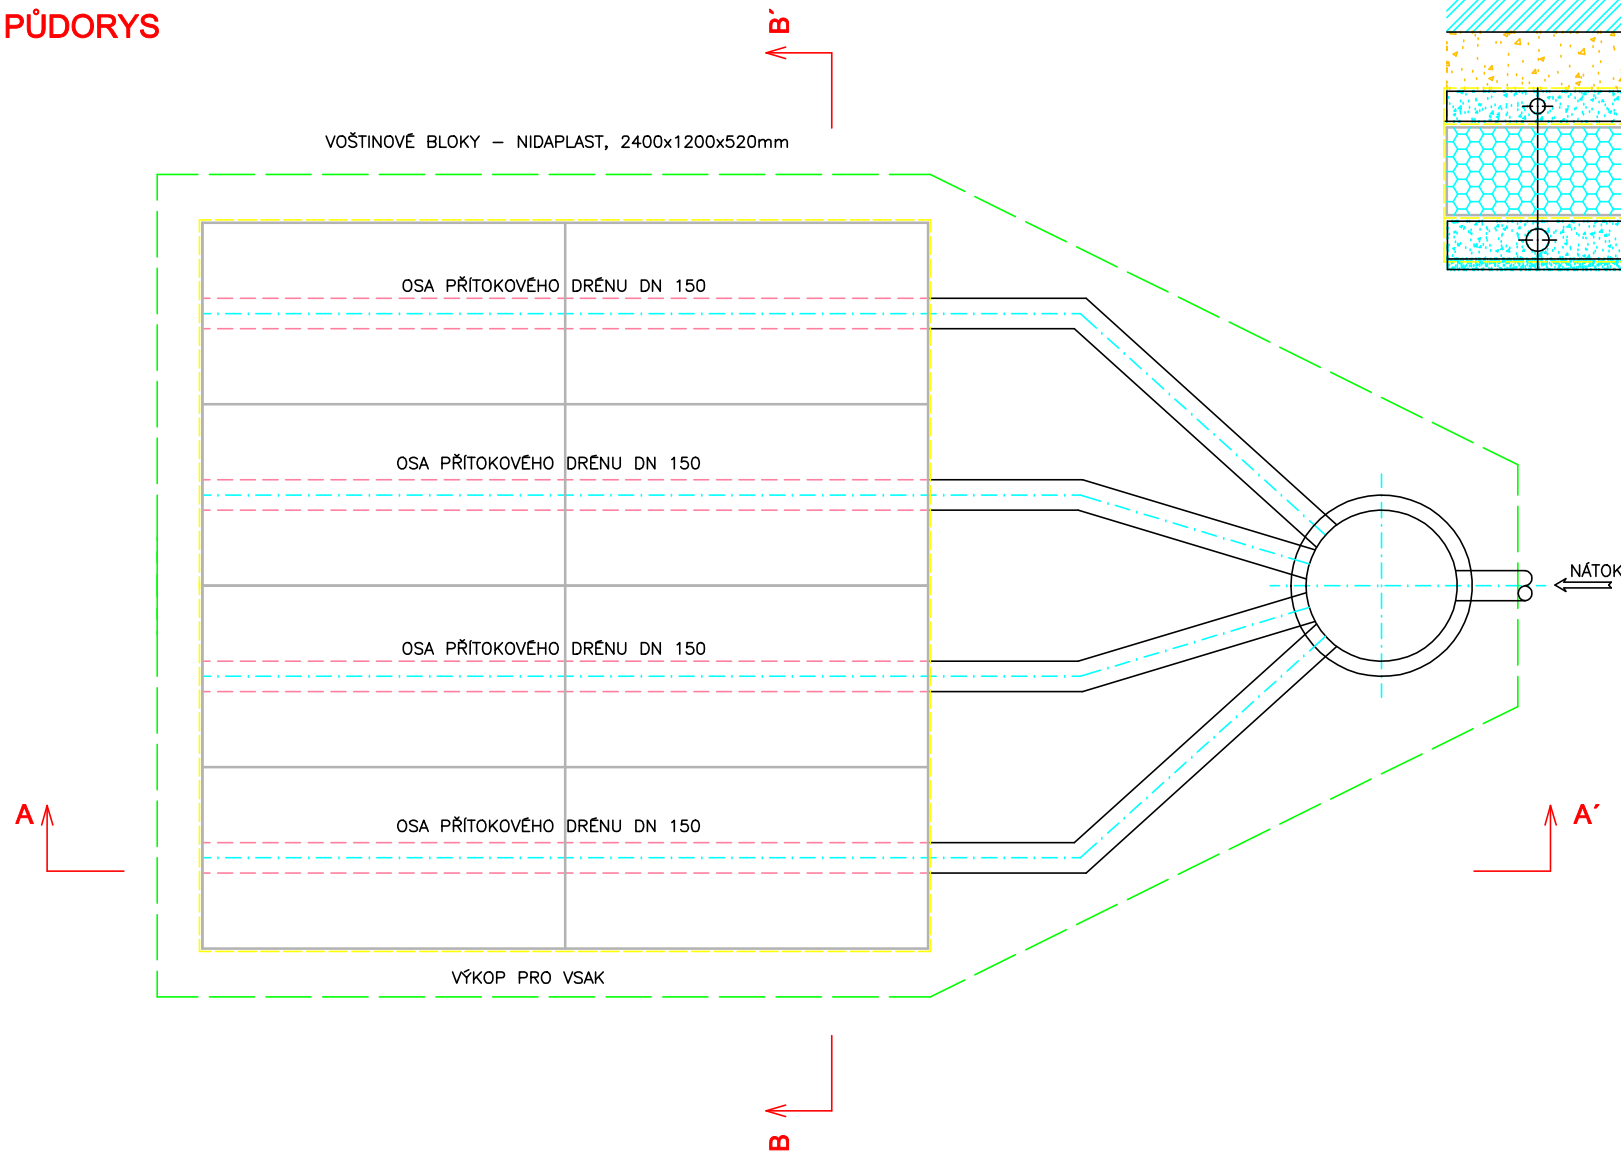


ŘEZ B-B'

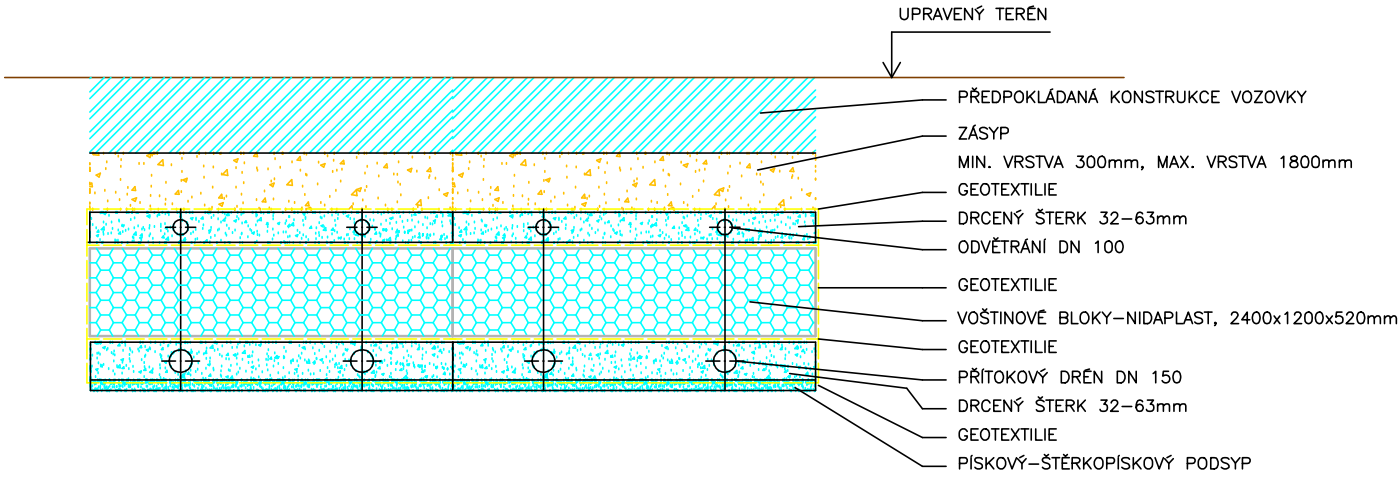


Ved. projektant	Zodp. projektant	Vypracoval	Ing. Zbyněk Jablonka projekční a inženýrská činnost stavby zdravotnětechnické a vodohospodářské Spolková 2, 312 00, Plzeň – Lobzy IČ: 72228512 e-mail: zbynek@jablonka.eu tel: 736 268 489	
		Ing. Jablonka		
Investor	MĚSTO TŘEMOŠNÁ, Sídliště 992, 330 01 Třemošná			
Stavba – objekt NOVOSTAVBA PAVILONU MŠ TŘEMOŠNÁ Mládežníků 869, Třemošná Zdravotně technické instalace			Formát – A4	Stupeň
			2xA4	DUR/DSP
			Datum	Číslo zakázky
			prosinec 2019	19033
			Obsah	VSAKOVACÍ OBJEKT


ŘEZ A-A'

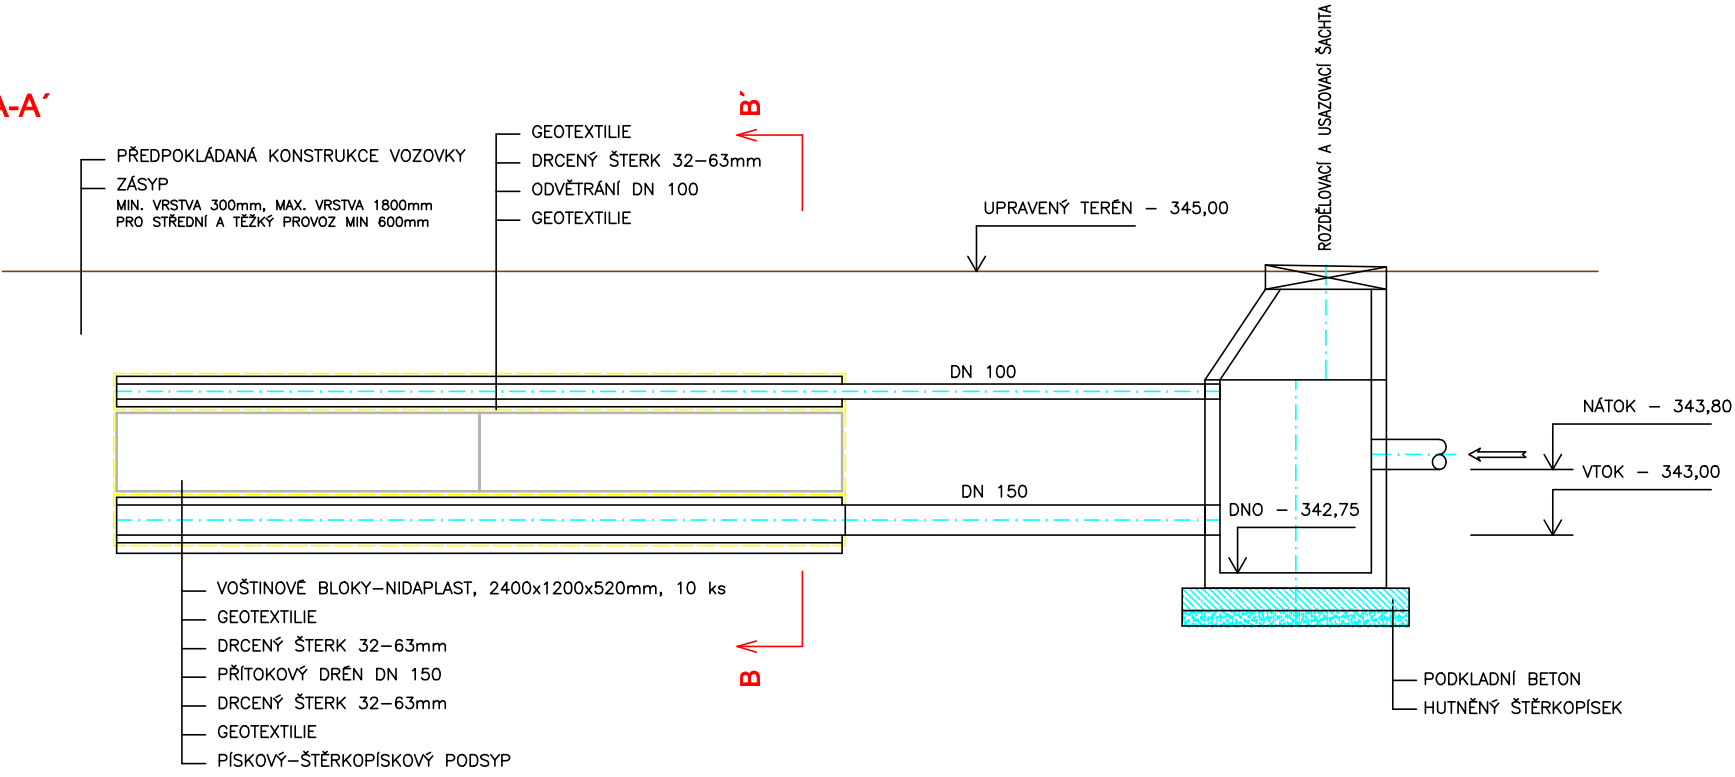

PŮDORYS

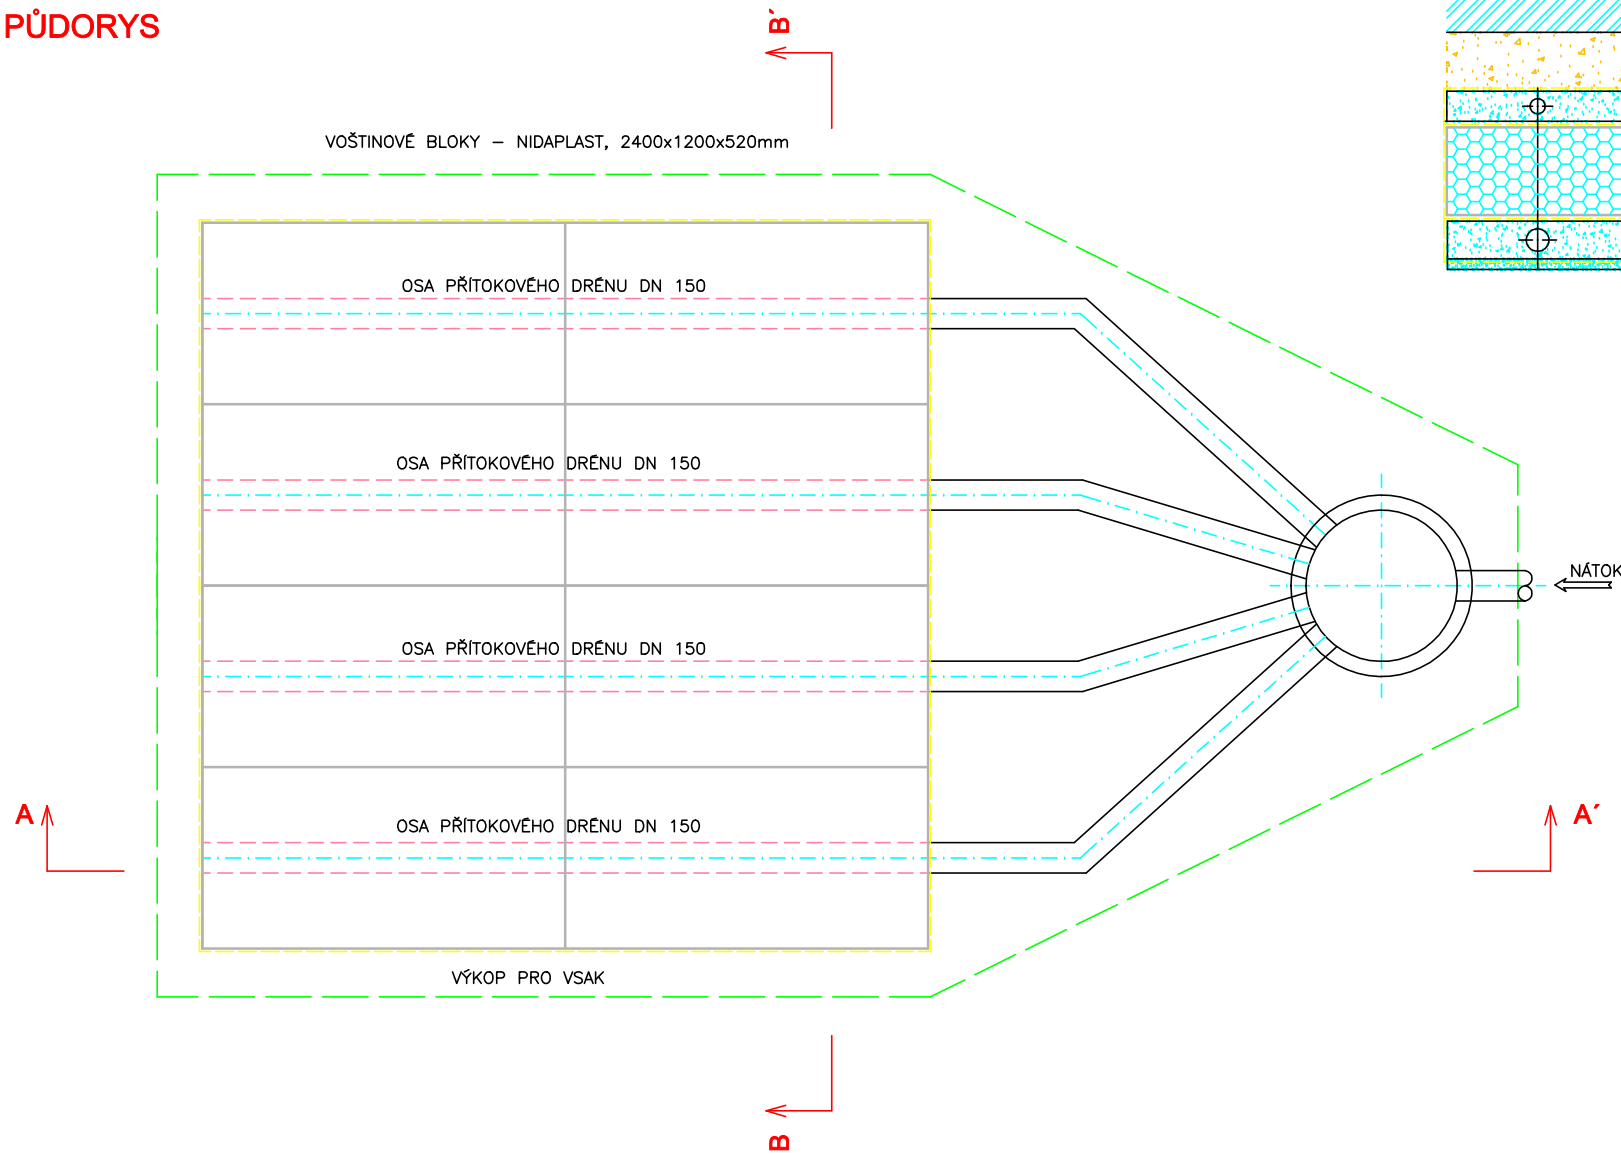

ŘEZ B-B'

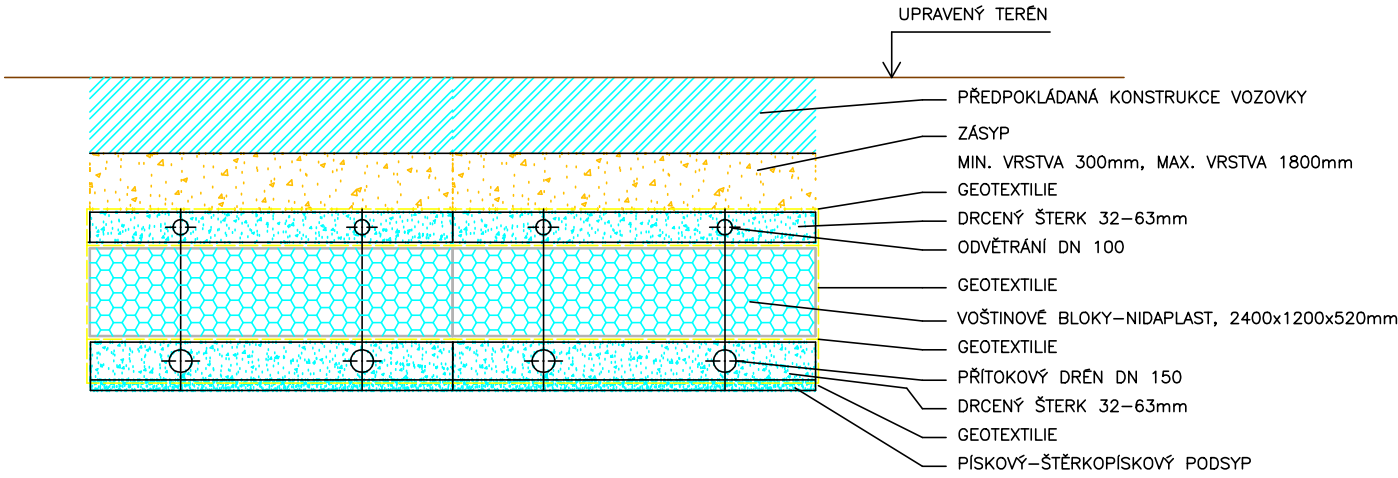

Ved. projektant	Zodp. projektant	Vypracoval	Ing. Zbyněk Jablonka projekční a inženýrská činnost stavby zdravotnětechnické a vodohospodářské Spolková 2, 312 00, Plzeň – Lobzy IČ: 72228512 e-mail: zbynek@jablonka.eu tel: 736 268 489	
		Ing. Jablonka		
Investor	MĚSTO TŘEMOŠNÁ, Sídliště 992, 330 01 Třemošná			
Stavba – objekt NOVOSTAVBA PAVILONU MŠ TŘEMOŠNÁ Mládežníků 869, Třemošná Zdravotně technické instalace			Formát – A4	Stupeň
			2xA4	DUR/DSP
			Datum	Číslo zakázky
			prosinec 2019	19033
Obsah VSAKOVACÍ OBJEKT			Měřítko 1:50	Č. výkresu D.1.4.d.5