
 


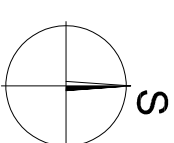

LEGENDA



GENERÁLNÍ PROJEKTANT

WWW.NAPROJEKTUJEME.VASENY.CZ

Ing. Štěpán Mosler
U Koupaliště 874/18, 360 05 Karlovy Vary
M: 734 676 011 E: stepanmosler@gmail.com

PROJEKTANT
Ing. Štěpán Mosler
U Koupaliště 874/18, 360 05 Karlovy Vary
M: 734 676 011, E: stepanmosler@gmail.com

INVESTOR
Město Bochov,
náměstí Míru 1,
364 71, Bochov

VÝKRES

akce:

ZATEPLENÍ BYTOVÉHO DOMU č.p. 390 a 391
ul. Obuvnická, 364 71, Bochov,
město BOCHOV, kraj KARLOVARSKÝ

AUTORIZOVANÝ PROJEKTANT
Ing. Viktor Weilguny

SCHÄLL
Mgr. Tomáš Krejčí

ZPRAVODATEL ČÁSTI
Ing. Štěpán Mosler

VYPRACOVAL
Ing. Štěpán Mosler

SITUACE KATASTRÁLNÍ

ZNAČKA

DATUM
01/07/2021

STUPĚŇ
MĚŘÍTKO
1:500

STRAN OBJEKT
PÁŘE

DOKLAD. ČÁST
C

ČÍSLO VÝKRESU
02