


Půdorys 1S

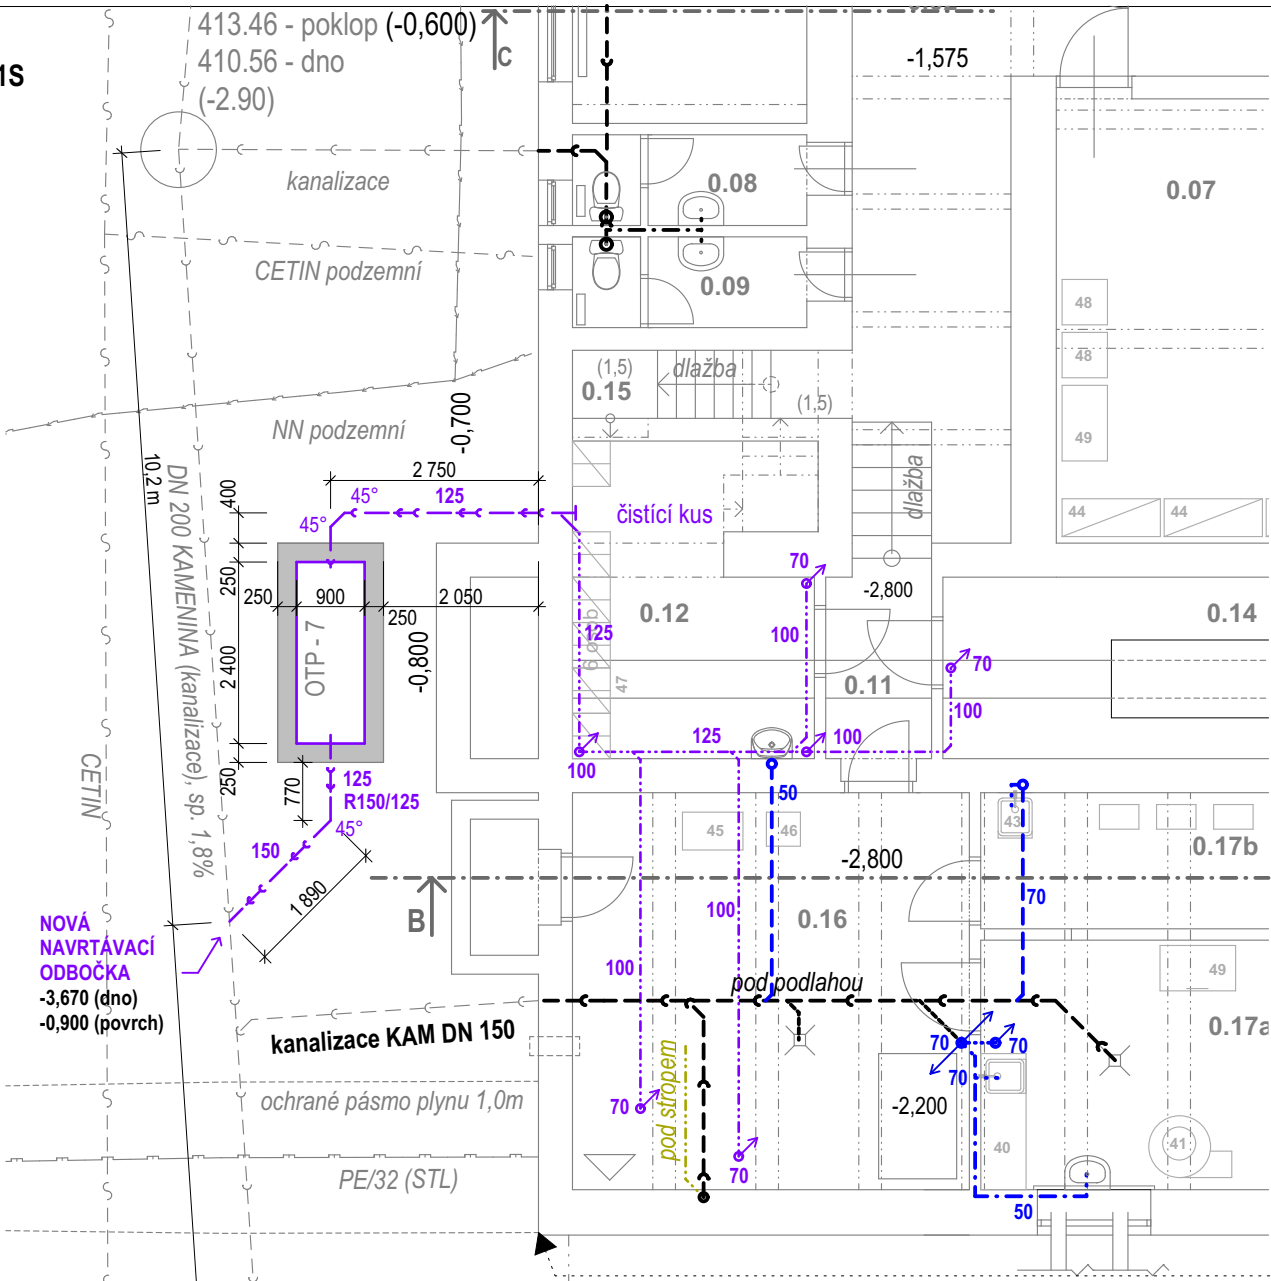

Tab. místn 1S KLUB - stávající stav

| Č. | NÁZEV MÍSTNOSTI | m2 |
|-------|------------------|-------|
| 0.11 | chodba | 3,36 |
| 0.12 | šatna | 7,68 |
| 0.13 | sklad šatny | 5,12 |
| 0.14 | EL. rozvodna | 16,50 |
| 0.15 | schodiště kuchyň | 2,63 |
| 0.16 | sklep zásobování | 27,56 |
| 0.17a | sklad zeleniny | 21,04 |
| 0.17b | sklad nápojů | 11,48 |


BAREVNÉ ROZLIŠENÍ KANALIZACE

- - nová kanalizace tuková KG
- - nová kanalizace splašková KG
- - stávající kanalizace splašková KG

LEGENDA ČAR

- — — — — kanalizace ležatá (litina)
- - - - - kanalizace v konstrukci podlahy (plast, litina)
- - - - - kanalizace vedená stěnou (plast, litina)
- - - - - kanalizace vedená pod stropem (litina)
- - stoupací potrubí (litina)

Půdorys 1NP

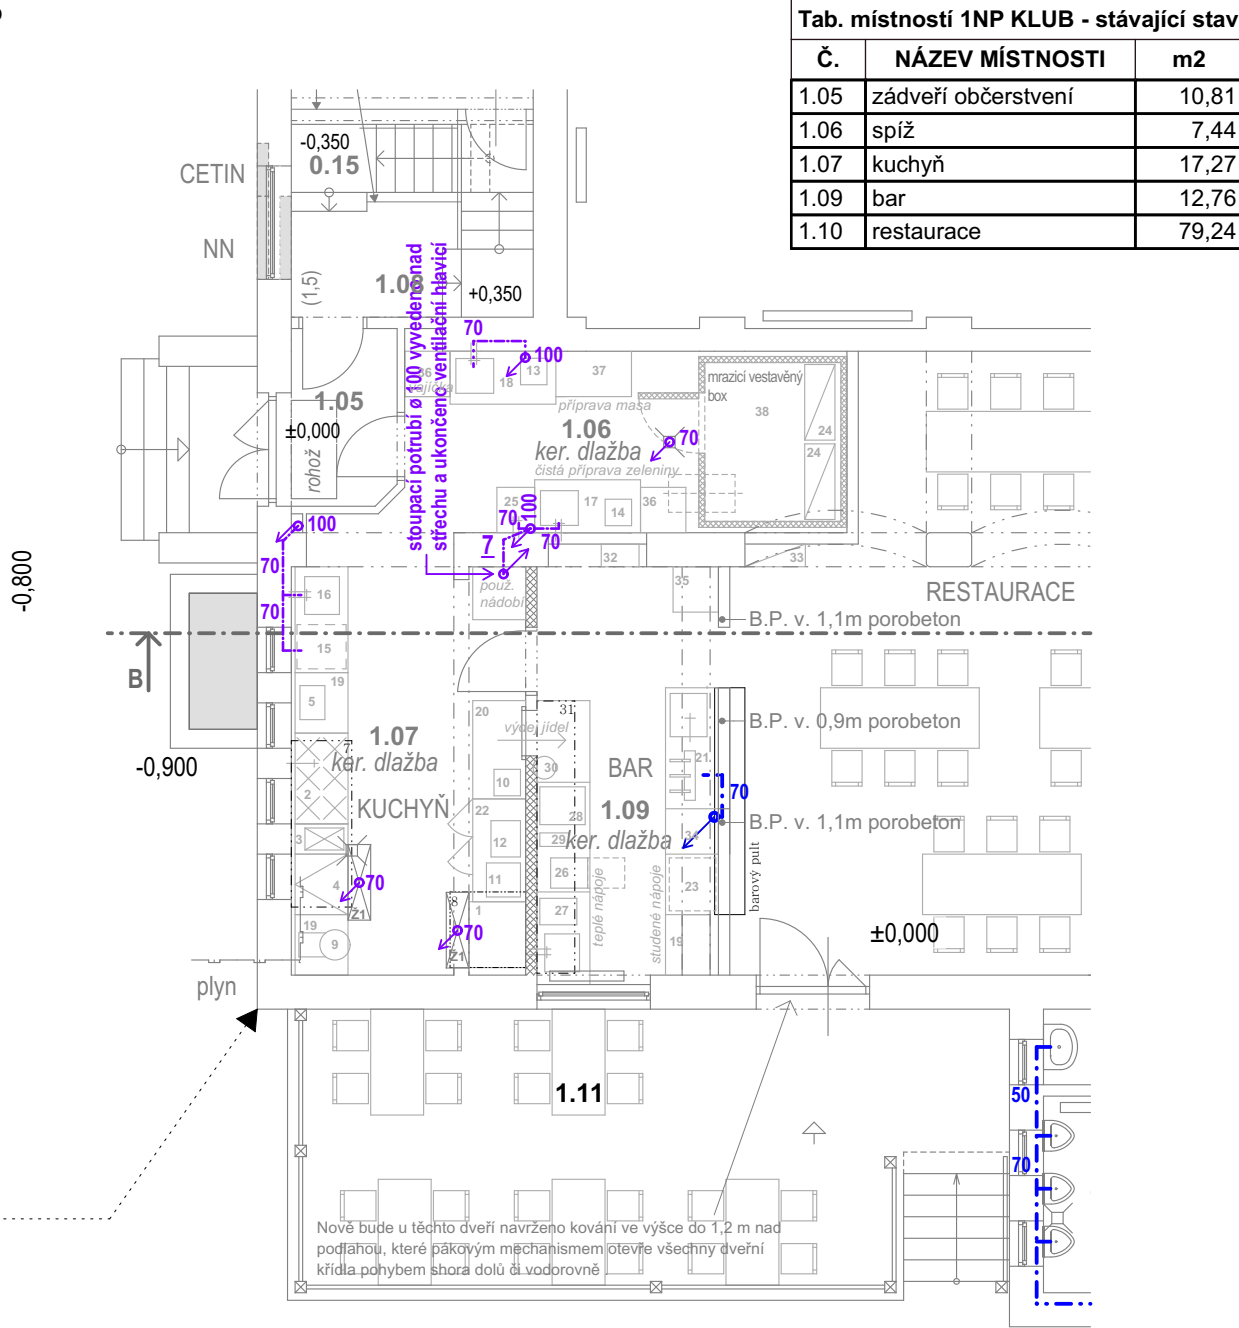

| Č. | NÁZEV MÍSTNOSTI | m2 |
|------|---------------------|-------|
| 1.05 | zádveří občerstvení | 10,81 |
| 1.06 | spíž | 7,44 |
| 1.07 | kuchyň | 17,27 |
| 1.09 | bar | 12,76 |
| 1.10 | restaurace | 79,24 |

POZNÁMKY:

Polohu stávající trasy splaškové kanalizace nutno prověřit fyzicky.
Podkladem pro stávající stav kanalizace byla existence správců sítí a prohlídka stavby.
Před realizací nutno provést tlakové čištění a kamerové zkoušky splaškové kanalizace.
Na základě výsledků z provedených průzkumů se přizpůsobí nové trasy kanalizace.
Realita se zakreslí do skutečného provedení stavby.

±0,000 = čistá podlaha v 1NP

In g. S u c h ý - PROJEKTOVÁ A INŽENÝRSKÁ ČINNOST

Družstevní 543, 330 12 Horní Bříza / IČ: 01256386 / mob: 724 757 343

Profese : D.2.1 SO - 02 Lapák tuků s připojením na řad

Výkres : 4) Půdorys tukové kanalizace

Místo stavby : č. pop 365, parcela č. st. 513/1, k.ú. Horní Bříza

Akce :

**KD Klub Horní Bříza - elektroinstalace
a stavební obnova**

Formát : A3 Měřítko : 1:100