

Tab. místností 1S - navržený stav	
Č.	NÁZEV MÍSTNOSTI
0.03	umývárna
0.04	šatna herců ženy
0.05	sklad nábytku
0.06	orchestr (sklad)
0.07	sklad potravin
0.08	WC personál muži
0.09	WC personál ženy
0.11	chodba zázemí kuchyň
0.12	šatna personál kuchyně
0.13	neobsazeno
0.14	el. rozvodna
0.15	schodiště kuchyň
0.16	zásobování
0.17a	sklad a hrubá příprava zel.
0.17b	sklad nápojů

Legenda symbolů:

1.13

dlažba

- číslo místnosti
- nový povrch podlahy
- přenosný hasicí zařízení
- hydrant

H

- dveře s požární odolností dle PBŘ

- cihelné zdivo

- rezné cihelné zdivo

- betonové konstrukce

- pórbetonové tvárnice


- obklad keramický

- obklad dřevem

- výška obkladu stěny v metrech

- nové rozvření nábytku a gastro vybavení

- výpis gastro zařízení je v samostatné příloze PD.

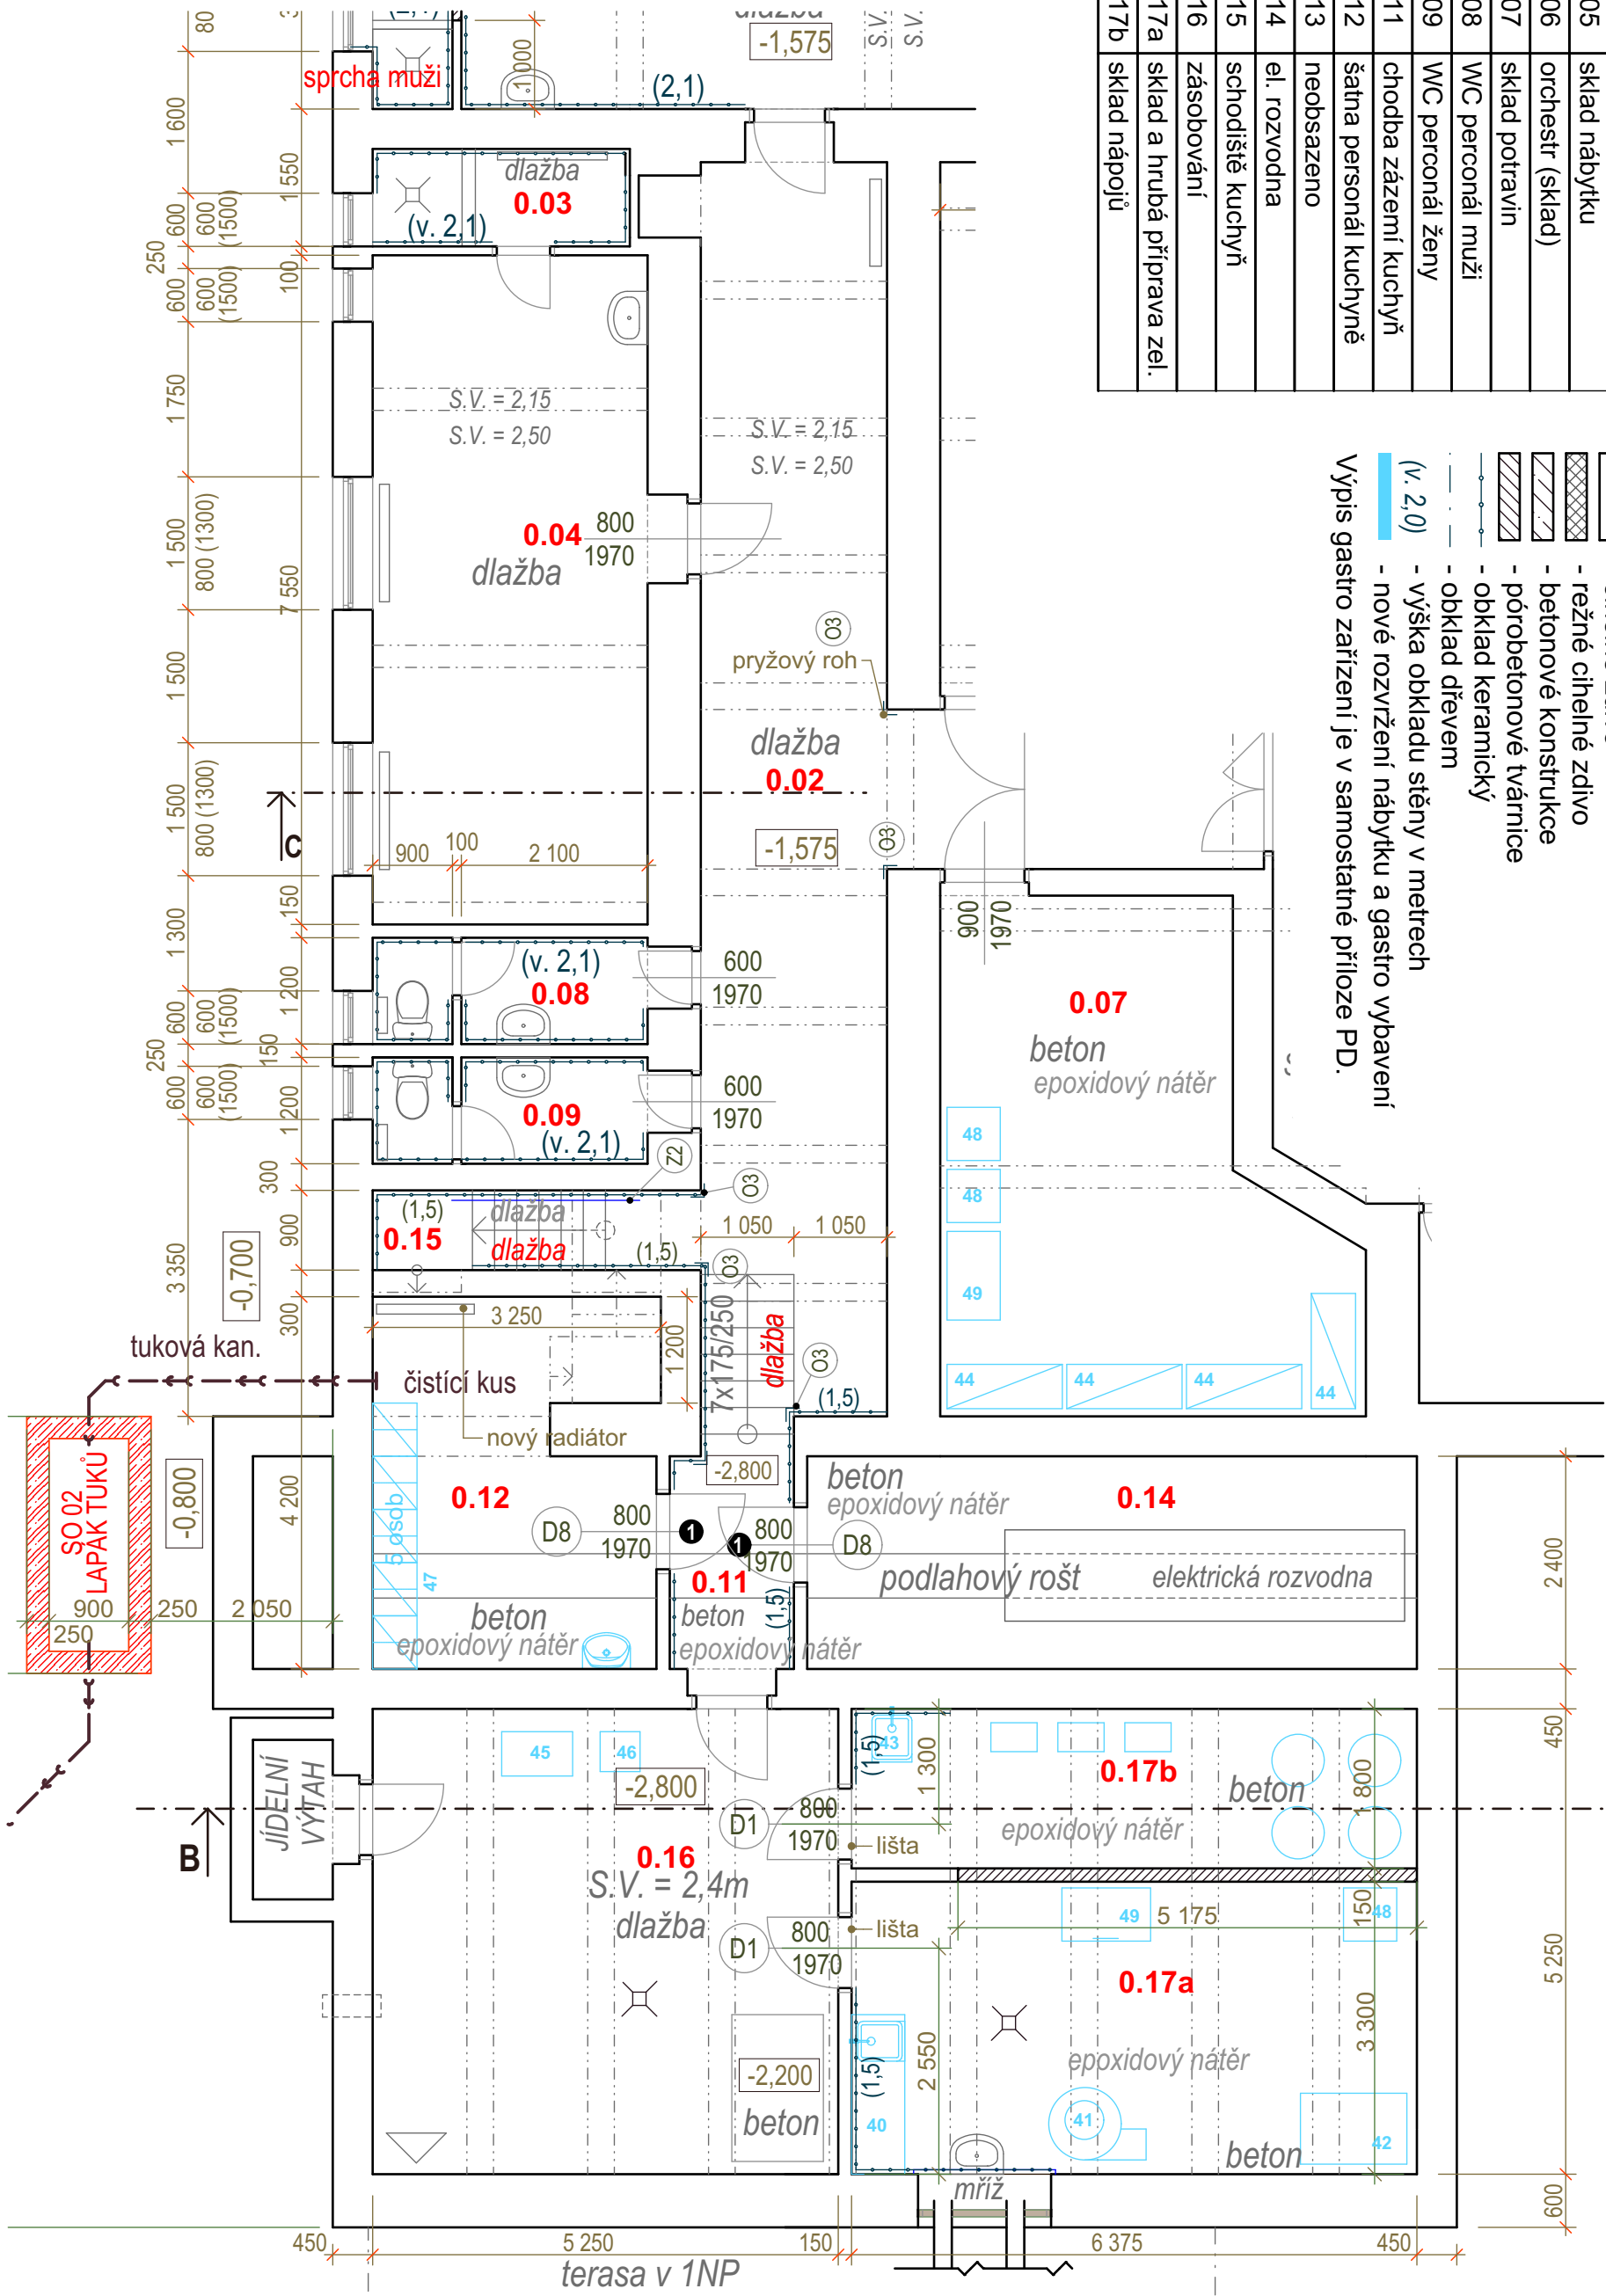


±0,000 = čistá podlaha 1NP - vstupní hala

**Ing. Suchý - PROJEKTOVÁ A INŽENÝRSKÁ ČINNOST**

Družstevní 543, 330 12 Horní Bříza / IČ: 01256386 / mob: 724 757 343

Profese :	D.2.1) Gastro zařízení kuchyně	Akce :	KD Klub Horní Bříza - elektroinstalace a stavební obnova	
Výkres :	B.1) Půdorys 1S			
Místo stavby :	č. pop 365, parcela č. st. 513/1, k.ú. Horní Bříza	Formát :	A3	Měřítko : 1:75,

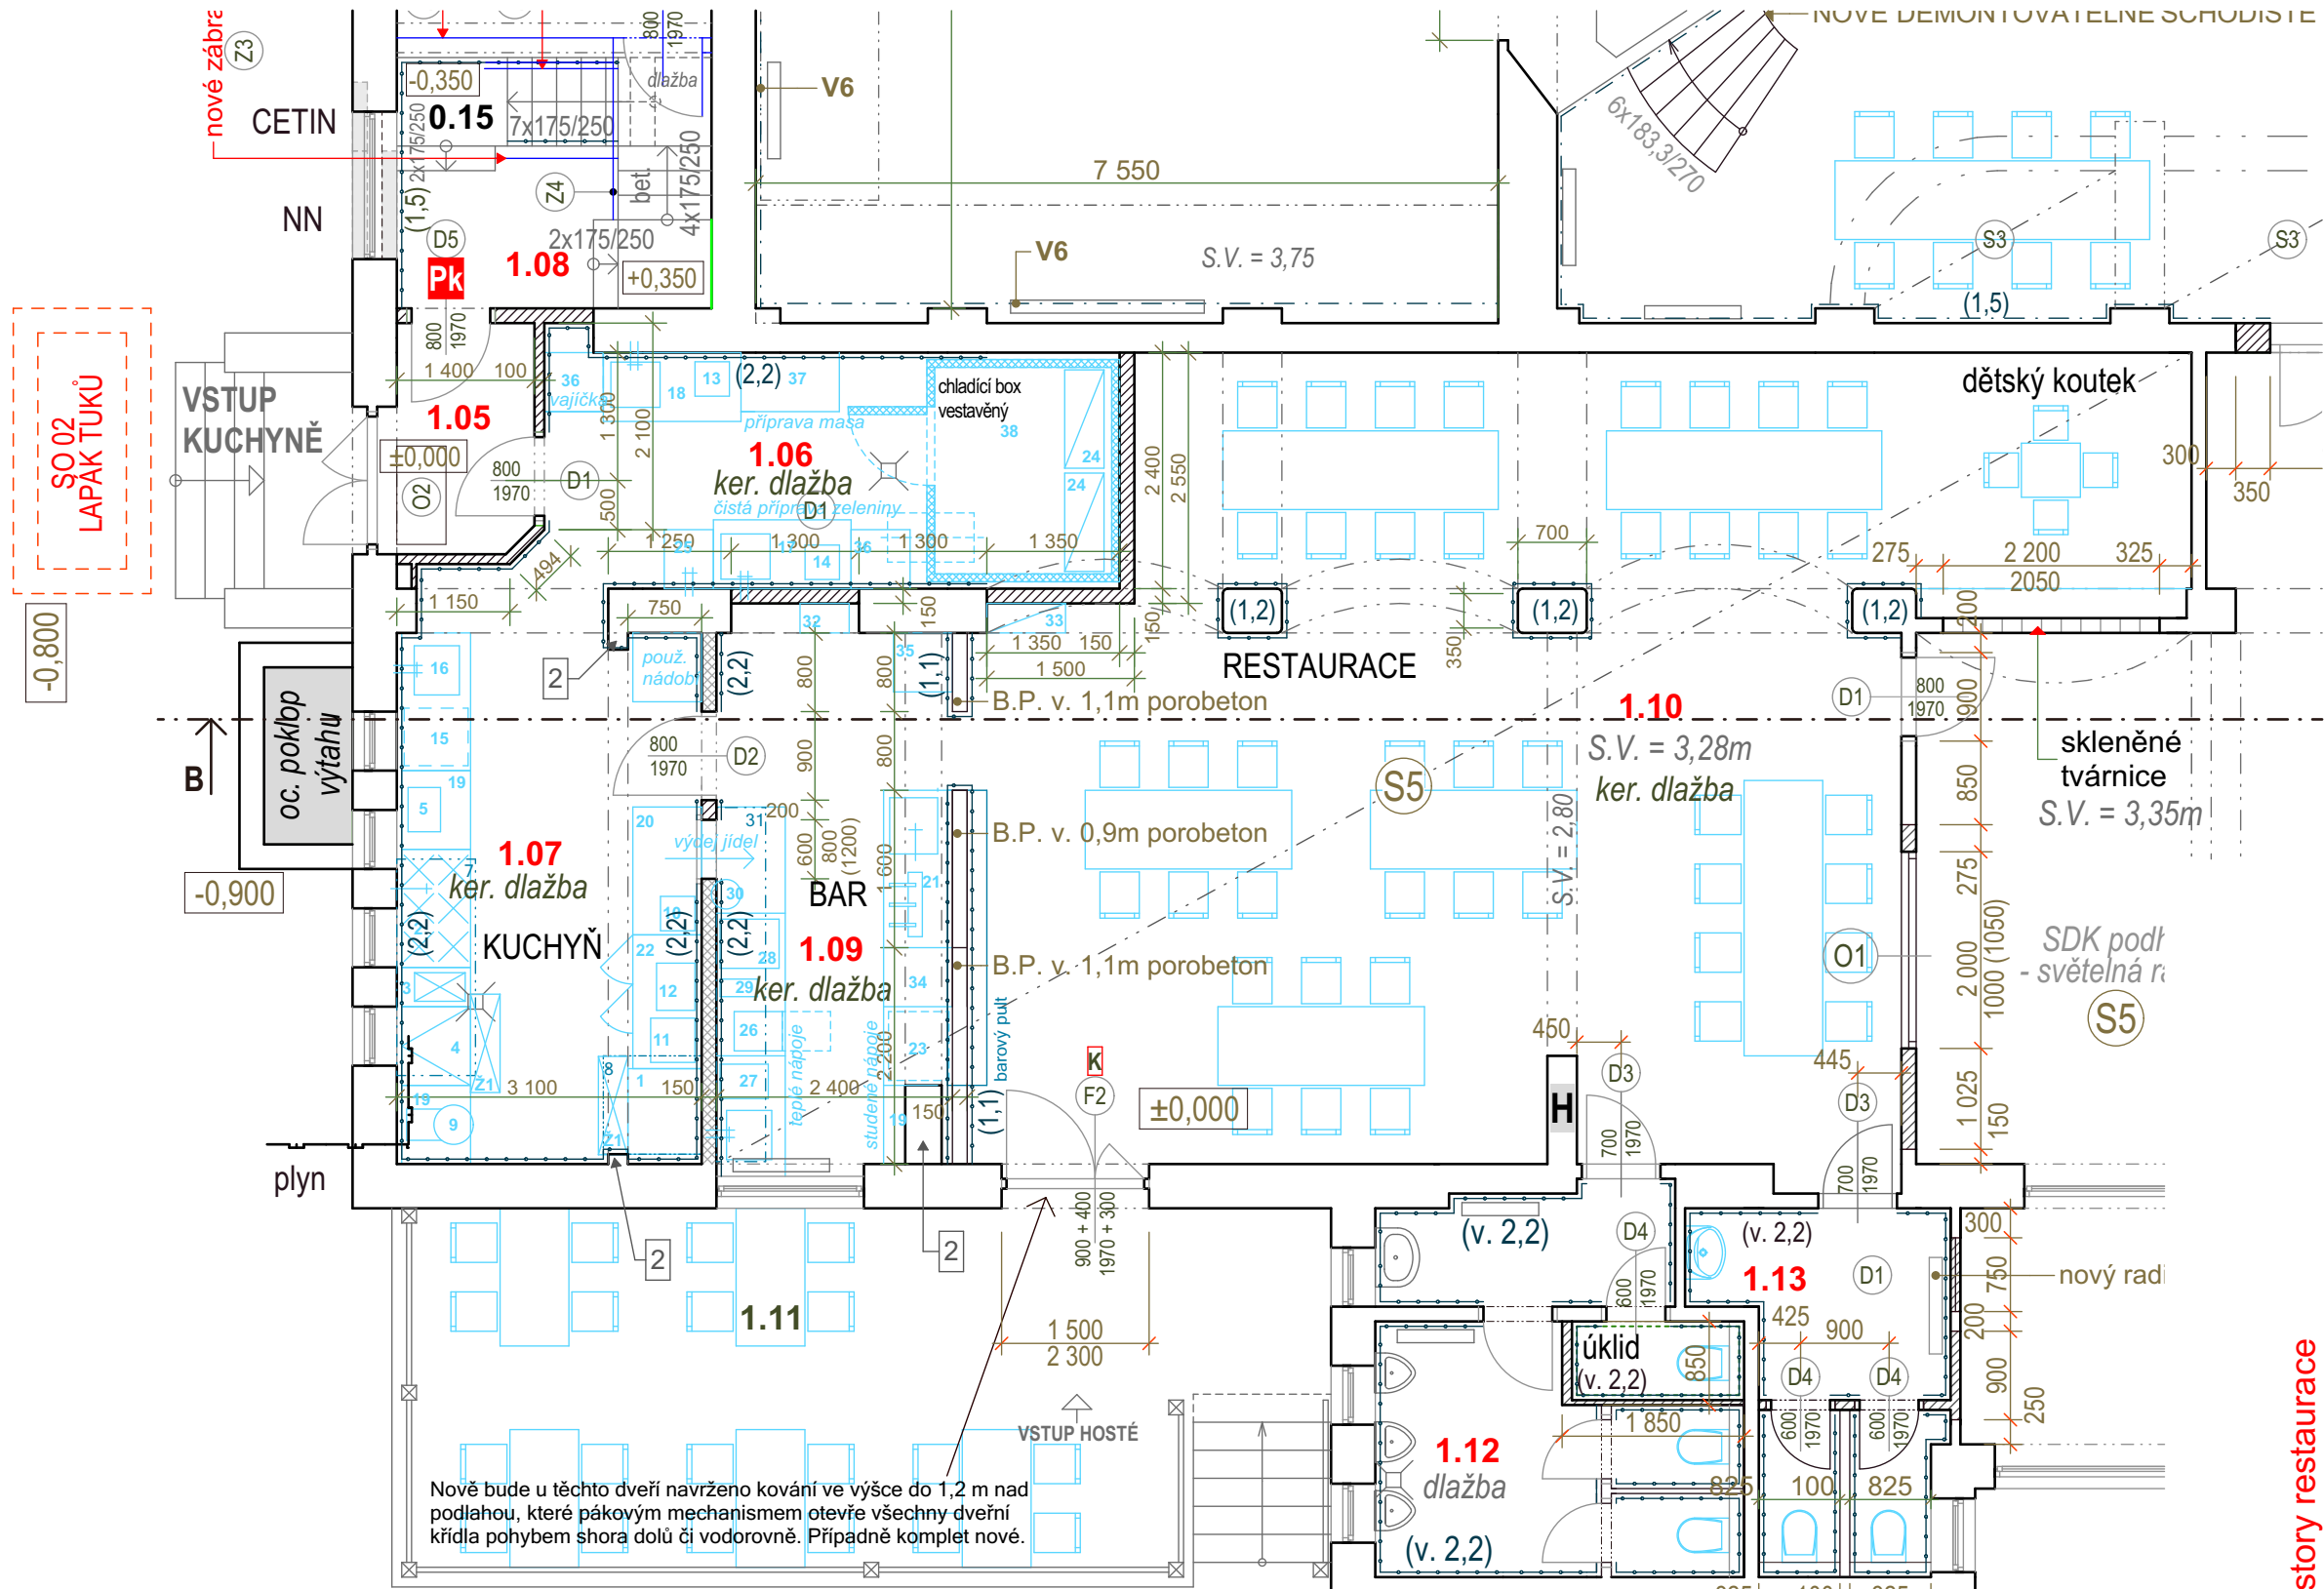

**Legenda symbolů:**

- 1.13** - číslo místnosti  
**dlažba** - nový povrch podlahy  
**H** - přenosný hasicí zařízení  
**H** - hydrant  
● - dveře s požární odolností dle PBŘ  
[ ] - cihelné zdivo  
[ ] - režné cihelné zdivo  
[ ] - betonové konstrukce  
[ ] - pórobetonové tvárnice

- obklad keramický  
- obklad dřevem  
(v. 2,0) - výška obkladu stěny v metrech  
[ ] - nové rozvržení nábytku a gastro vybavení  
Výpis gastro zařízení je v samostatné příloze PD.

**Legenda konstrukcí:**

- [ ] - stávající stavební konstrukce

prostory restaurace

Tab. místností 1NP - navržený stav		
Č.	NÁZEV MÍSTNOSTI	m2
1.05	zádveří kuchyně	3,25
1.06	kuchyně - příprava	14,43
1.07	kuchyně	17,08
1.08	chodba personál	5,76
1.09	bar	13,35
1.10	restaurace	80,96
1.11	venkovní terasa	36,77
1.12	WC muži	13,75
1.13	WC ženy	7,79

±0,000 = čistá podlaha v 1NP

**In g. S u c h ý - PROJEKTOVÁ A INŽENÝRSKÁ ČINNOST**

Družstevní 543, 330 12 Horní Bříza / IČ: 01256386 / mob: 724 757 343

Profese : D.2.1) Gastro zařízení kuchyně

Výkres : B.2) Půdorys1NP

Místo stavby : č. pop 365, parcela č. st. 513/1, k.ú. Horní Bříza

Akce :

**KD Klub Horní Bříza - elektroinstalace a stavební obnova**

Formát : A3 Měřítko : 1:75,