



PŪDORYS 1.PP
M 1:50

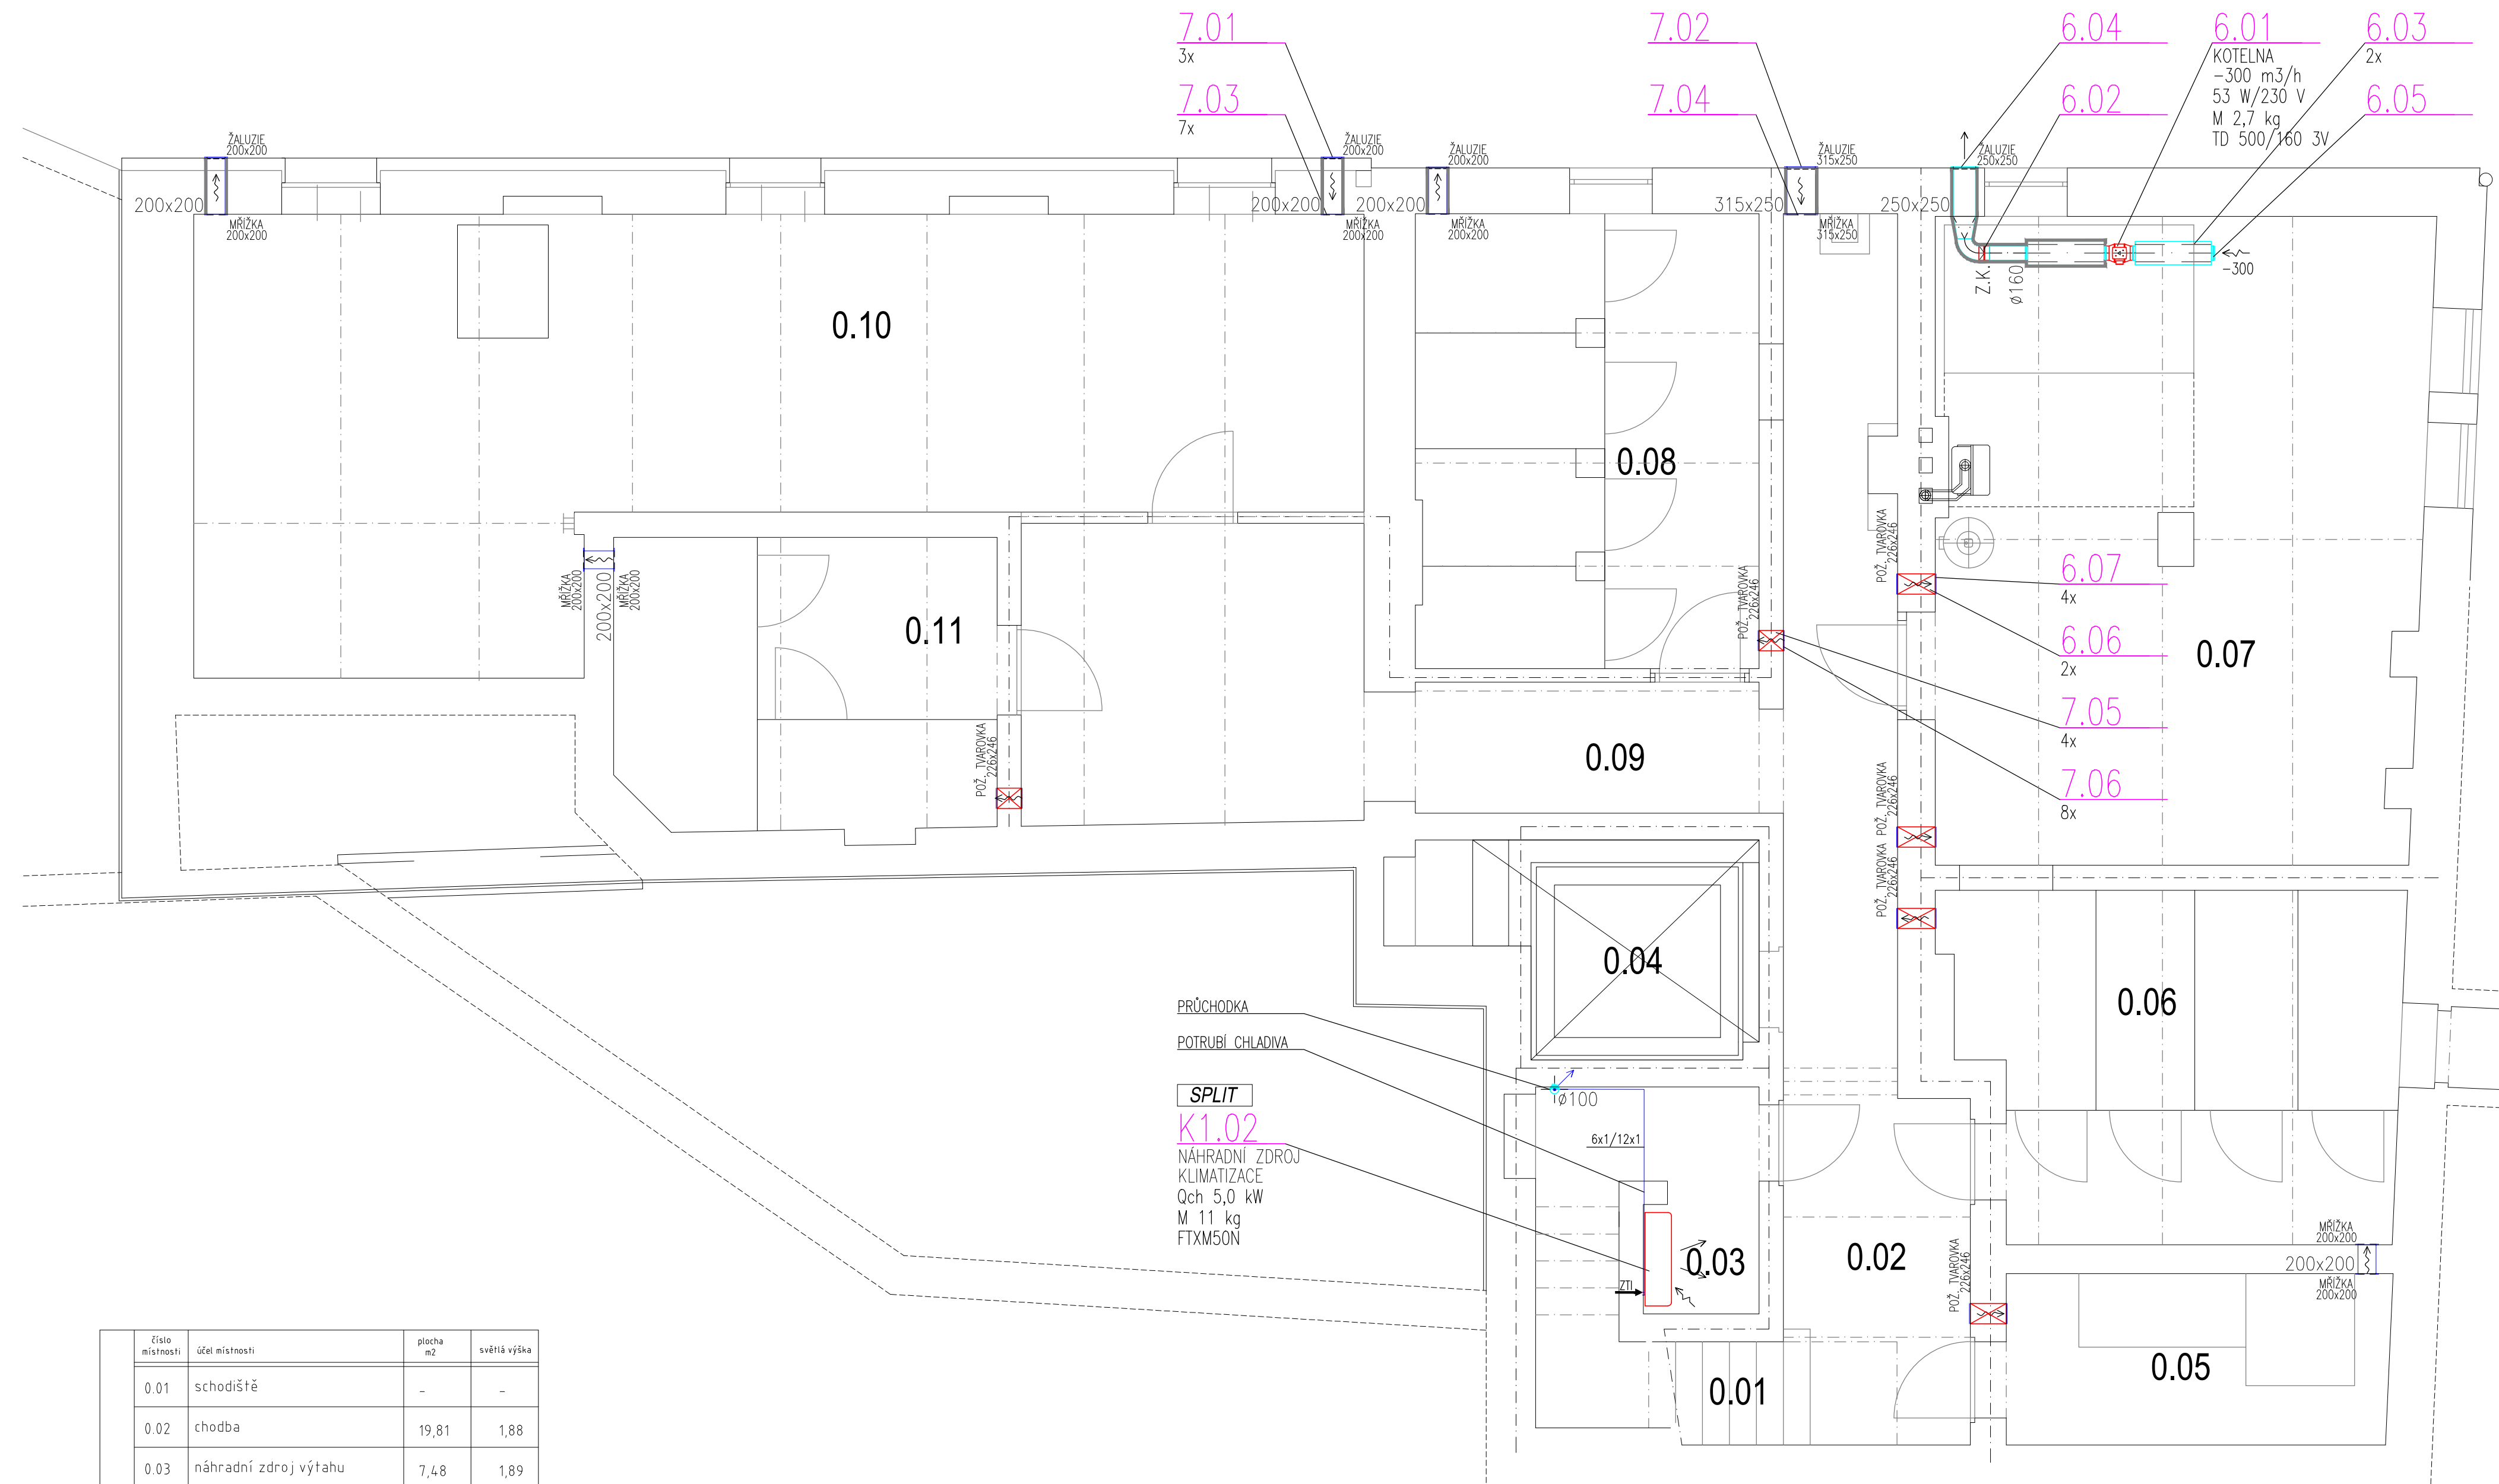


Etapa místnosti	účel místnosti	plocha m ²	světelná výška
0.01	schodiště	-	-
0.02	chodba	19,81	1,88
0.03	náhradní zdroj výtahu	7,48	1,89
0.04	dojezd výtahu	7,35	1,88
0.05	sklep + zdroj tepla	8,45	1,88
0.06	sklepní kóje 01 - 04	18,87	1,88
0.07	kotelna	38,81	1,88
0.08	sklepní kóje 05 - 08	19,32	1,90
0.09	chodba	5,59	1,83
0.10	sklep	64,55	1,84
0.11	sklepní kóje 09 - 10	14,08	1,83

revize popis datum vypracoval

LEGENDA:

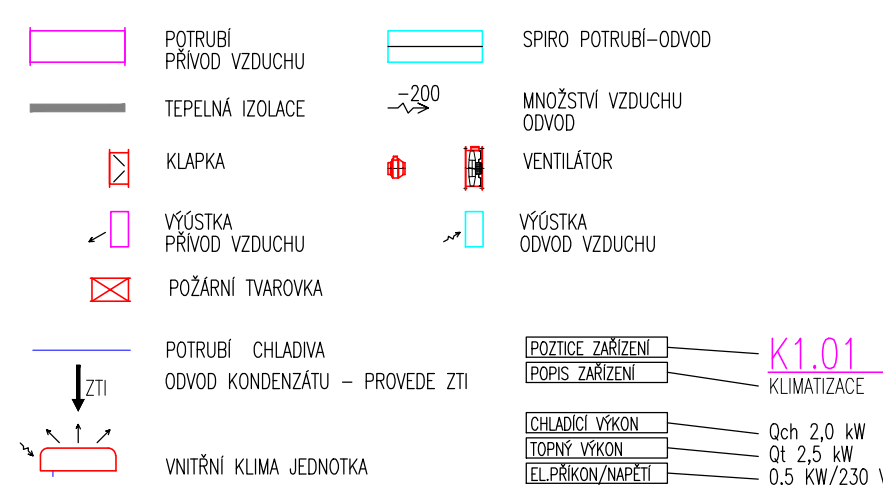

HIP:	Zodpovědný projektant:	Vypracoval:	 M&C AIR Aneta Holčáková projektové vzduchotechniky
Atelier Stoeckl s.r.o.	A.Holčáková	A.Holčáková	
	<i>Holc</i>	<i>Holc</i>	
investor:	Obec Hazlov, Hazlov 31, 351 32 Hazlov		Alešova 2624/12 Píseň, 301 00 tel.: 776 692 698 mcair@mcair.cz
stavba:	Vybudování bytových jednotek v objektu č.p. 31, k.ú. Hazlov		
časť:	D1.4 VZDUCHOTECHNIKA	č. zakázky:	datum: 06/2021 stupeň: DPS
obsah:	PŮDORYS 1.PP	označení:	č. paré: 06/2021 měřítko: M 1:50
		D1.4-03	