


TOPENÍ PŮDORYS 1NP

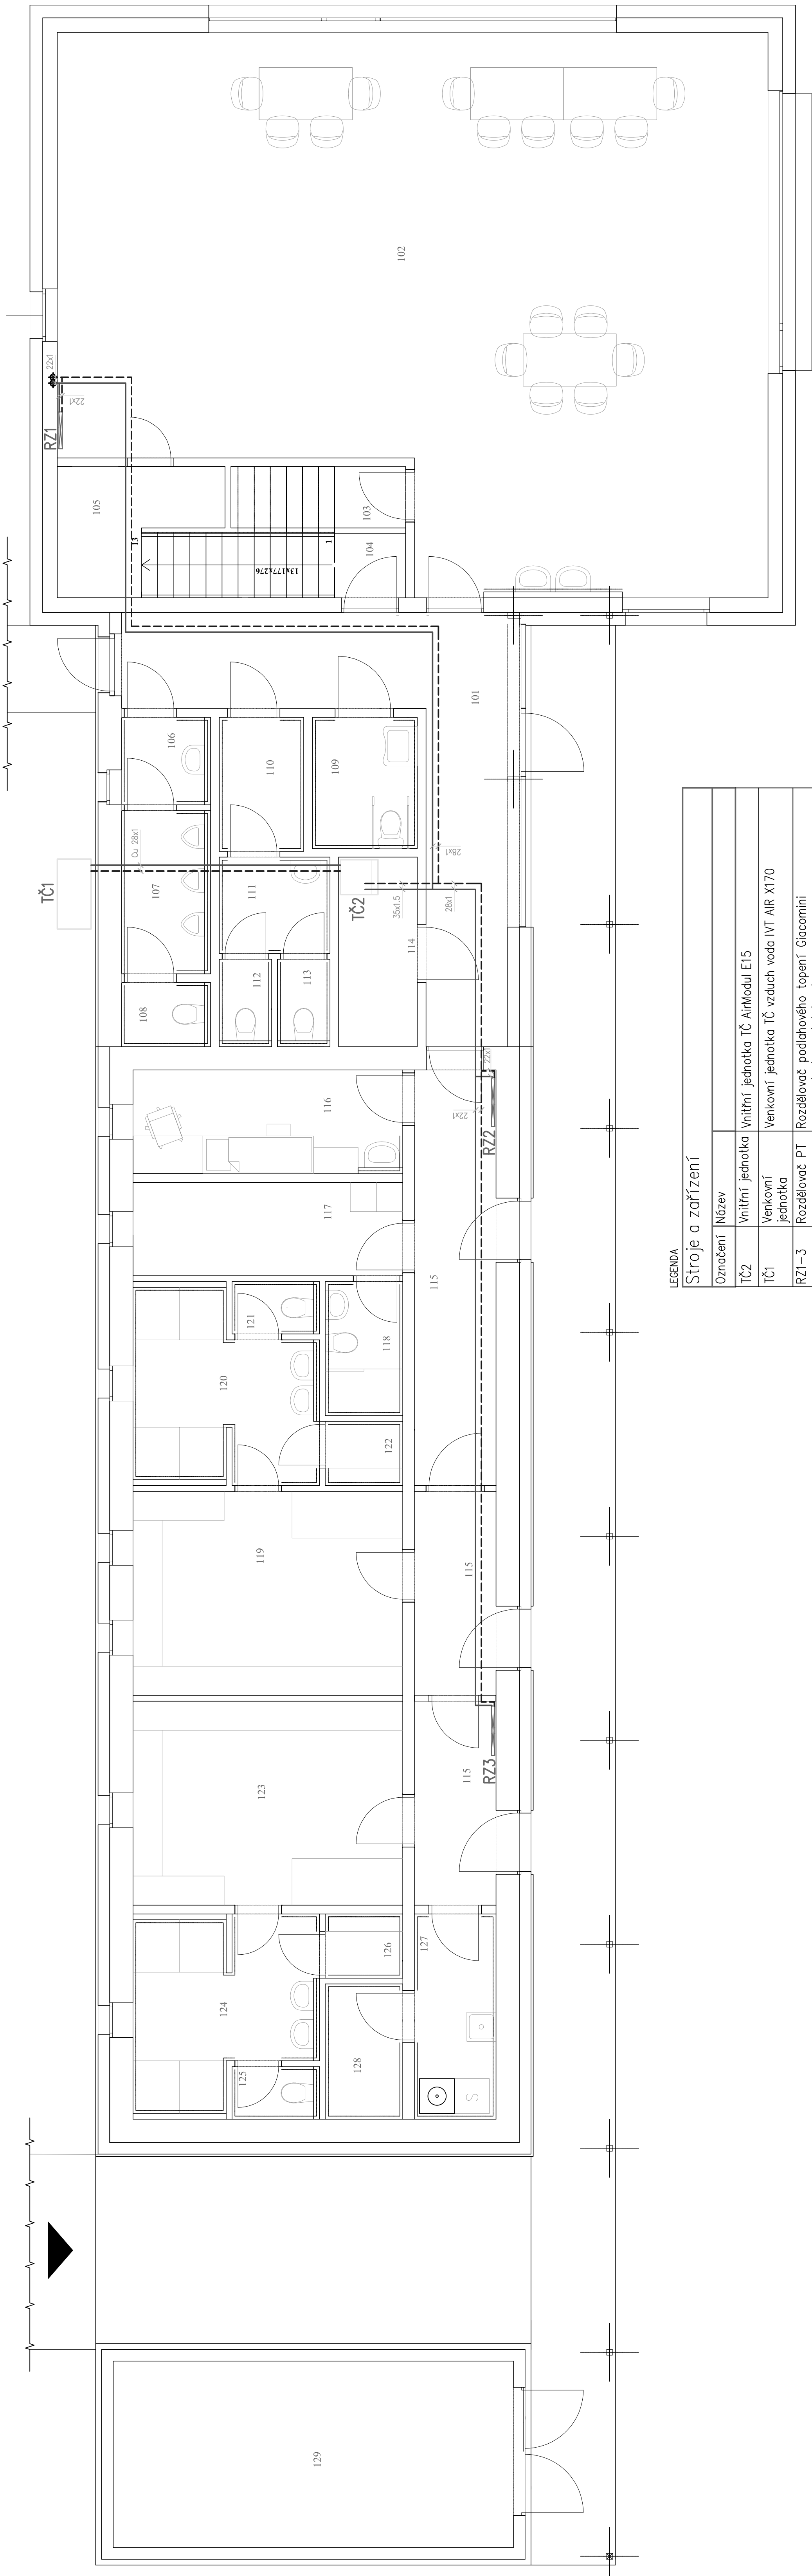

LEGENDA

Stroje a zařizení

Označení	Název	
TČ2	Vnitřní jednotka	Vnitřní jednotka TČ AirModul E15
TČ1	Venkovní jednotka	Venkovní jednotka TČ vzduch voda IVT AIR X170
RZ1–3	Rozdělovač PT	Rozdělovač podlahového topení Giacomini R557MS/10(RZ2.3)/7(RZ1) do nízkoteplotních systémů, kompletní sada s oběhovým čerpadlem, třicestným směšovacím ventilem R298 a autonomní motor K282 24V

Potrubí, otopná tělesa

Označení	Název	Material
-----	rozvod k RZ	na potrubí – rozvody k RZ budou položeny ještě před pokládkou systémové desky podlahového topení
-----		zatece

Vedoucí projektant	Obj. projektant	Vypracoval	Účel	DSP
Ing. Martin Vohný	Pavel Stejskal	Jakub Stejskal	Datum	05/2022
Investor	AT 0300714		Číslo zak.	0202022
Kraj	Město Hranice, U Pošty 182, 351 24, IČ: 002 53 961		Formát	1050x420
Název akce	ŠATNY PRO FOTBALISTY A OBECNÍ DŮM STUDÁNKA U AŠE			Kótováno mm
Lokalita akce	Studánka, k.ú. Studánka u Aše parc.č. 251, 409/13, 409/22, 741/2			Měřítko 1:50
Stavba - objekt-ÚT				Číslo
Obsah	TOPENÍ PŮDORYS 1NP			D.1.4.2.2