


SPECIFIKACE TECHNOLOGICKÉHO ZAŘÍZENÍ:

POZ.	POPIS	POČET
1	PLYNOVÝ KONDENZAČNÍ KOTEL 5-46 kW	2
2	STACIONÁRNÍ NEPŘÍMOTOPNÝ ZÁSOBNÍK 300 lit.	1
3	ROZDĚLOVAČ / SBĚRAČ, modul 80	1
4	TLAK. EXPANZNÍ NÁDOBA 80/2,5 bar	2
5	TŘÍSLOŽKOVÉ KOMINOVÉ TĚLESO Ø125/250, L=10m	1

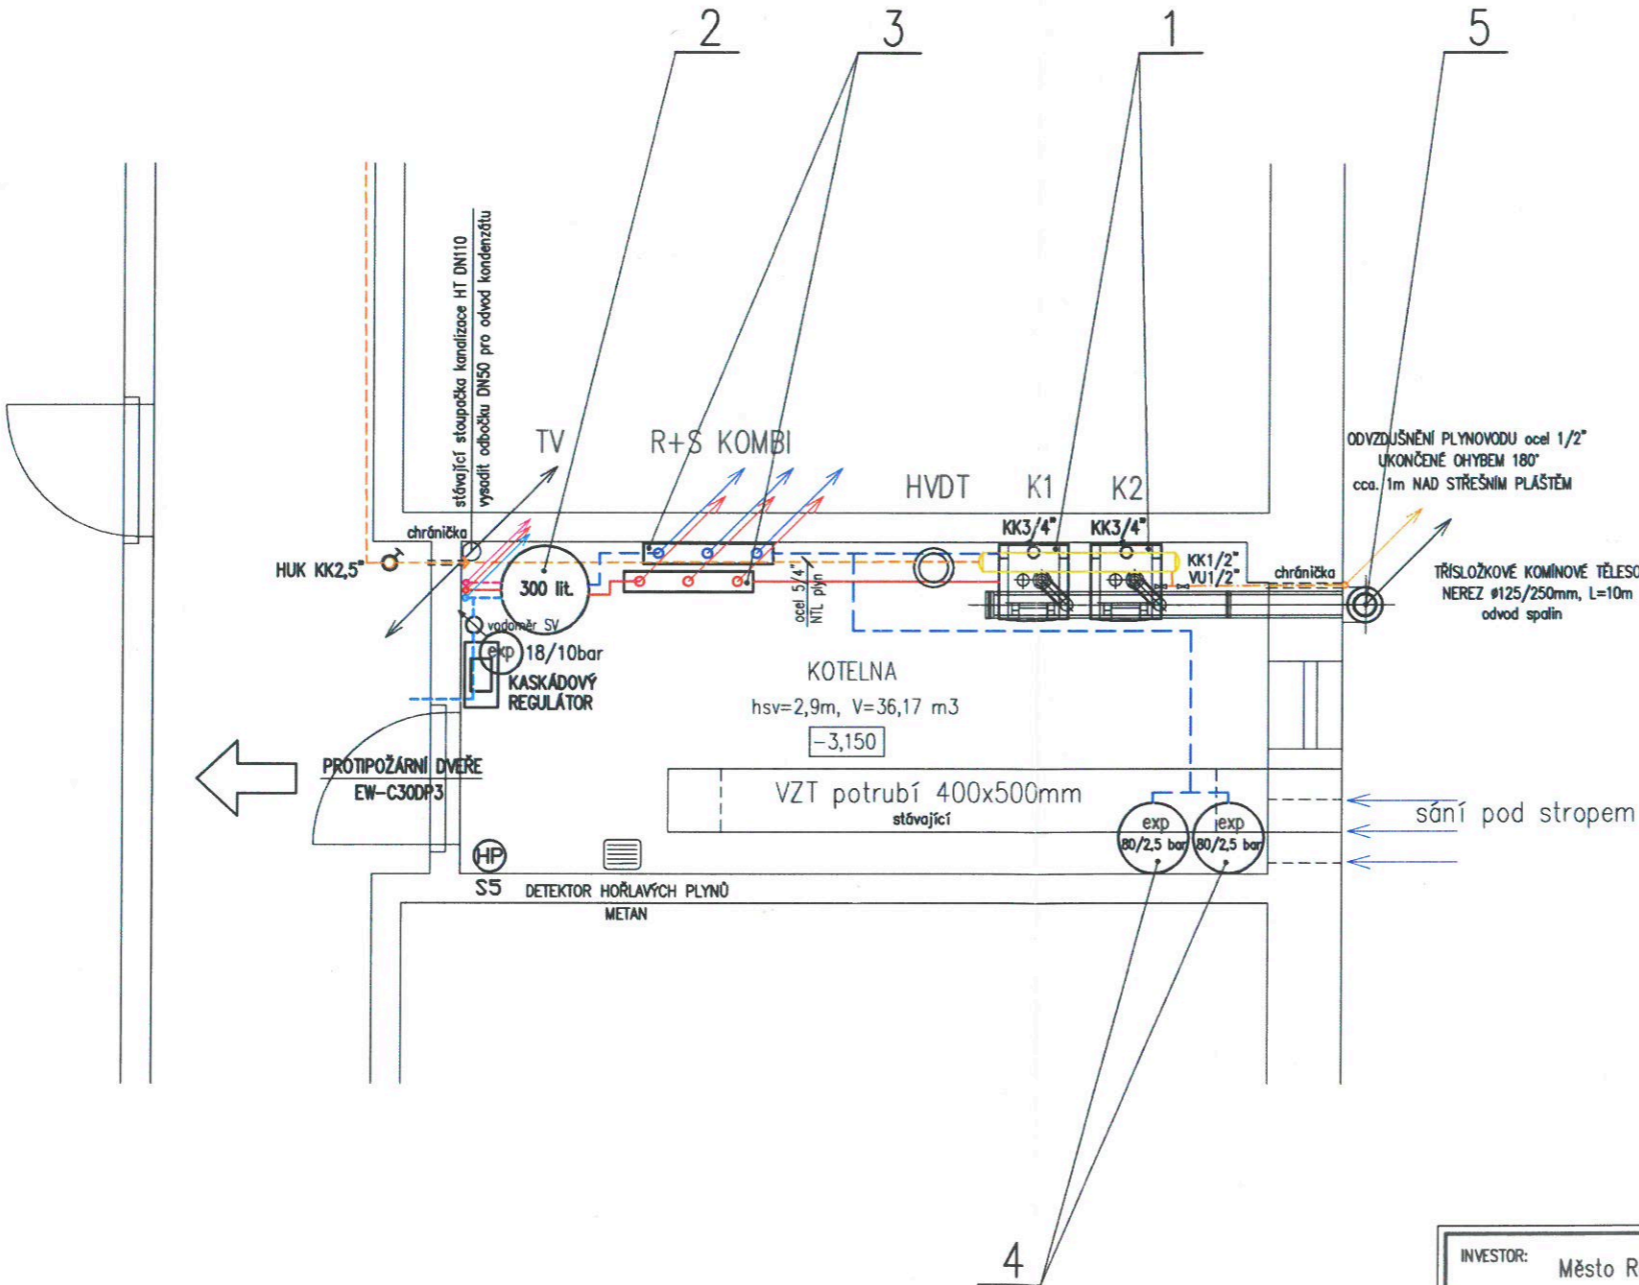

LEGENDA ČAR:

- TOPNÝ OKRUH — PŘÍVOD
- - - TOPNÝ OKRUH — VRAT
- ODBĚR TV — potrubí PPR
- - - CÍRKULACE TV — potrubí PPR
- - - PŘÍVOD SV — potrubí PPR
- ODVZDUŠŇOVACÍ POTRUBÍ PLYNU
- - - NTL PLYNOVOD — ocelové potrubí

- K1,2 — PLYNOVÝ KONDENZAČNÍ KOTEL 5-45kW
- EXP — 2x TLAKOVÁ EXPANZNÍ NÁDOBA 80 lit./2,5 bar — stávající
- KK — KULOVÝ KOHOUT
- VU — VZORKOVACÍ UZÁVĚR
- HVDT — HYDRAULICKÝ VYROVŇOVAČ DYNAMICKÝCH TLAKŮ 8m3/h
- R+S — KOMBINOVANÝ ROZDĚLOVAČ — SBĚRAČ, modul 80
- HP — NÁSTĚNNÝ PRÁŠKOVÝ HASÍČÍ PŘÍSTROJ

POZNÁMKA:

- MONTÁŽ A TLAKOVÉ ZKOUŠKY PLYNOVÉHO POTRUBÍ MUSÍ ODPOVÍDAT ČSN 386413, ČSN 386441 A EN 1775
- PŘIPOJENÍ KOTLŮ A JEJICH UVEDENÍ DO PROVOZU BUDE V SOULADU S TPG 704 01, TPG 800 03 A ČSN EN 1775



INVESTOR: Město Rotava IČ: 002 59 551, DIČ: CZ00259551 Sídliště 721, 357 01 Rotava	VYPRACOVAL: Ing. Daniel Kadlec INŽENÝRSKÉ PRÁCE HLAVNÍ TRÍDA 716 363 01 OSTROV IČO: 468 36 497	PARÉ ČÍSLO: 6
ZOOP.PROJEKTANT: Ing. Daniel Kadlec MÍSTO STAVBY: k.ú. Rotava 741531, st.p.č. 1103, kraj Karlovarský	ZAK.ČÍSLO: 031-04/23	
NÁZEV AKCE: Městský úřad Rotava ODBĚRNÉ PLYNOVÉ ZAŘÍZENÍ	STUPEŇ: DOKUMENTACE PRO REALIZACI STAVBY	
PŘEDMĚT: PŮDORYS I.PP	MĚŘÍTKO: 1:50 DATUM: 04/2023 ČÍSLO VÝKRESU: D.1.4.2.2	FORMÁT: 2x4