


SITUACE

měřítko 1:200

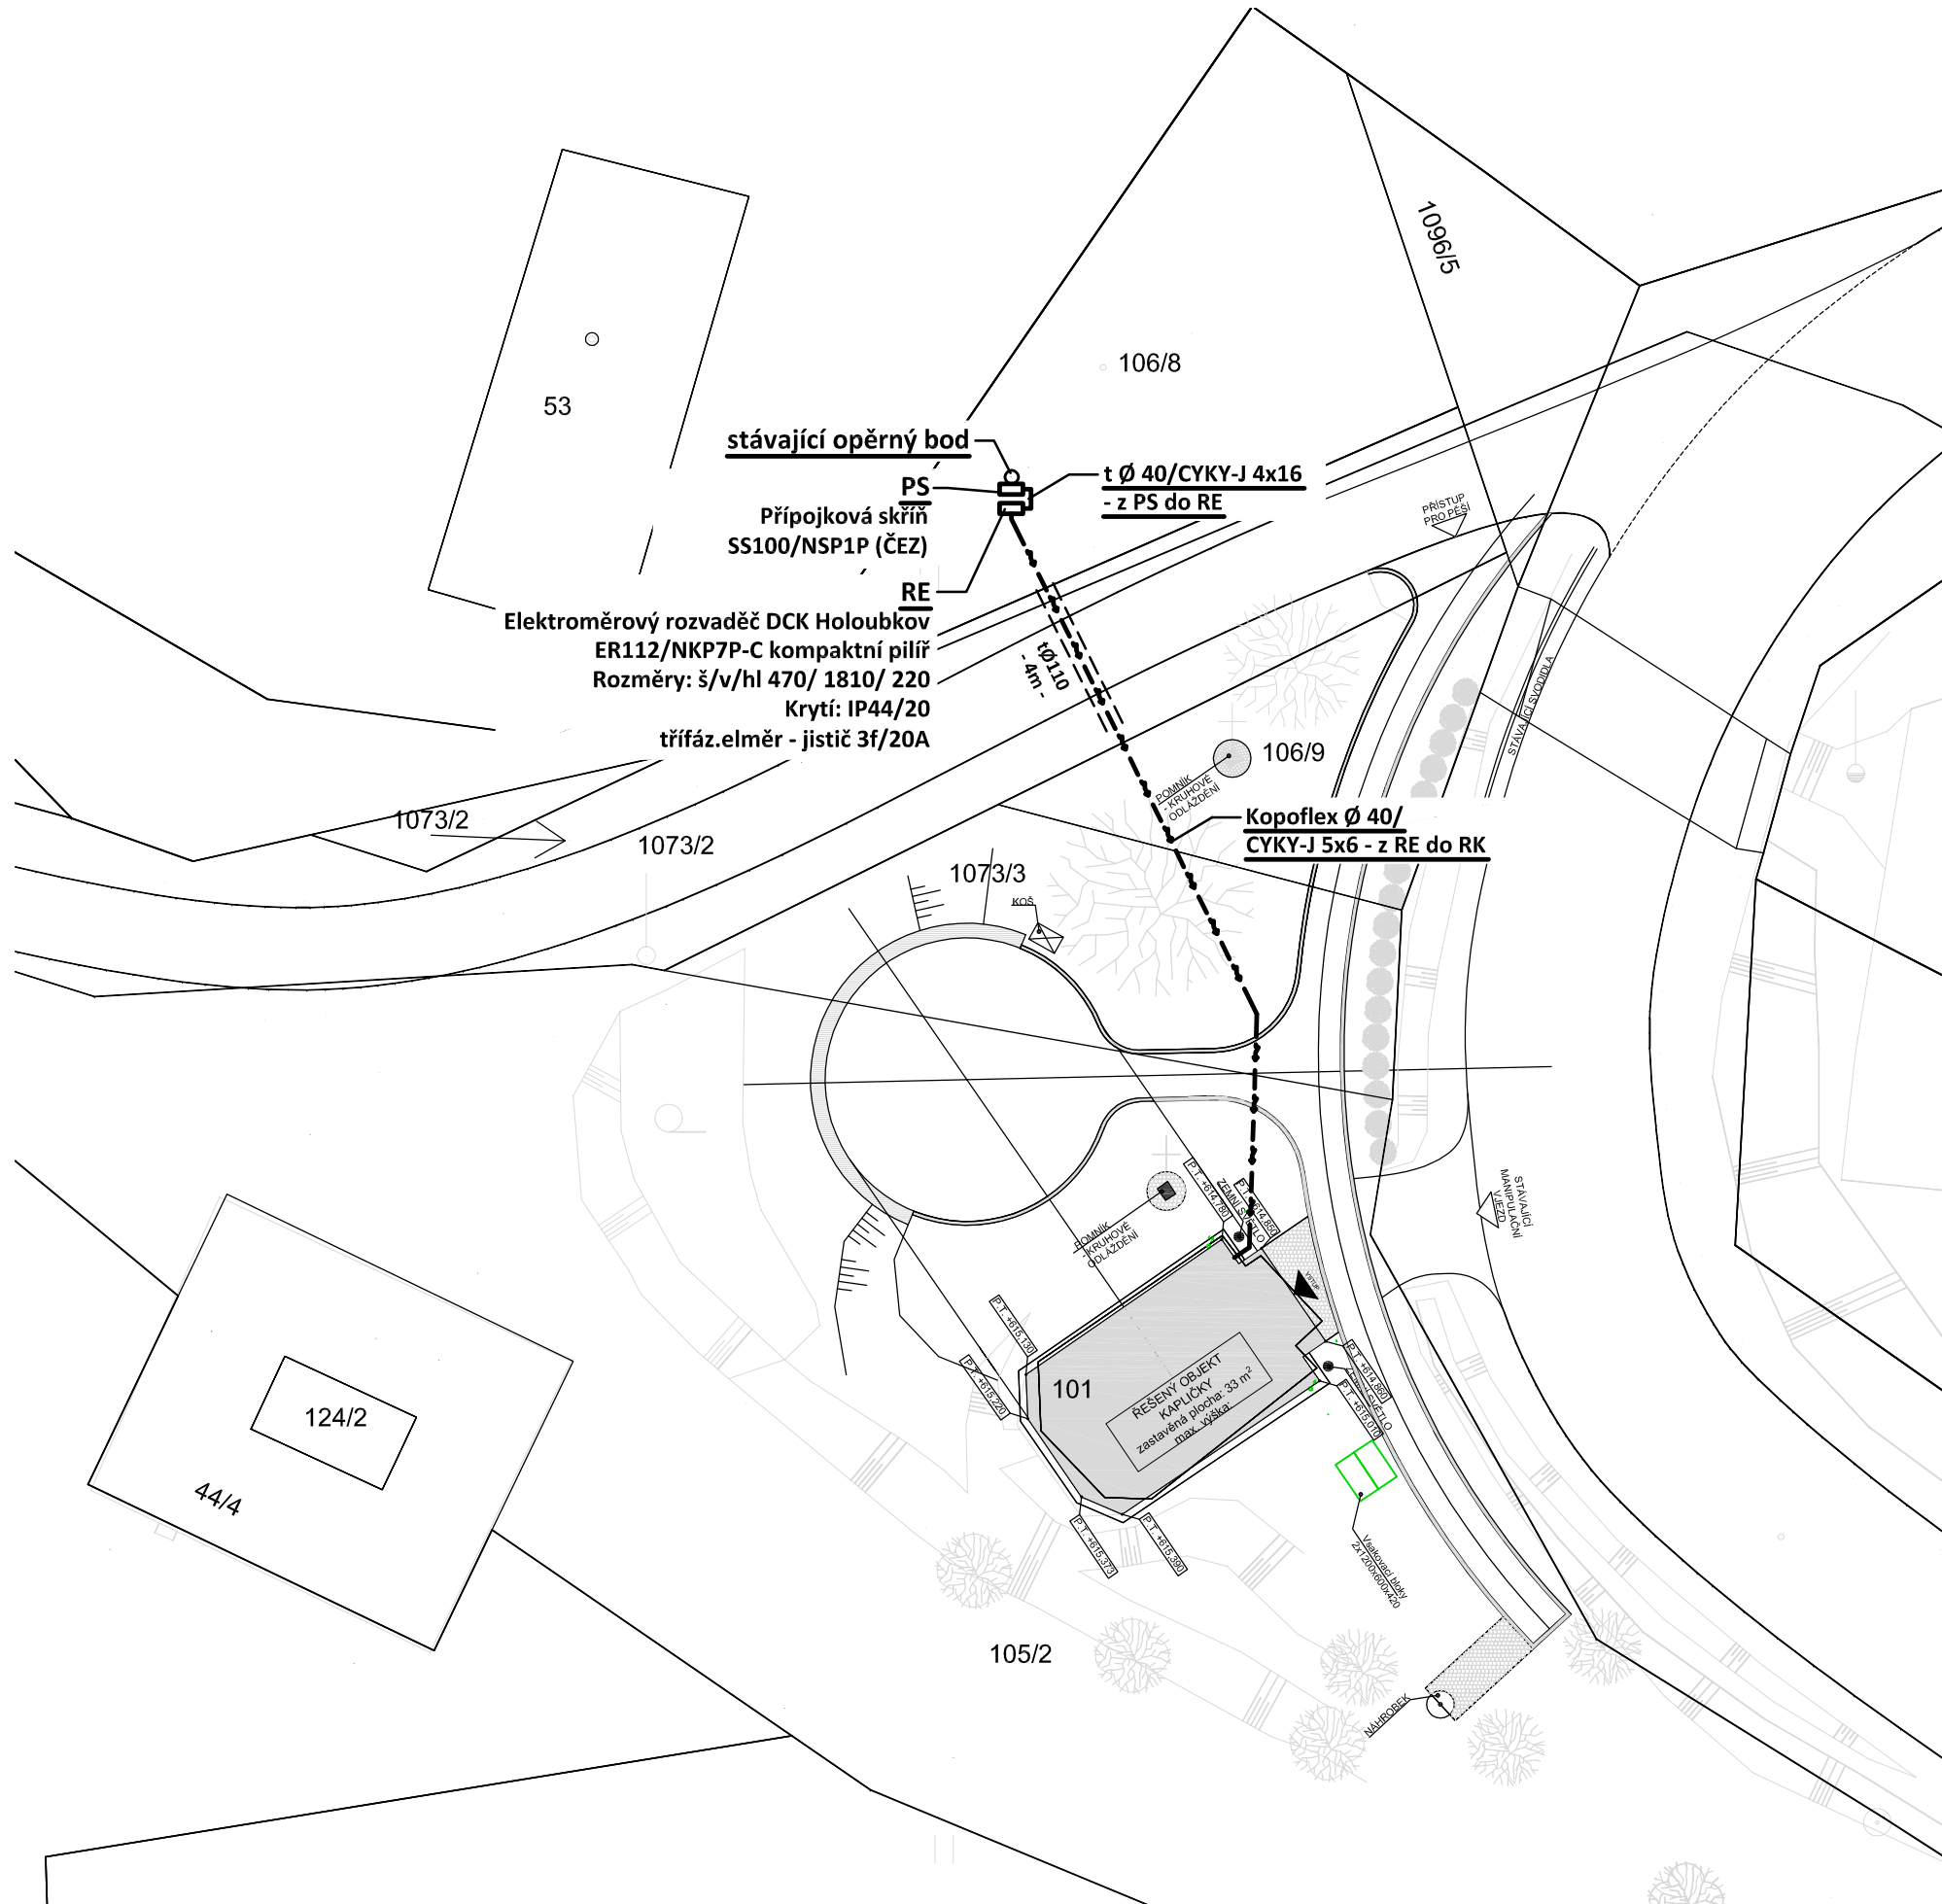

POZNÁMKA:


UPOZORNĚNÍ !!! - V TRASE ZEMNÍHO KABELU DOJDE K SOUBĚHU A KŘÍŽENÍ S PODZEMNÍM ZAŘÍZENÍM.

- PŘED ZAHÁJENÍM ZEMNÍCH A MONTÁŽNÍCH PRACÍ NUTNO VYTÝČIT VEŠKERÉ PODZEMNÍ ZAŘÍZENÍ A DODRŽET POŽADAVKY VE VYJÁDŘENÍ JEJICH SPRÁVCŮ
SOUBĚHY A KŘÍŽENÍ S OSTATNÍMI SÍTĚMI MUSÍ BÝT PROVEDENY DLE ČSN 73 60 05 - PROSTOROVÉ USPOŘÁDÁNÍ SÍTÍ.

Soustava: 3+PEN stř. 50Hz, 230/400V, TN-C (PS)
3+NPE stř. 50Hz, 230/400V, TN-C-S (RE)
3+NPE stř. 50Hz, 230/400V, TN-S (RK)

Ochrana před úrazem el. proudem dle ČSN 33 2000-4-41 ed.3:
automatickým odpojením od zdroje

PŘI PROVÁDĚNÍ VÝKOPŮ PRO KABEL NN JE NUTNÁ ZVÝŠENÁ OPATRNOST NA KOŘENOVÝ SYSTÉM STÁVAJÍCÍCH ROSTLIN/STROMŮ.

Zodpovědný projektant:		HIP			PROJEKTANT AKCE:	
Klimešová Miroslava		Ing. Martin Dědič				
Kraj:	Karlovarský	SÚ:	Sokolov	M. Klimešová - 3D PROJEKT Úvalska 604/2, 360 09 K. Vary IČO: 722 70 179, Tel. 731 409 028		
Investor:	Obec Dolní Nlvy, č. p. 75, 35601 Dolní Nlvy					
Akce:	Obnova kapličky na parcele č. st. 101 v k.ú. Horní Nlvy parc. č. st. 101; 105/2; 106/9; 1073/3 k.ú. Horní Nlvy			Formát:	2A4	Číslo paré:
				Stupeň:	DPS	
				Č. zak.:	E-2330	
				Datum:	04/2023	
Objekt:	D.1.4 - Silnoproudá elektroinstalace			Měřítko:	1:200	
Název:	SITUACE			Číslo výkresu: D.1.4 / 03		