


PŮDORYS
měřítko 1:50

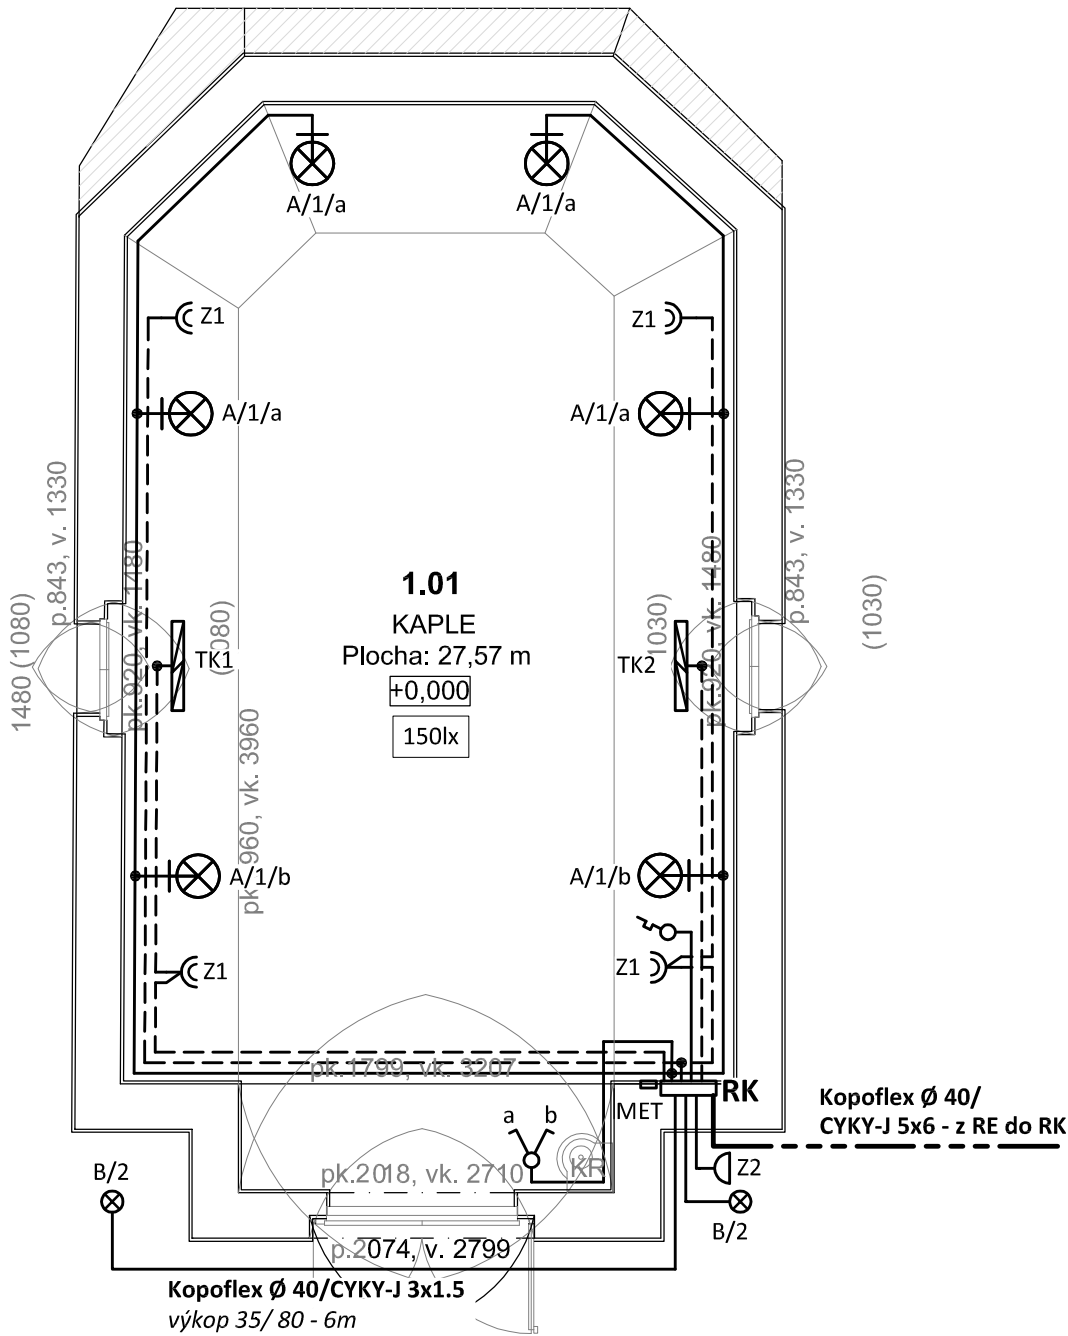

LEGENDA:

- Třífázový rozvod - přívodní vedení
- Zásuvkový rozvod (CYKY-J 3x2.5)
- Světelný rozvod (CYKY-J 3x1.5)
- Nástěnné svítidlo LED/halogen - dle výběru investora
- Zemní svítidlo, výklopné +-15° - , těleso hliník, rám nerez, LED 9W, 837lm, neutr 4000K, Ra80, vyzář úh 15°, povrch <40°C, 230V, IP67, IK10, stat zátěž 1,8t, d=180mm, h=90mm, vč. mont boxu (např. GREENE LED)
- Sériový přepínač pod omítku, řaz.5, 10A/250V, IP20
- Dvojnásobná zásuvka pod omítku, 16A/250V, IP20
- Jednoduchá zásuvka na povrch, 16A/250V, IP65
- Přímotopný konvektor nástěnný, 1,5kW/230V, vč. připojovací krabice

POZNÁMKA:

Napěťová soustava:
3+PEN stř. 50Hz, 230/400V, TN-C (PS)
3+NPE stř. 50Hz, 230/400V, TN-C-S (RE)
3+NPE stř. 50Hz, 230/400V, TN-S (RK)

Ochrana před nebezpečným dotykem neživých částí
dle ČSN 33 2000-4-41 ed. 3:
při poruše - automatickým odpojením
doplňková ochrana - doplňujícím ochranným pospojováním
- proudovým chráničem

Zodpovědný projektant:		HIP		PROJEKTANT AKCE:	
Klimešová Miroslava		Ing. Martin Dědič		M. Klimešová - 3D PROJEKT Úvalská 604/2, 360 09 K. Vary IČO: 722 70 179, Tel. 731 409 028	
Kraj:	Karlovarský	SÚ: Sokolov			
Investor: Obec Dolní Nivy, č. p. 75, 35601 Dolní Nivy					
Akce: Obnova kapličky na parcele č. st. 101 v k.ú. Horní Nivy parc. č. st. 101; 105/2; 106/9;1073/3 k.ú. Horní Nivy			Formát:	2A4	Číslo paré:
			Stupeň:	DPS	
			Č. zak.:	E-2330	
			Datum:	04/2023	
			Objekt:	D.1.4 - Silnoproudá elektroinstalace	
Název: PŮDORYS			Číslo výkresu: D.1.4 / 06		