


PŮDORYS 1.PP
měřítko 1:50

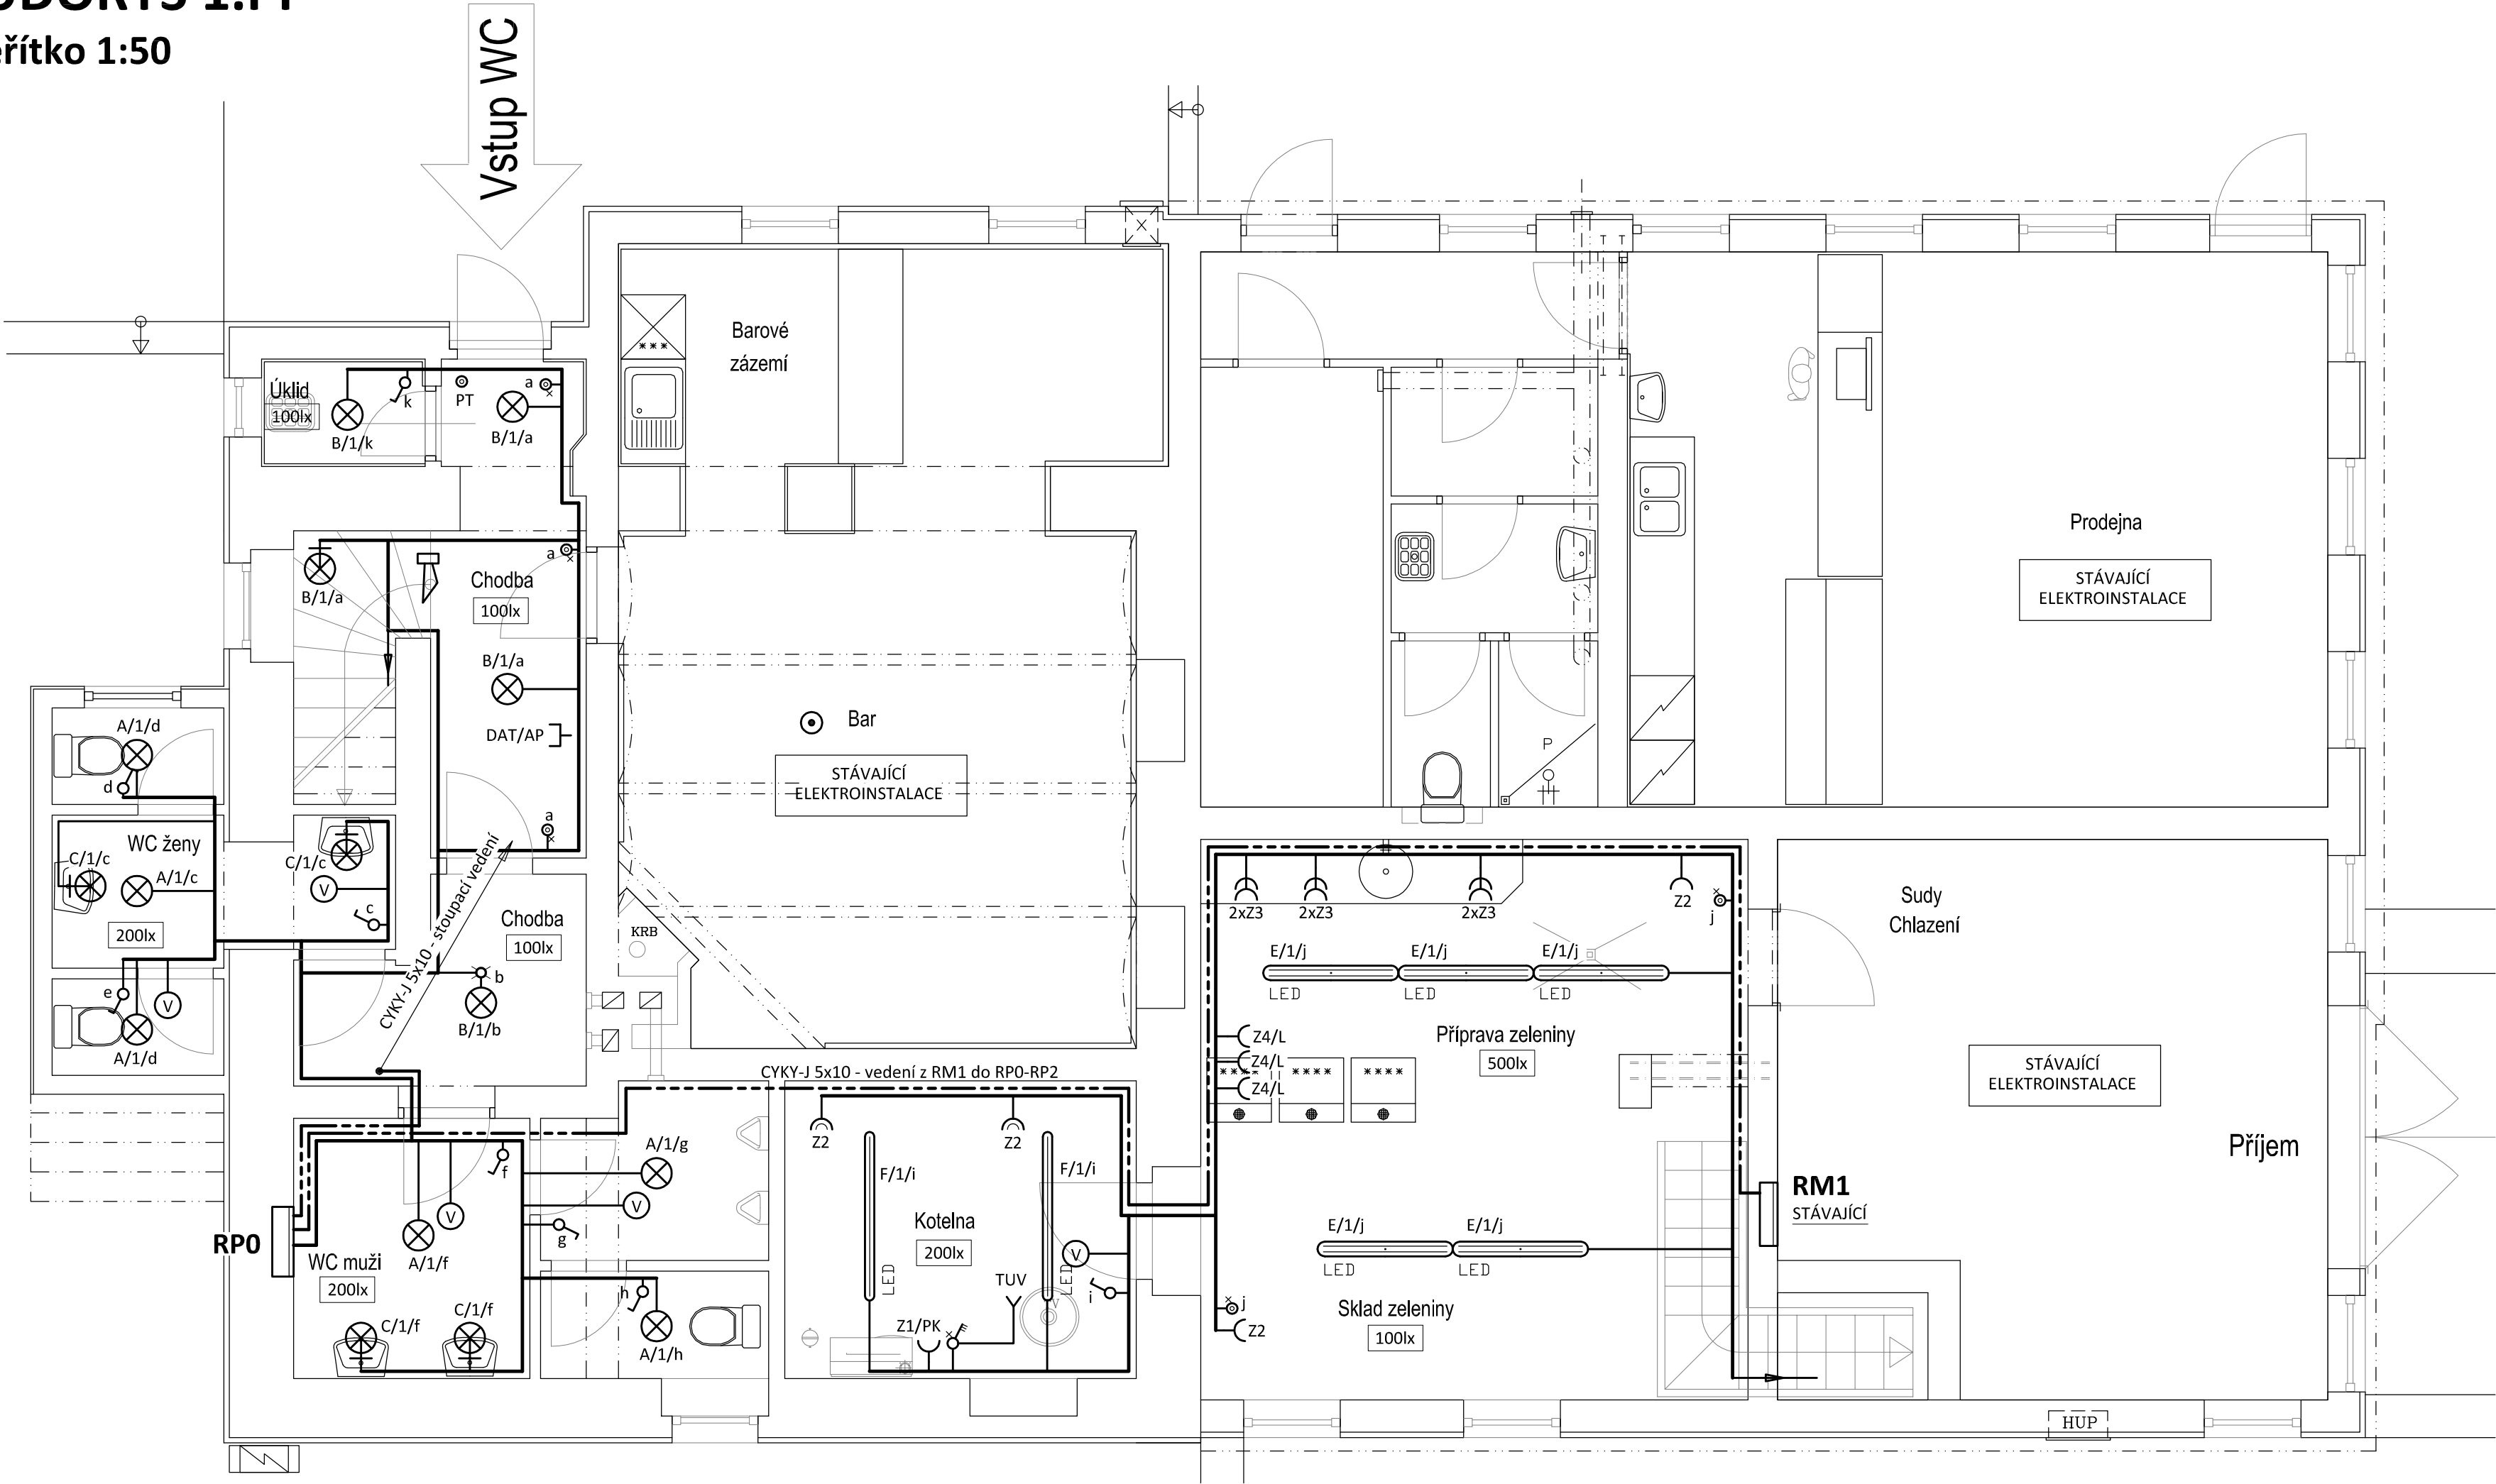

LEGENDA:

- Společná trasa vedení
- Třífázový rozvod
- Volný vývod jednofázový
- TUV - ohřívač teplé vody - stávající
- Stropní, nástěnné svítidlo - viz popis svítidel
- Jednopolový spínač pod omítku, řaz.1, 10A/250V, IP20
- Tlačítkový ovl. pod omítku, řaz.1/0So, 10A/250V, IP20
- Pohybové čidlo se senzorem přítomnosti, 360°, IP20
- Autonomní hlásič kouře (dle ČSN EN 14604)
- Hlavní ochranná přípojnice EPS3 v krabici KO100
- Jednoduchá zásuvka pod omítku, 16A/250V, IP20
- PK - plynový kotel
- L - lednice
- EŽ - elektrický žebřík
- Jednoduché zásuvky ve společném rámečku
- Dvojnásobná zásuvka pod omítku, 16A/250V, IP20
- Ochranné pospojování
- Požární ucpávka
- Požární tlačítka pro vyhlášení poplachu
- Sířena - akustické vyhlášení poplachu
- Komunikační zásuvka RJ45
- Účastnická zásuvka TV+SAT

POZNÁMKA:

Napětová soustava:
3+PEN stř. 50Hz, 230/400V, TN-C (PS, RE)
3+NPE stř. 50Hz, 230/400V, TN-C-S (RM1, RPO, RP1)
3+NPE stř. 50Hz, 230/400V, TN-S (RP2)

Ochrana před nebezpečným dotykem neživých částí
dle ČSN 33 20000-4-41 ed. 3:
při poruše - automatickým odpojením
doplňková ochrana - doplňujícím ochranným pospojováním
- proudovými chrániči

Označení svítidla	Typ	Název	Světelné zdroje
A	MODUS BR5B_KO480V3	Přisazené LED svítidlo, opálový PMMA kryt, průměr 480mm, IP44	1 x LED, 34W, 3600lm, Ra80, 4000K
B	MODUS BR5B_KO375V2	Přisazené LED svítidlo, opálový PMMA kryt, průměr 375mm, IP44	1 x LED, 27W, 2700lm, Ra80, 4000K
C	MODUS BR5B_KO300V6_2000	Přisazené LED svítidlo, opálový PMMA kryt, průměr 285mm	1 x LED, 20W, 2000lm, Ra80, 4000K
D	MODUS EXAL8000CM_KO	Kruhové designové LED svítidlo, přisazené/závěsné, Ø 800mm	1 x LED, 78W, 8000lm, Ra80, 4000K
E	MODUS PL5000M2W	LED prachotěsné svítidlo, polyesterové tělo, opálový PC kryt, IK08	1 x LED, 40W, 5500lm, Ra80, 4000K
F	MODUS PL3500L1N	LED prachotěsné svítidlo, polyesterové tělo, opálový PC kryt, IK08	1 x LED, 32W, 4400lm, Ra80, 4000K
NO	OZN/HHP/6x1W/B/1/SE/AT/TR	Nástěnné LED nouzové svítidlo, IP65	6x1W LED 920 lm PREMIUM 1h

Zodpovědný projektant:	HIP	BD PROJEKTANT AKCE:
Klímešová Miroslava	Ing. Ivo Horych	
Kraj: Karlovarský	SÚ: Kraslice	
Investor: Obec Stříbrná	M. Klímešová - 3D PROJEKT	
Stříbrná 670, IČO 00259616	Úvalská 604/2, 360 09 K. Vary	
	IČO: 722 70 179, Tel. 731 409 028	
Akce:	Formát: 6A4	Číslo paré:
Stavební úpravy penzionu Mártý	Stupeň: DSP	
Stříbrná 75,	Č. zak.: E-2212	
č.p.p.699, k.ú. Stříbrná	Datum: 02/2022	
Objekt: D.1.4.d Silnoproudá elektrotechnika	Měřítiko: 1:50	
Název: PŮDORYS 1.PP	Číslo výkresu:	D.1.4.d / 04