


PŮDORYS 2.NP
měřítko 1:50

měřítko 1:50

DN100

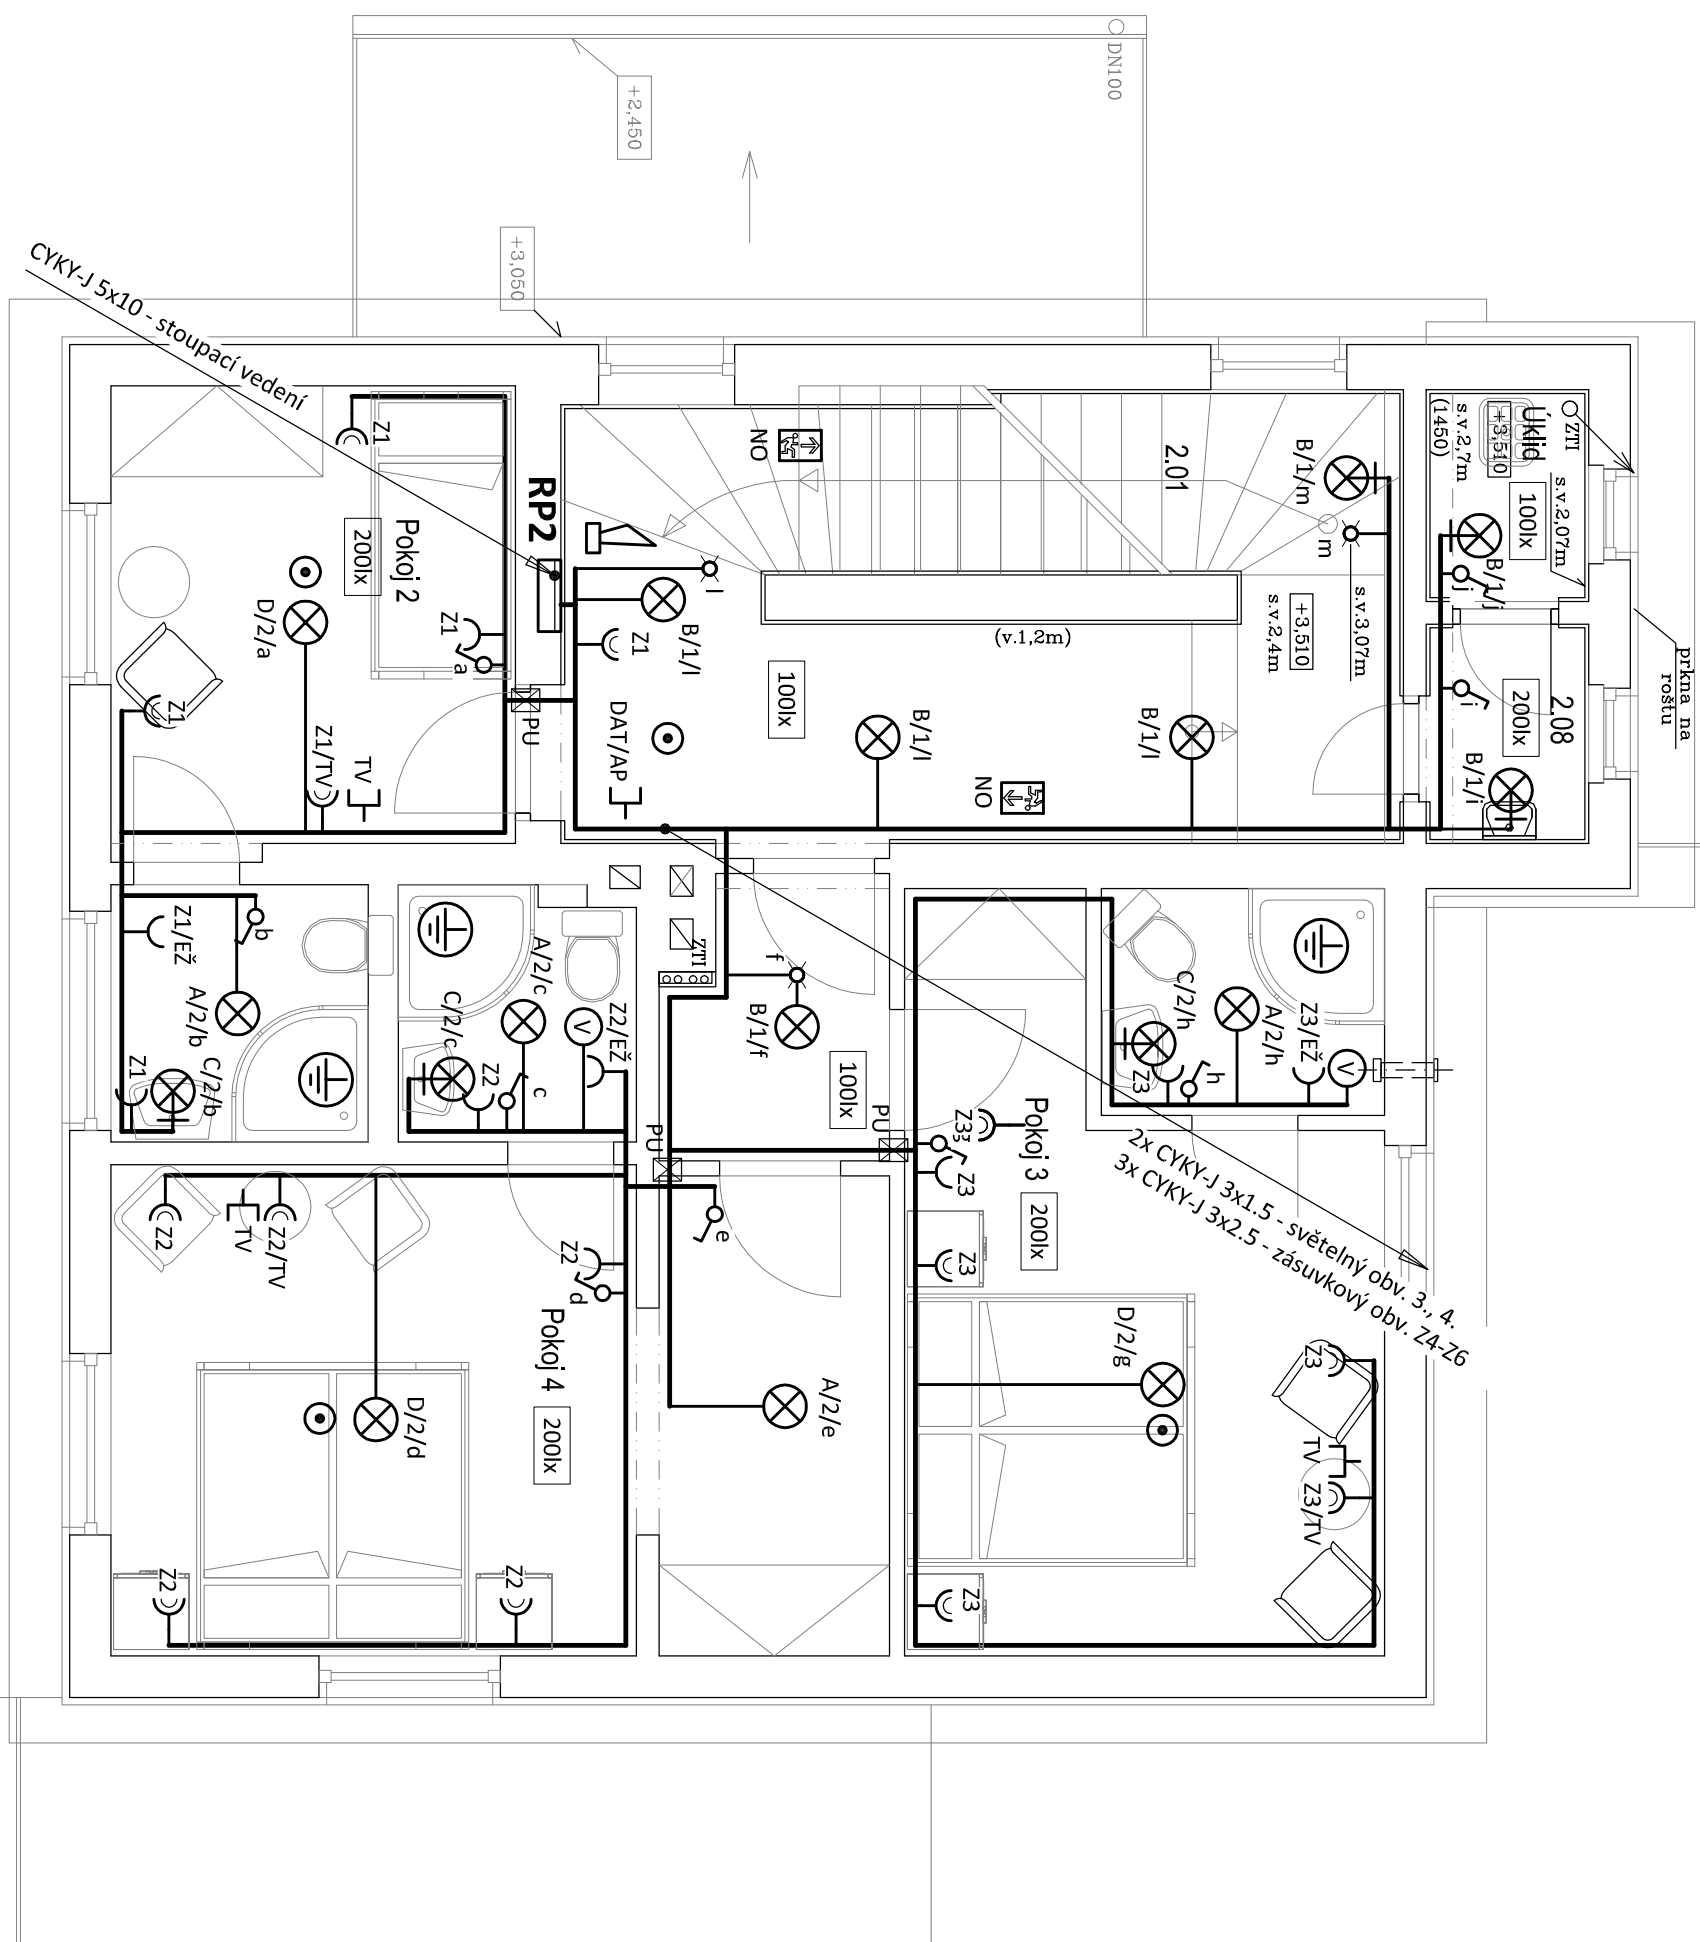

LEGENDA:

Společná trasa vedení

Třífázový rozvod

Volný vývod jednofázový

TUV - ohřívač teplé vody - stávající

Stropni, nastènè svitidlo - viz popis svitidel

Jednopolový spinac pod omítku, raz.1, 10A/250V, IP20

Ilacitkovy ovl. pod omltku, raz.1/050, 10A/250V, IP20

Ponybove cidlo se senzorem prítomnosti, 360°, IP20

Autonomní plastické kouře (dle ČSN EN 14604)

Hlavní ochranná přípojnice EPS3 v krabici KOL100

Jednoduchá zásuv

L - lednice

EŽ - elektrický žebřík

Jednoduché zásuvky ve společném rámečku

Dvojnásobná zásuvka pod omítku, 16A/250V, IP20

Ochranné pospojování

Požární ucpávka

Požární tlačítka pro vyhlášení poplachu

Siréna - akustické vyhlášení poplachu

Komunikační zásuvka RJ45

Zodpovědný projektant:		HIP	
Kliměšová Miloslava		Ing. Ivo Horych	
Kraj:	Karlovarský	Stř.	Kráslice
Investor:	Obec Stříbrná		
Stříbrná 670,		IČO 00259616	
Akce:	Stavební úpravy penzionu Mártvy		
Stříbrná 75,			
č.p.p.699, k.ú. Stříbrná			
Objekt:	D.1.4.d Slinoproudá elektrotechnika		
Název:	PŮDORYS 2.NP		
Číslo výkresu:		D.1.4.d / 06	