


LEGENDA :

- 
- SEJMUTÍ ORNICE V TL. 10 CM
- 
- 
- STÁVAJÍCÍ VZROSTLÝ STROM
- 
- (ČÍSLOVÁNÍ DLE DENDROLOGICKÉHO PRŮZKUMU)
- 
- 
- STROMY KE KÁCENÍ
- 
- 
- OCHRANA STROMŮ BEDNĚNÍM
- 
- 
- STÁVAJÍCÍ POROSTY
- 
- (OZNAČENÍ DLE DENDROLOGICKÉHO PRŮZKUMU)
- 
- 
- POROSTY KE KÁCENÍ

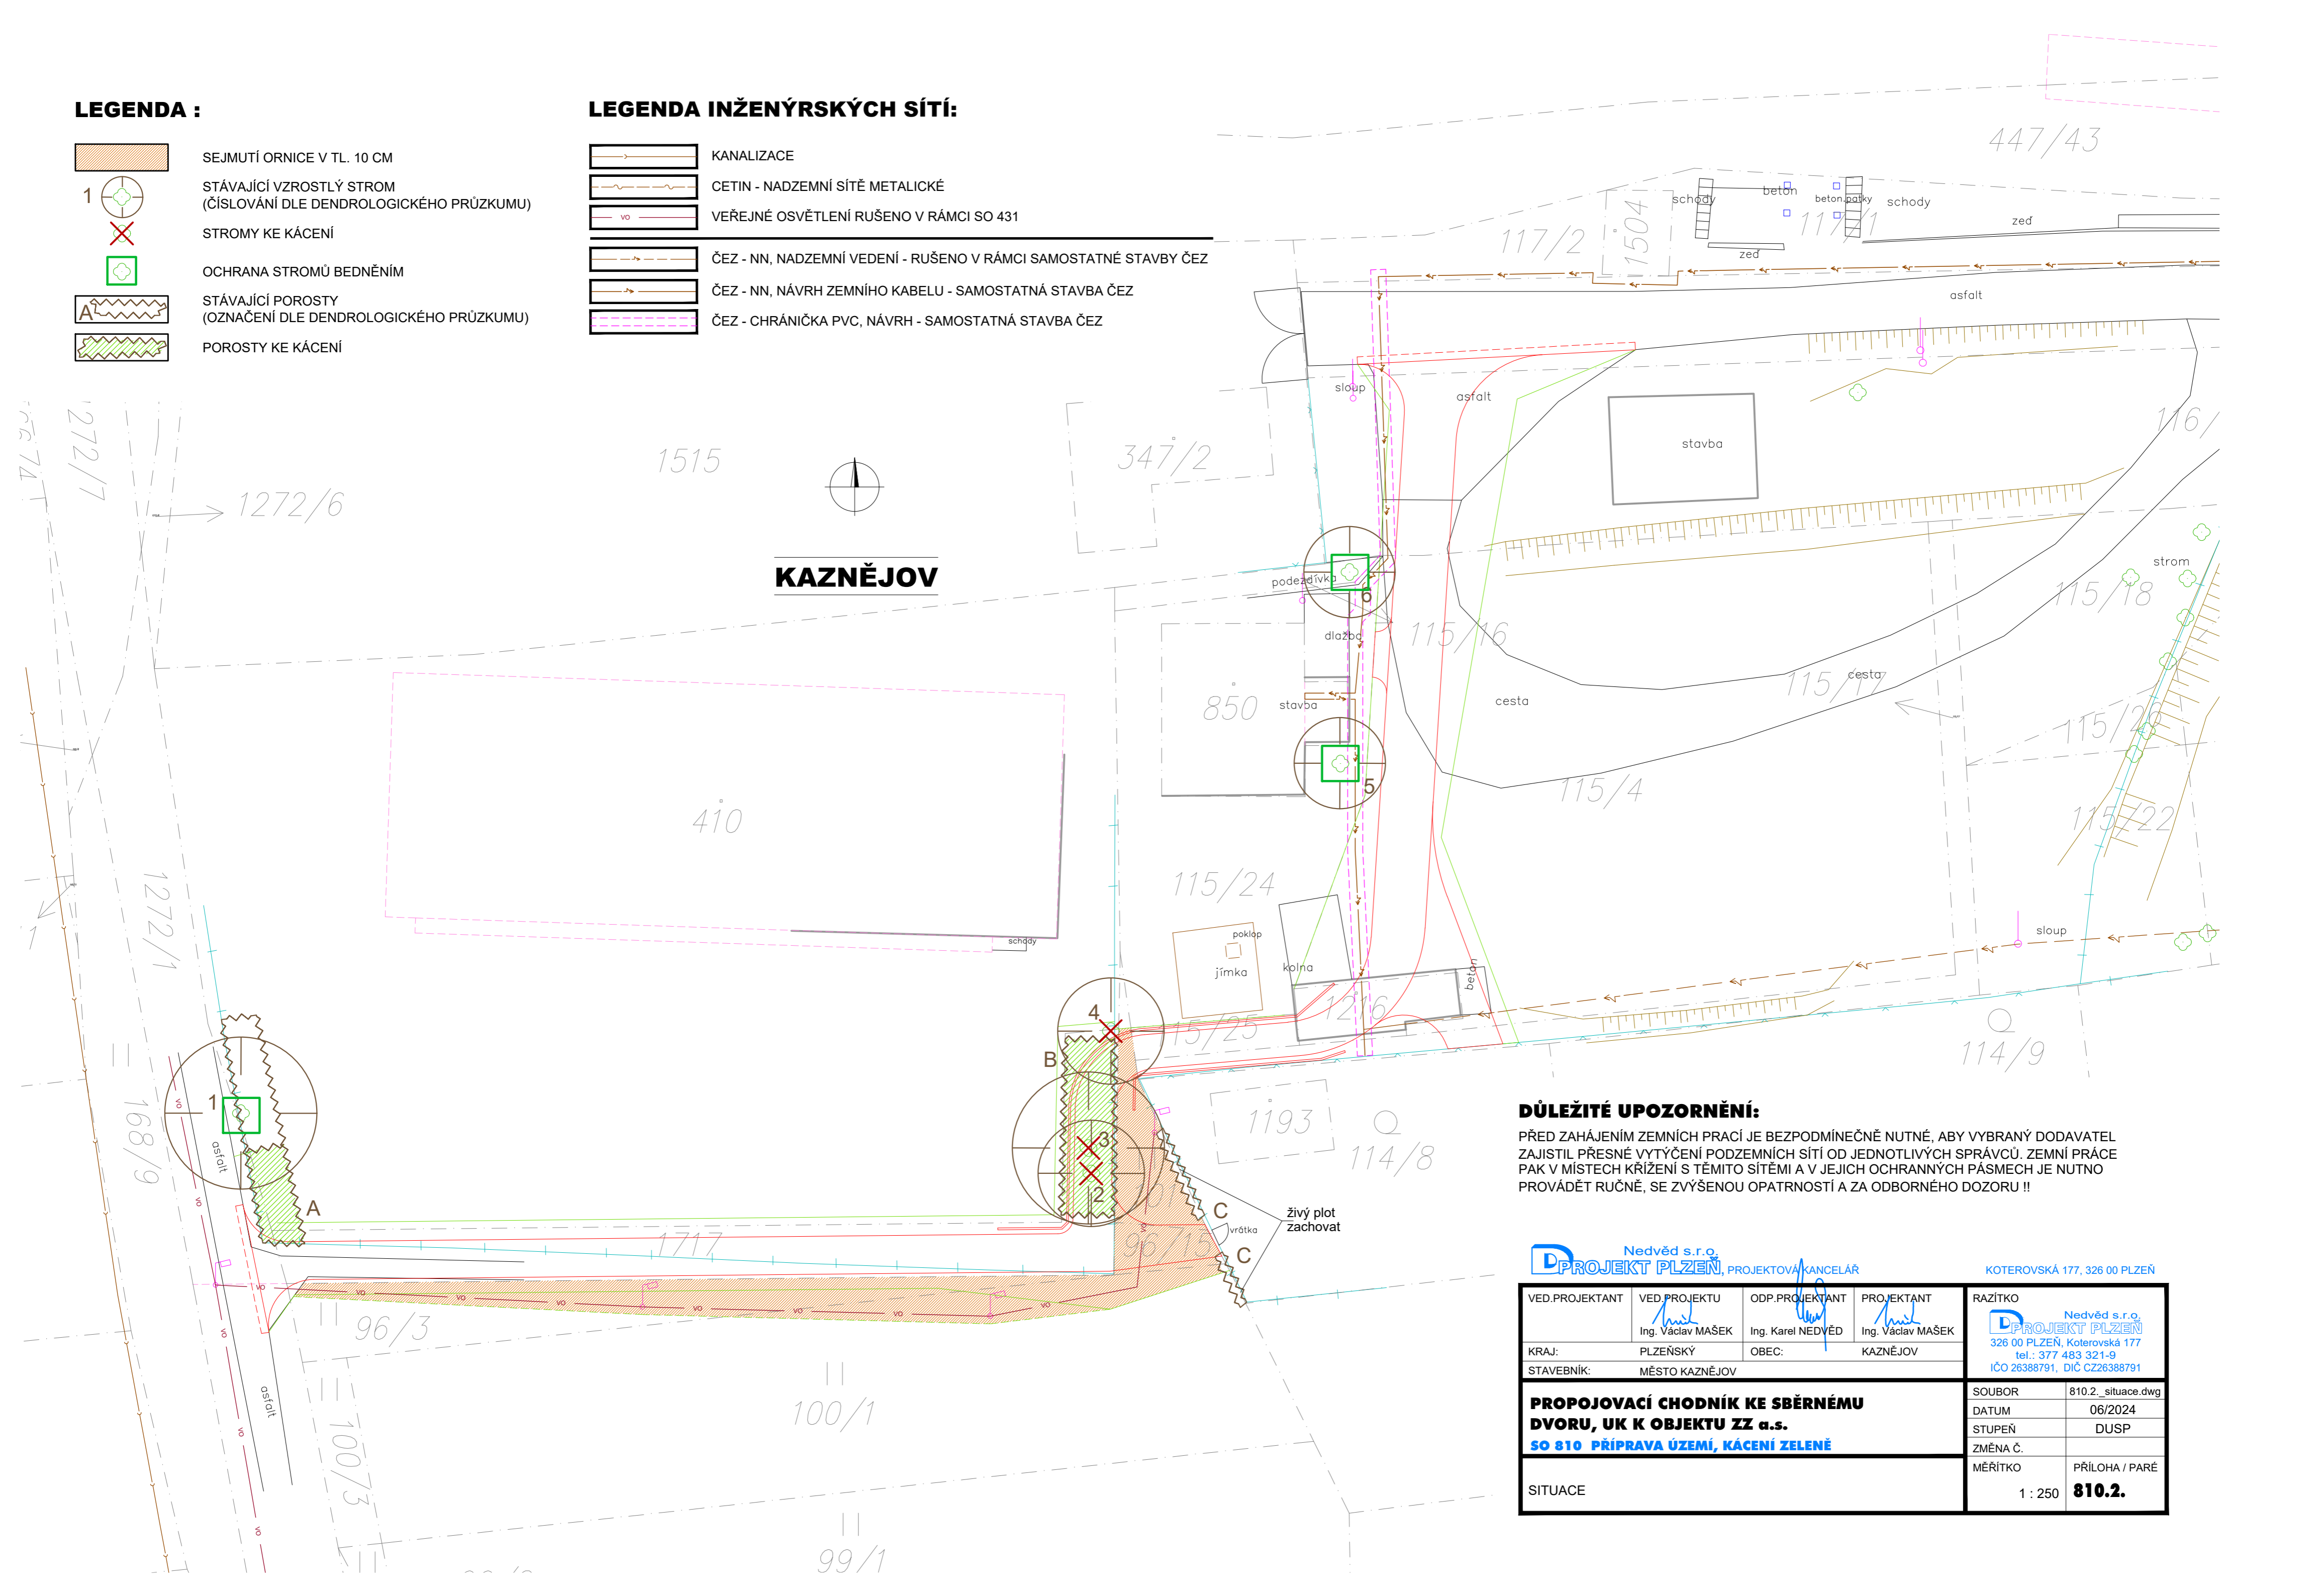



LEGENDA INŽENÝRSKÝCH SÍTÍ:

- 
- KANALIZACE
- 
- 
- CETIN - NADZEMNÍ SÍTĚ METALICKÉ
- 
- 
- VEŘEJNÉ OSVĚTLENÍ RUŠENO V RÁMCI SO 431
- 
- 
- ČEZ - NN, NADZEMNÍ VEDENÍ - RUŠENO V RÁMCI SAMOSTATNÉ STAVBY ČEZ
- 
- 
- ČEZ - NN, NÁVRH ZEMNÍHO KABELU - SAMOSTATNÁ STAVBA ČEZ
- 
- 
- ČEZ - CHRÁNIČKA PVC, NÁVRH - SAMOSTATNÁ STAVBA ČEZ



DŮLEŽITÉ UPOZORNĚNÍ:

PŘED ZAHÁJENÍM ZEMNÍCH PRACÍ JE BEZPODMÍNEČNĚ NUTNÉ, ABY VYBRANÝ DODAVATEL ZAJISTIL PŘESNÉ VYTÝČENÍ PODZEMNÍCH SÍTÍ OD JEDNOTLIVÝCH SPRÁVCŮ. ZEMNÍ PRÁCE PAK V MÍSTECH KŘÍŽENÍ S TĚMITO SÍTĚMI A V JEJICH OCHRANNÝCH PÁSMECH JE NUTNO PROVÁDĚT RUČNĚ, SE ZVÝŠENOU OPATRNOSTÍ A ZA ODBORNÉHO DOZORU !!

<div>Nedvěd s.r.o. PROJEKT PLZEŇ, PROJEKTOVÁ KANCELÁŘ</div>				KOTEROVSKÁ 177, 326 00 PLZEŇ	
VED.PROJEKTANT	VED.PROJEKTU  Ing. Václav MAŠEK	ODP.PROJEKTANT  Ing. Karel NEDVĚD	PROJEKTANT  Ing. Václav MAŠEK	RAZÍTKO <div>Nedvěd s.r.o. PROJEKT PLZEŇ 326 00 PLZEŇ, Koterovská 177 tel.: 377 483 321-9 IČO 26388791, DIČ CZ26388791</div>	
KRAJ:	PLZEŇSKÝ	OBEC:	KAZNĚJOV		
STAVEBNÍK:	MĚSTO KAZNĚJOV				
<b>PROPOJOVACÍ CHODNÍK KE SBĚRNÉMU DVORU, UK K OBJEKTU ZZ a.s.</b> <b>SO 810 PŘÍPRAVA ÚZEMÍ, KÁCENÍ ZELENĚ</b>				SOUBOR 810.2_situace.dwg	
				DATUM 06/2024	
				STUPEŇ DUSP	
				ZMĚNA Č.	
SITUACE				MĚŘÍTKO 1 : 250 PŘÍLOHA / PARÉ <b>810.2.</b>	