



ŘEZ A-A

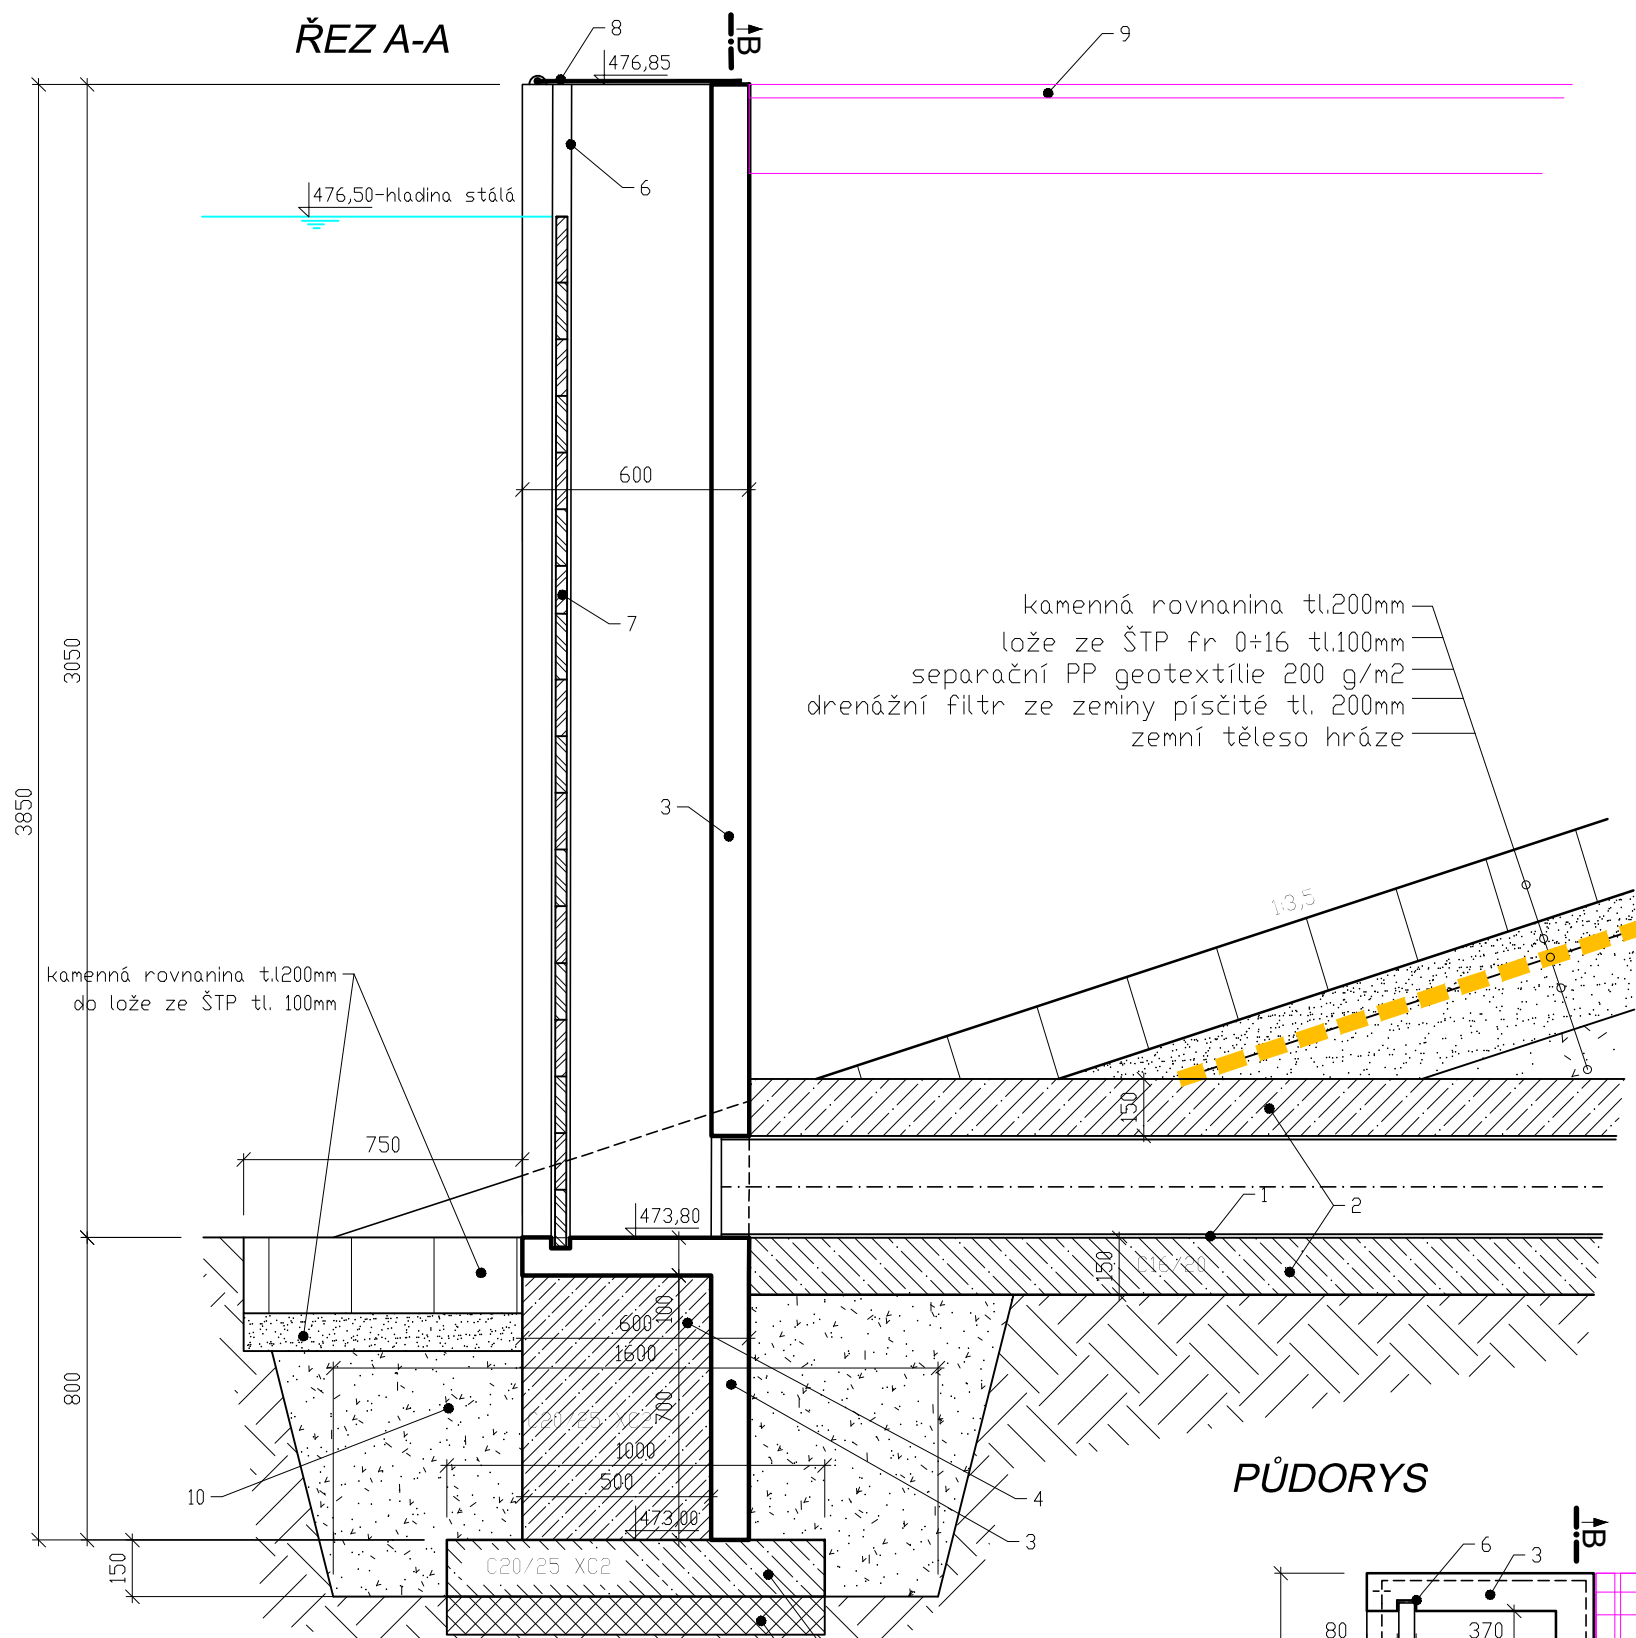


LEGENDA:

- odtokové potrubí PP DN250 SN12 UR2
- podkladní lože+obetonování potrubí-beton C16/20
- prefabrikátová kce požeráku
- zmonolitnění základu-beton C20/25 XC2 XF1
- podkladní deska ze ŽB C20/25 XC2, 2xKARI síť 100x100x6
- oc.profil U50 pozink
- dřevěná dluž tl.35mm
- ocel. pozink poklop
- kompozitová lávka-viz výkres č. D.7
- obsyp základu vhodnou zeminou se zhutněním
- vyrovnávací vrstva ze ŠD fr.0÷32
- separační geotextílie 200 g/m2

PŮDORYS

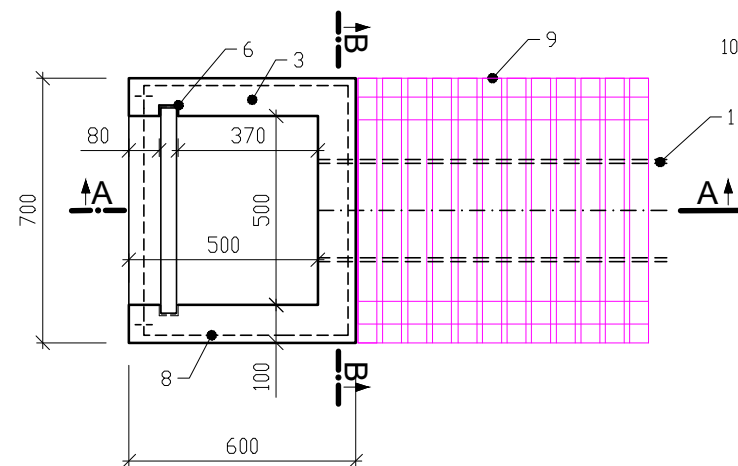

ŘEZ B-B

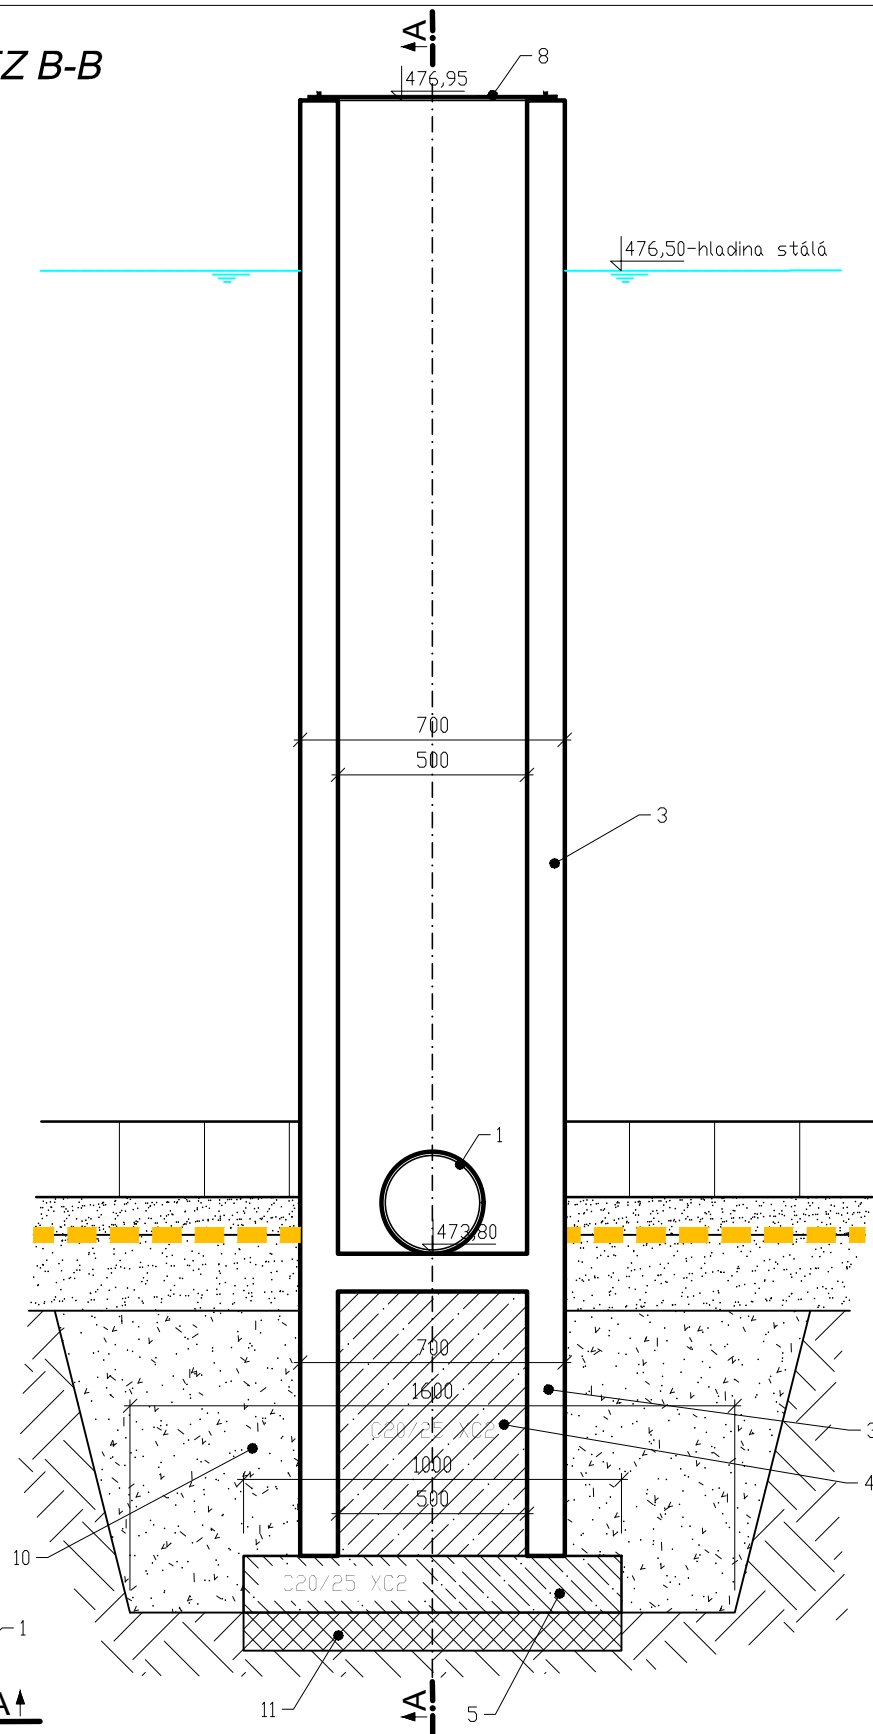

Zodpovědný projektant	Vypracoval	PETR ONTKO Kamenice č.p. 87 356 01 Březová IČ 64371930 tel. 608 500 077
Ing. Petr Ontko	Ing. Petr Ontko	
Vodoprávní úřad : MÚ Sokolov, OŽP		Proj.stupeň : PDPS
Stavebník: město Habartov		Měřítko : 1:20
NÁZEV STAVBY : Vodní nádrž U potoka, k.ú. Habartov		Datum : 06/2024
Obsah : Požerák		Č.zakázky : 217/2021
		Č.přílohy : D.6