




PŘÍČNÝ ŘEZ

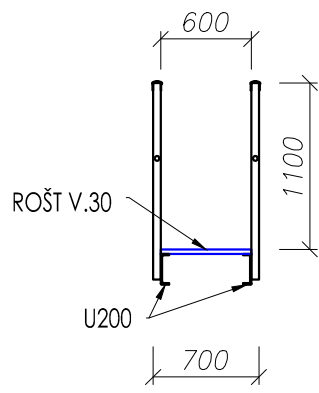

POHLED

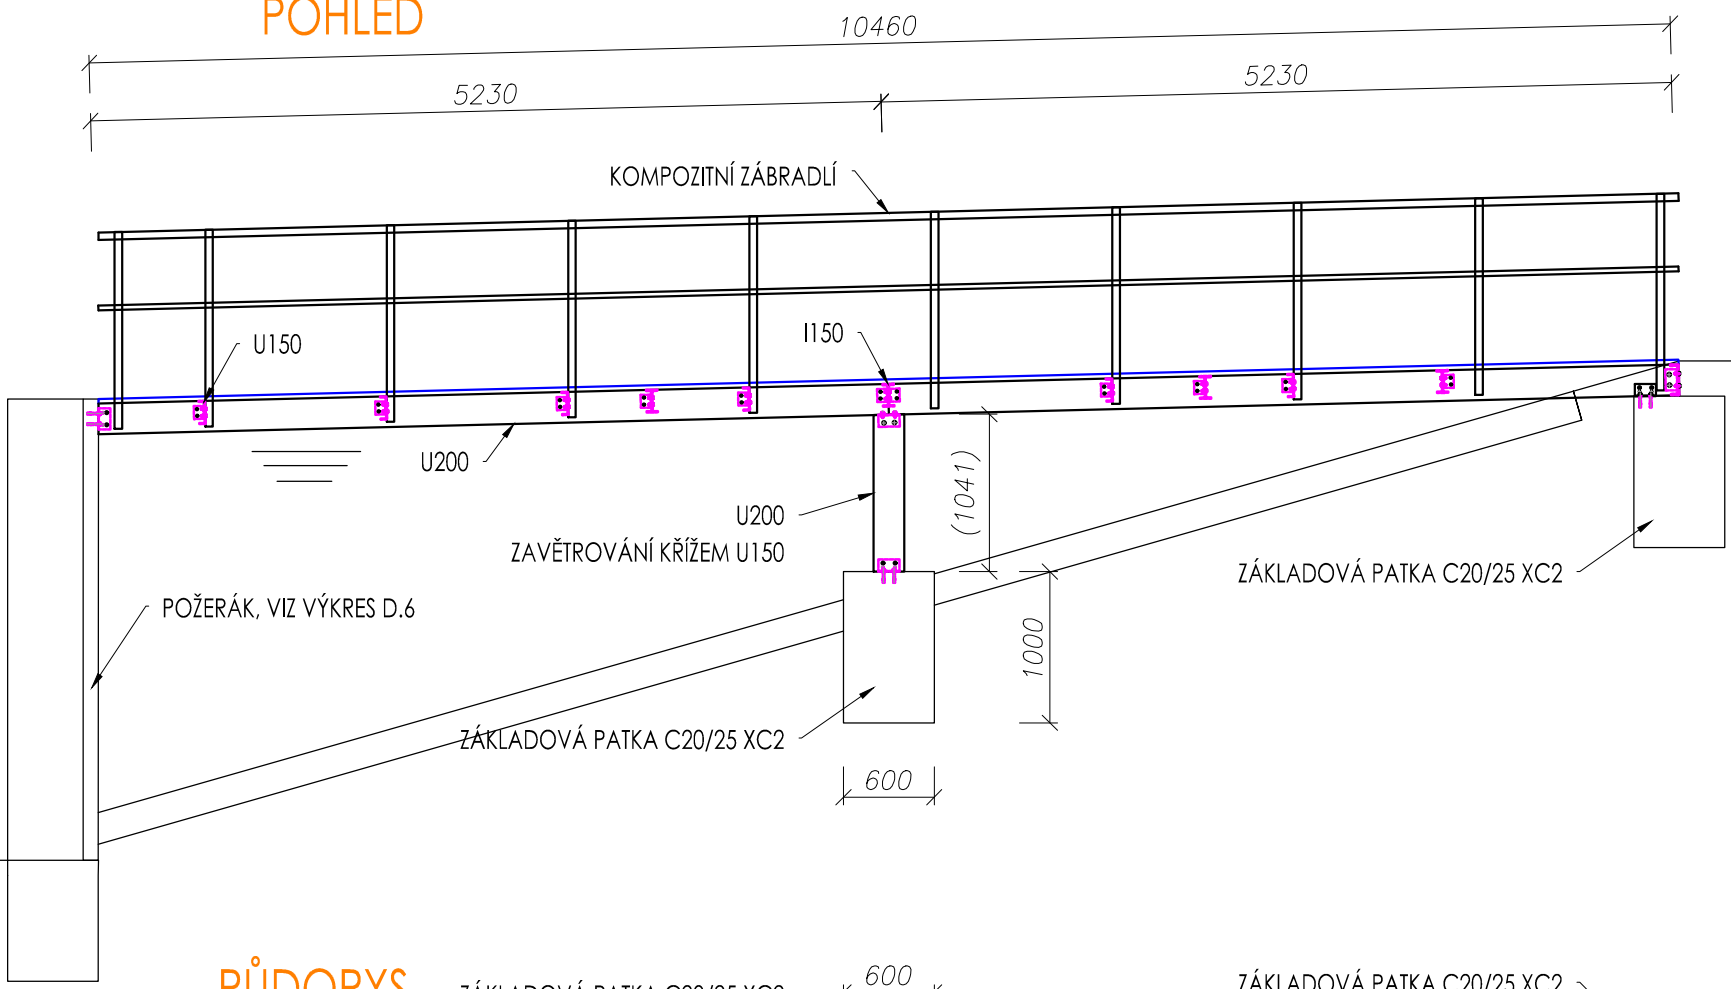

PŮDORYS

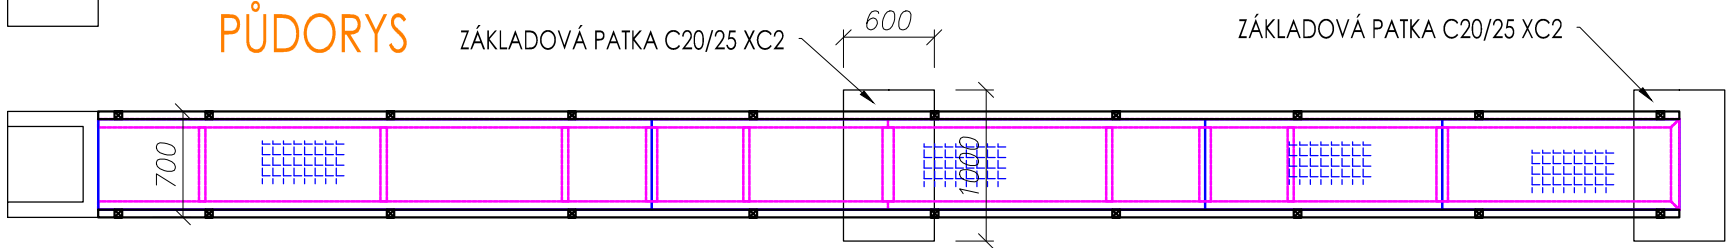

Zodpovědný projektant	Vypracoval	PETR ONTKO Kamenice č.p. 87 356 01 Březová IČ 64371930 tel. 608 500 077
Ing. Petr Ontko	Ing. Petr Ontko	
Vodoprávní úřad : MÚ Sokolov, OŽP		Proj.stupeň : DÚR + DSP
Stavebník: město Habartov		Měřítko : 1:50
NÁZEV STAVBY : Vodní nádrž U potoka, k.ú. Habartov		Datum : 03/2024
Obsah : Obslužná lávka		Č.zakázky : 217/2021
		Č.přílohy : D.7