


PŮDORYS 1.PP - POSPOJOVÁNÍ

měřítko 1:100

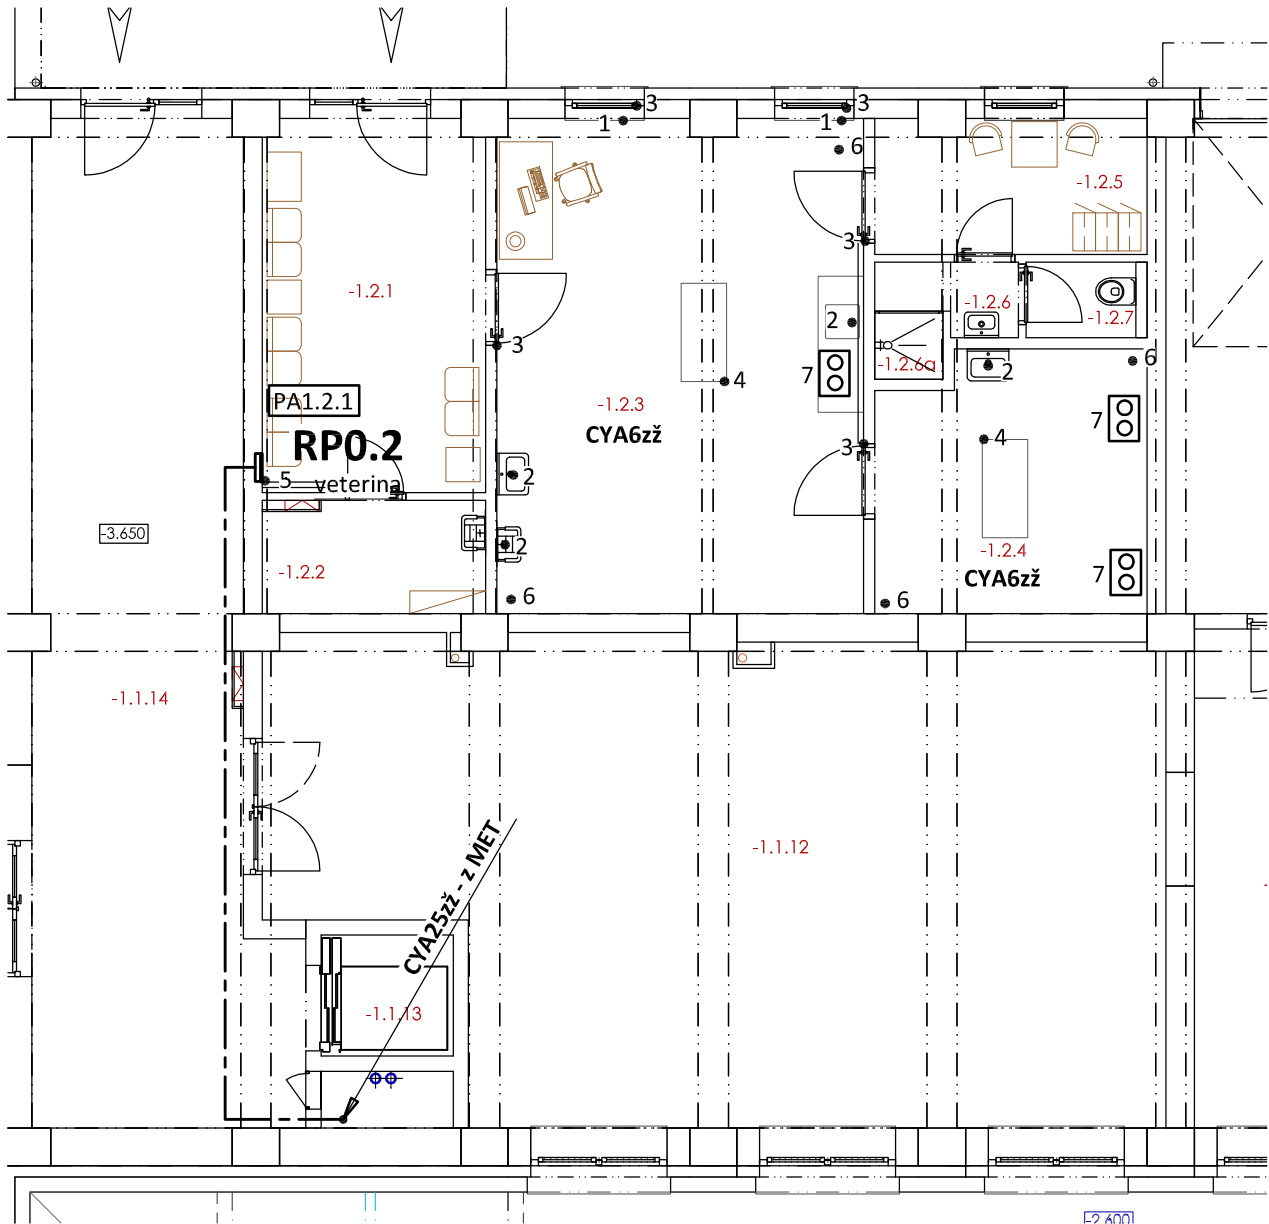

POZNÁMKA:

Ochranné pospojování dle ČSN 33 2000-7-710 ed.2

- Obvod č. 1 - připojení kovových předmětů - radiátory, vnitřní klima jednotky, potrubí mediplynů
- Obvod č. 2 - připojení kovových předmětů - umyvadla-baterie
- Obvod č. 3 - připojení kovových předmětů - kovový práh dveří, kovová okna
- Obvod č. 4 - neelektrická podpora pacienta (lehátko)
- Obvod č. 5 - ochranný vodič (RP, RACK)
- Obvod č. 6 - antistatická podlaha

Ochranné pospojování je provedeno vodiči CYA 6zž.

Propojení MET a PA vodičem CYA 16zž.

Pospojování je uloženo pod omítkou

7 Dvojitá zásuvka ochranného pospojování pro zapuštěnou montáž ABB- obj.č. 2495-0-0059 + rámeček 1725-0-0928

PA328 Svorkovnice pospojování v jednotlivých ordinacích

Zodpovědný projektant:	HIP	 PROJEKTANT AKCE:
Klímešová Miroslava	Ing. Šárka Dubská	
Kraj: Karlovarský	SÚ: Sokolov	M. Klímešová - 3D PROJEKT Úvalská 604/2, 360 09 K. Vary IČO: 722 70 179, Tel. 731 409 028
Investor: Město Habartov, Náměstí Přátelství 112 357 09 Habartov		
Akce: REKONSTRUKCE BUDOVY MÚ HABARTOV	Formát: 2A4	Číslo paré:
	Stupeň: DPS	
	Č. zak.: E-25025	
	Datum: 04/2025	
Objekt: D.1.2.5 TPS - Silnoproud	Měřítko: 1:100	Číslo výkresu: D.1.2.5.8
Název: PŮDORYS 1.PP - POSPOJOVÁNÍ		