



Sauna

Zasedačka


Zimní provoz

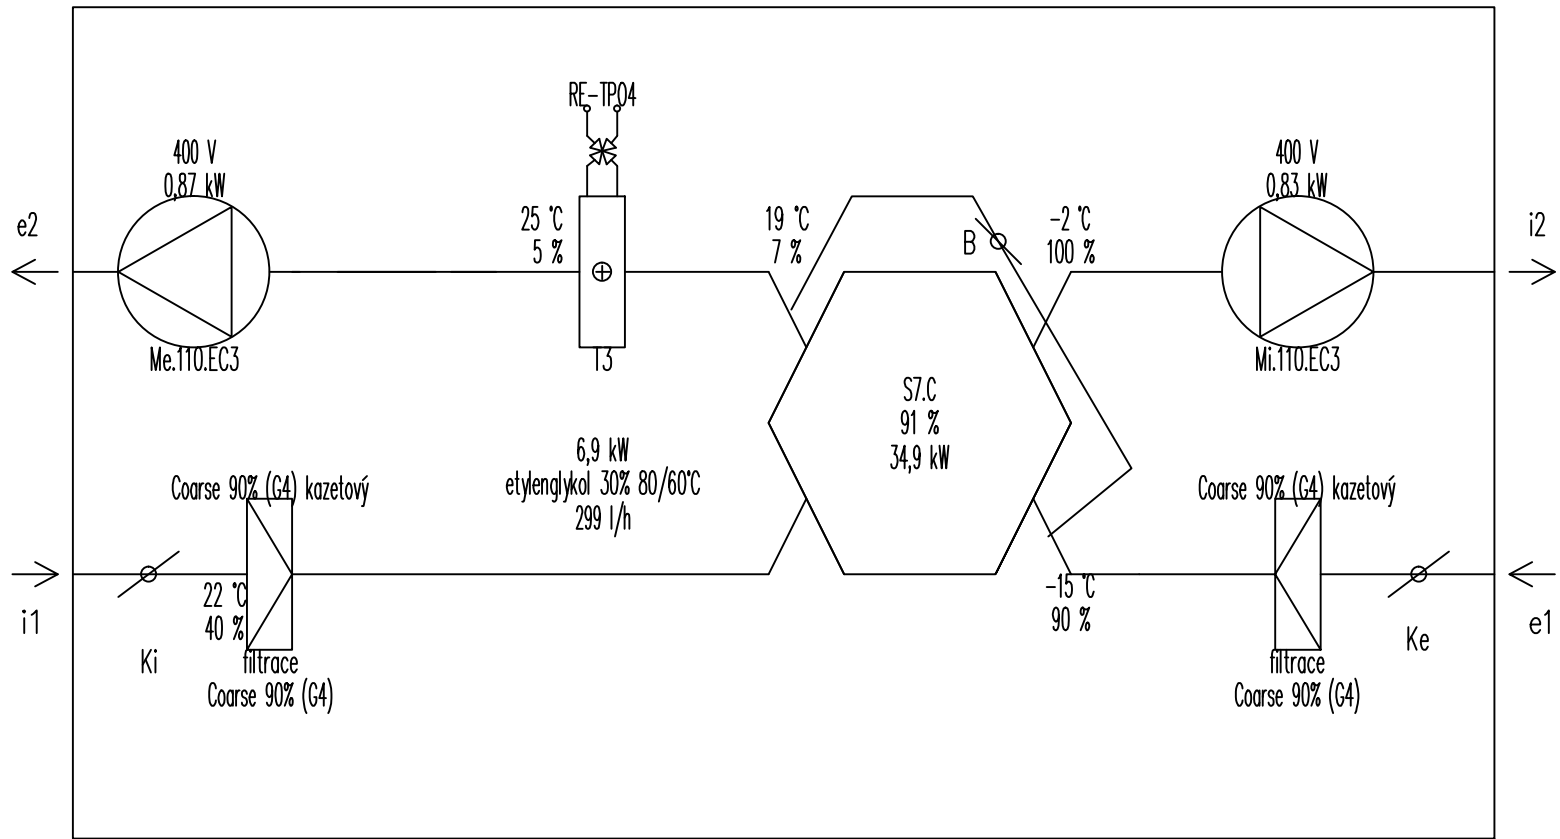


Letní provoz

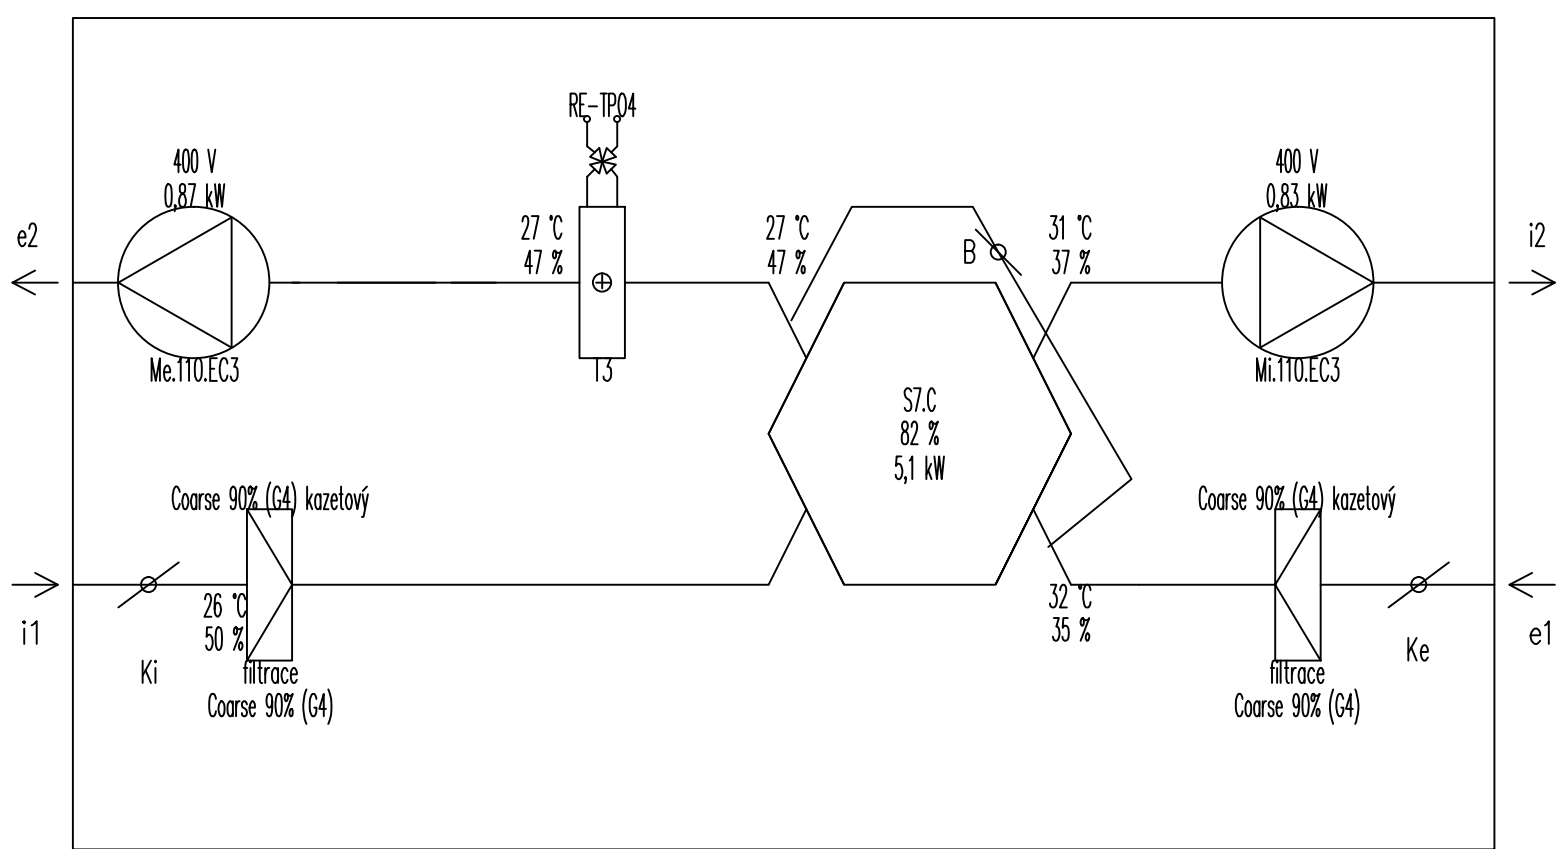


Zimní provoz

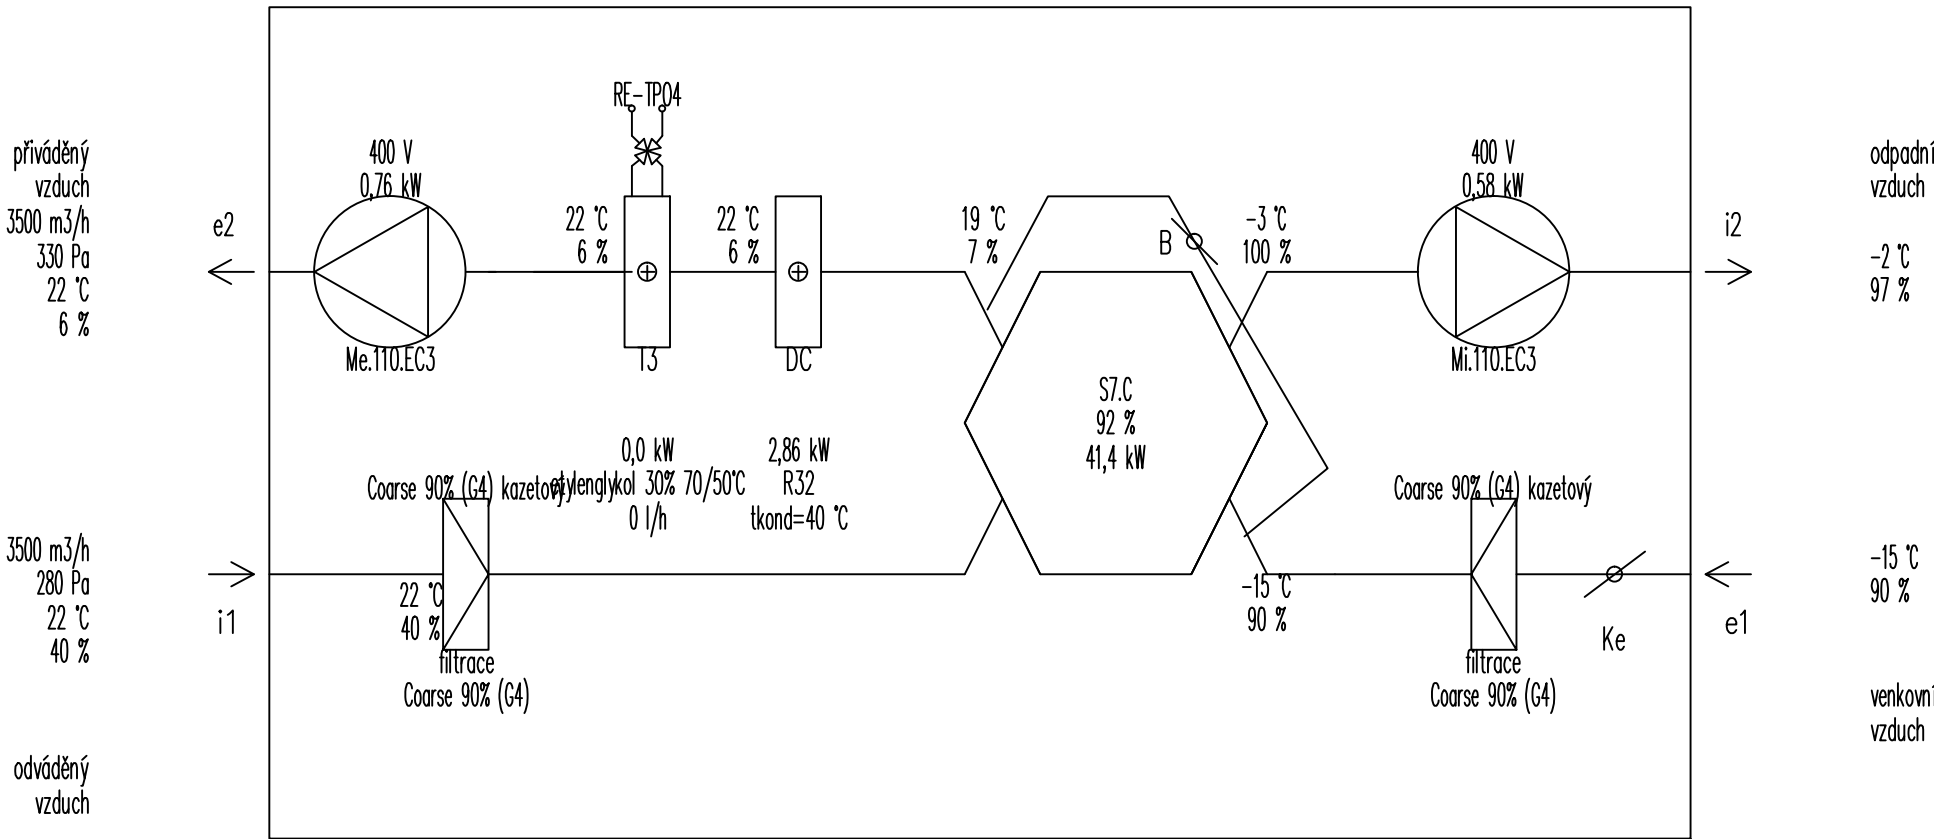

Letní provoz

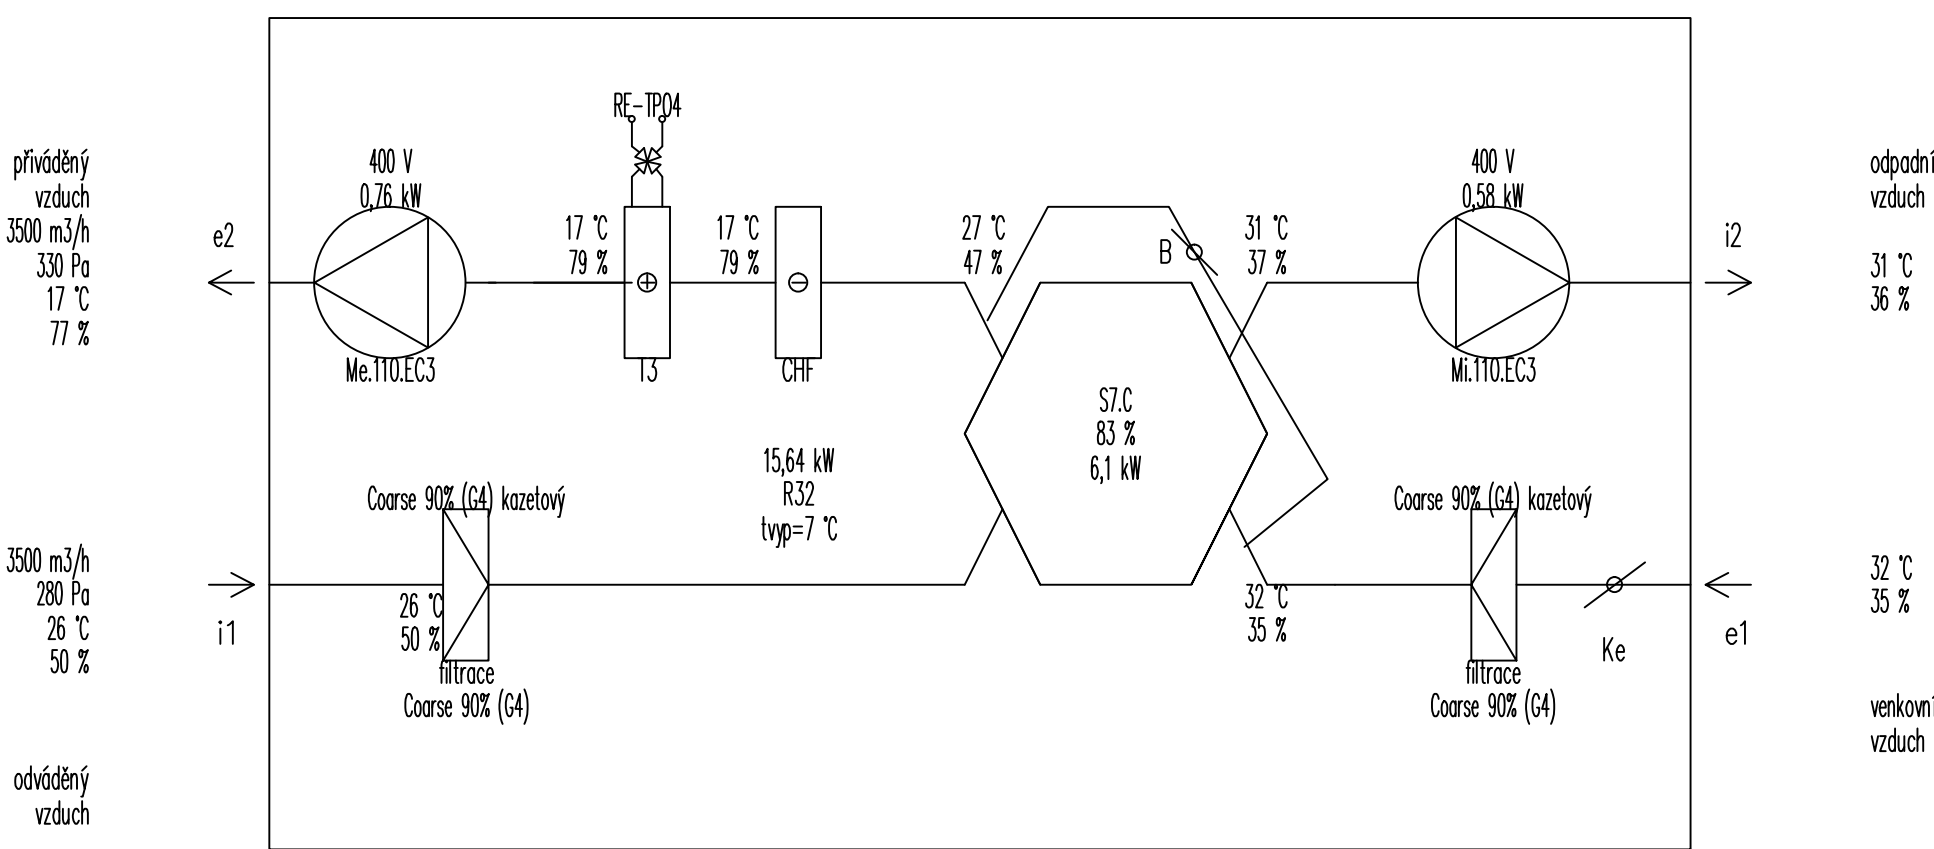

INDEX	ZMĚNA	DATUM	JMÉNO	PODPIS

 Ing. Jiří Nový, projektant vzt, autorizovaný technik v oboru technologické zařízení staveb (č. 0301053) Adresa: U Koupaliště 1076, 363 01 Ostrov, IČ: 44670940, Kontakt: mobil: 721 439 075, e-mail: novyj@centrum.cz, jiri.novy@projekt-vzduchotechnika.cz, Internet: www.projekt-vzduchotechnika.cz		Měřítko 1:50	
ZAKÁZKA: Rekonstrukce objektu MM Habartov	Vypracoval : Ing. J. Nový		 Pořadové číslo 12
	ČÁST: Vzduchotechnika		
	Datum dokončení 02/2025		
OBSAH: Diagramy jednotek		Stupeň projektu DPS	
OBJEDNATEL: Město Habartov STAVEBNÍK:		Číslo archivní D.1.4.b.12	