



PŮDORYS 1.NP - ČÁST 1
měřítko 1:50

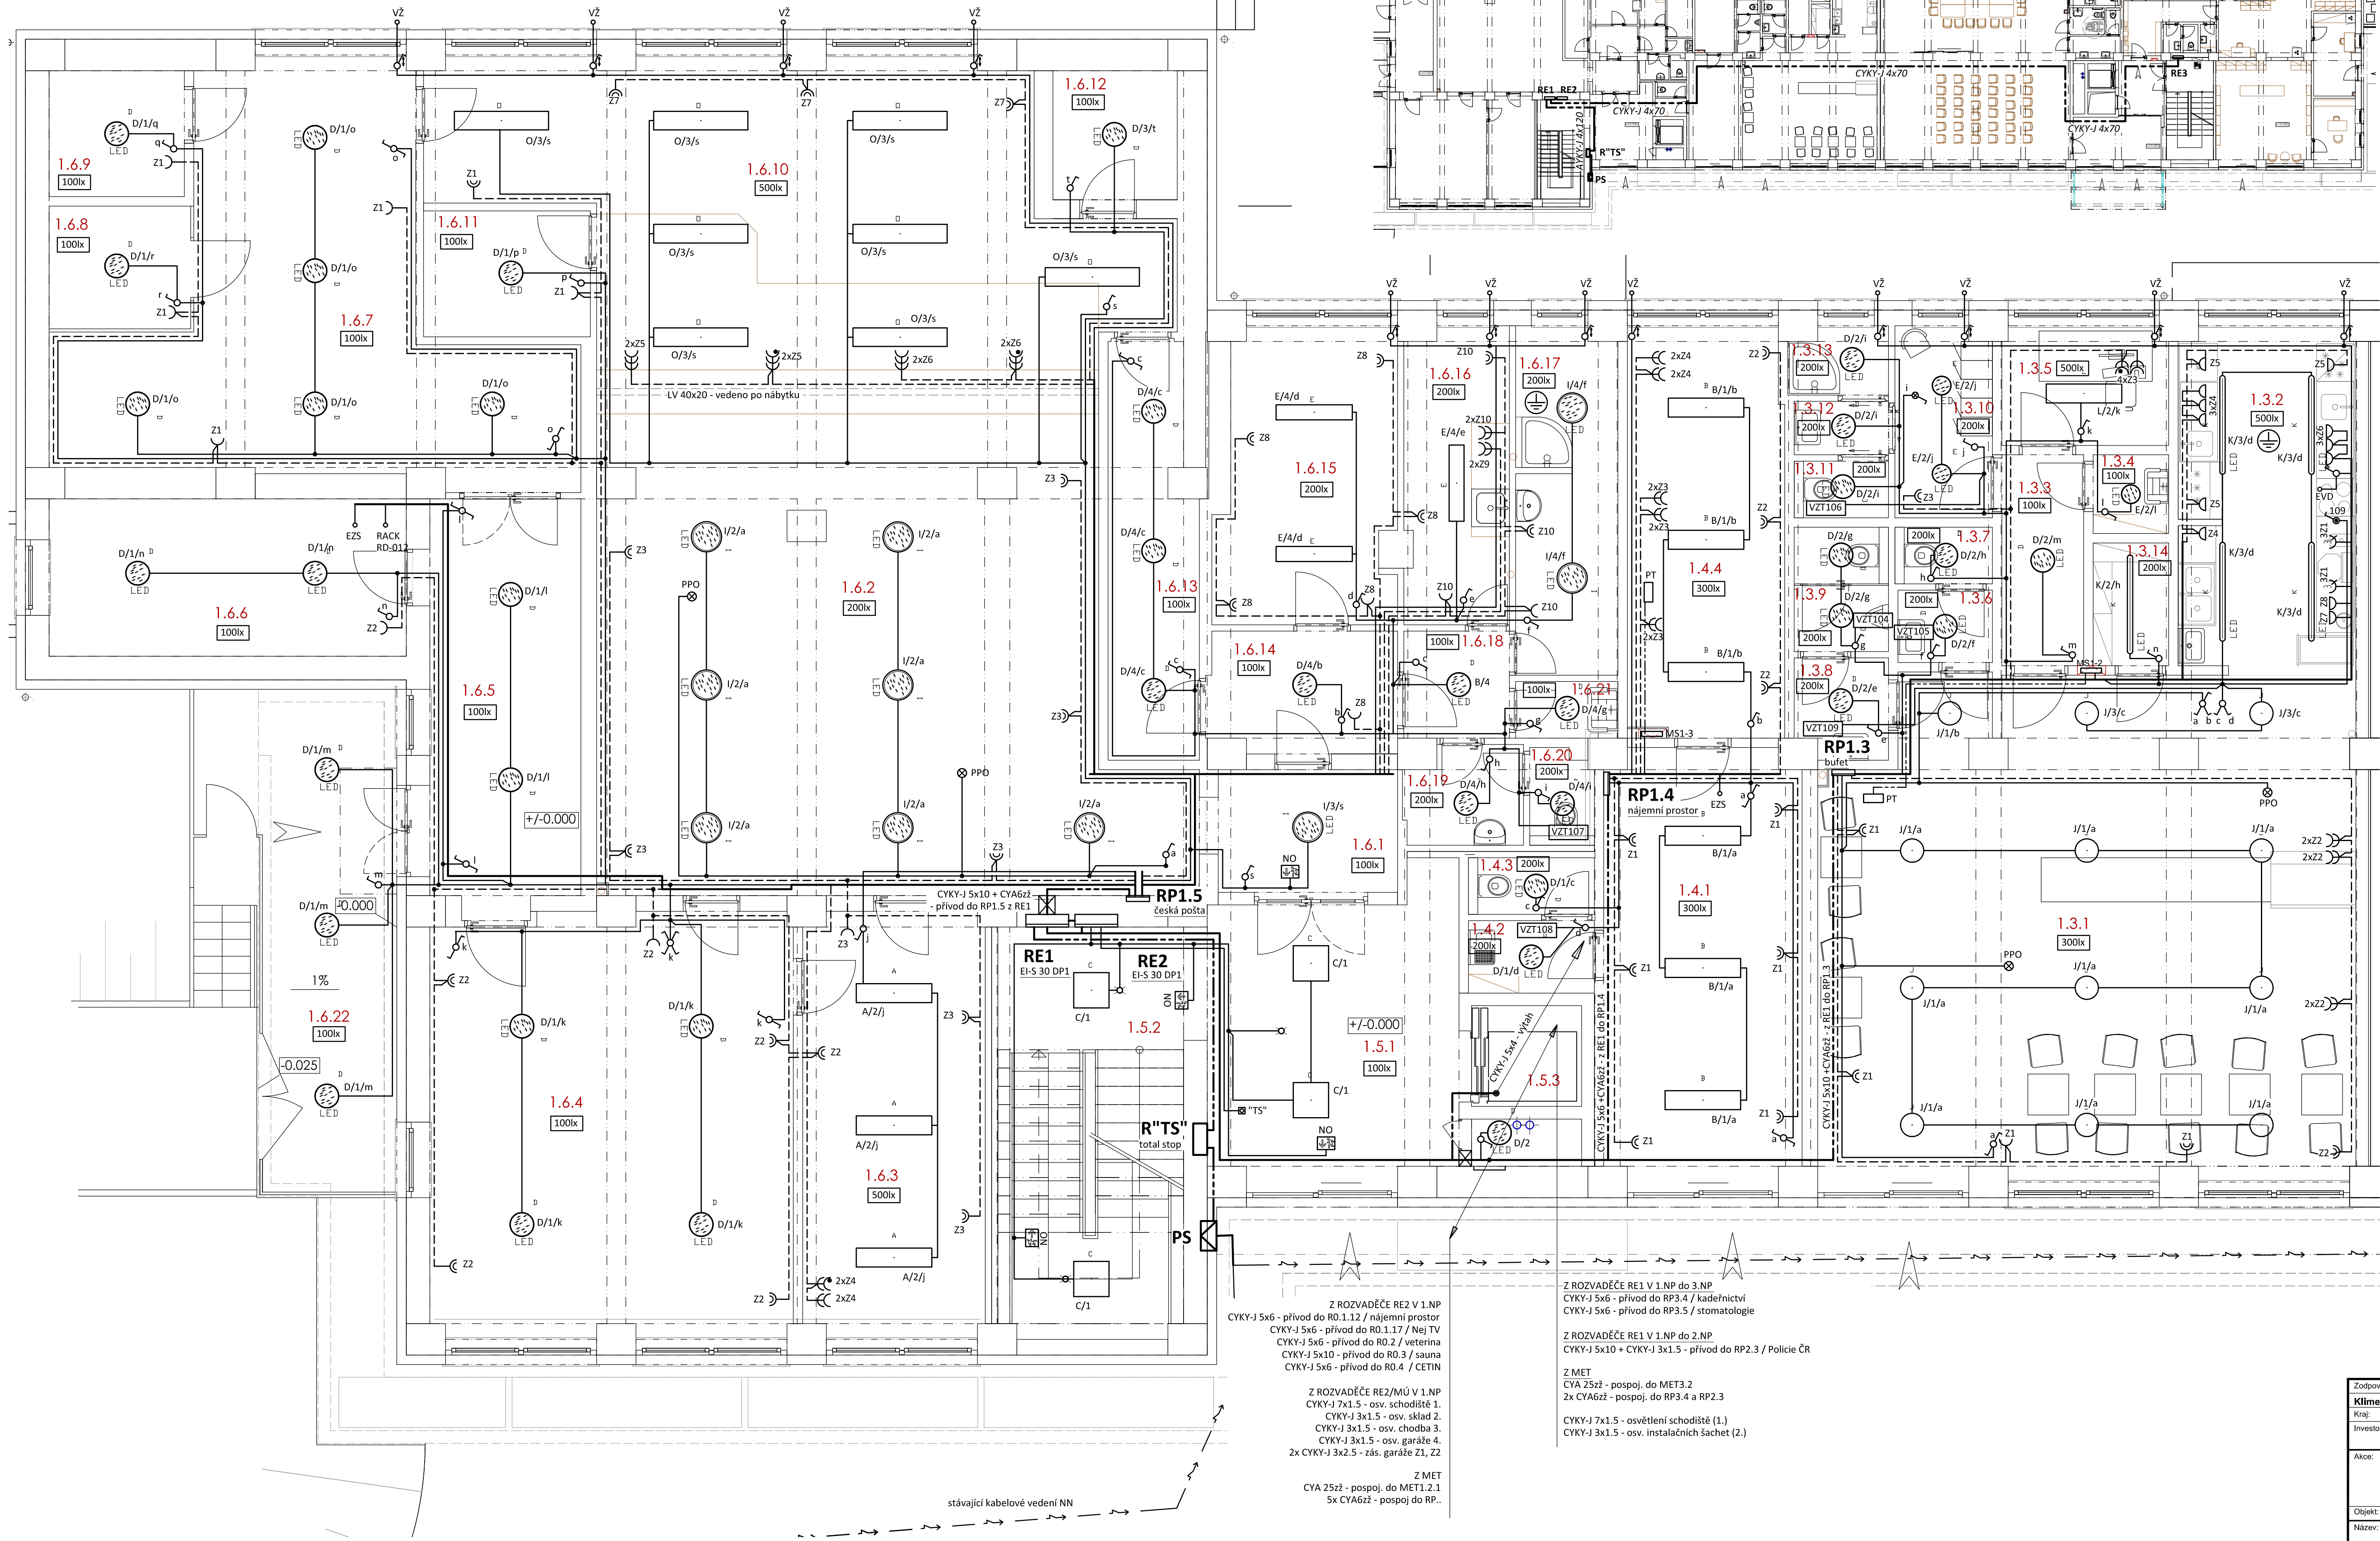

propojení elektroměrových rozvaděčů

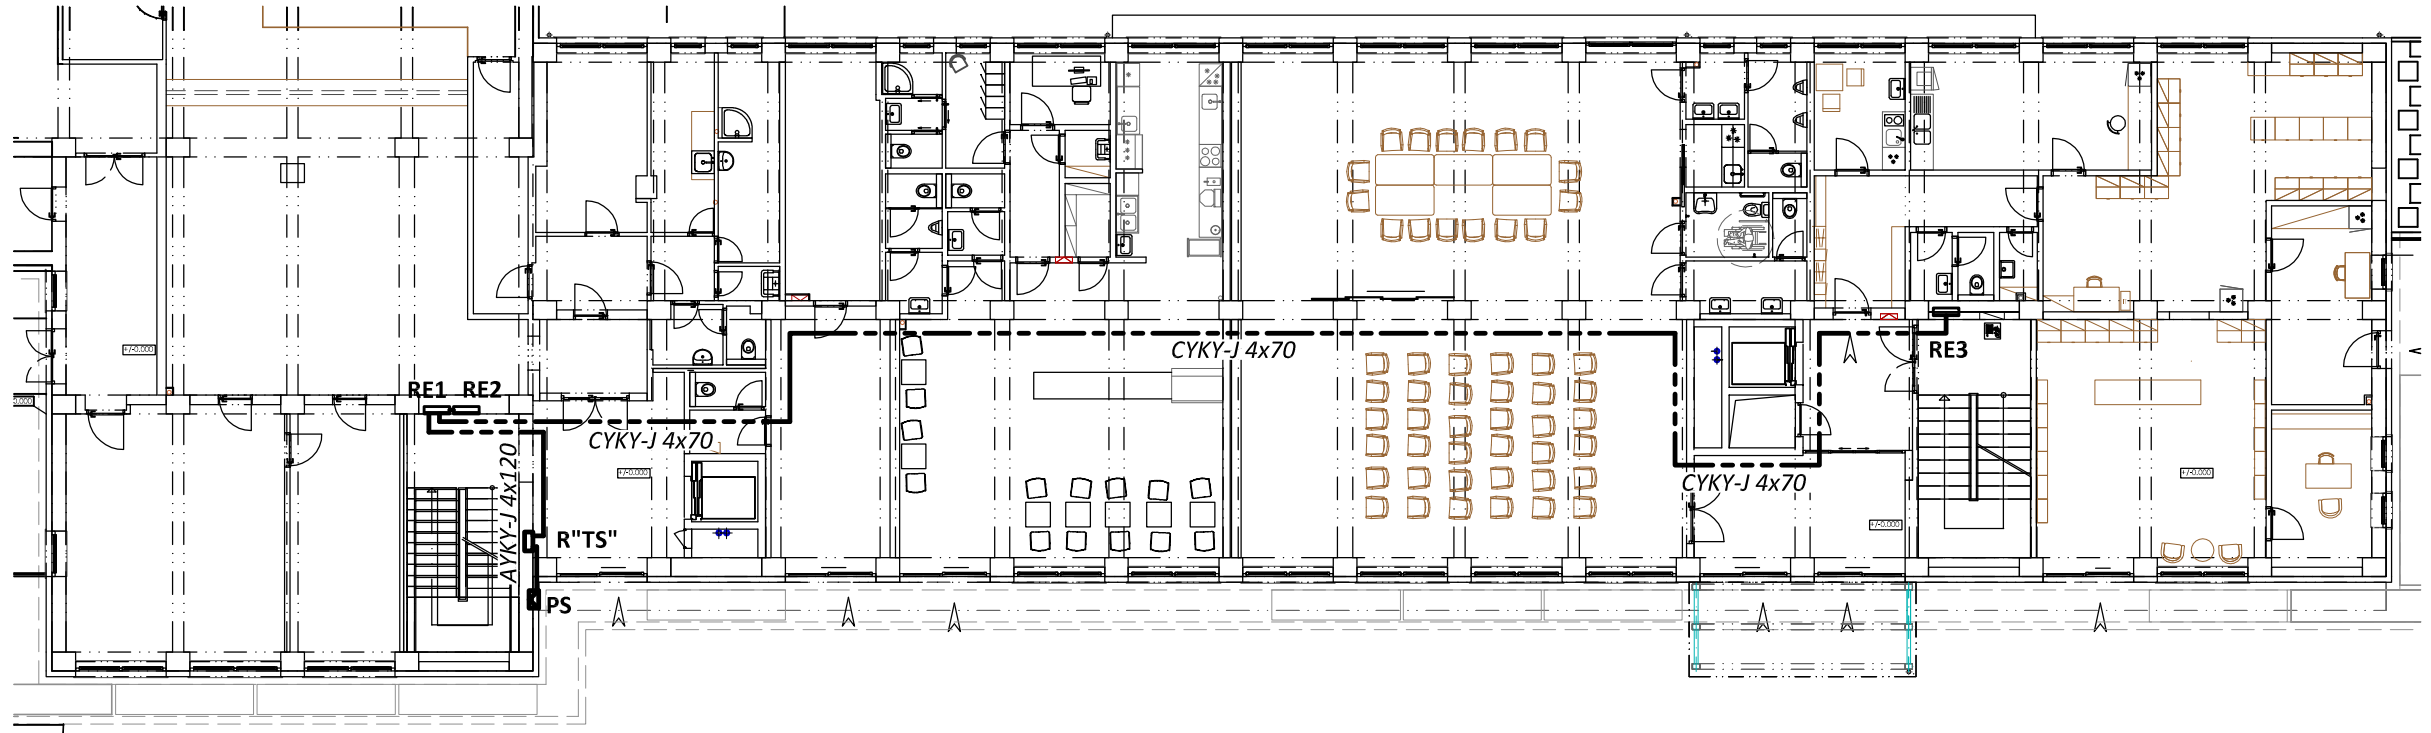

	bufet	
1.3.1	bufet	66,48
1.3.2	připravna	15,38
1.3.3	chodba	4,36
1.3.4	úklid	1,50
1.3.5	kancelář	4,98
1.3.6	předšlň ženy	1,73
1.3.7	toaleta	1,40
1.3.8	předšlň muži	2,30
1.3.9	toaleta a pisár	2,96
1.3.10	šatna	4,63
1.3.11	toaleta	1,35
1.3.12	předšlňka	1,28
1.3.13	spřcha	1,64
1.3.14	sklad potravín	2,34

	CELKEM	112,33
	nájemní prostor	
1.4.1	nájemní prostor	21,69
1.4.2	předšlň	2,30
1.4.3	toaleta	1,80
1.4.4	zázemí/sklad	16,35
	CELKEM	42,14
1.5.1	chodba	17,22
1.5.2	schodiště	19,22
1.5.3	vých	2,80
	CELKEM	39,24
	Česká pošta	
1.6.1	vstupní chodba	5,70
1.6.2	veřejný prostor	65,66
1.6.3	kancelář	19,46

1.6.4	sklad	38,42
1.6.5	chodba	15,56
1.6.6	sklad	14,19
1.6.7	sklad	33,97
1.6.8	sklad	4,39
1.6.9	sklad	4,30
1.6.10	přepážky	47,69
1.6.11	přruční sklad	5,30
1.6.12	přruční sklad	4,05
1.6.13	chodba	8,89
1.6.14	chodba	5,72
1.6.15	šatna	12,84
1.6.16	kuchyňka	7,73
1.6.17	koupelna	8,81
1.6.18	chodba	2,85
1.6.19	předšlňka	2,83
1.6.20	toaleta	1,49
1.6.21	úklid	1,46
1.6.22	rampa	13,53
	CELKEM	324,84
	CELKEM	896,71

Z ROZVADĚČE RE2 V 1.NP
CYKY-J 5x6 - přívod do R0.1.12 / nájemní prostor
CYKY-J 5x6 - přívod do R0.1.17 / Nej TV
CYKY-J 5x6 - přívod do R0.2 / veteriná
CYKY-J 5x10 - přívod do R0.3 / sauna
CYKY-J 5x6 - přívod do R0.4 / CETIN

Z ROZVADĚČE RE2/MŮ V 1.NP
CYKY-J 7x1.5 - osv. schodiště 1.
CYKY-J 3x1.5 - osv. sklad 2.
CYKY-J 3x1.5 - osv. chodba 3.
CYKY-J 3x1.5 - osv. garáže 4.
2x CYKY-J 3x2.5 - zás. garáže Z1, Z2

Z MET
CYA 25zž - pospoj. do MET1.2.1
5x CYAGžž - pospoj. do RP..

Z ROZVADĚČE RE1 V 1.NP do 3.NP
CYKY-J 5x6 - přívod do RP3.4 / kadeřnictví
CYKY-J 5x6 - přívod do RP3.5 / stomatologie

Z ROZVADĚČE RE1 V 1.NP do 2.NP
CYKY-J 5x10 + CYKY-J 3x1.5 - přívod do RP2.3 / Policie ČR

Z MET
CYA 25zž - pospoj. do MET3.2
2x CYAGžž - pospoj. do RP3.4 a RP2.3

CYKY-J 7x1.5 - osvětlení schodiště (1)
CYKY-J 3x1.5 - osv. instalačních šachet (2)

Zodpovědný projektant:	HIP	PROJEKTANT AKCE:
Klímešová Miroslava	Ing. Šárka Dubská	
Kraj: Karlovarský	SÚ: Sokolov	
Investor: Město Habartov, Náměstí Přátelství 112		
357 09 Habartov		
Akce: REKONSTRUKCE BUDOVY MŮ HABAROV	Formát: 10A4	Číslo paré:
	Stupeň: DPS	
	Č. zak.: E-25025	
	Datum: 04/2025	
Objekt: D.1.2.5 TPS - Silnoproud	Měřítko: 1:50	
Název: PŮDORYS 1.NP - ČÁST 1	Číslo výkresu:	D.1.2.5.9