


PŮDORYS 1.NP - ČÁST 2
měřítko 1:50

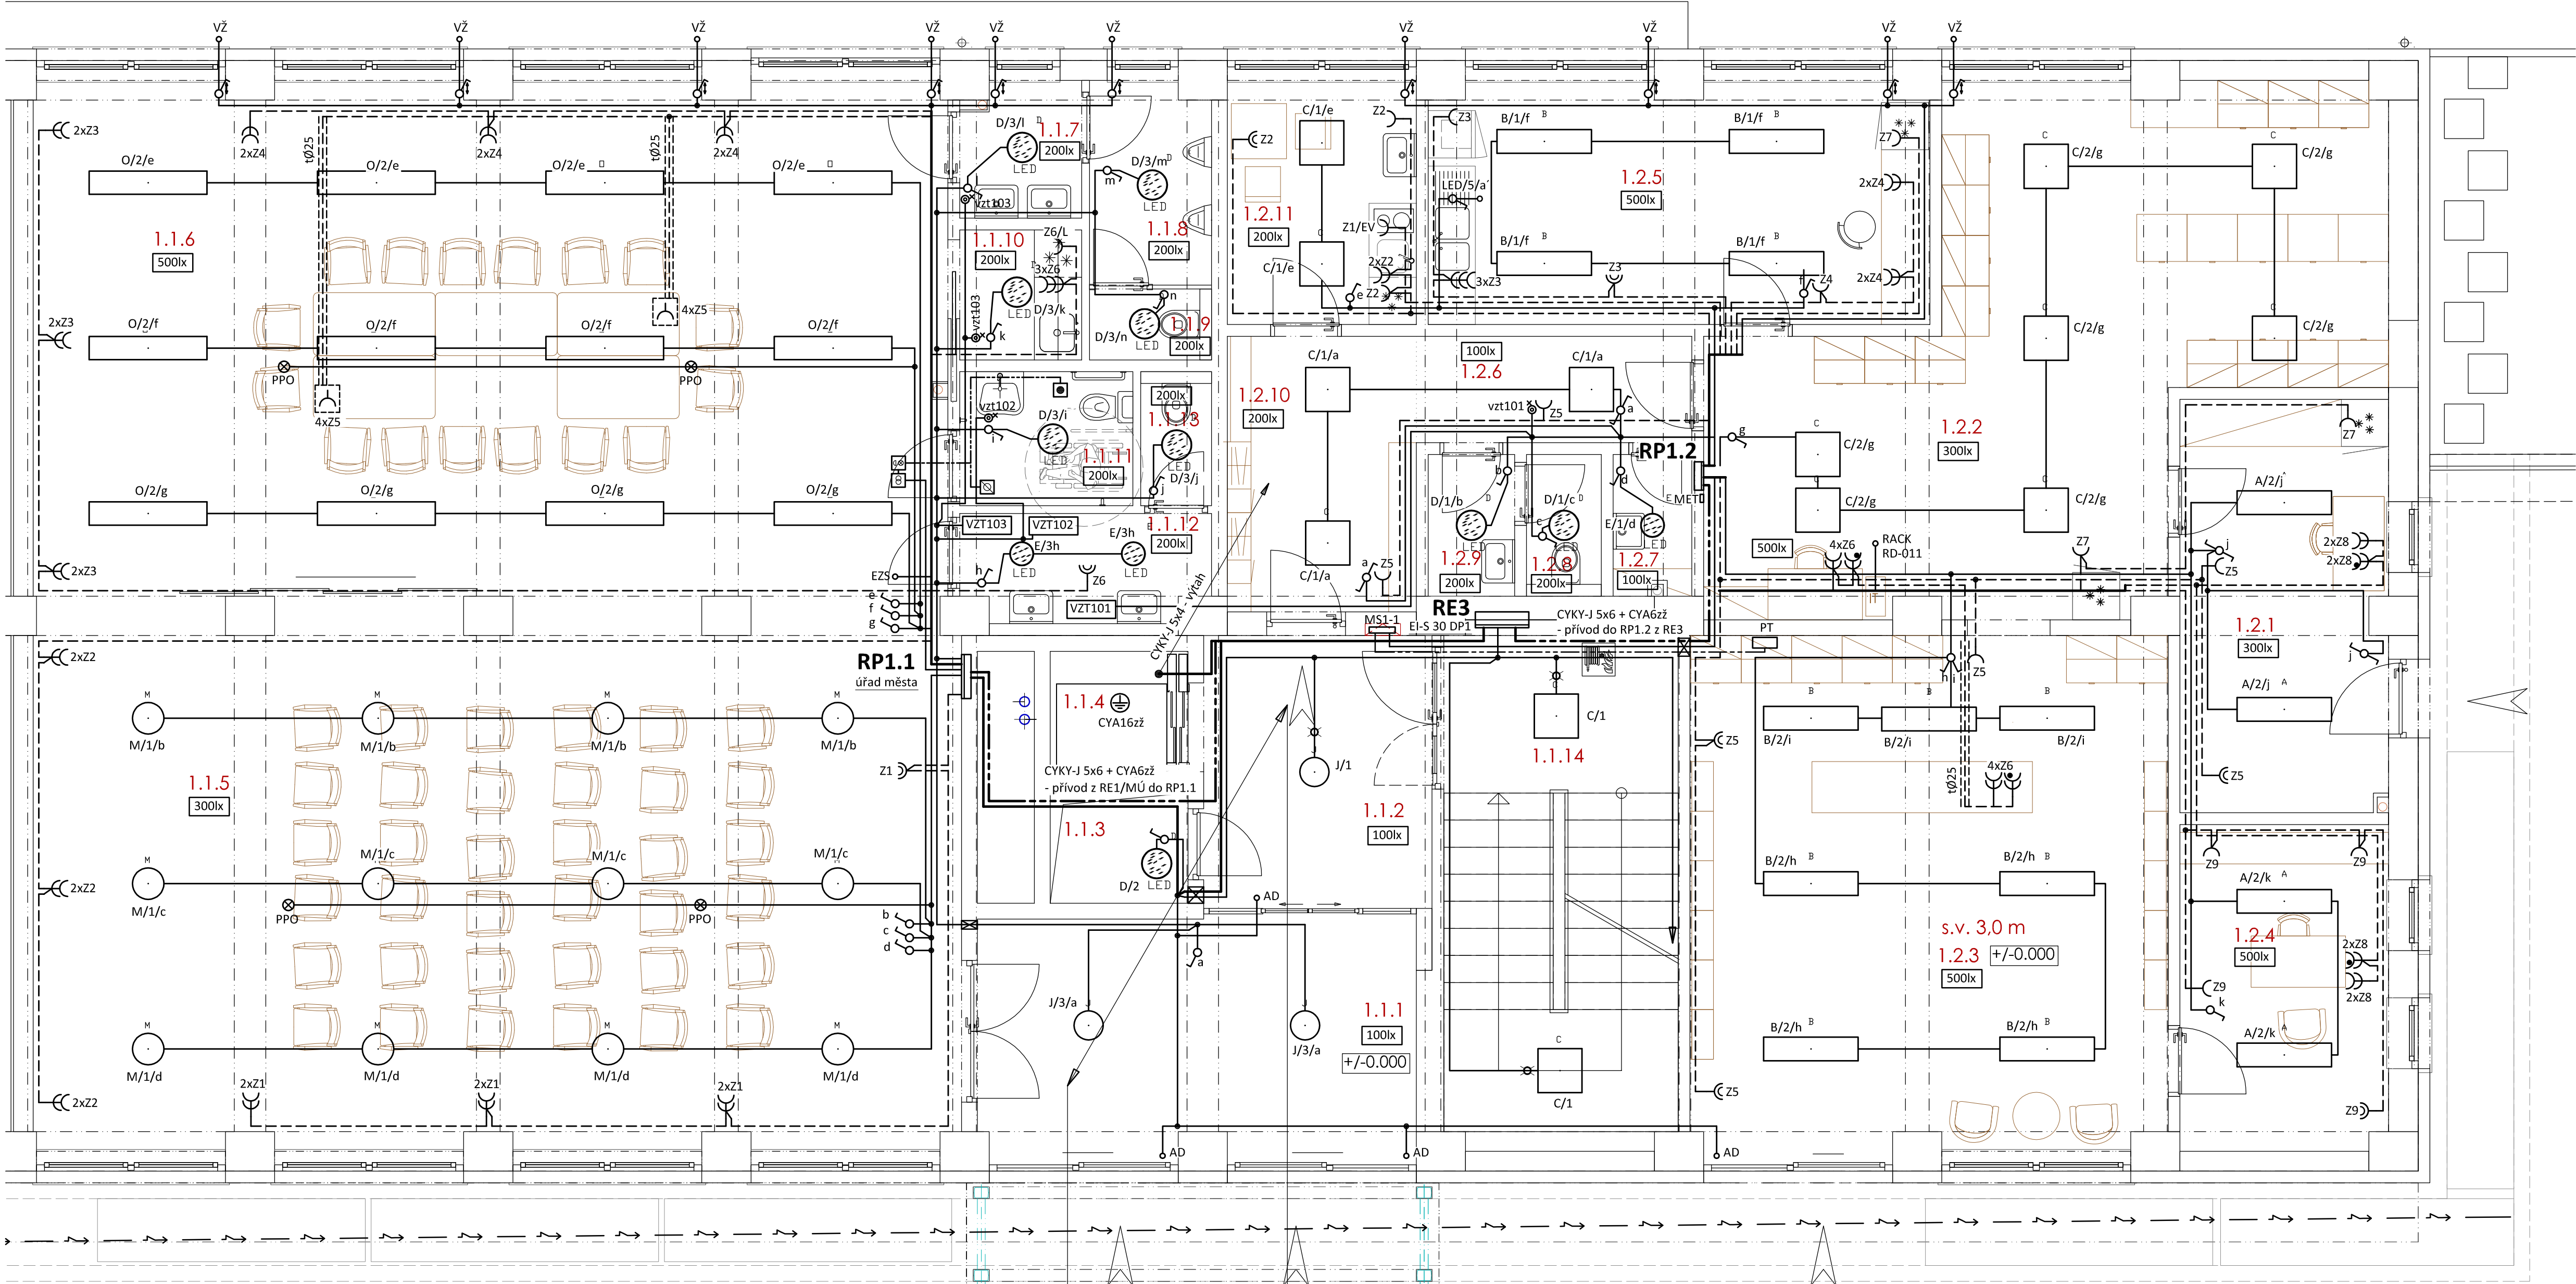

LEGENDA MÍSTNOSTÍ			
Označení	Místnost	Plocha v m²	Pozn.
1.1.1	vstup	17,16	
1.1.2	chodba	10,05	
1.1.3	instalační šachta	2,45	
1.1.4	výťah	2,80	
1.1.5	občasná místnost	81,49	
1.1.6	zasedací místnost	75,95	
1.1.7	předstíň muži	2,52	
1.1.8	pisárny	4,04	
1.1.9	toaleta	1,44	
1.1.10	kuchyně	2,45	
1.1.11	toaleta - imobilní	3,72	
1.1.12	předstíň - ženy	4,19	
1.1.13	toaleta	1,53	
1.1.14	schodiště	19,74	
CELKEM		229,53	
Lékárna			
1.2.1	příjem	13,71	
1.2.2	sklad+adm.kout	40,96	
1.2.3	výdej-otčina	39,88	
1.2.4	poradenské služby	10,93	
1.2.5	umývárna a příprava	19,35	
1.2.6	chodba	4,52	
1.2.7	úklid	1,75	
1.2.8	toaleta	1,71	
1.2.9	předstíňka	1,98	
1.2.10	vstup a šatna zaměstnanci	8,40	
1.2.11	denní místnost	7,44	
CELKEM		150,63	

vývody z RE3/MÚ
7x CYKY-J 3x2.5 - zás.obv. Z1 až Z7
6x CYKY-J 3x1.5 - svět.obv. 4, až 7, 9, 10,
CYKY-J 5x1.5 - svět.obv. 8,
CYKY-J 5x2.5 - MaR
CYKY-J 5x2.5 - technologie fontány (TF)

Z ROZVADĚČE RE3 V 1.NP DO 3.NP
CYKY-J 5x6 - přívod do RP3.1
CYKY-J 5x6 - přívod do RP3.3
Z ROZVADĚČE RE3/MÚ V 1.NP DO 3.NP
CYKY-J 5x6 - přívod do RP3.2

Z ROZVADĚČE RE3/MÚ V 1.NP DO 2.NP
CYKY-J 5x10 - přívod do RP2

Z MET
CYA 25zž - pospoj. do MET3.1
CYA6zž - pospoj. do RP3.2
CYA6zž - pospoj. do RP2

Z ROZVADĚČE RP1.1 NA STŘECHU
CYKY-J 5x2.5 - VZT pro zasedáčku
CYKY-J 5x2.5 - sířena

CYKY-J 7x1.5 - osvětlení schodiště (1.)
CYKY-J 3x1.5 - osv. instalačních šachet (2.)

Zodpovědný projektant:	HIP	3D projekt	PROJEKTANT AKCE:
Klimešová Miroslava	Ing. Šárka Dubská		
Kraj:	Karlovarský	SÚ:	Sokolov
Investor:	Město Habartov, Náměstí Přátelství 112 357 09 Habartov	M. Klimešová - 3D PROJEKT Úvalská 604/2, 360 09 K. Vary IČO: 722 70 179, Tel. 731 409 028	
Akce:	REKONSTRUKCE BUDOVY MÚ HABAROV	Formát:	8A4
		Stupeň:	DPS
		Č. zak.:	E-25025
Objekt:	D.1.2.5 TPS - Silnoproud	Datum:	04/2025
Název:	PŮDORYS 1.NP - ČÁST 2	Měřítko:	1:50
		Číslo výkresu:	D.1.2.5.10