


PŮDORYS 3.NP
měřítko 1:50

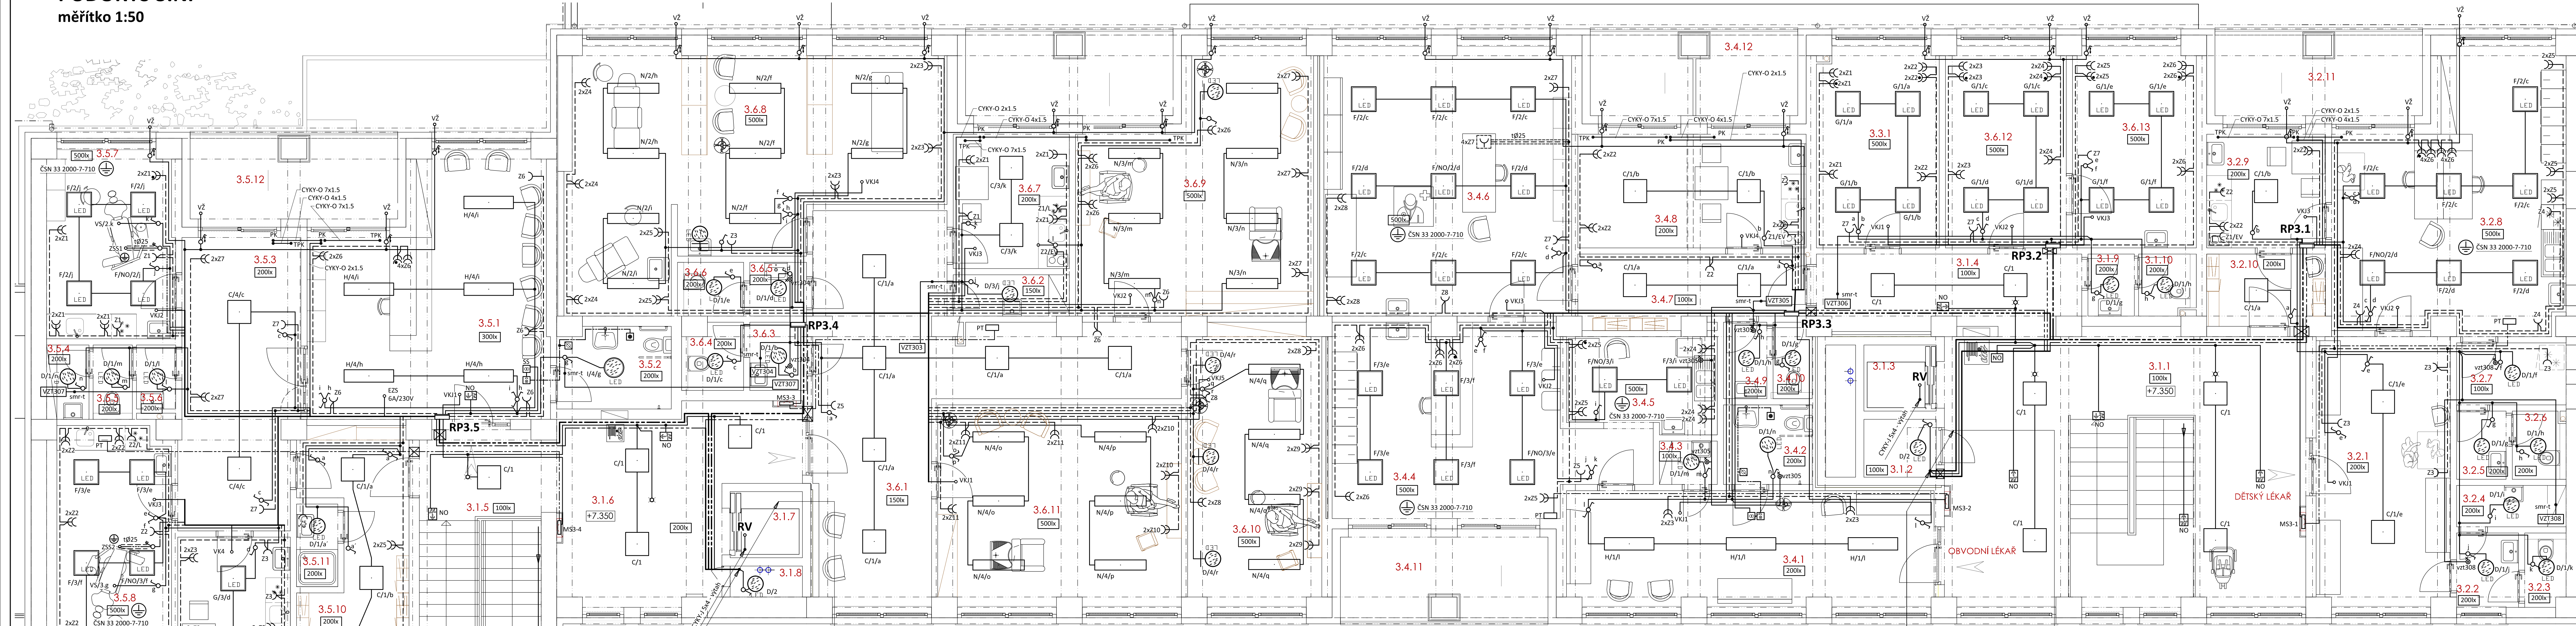

Z ROZVADĚČE RE1 V 1.NP
CYKY-J 5x6 - přívod do RP3.4
CYKY-J 5x6 - přívod do RP3.5
Z MET
CVA 25x2 - pospoj. do MET3.2
CYKY-J 7x1.5 - osvětlení schodiště (1.)
CYKY-J 3x1.5 - osv. instalačních šachet (2.)

Z ROZVADĚČE RP3.5 na střešku
CYKY-J 5x2.5 - J1 (klimajednotka)
Z ROZVADĚČE RP3.4 na střešku
CYKY-J 5x2.5 - J2 (klimajednotka)

LEGENDA MÍSTNOSTÍ			
Označení	Místnost	Plocha v m²	Pozn.
3.1.1	chodba o schodiště	57,53	
3.1.2	instalační šachta	2,45	
3.1.3	výťah	2,80	
3.1.4	chodba	11,14	
3.1.5	schodiště	19,78	
3.1.6	chodba	22,07	
3.1.7	výťah	2,80	
3.1.7	instalační šachta	1,31	
CELKEM		119,88	
Dětský lékař			
3.2.1	čekárna	21,07	
3.2.2	předšifka	2,70	
3.2.3	toaleta	1,74	
3.2.4	úklid	2,45	
3.2.5	předšifka	1,98	
3.2.6	toaleta	2,09	
3.2.7	chodba	3,98	
3.2.8	ordinace	33,27	
3.2.9	diagnostická místnost	7,90	
3.2.10	šatna	4,91	
3.2.11	toaleta	9,78	
CELKEM		92,07	

Kancelář úřadu města		
3.3.1	kancelář	14,34
3.3.2	kancelář	14,20
3.3.3	kancelář	14,55
3.3.4	předšifka	1,69
3.3.5	toaleta	2,00
CELKEM		46,80
Obvodní lékař		
3.4.1	čekárna	24,72
3.4.2	klimatická toaleta	4,14
3.4.3	úklid	1,47
3.4.4	šatna	29,03
3.4.5	odbylky	8,00
3.4.6	ordinace	39,00
3.4.7	chodba	9,13
3.4.8	diagnostická místnost	13,19
3.4.9	předšifka	1,94
3.4.10	toaleta	1,70
3.4.11	toaleta	9,78
3.4.12	toaleta	9,78
CELKEM		163,88

Stomatologie		
3.5.1	příjem, čekárna	32,28
3.5.2	toaleta klientů	5,40
3.5.3	chodba	19,87
3.5.4	úklid	1,85
3.5.5	toaleta	1,71
3.5.6	předšifka	1,47
3.5.7	ordinace 1	13,98
3.5.8	ordinace 2	20,37
3.5.9	diagnostická místnost	11,36
3.5.10	šatna	15,96
3.5.11	umývárna/šatna	2,00
3.5.12	toaleta	9,78
CELKEM		136,03
Nájemní prostory		
3.6.1	chodba	
3.6.2	úklid	
3.6.3	předšifka	
3.6.4	toaleta	
3.6.5	předšifka	
3.6.6	toaleta	
3.6.7	diagnostická místnost	

Z ROZVADĚČE RE3 V 1.NP
CYKY-J 5x6 - přívod do RP3.1
CYKY-J 5x6 - přívod do RP3.3
Z ROZVADĚČE RE3/MÚ V 1.NP
CYKY-J 5x6 - přívod do RP3.2
Z MET
CVA 25x2 - pospoj. do MET3.1
CYKY-J 5x10 - K1 2.np (klimajednotka)
CYKY-J 5x2.5 - VZT pro zasedačku
CYKY-J 5x2.5 - sířena

Z ROZVADĚČE RP3.1 na střešku
CYKY-J 5x2.5 - J5 (klimajednotka)
Z ROZVADĚČE RP3.2 na střešku
CYKY-J 5x2.5 - J4 (klimajednotka)
Z ROZVADĚČE RP3.3 na střešku
CYKY-J 5x2.5 - J3 (klimajednotka)
Z ROZVADĚČE RP2 na střešku
CYKY-J 5x10 - K1 2.np (klimajednotka)
Z ROZVADĚČE RP1.1 NA STŘEŠKU
CYKY-J 5x2.5 - VZT pro zasedačku
CYKY-J 5x2.5 - sířena

Zodpovědný projektant:
Křmešová Miroslava
Kraj: Karlovarský
Investor: Město Habartov, Náměstí Přátelství 112
357 09 Habartov

HP
Ing. Šárka Dubáková
SÚ: Sokolov

PROJEKTANT AKCE:

M. Křmešová - 3D PROJEKT
Úvalská 604/2, 360 09 K. Vary
180 722 70 179, Tel. 731 409 026

Formát: A2x4
Sheet: DPS
Č. zak.: E-25025
Datum: 04/2025
Měřítko: 1:50
Číslo výkresu:

REKONSTRUKCE OBJEKTU MM HABARTOV
PŮDORYS 3.NP
D.1.2.5.12