



NAPOJENÍ NOVÉHO STL PLYNOVODU NAVRTÁVKOU
NA STÁVAJÍCÍ STL PLYNOVOD PODLE PODMÍNEK PLYNÁRNÝ

č.p. 188

.445

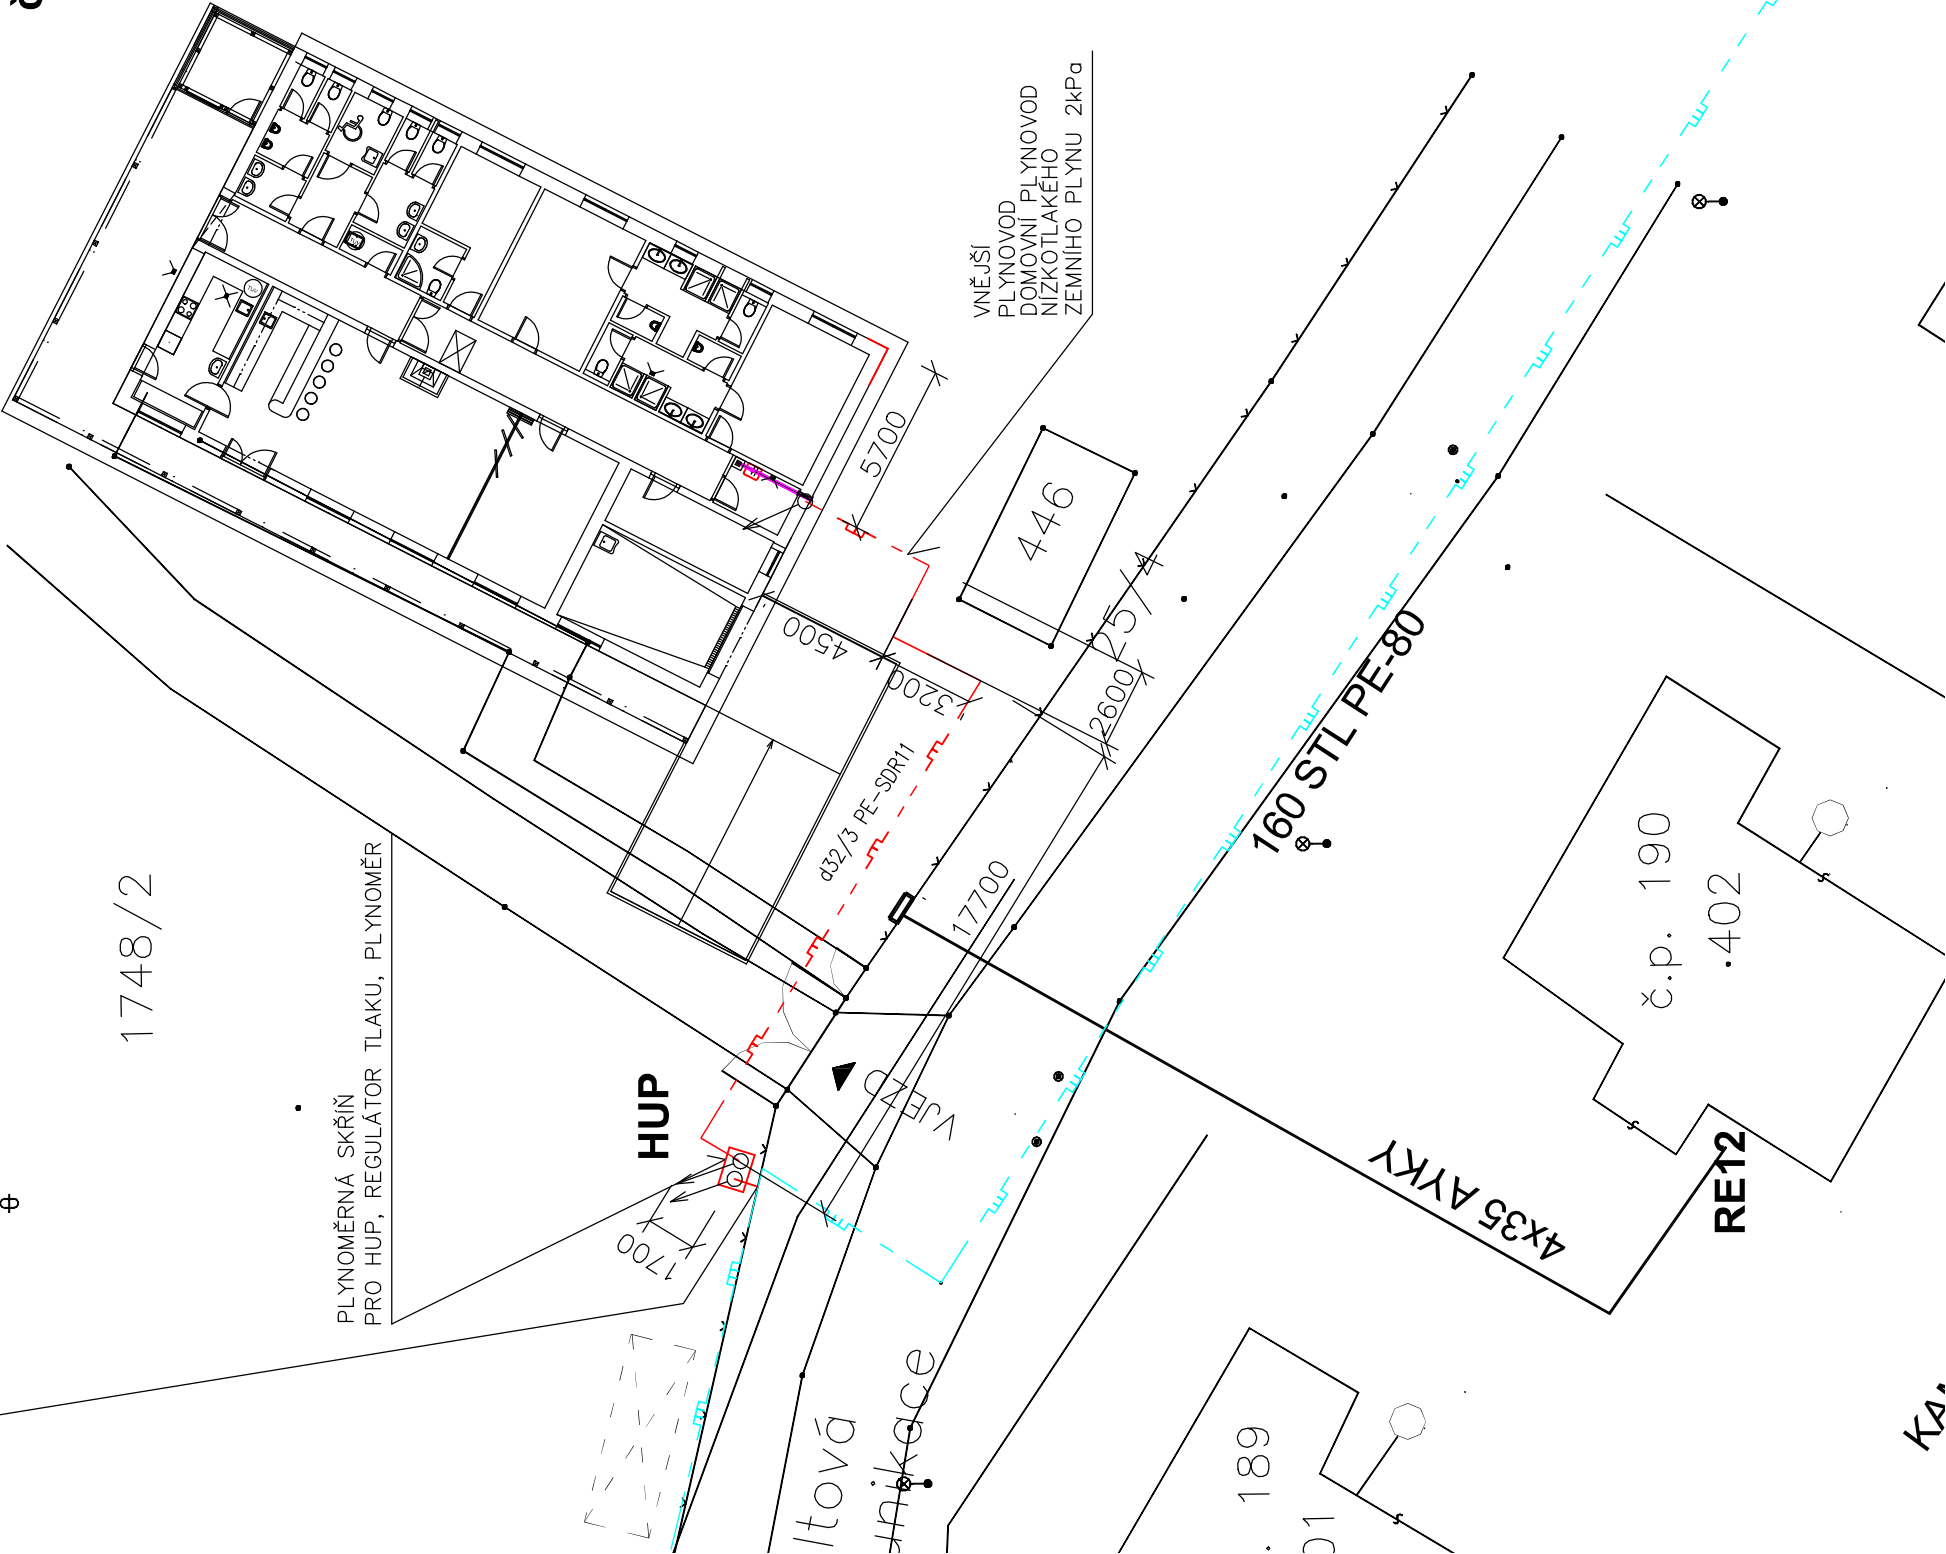


ŘEZ VENKOVNÍM
VEDENÍM

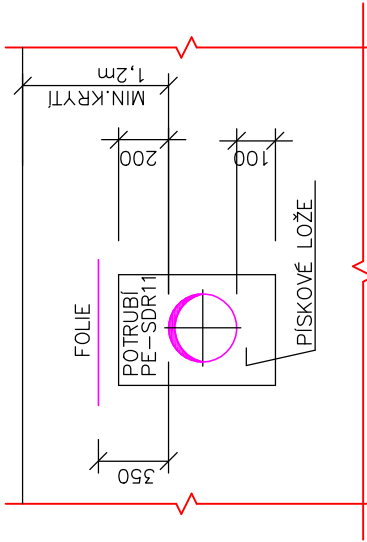

REGULÁTOR TLAKU 300kPa / 2 kPa, MAX. 4 m³/h ZP

PLYNOMĚR G4
DOD.PLYNÁRNÝ

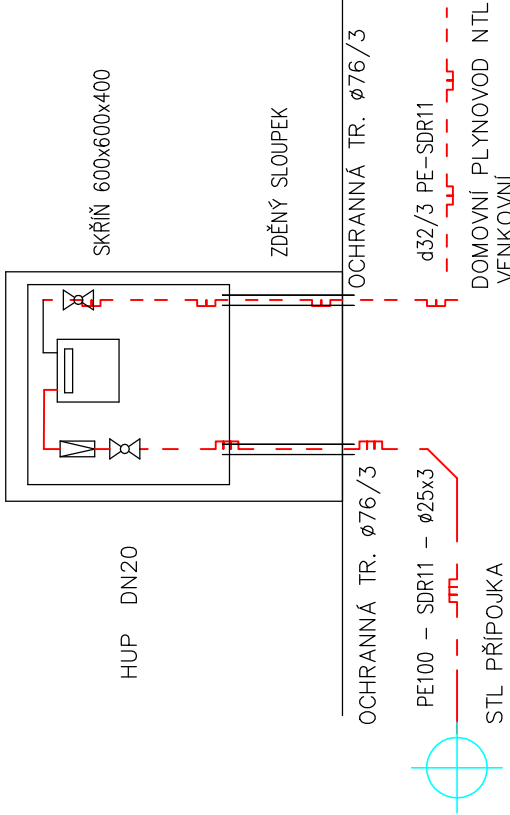

STL plynovod stávající

STL přípojka plynu nová

NTL venkovní domovní plynovod

PŘED ZAHÁJENÍM VÝKOPOVÝCH PRACÍ
PROVÉST VYTÝČENÍ INŽ.SÍTÍ JEJICH SPRÁVCÍ
PODLE KOORDINAČNÍ SITUACE INŽENÝRSKÝCH SÍTÍ V ZÁJMOVÉM ÚZEMÍ

Vypracoval Ing. Petr Bůžek	Zodp. projektant	Tech. kontrola	Ing. Petr Bůžek KLIMATECHNIK 353 01 Mariánské Lázně e-mail: klimatechnikp@seznam.cz
Kreslil			
Investor obec Stará Voda	formát A3		
datum 5/2018			účel PP
č. zakázky			č. kopie
č. archivní č.			archivní č.
Měřítko 1:250			č. výkresu 1