

KANALIZACE SITUACE

M 1:200

KANALIZACE PODÉLNÝ PROFIL

M 1:500/100

VZDÁLENOSTI ŠACHET
OZNAČENÍ ŠACHET

22.80	8.10
RŠS	
RŠ1/90.0'	
RŠ2	

SMĚROVÉ POMĚRY



MĚŘÍTKA 1:500/100

LEGENDA TYPŮ ČAR
PŮVODNÍ TERÉN
UPRAVENÝ TERÉN



SOUBĚH

KÓTA UPRAVENÉHO TERÉNU

KÓTA HRUBÝCH TERÉNNÍCH ÚPRAV

HLOUBKA VÝKOPU

KÓTA VÝKOPU



HLOUBKA DNA POTRUBÍ

KÓTA DNA POTRUBÍ

KÓTA PŮVODNÍHO TERÉNU

SROVNÁVACÍ ROVINA

STANIČENÍ [km/m]
PROFIL[mm]–MATERIÁL–DĚLKA[m]
SKLON[promile]–DĚLKA[m]
ULOŽENÍ

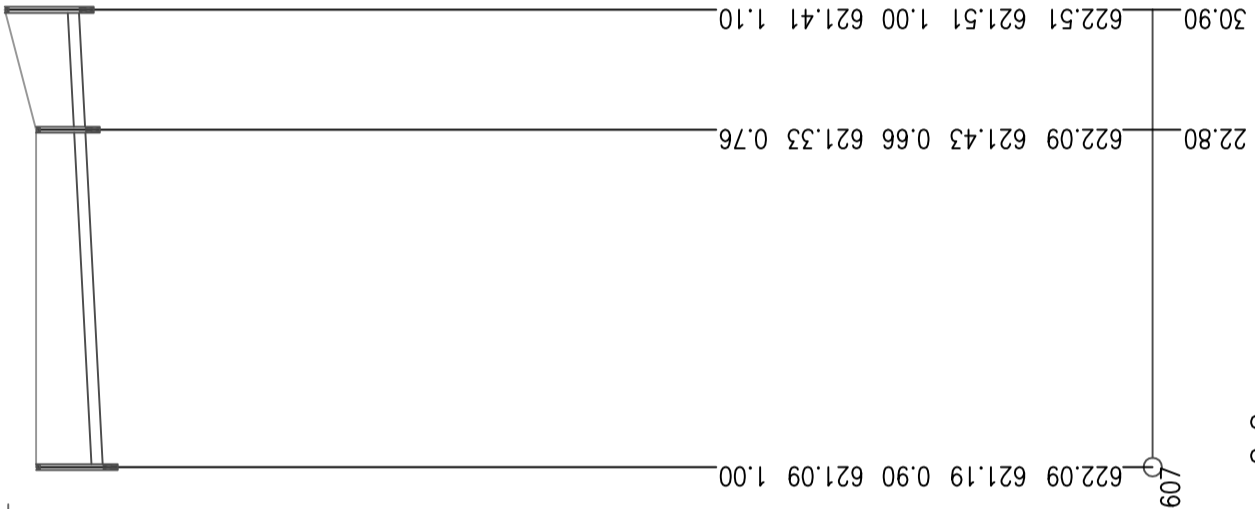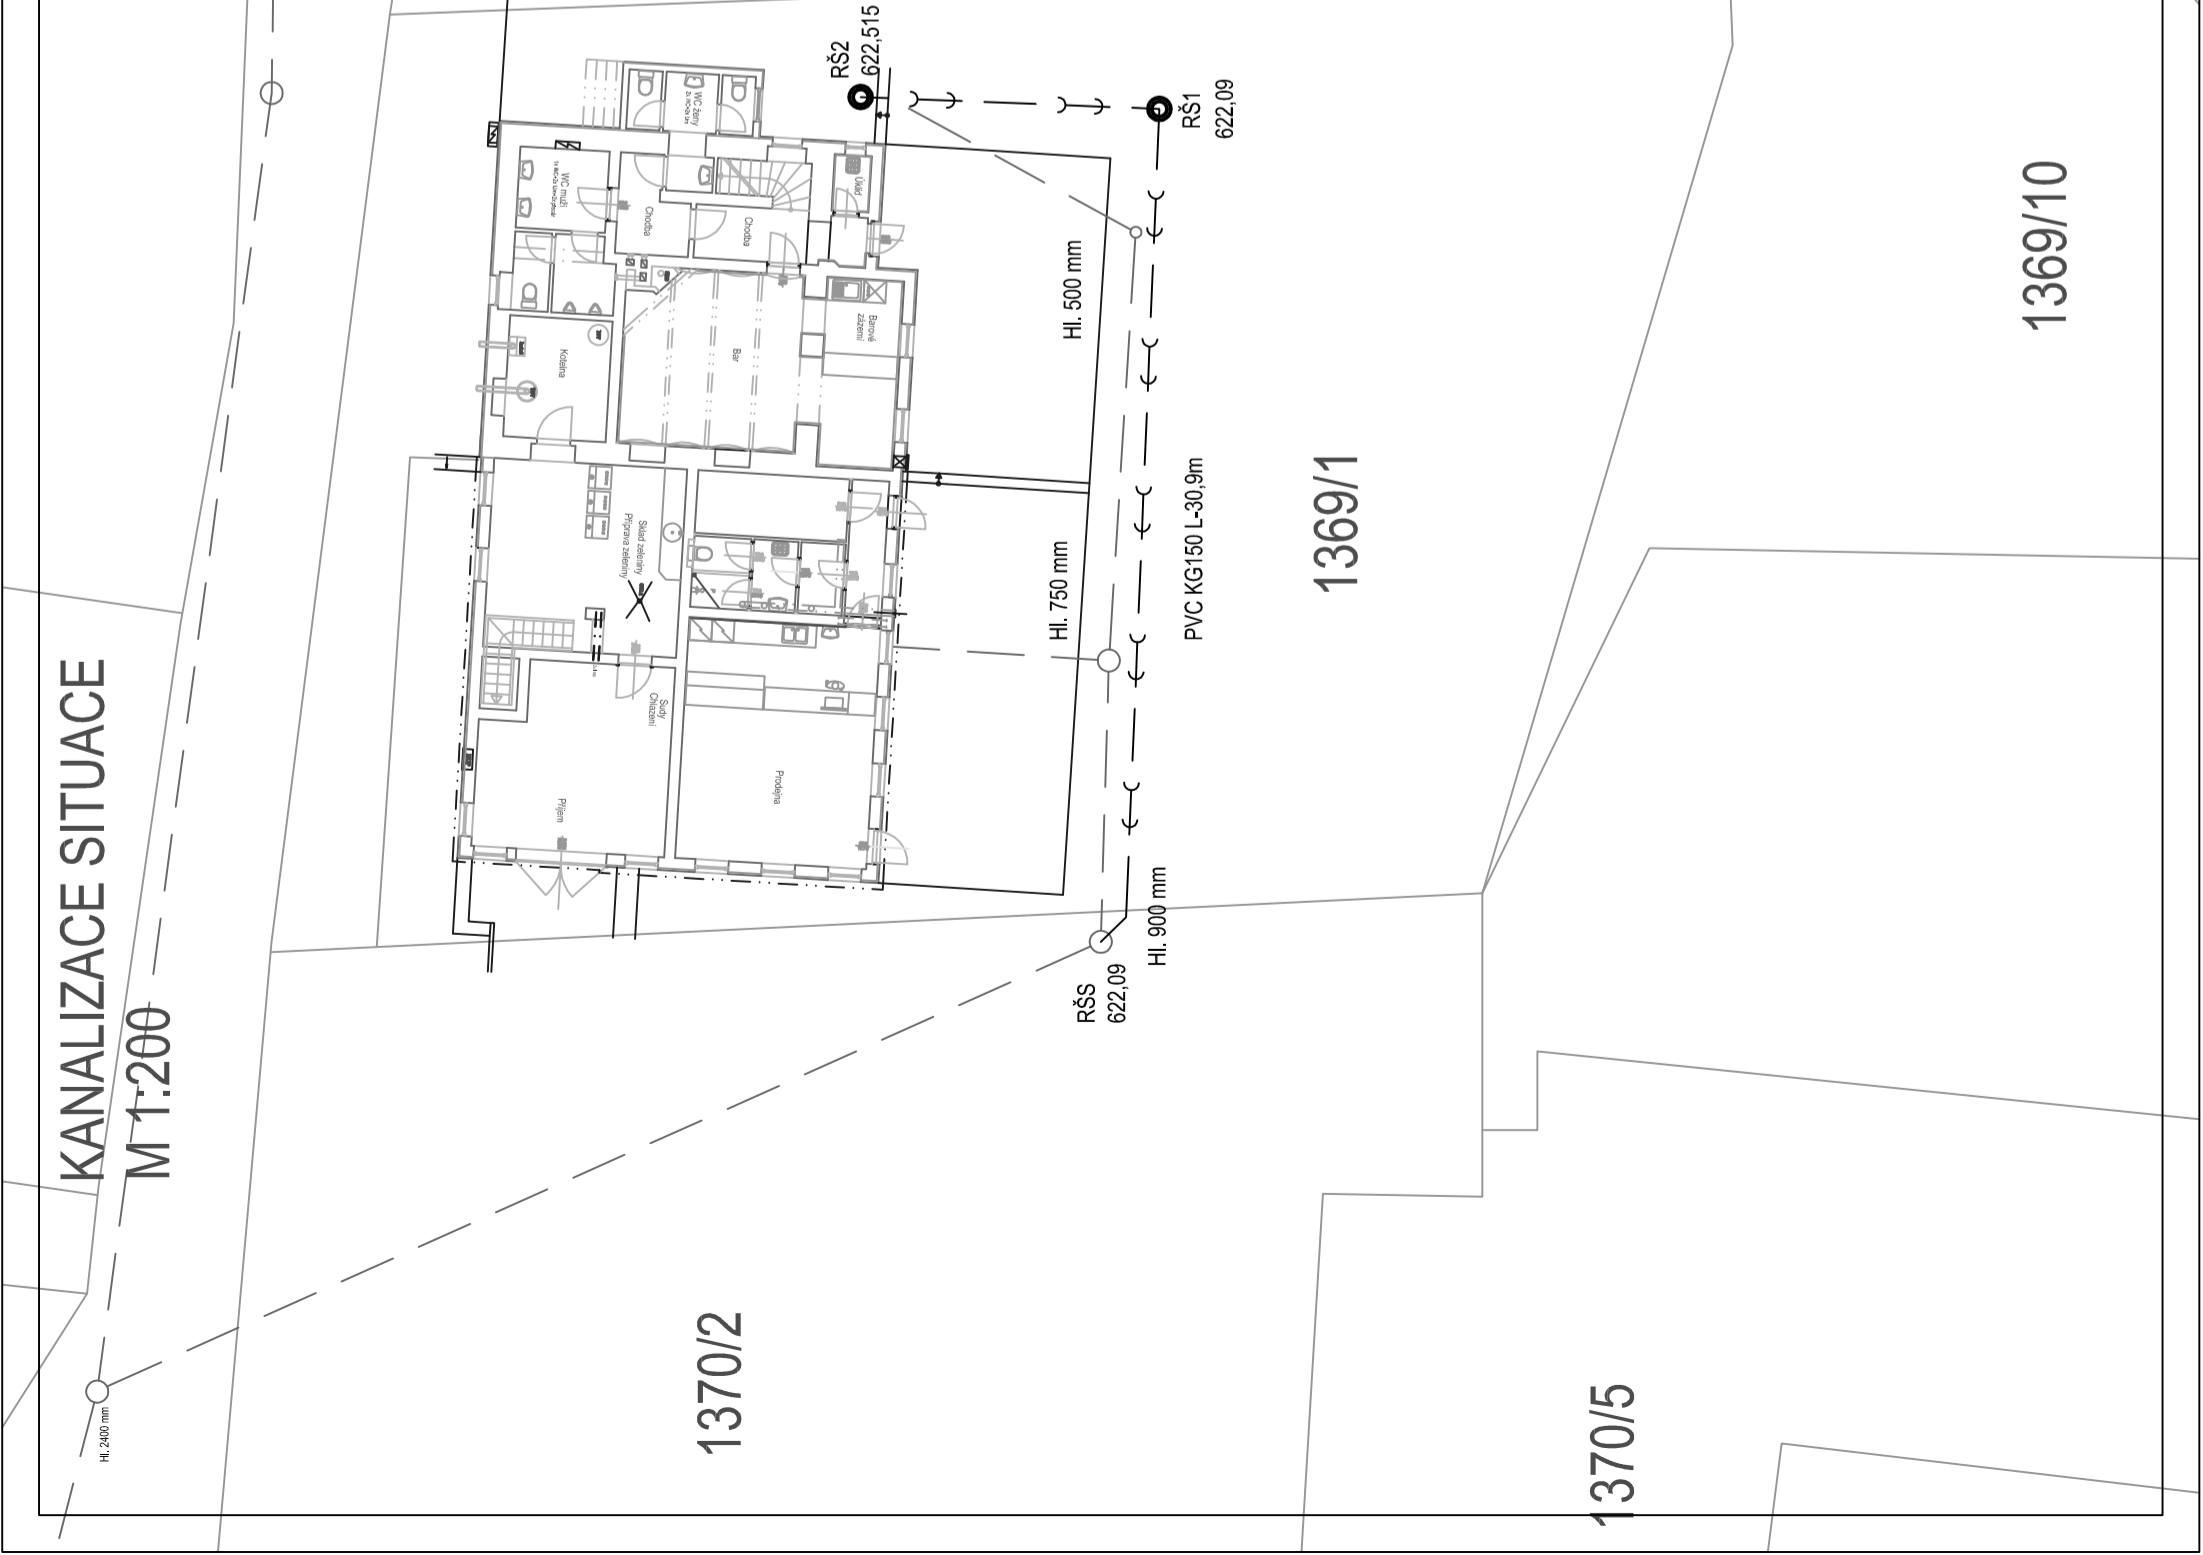

0.0
DN150–PVC KG–30.90
10.52–30.90
PISEK

Výpracoval :		Vedoucí projektu :		Autorizace :		Poré :	
Pavel Stejskal AT		Ing.Ivo Horych					
Kreslil :		Odpovědný projektant části ÚT :					
Pavel Stejskal AT		Pavel Stejskal AT					
Investor :		Obec Stříbrná					
		Stříbrná 670, IČO 00259616					
Stavba :		Stavební úpravy penzionu Mártý					
		Stříbrná 75, č.p.p.699, k.ú. Stříbrná					
Objekt :		Zařízení zdravotně technických instalací		Formát : 594x297		Datum : 01/2022	
Část :		ZTI		Stupeň: DSP		Číslo zakázky : 0072022	
Obsah :		Kanalizace rozvinuté řezy		Měřítko : 1:200		Číslo přílohy : D.1.4.a–12	