




Půdorys – kanalizace

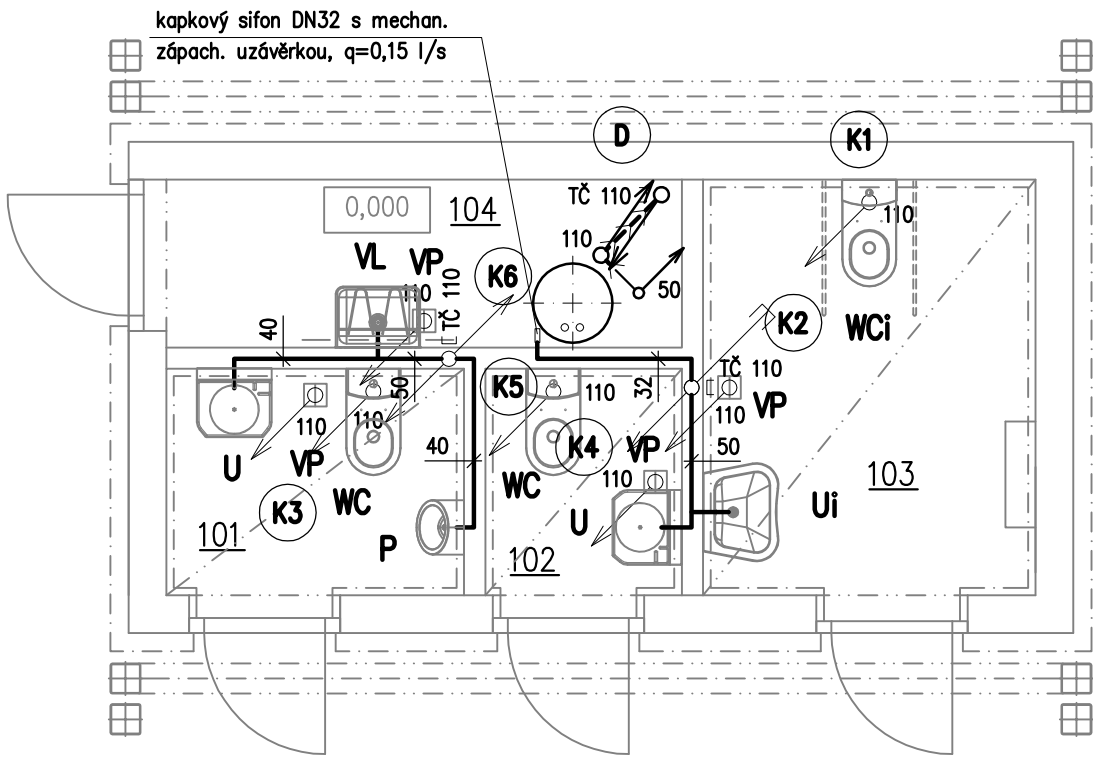

Půdorys – vodovod

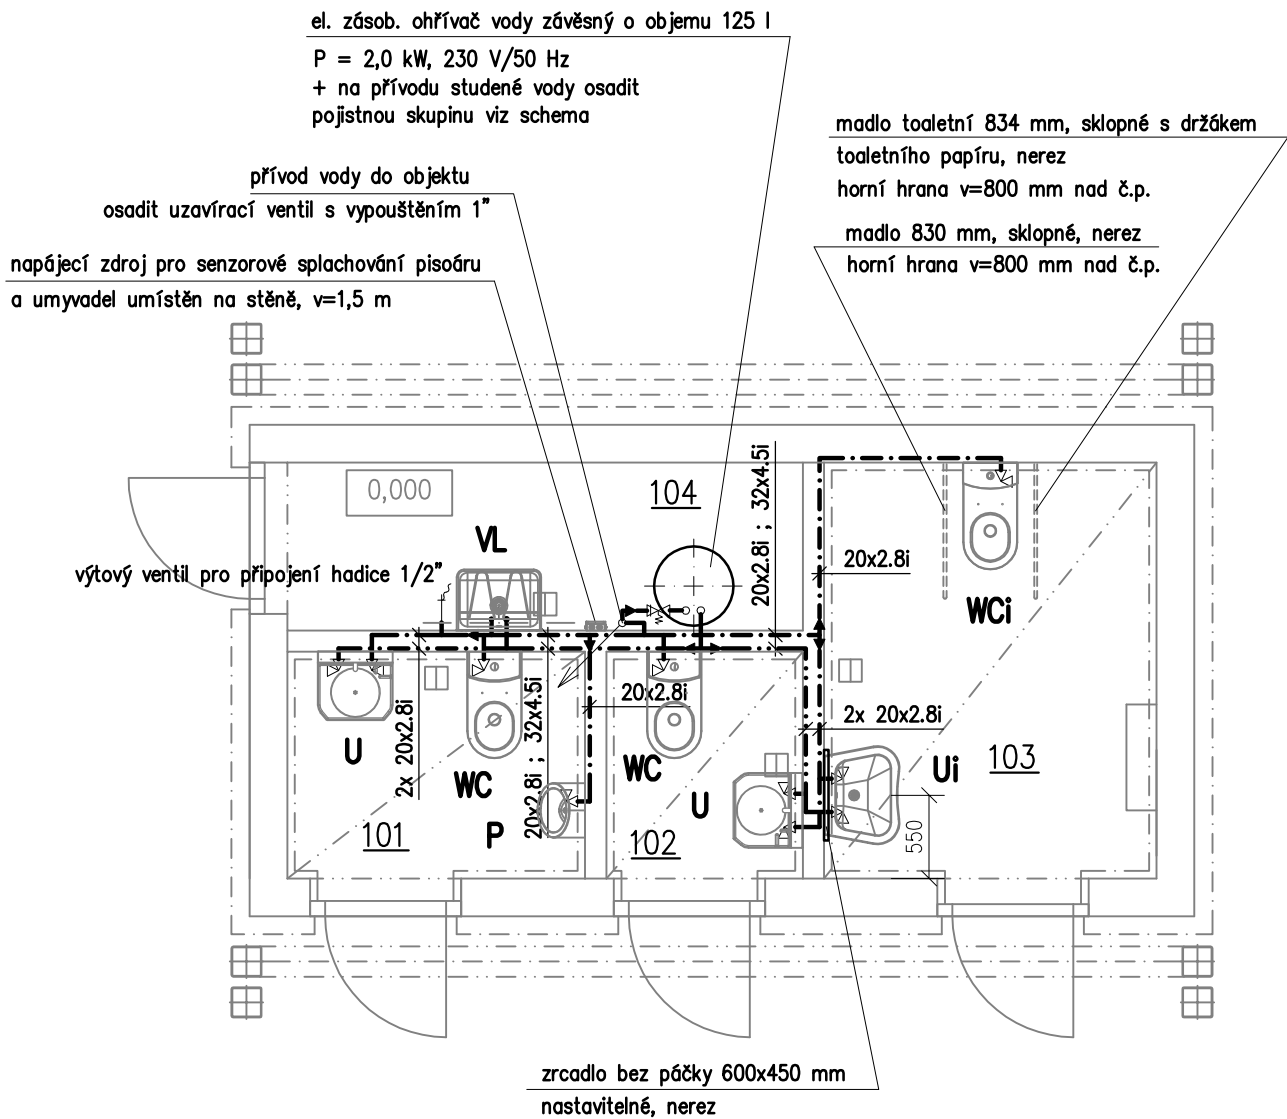


LEGENDA :

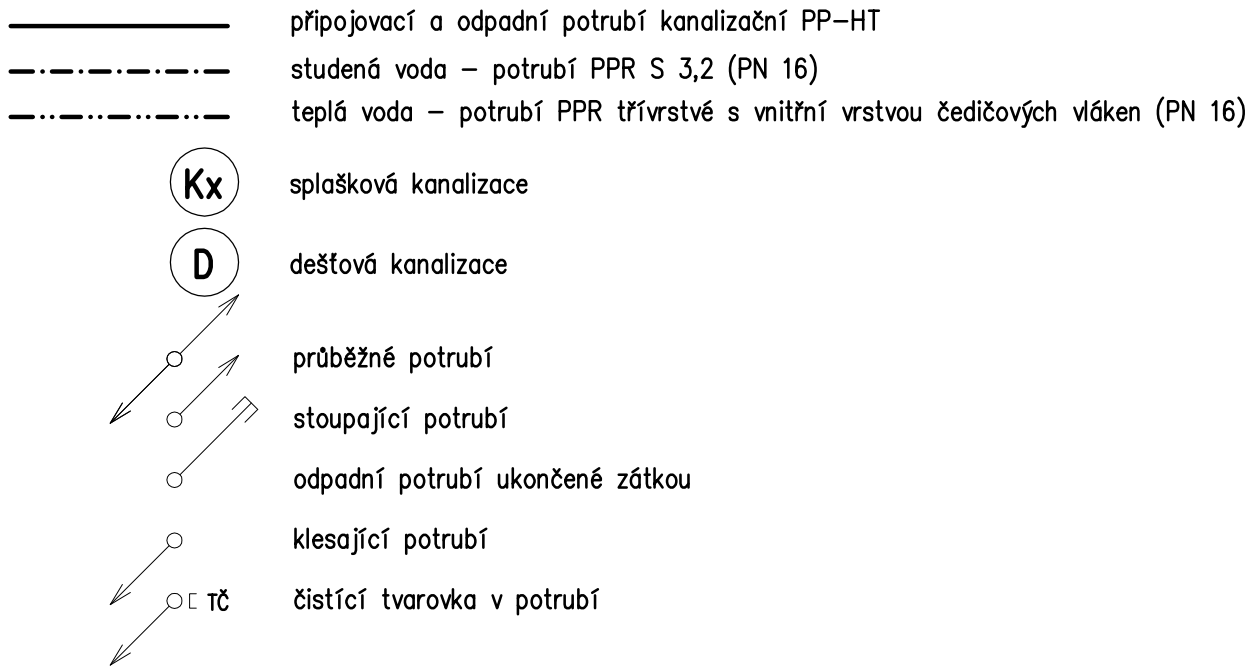

±0,00 = 718,97 m n.m.

Půdorys střechy

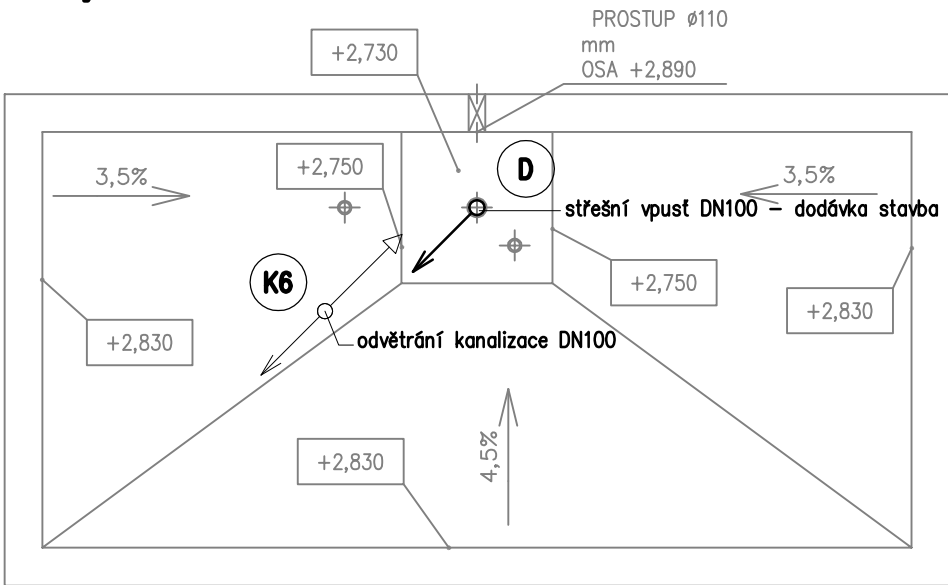

vypracoval: Ing. Michaela Pelikánová		odp. projektant: Ing. Michaela Pelikánová		HIP : ING. JIŘÍ OBOZENKO	
podpis:		podpis:		podpis:	
kraj: KARLOVARSKÝ		obec: JÁCHYMOV		stupeň: DPZ/PDPS	
datum: 10/2024		zakázka č.: 240222		formát: 3x A4	
investor: MĚSTO JÁCHYMOV, NÁMĚSTÍ REPUBLIKY 1, 362 51 JÁCHYMOV		měřítko: 1:50			
objednatel: MĚSTO JÁCHYMOV, NÁMĚSTÍ REPUBLIKY 1, 362 51 JÁCHYMOV		příloha č.: D4.1.2.2.4			
název projektu :				autorizace:	
<div>JÁCHYMOV</div> <div>PARKOVIŠTĚ V ULICI MATHESIOVA</div>					
SO(PS): SO 701 VEŘEJNÉ WC					pare č.:
část: D4.1.2.2 TPS - ZDRAVOTNĚ TECHNICKÉ INSTALACE					
příloha: D4.1.2.2.4 - PŮDORYSY OBJEKTU					

OH PROJEKT s.r.o.
Skolní 358/7, 360 17 Karlovy Vary - Stará Role, info@ohprojekt.cz