


ÚSTŘEDNÍ VYTÁPĚNÍ

PŮDORYS 2. NP

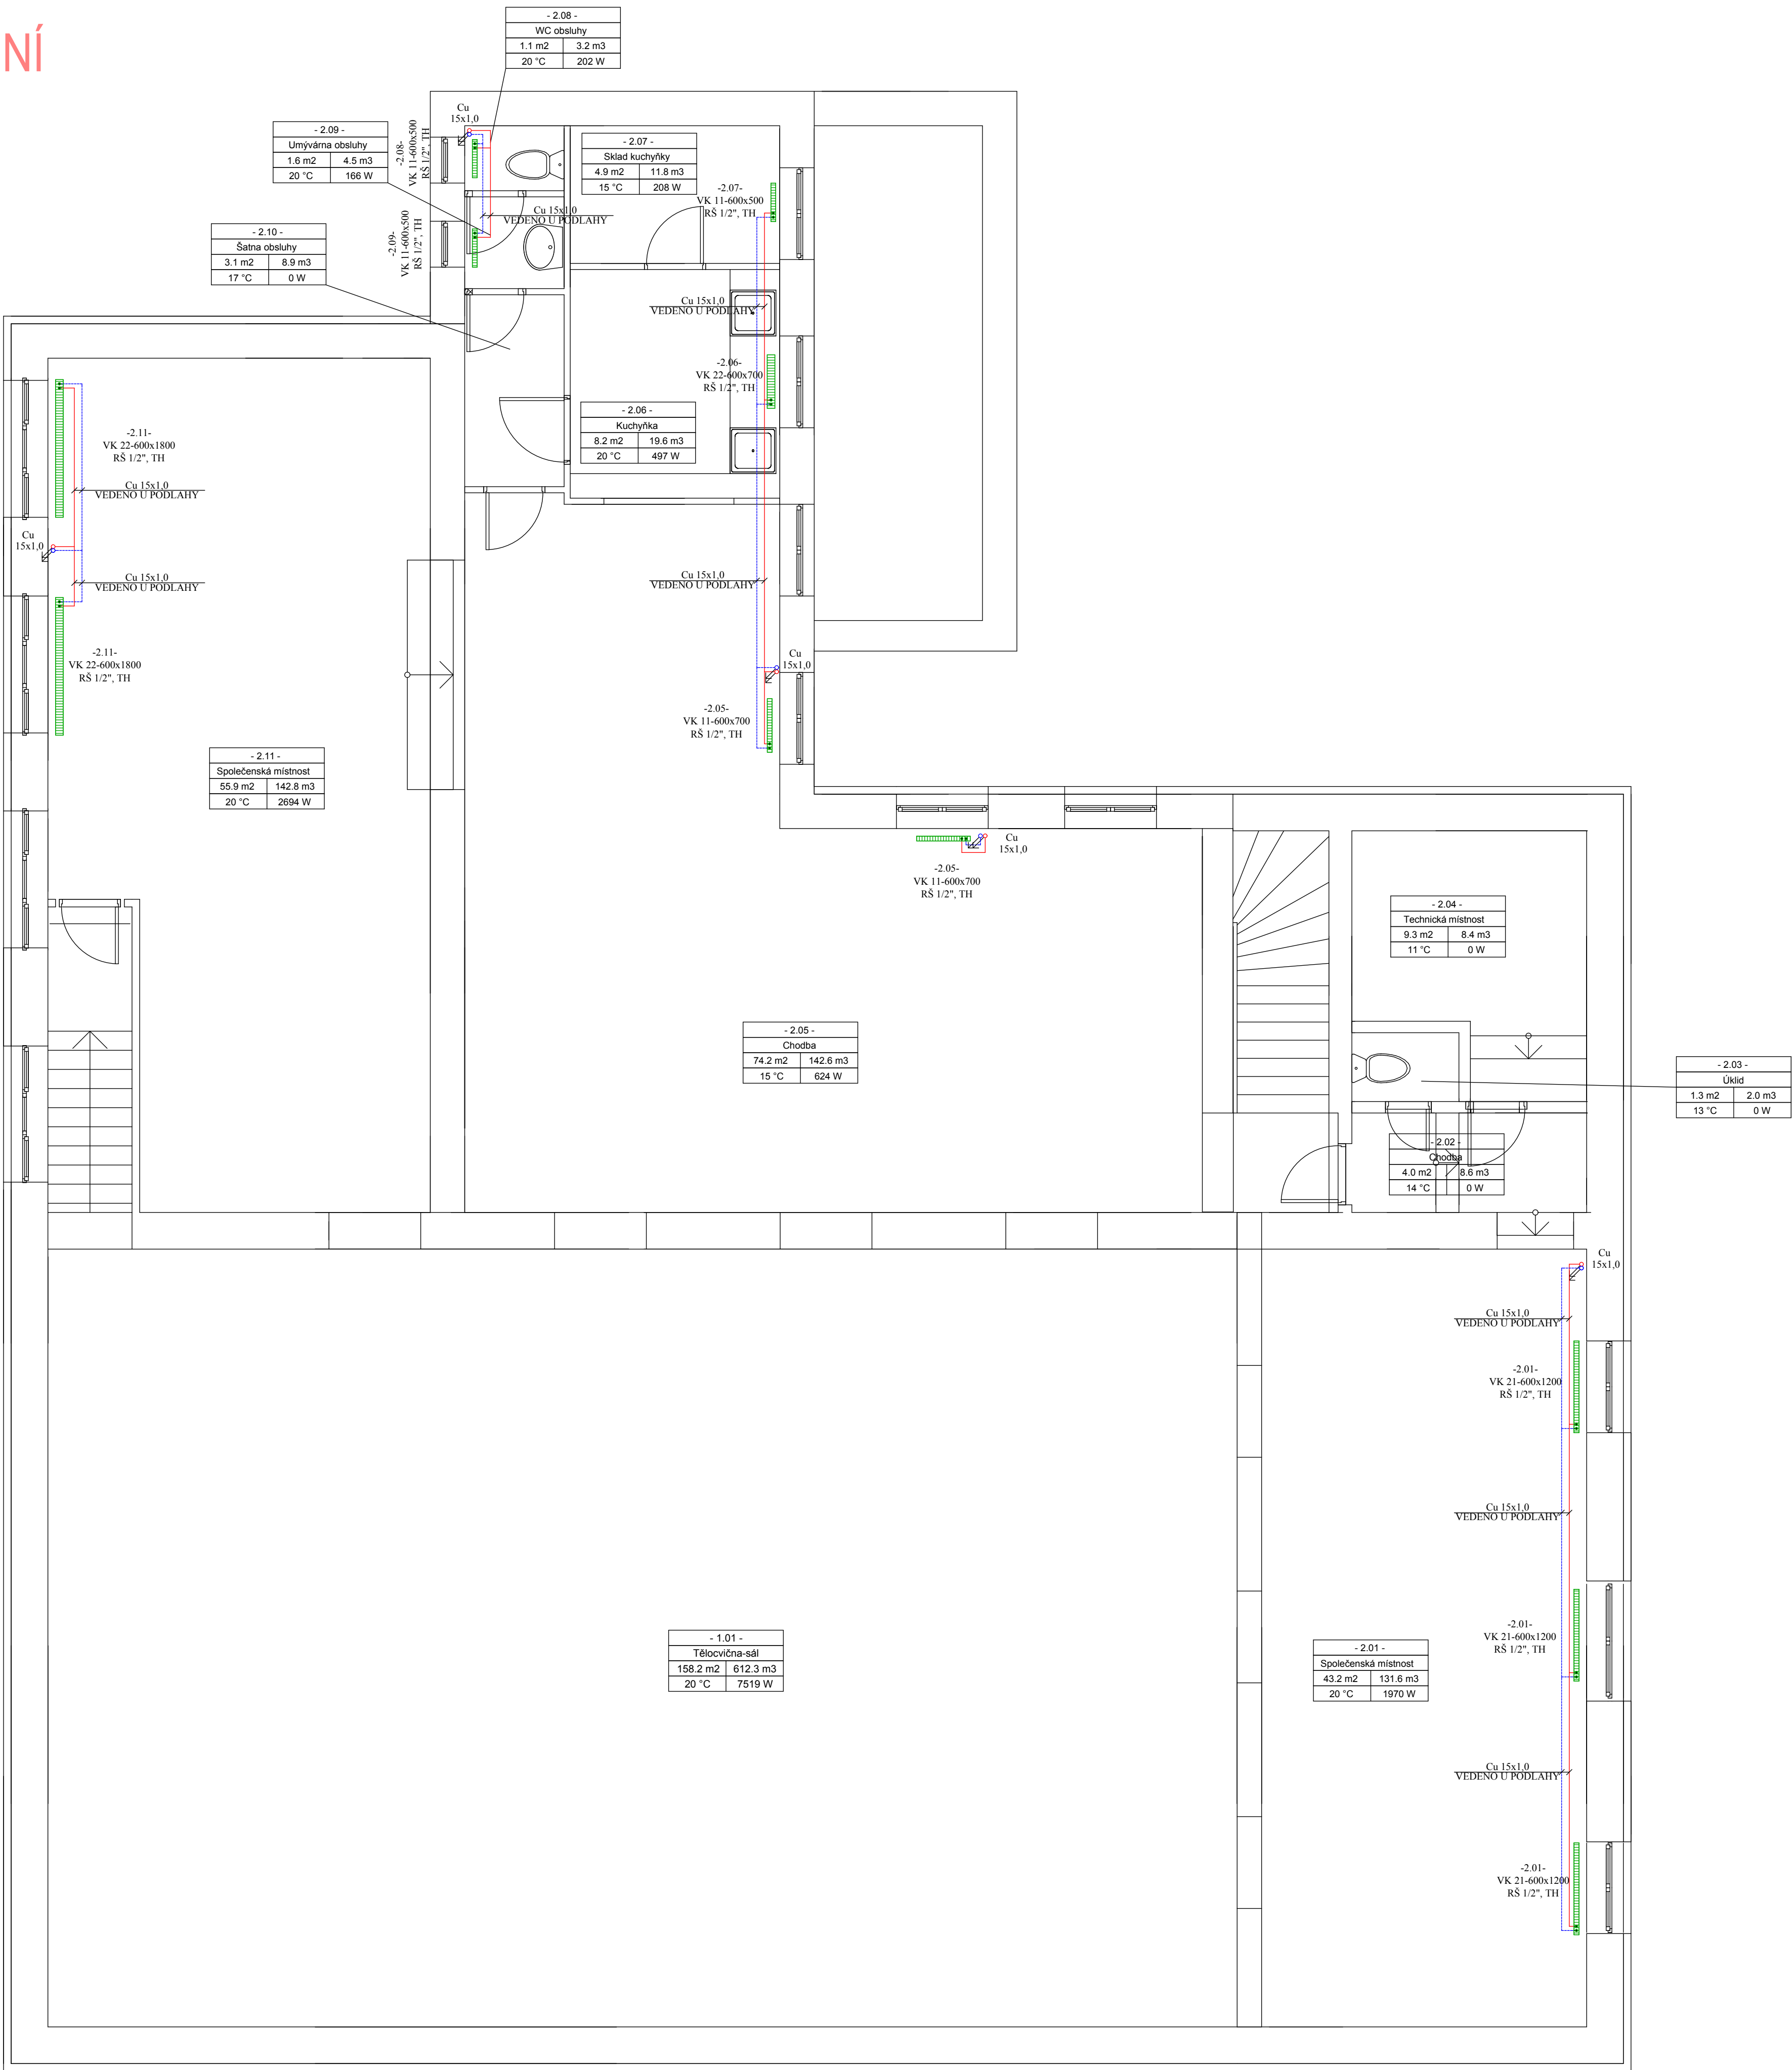

Tabulka místností 2.NP		
Č.	Název místnosti	Plocha (m2)
2.01	SPOLEČ. MÍSTNOST	43,2
2.02	CHODBA	4,0
2.03	ÚKLID	1,3
2.04	TECHNICKÁ MÍSTNOST	9,3
2.05	CHODBA	74,2
2.06	KUCHYŇKA	8,2
2.07	SKLAD KUCHYŇKY	4,9
2.08	WC OBSLUHY	1,1
2.09	UMÝVÁRNA OBSLUHY	1,6
2.10	ŠATNA OBSLUHY	3,1
2.11	SPOLEČ. MÍSTNOST	55,9

LEGENDA

- PRÍVODNÍ POTRUBÍ
- VRÁTNE POTRUBÍ

Vypracoval	KRESLIL	ZODP. PROJEKTANT	FORMÁT: 8x A4 DATUM: 07/2013 ÚČEL: DPS KOTOVÁNO: MILIMETRY ČÍSLO ZAK.: PB09/2013 C. VÝKRESU: ÚT-2	
Ladislav Balek	Ladislav Balek	MILAN NETOLICKÝ		
KRAJ: PARDUBICKÝ				
STAVEBNÍ ÚŘAD: PŘIBYSLAV				
INVESTOR: OBEC KAMENÍČKY, KAMENÍČKY č.p. 149, 539 41 KAMENÍČKY				
AKCE: SNÍŽENÍ ENERGETICKÉ NÁROČNOSTI A VÝMĚNA ZDROJE VYTÁPĚNÍ BUDOVY SOKOLOVNY V OBCI KAMENÍČKY (číslo parcely: st. 175; k. ú: KAMENÍČKY (662666))				
VÝKRES: ÚSTŘEDNÍ VYTÁPĚNÍ PŮDORYS 2. NP			MĚŘÍTKO: 1:50	