


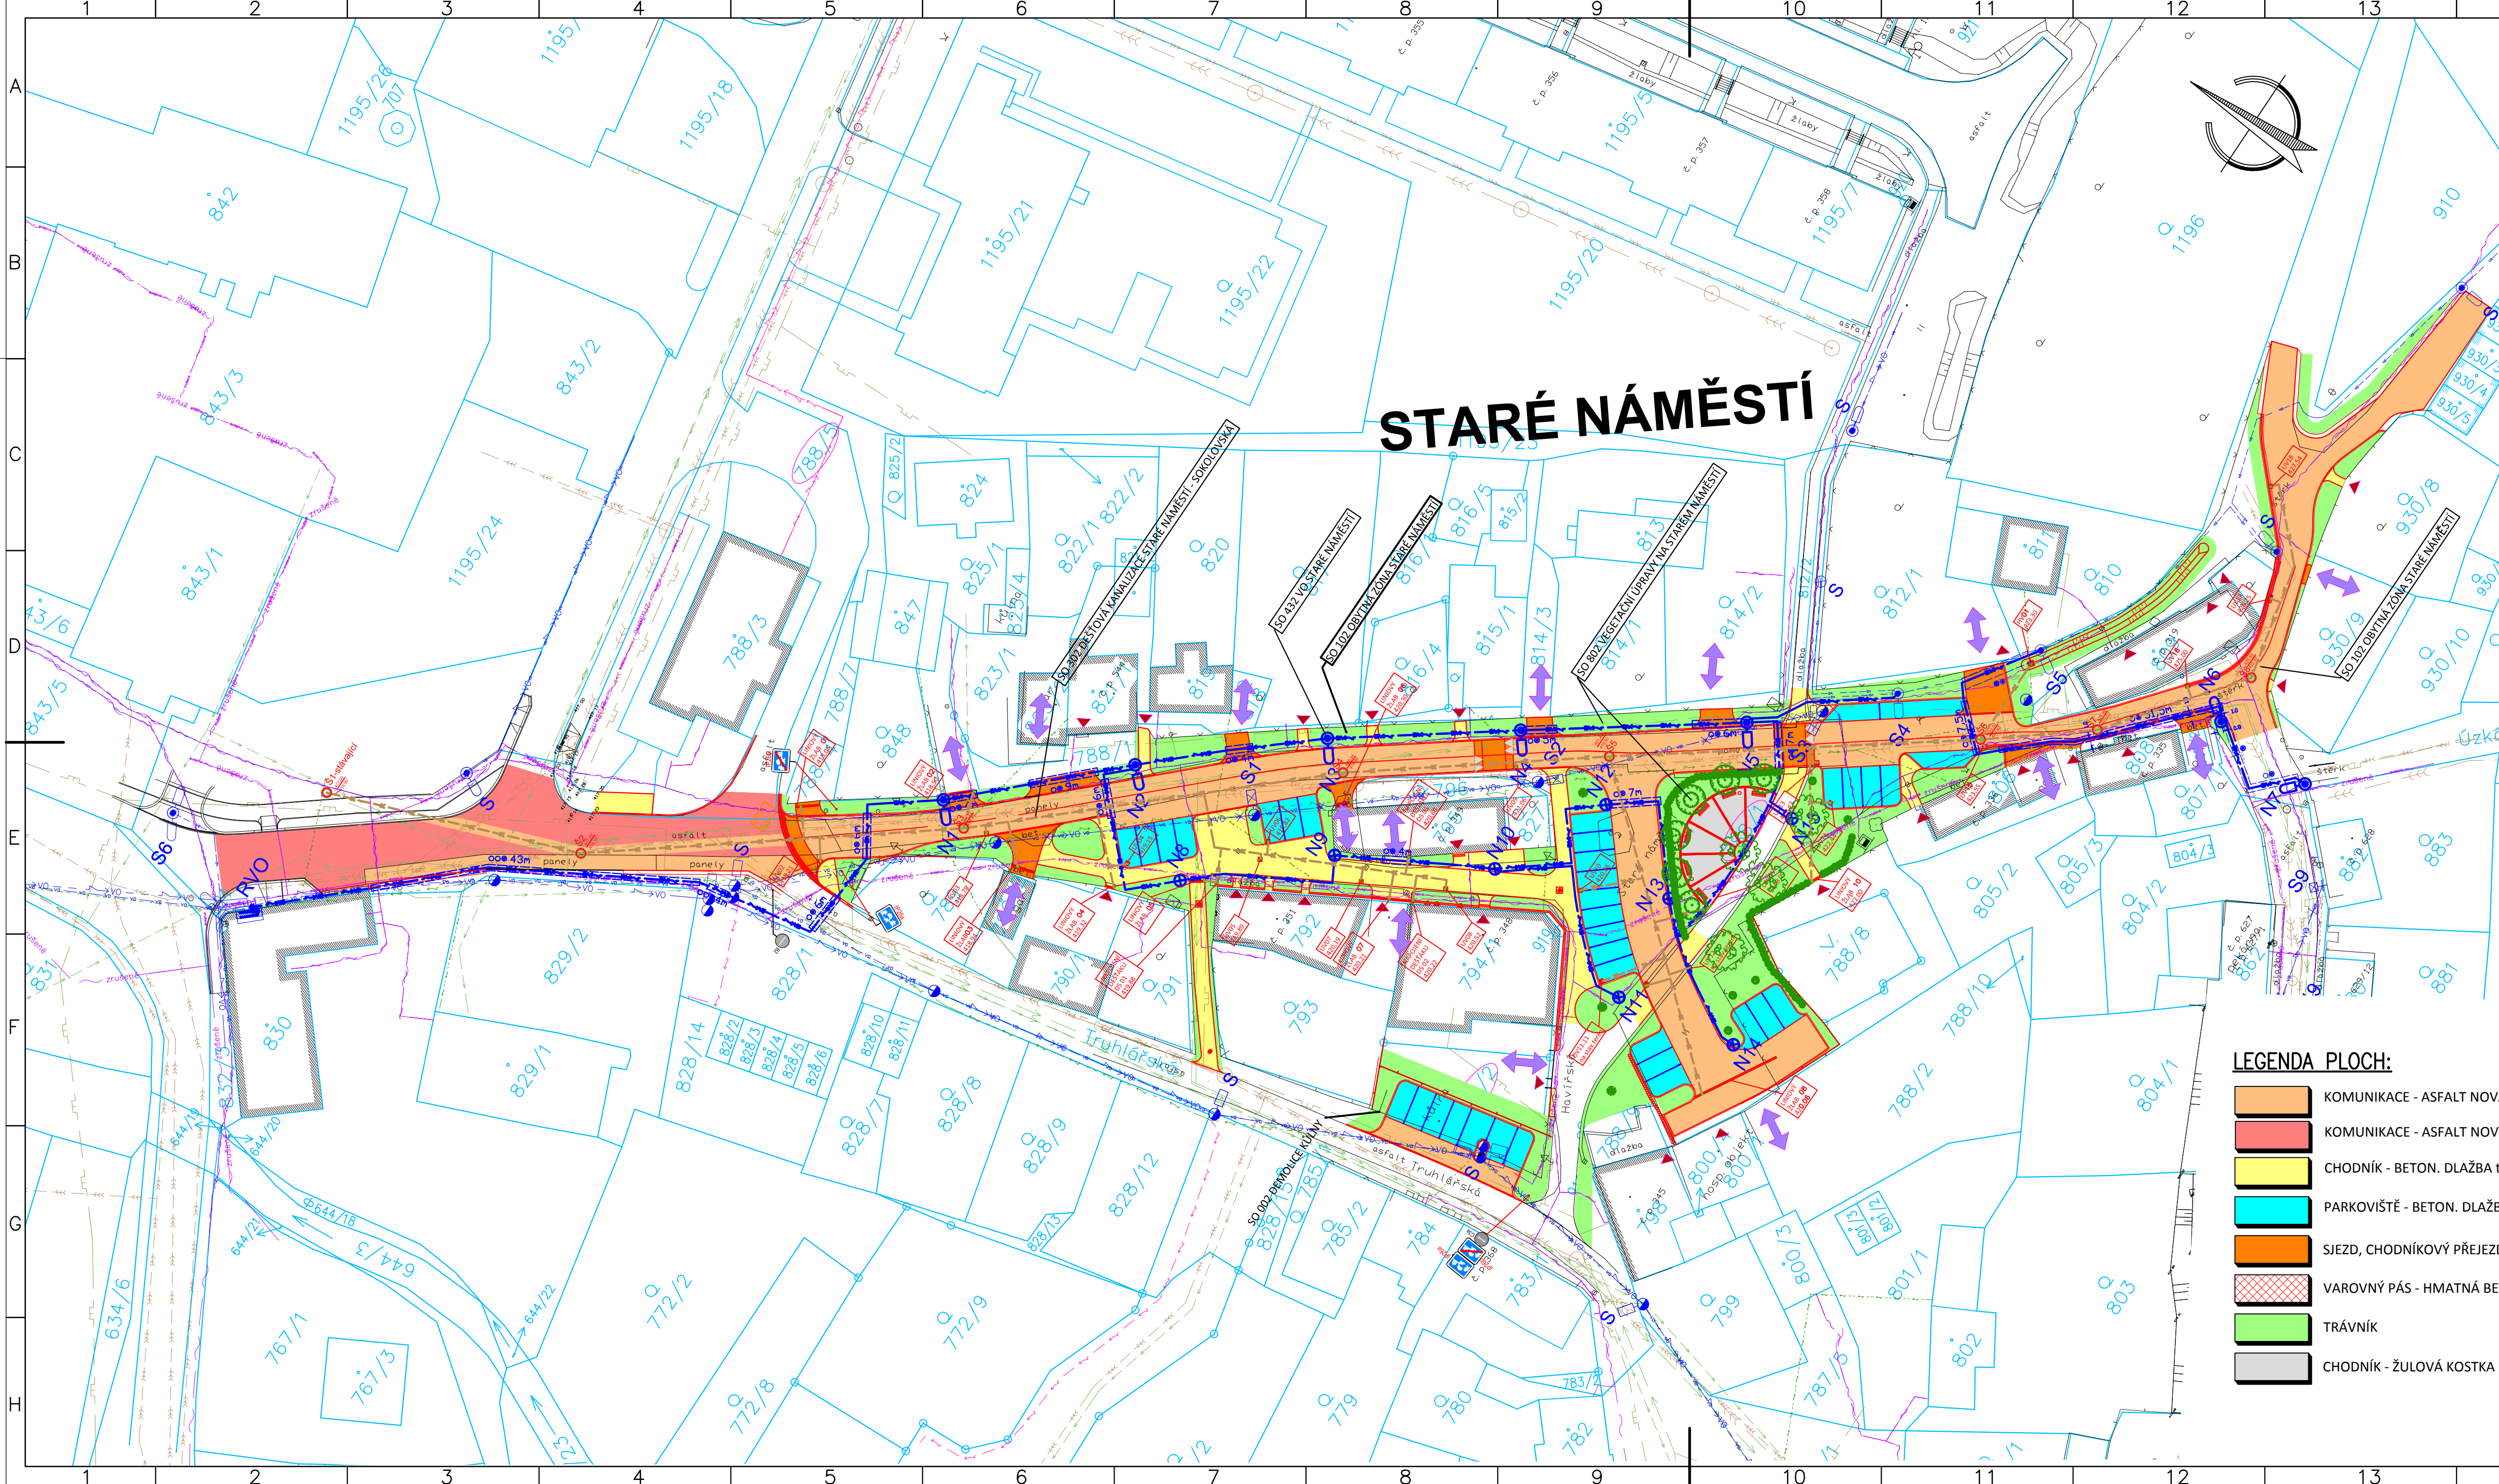

STARÉ NÁMĚSTÍ

LEGENDA SYMBOLŮ:

- NOVÉ:
- ULIČNÍ VPUŠŤ
 - KANALIZAČNÍ ŠACHTA
 - STROM
 - SMĚROVÝ SLOUPEK
 - VJEZD
 - VCHOD
 - LINIOVÝ ŽLAB
 - ULIČNÍ VPUŠŤ
 - TMAVÁ ŽULA ŘEZANÉ KOSTKY 10X10cm
 - DOTČENÉ POZEMKY

- NOVÉ INŽENÝRSKÉ SÍTĚ
- KANALIZACE JEDNODNÁ
 - VODOVOD
 - SDĚLOVACÍ VEDENÍ PODZEMNÍ
 - VEŘEJNÉ OSVĚTLENÍ NADZEMNÍ
 - ELEKTRO NN NADZEMNÍ
 - PLYNOVOD NTL PODZEMNÍ
 - VEŘEJNÉ OSVĚTLENÍ PODZEMNÍ
 - CHRÁNIČKA NA VEŘEJNÉ OSVĚTLENÍ

- STÁVAJÍCÍ:
- KÁCENÍ STROMU
 - SLOUP PŘÍHRADOVÝ
 - SLOUP DŘEVĚNNÝ
 - SLOUP BETONOVÝ
 - SLOUP KOVOVÝ
 - TYČOVÝ ZNAK
 - VRATA-VJEZD
 - HLAVNÍ UZÁVĚR PLYNU
 - PRIS
 - ŠACHTA BEZ ROZLIŠENÍ
 - ULIČNÍ VPUŠŤ
 - STROM BEZ ROZLIŠENÍ
 - MEZNÍK KAMENNÝ, PLASTOVÝ
 - MĚŘÍČSKÝ BOD
 - TRÁVNÍK

LEGENDA PLOCH:

- KOMUNIKACE - ASFALT NOVÁ KONSTRUKCE
- KOMUNIKACE - ASFALT NOVÝ KRYT
- CHODNÍK - BETON. DLAŽBA tl.60mm
- PARKOVIŠTĚ - BETON. DLAŽBA tl. 80mm
- SJEZD, CHODNÍKOVÝ PŘEJEZD - BETON. DLAŽBA tl. 80mm
- VAROVNÝ PÁS - HMATNÁ BETON. DLAŽBA
- TRÁVNÍK
- CHODNÍK - ŽULOVÁ KOSTKA MALÁ, ŘEZANÉ HRANY, SVĚTLÁ

LEGENDA ČAR:

- STÁV. INŽENÝRSKÉ SÍTĚ
- KANALIZACE JEDNODNÁ
 - VODOVOD
 - SDĚLOVACÍ VEDENÍ PODZEMNÍ
 - VEŘEJNÉ OSVĚTLENÍ NADZEMNÍ
 - ELEKTRO NN NADZEMNÍ
 - PLYNOVOD NTL PODZEMNÍ
 - VEŘEJNÉ OSVĚTLENÍ PODZEMNÍ
 - CHRÁNIČKA NA VEŘEJNÉ OSVĚTLENÍ

- NOVÉ INŽENÝRSKÉ SÍTĚ
- KANALIZACE DEŠŤOVÁ
 - VEŘEJNÉ OSVĚTLENÍ PODZEMNÍ
 - VEŘEJNÉ OSVĚTLENÍ NADZEMNÍ
 - CHRÁNIČKA NA VEŘEJNÉ OSVĚTLENÍ

- OSTATNÍ
- OBRUBNÍK SILNIČNÍ
 - OBRUBNÍK PARKOVÝ
 - OBRUBNÍK PŘEJEZDOVÝ
 - ZAMĚŘENÍ
 - DRENÁŽ
 - NOVÉ OPLOCENÍ
 - NEZPEVNĚNÁ KRAJNICE

SEZNAM STAVEBNÍCH OBJEKTŮ:

- SO 002 - DEMOLICE KŮLEN
- SO 102 - OBYTNÁ ZÓNA STARÉ NÁMĚSTÍ
- SO 302 - DEŠŤOVÝ KANALIZACE S. NÁMĚSTÍ - SOKOLOVSKÁ
- SO 432 - VEŘEJNÉ OSVĚTLENÍ STARÉ NÁMĚSTÍ
- SO 802 - VEGETAČNÍ ÚPRAVY NA STARÉM NÁMĚSTÍ

Náměstí Krále Jiřího II., 350 02 Cheb, tel. 354 436 328, fax 354 535 179, email: info@dsva.cz, www.dsva.cz		
Zodpovědný projektant :	Technická kontrola :	Zhotovitel :
dle profesí	Ing. Jiří ŠEVČÍK	
Projektant :	Hlavní projektant :	
dle profesí	Ing. Petr KRÁL	
MěÚ :	Kynšperk nad Ohří	Kraj : Karlovarský
Objednatel :	Město Kynšperk n.O., J. A. Komenského 221, 357 51	Datum : 08/2014
Akce :		Číslo zakázky : 80/2014
"Revitalizace a obnova veřejného prostranství v Kynšperku nad Ohří" - architektonická úprava Starého nám.		Úroveň :
SO :		Souprava :
Výkres		Měřítko : 1 : 500
Koordinační situace stavby		Část : A.2
Dokumentaci lze užívat ve smyslu příslušné smlouvy o dílo, kopírování a rozšiřování bez předchozího souhlasu je zakázáno		