


# KANALIZAČNÍ ŠACHTA


M 1:25

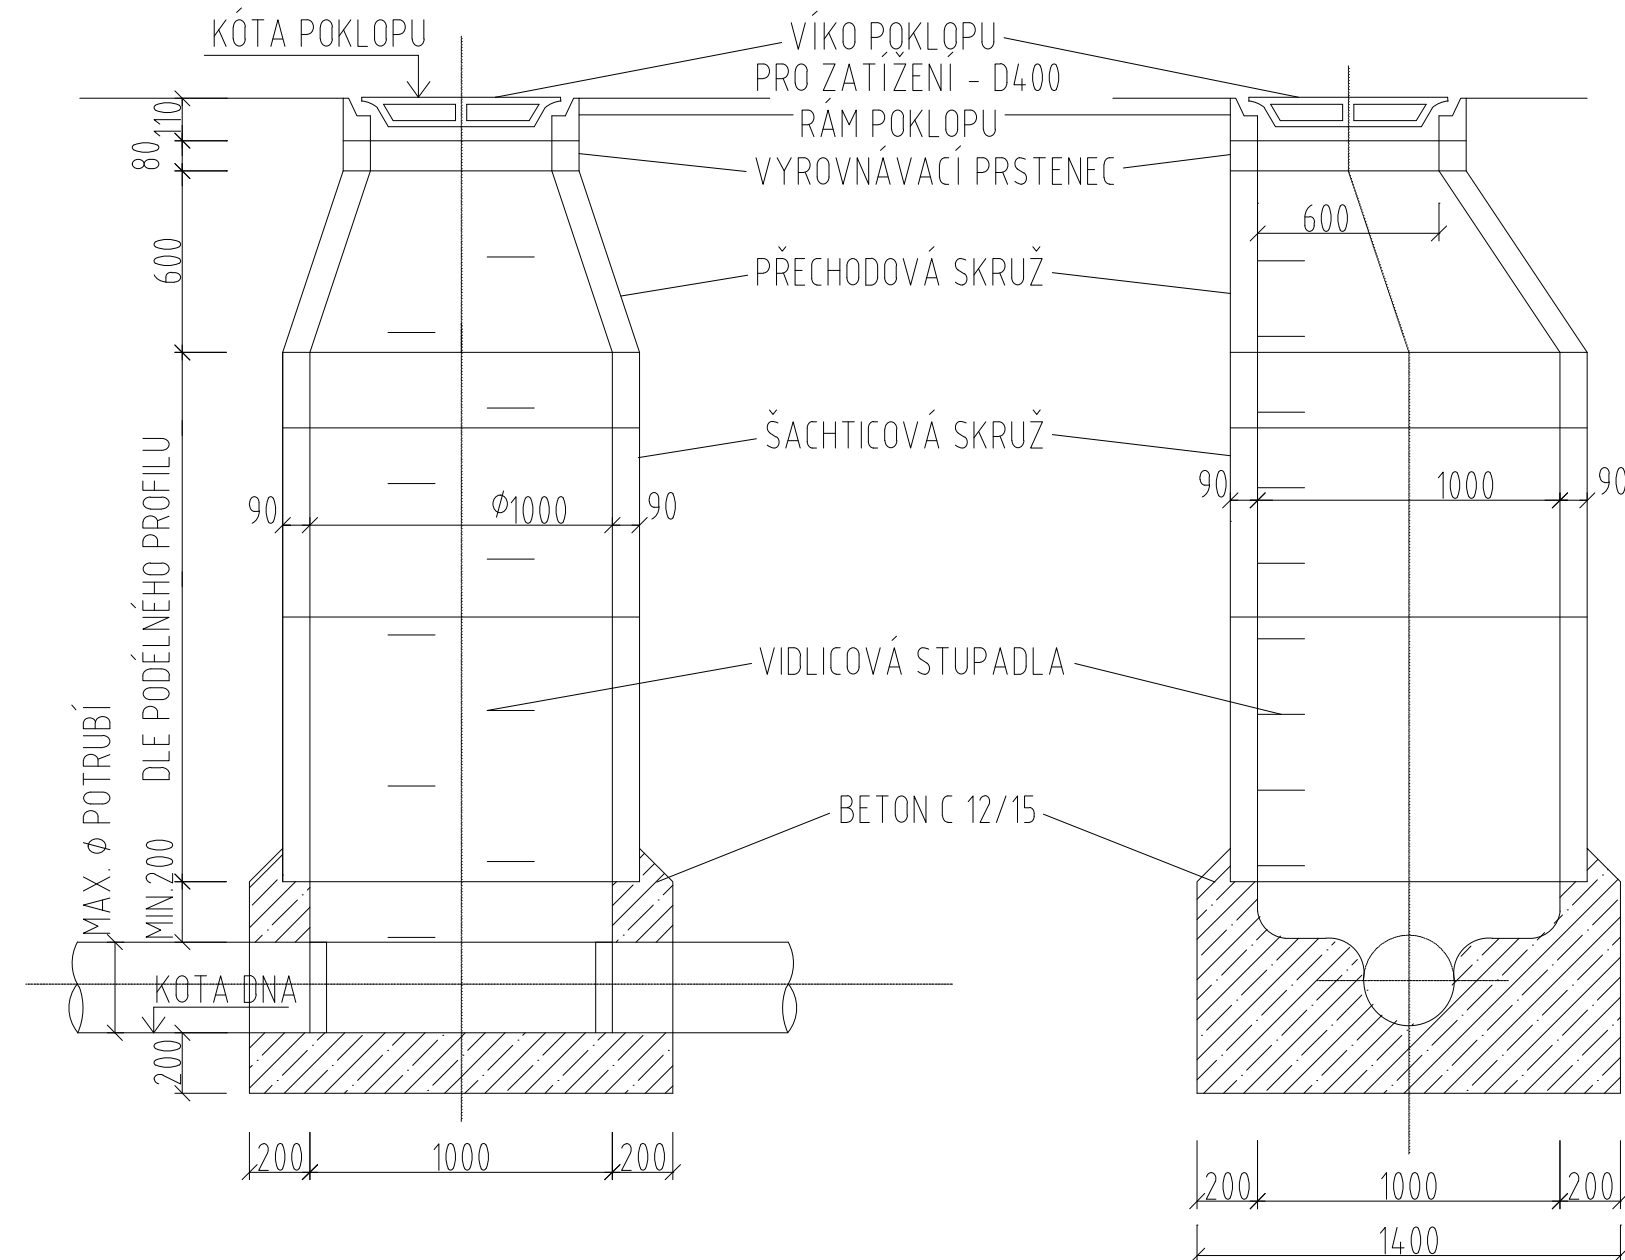


# ULIČNÍ VPUŠŤ

M 1:25


ŘEZ

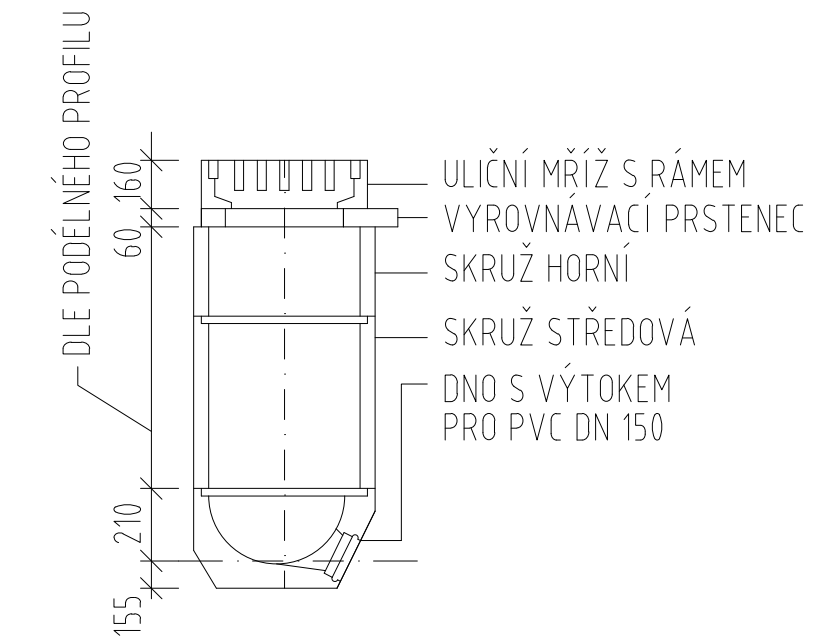

## PŮDORYS

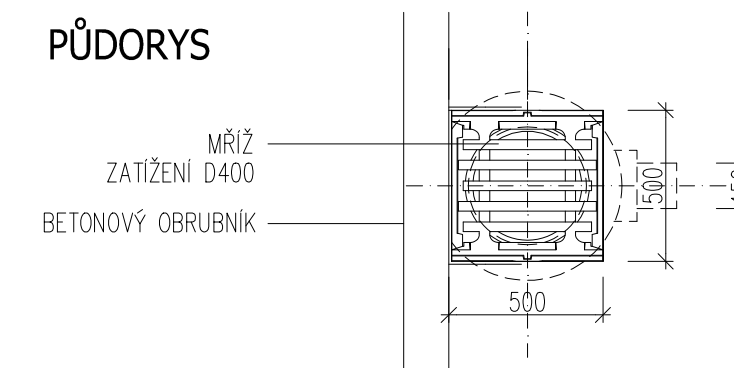

PŪDORYS ŠACHTY

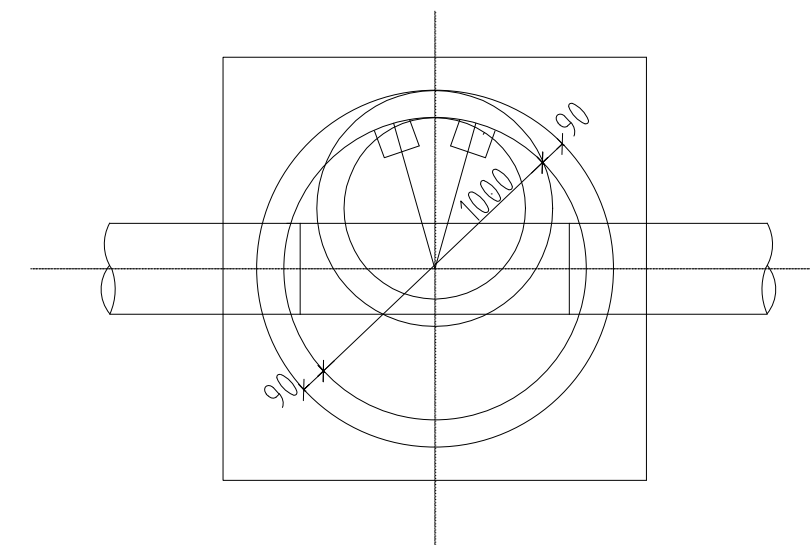

Zákazník / Client		VERMONT s.r.o., IČ: 262 15 225 Botanická 606/24, 602 00 Brno – Veveří		Dodavatel / Contractor			
Vyracoval / Elaborated by Ing. Martin Očadlík		Podpis / Sign Ing. Petr Knápek		KN PROJECT			
Název stavby / Site Name				Na Rádkách 3, 789 01 ZÁBŘEH tel : 583 416 476, mob : 605 265 754 petr.knapcek@knproject.cz			
		SANATORIUM ZÁBŘEH		Měřítko / Scale 1:25		Datum / Date 01/2017	
Adresa stavby / Address		par.č. 719, v k.ú. Zábřeh na Moravě		Zakázka / Contract		2015 – 322	
Název výkresu / Title		KANALIZAČNÍ ŠACHTA A ULIČNÍ VPUSŤ		Číslo výkresu / Dwg No. PP-D/102-02-006		Oprava Revision	