



# ULIČNÍ VPUST

## ŘEZ

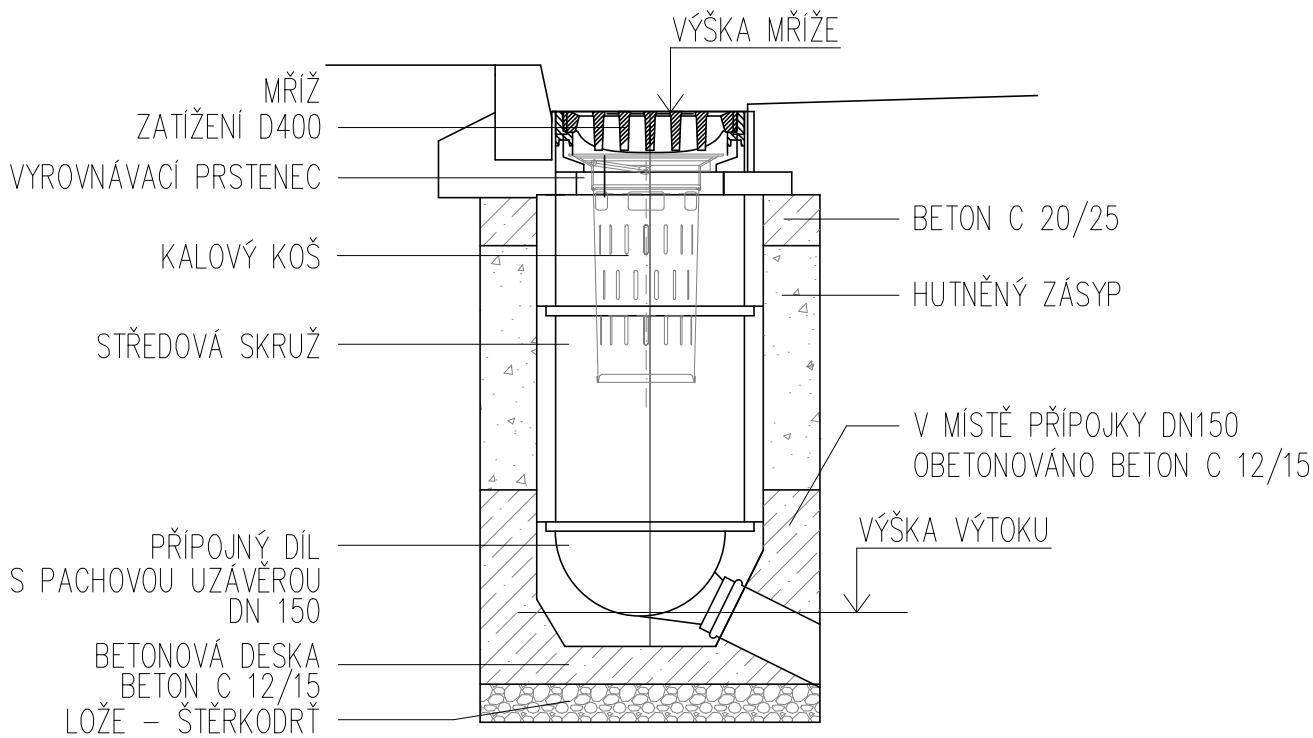

## PŮDORYS

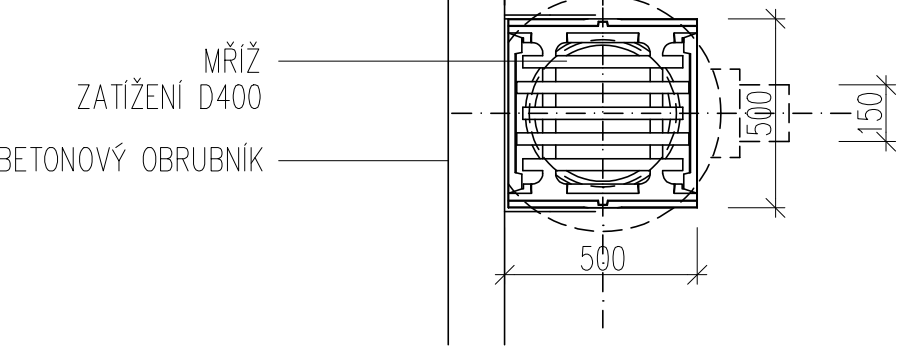

± 0,000 = 339,700 M.N.M. (Bpv)

Zákazník / Client VERMONT s.r.o., IČ: 262 15 225 Botanická 606/24, 602 00 Brno – Veverí		Dodavatel / Contractor KN PROJECT Na Řádkách 3, 789 01 ZÁBŘEH tel :583 416 476, mob : 605 265 754 petr.knapek@knproject.cz	
Vypracoval / Elaborated by Ing. Martin Očadlík	Podpis / Sign Ing. Petr Knápek	Měřítko / Scale 1 : 20	
Název stavby / Site Name <b>SANATORIUM ZÁBŘEH</b>		Datum / Date 01/2017	
Adresa stavby / Address par.č. 719, v k.ú. Zábřeh na Moravě		Zakázka / Contract 2015 – 322	
Název výkresu / Title ULIČNÍ VPUST		Číslo výkresu / Dwg No. PP-D/103-02-007	Oprava Revision