



LEGENDA SÍTÍ:

- telefon
- elektro NN nadzemní
- elektro NN podzemní
- elektro VN nadzemní
- elektro VN podzemní
- veřejné osvětlení

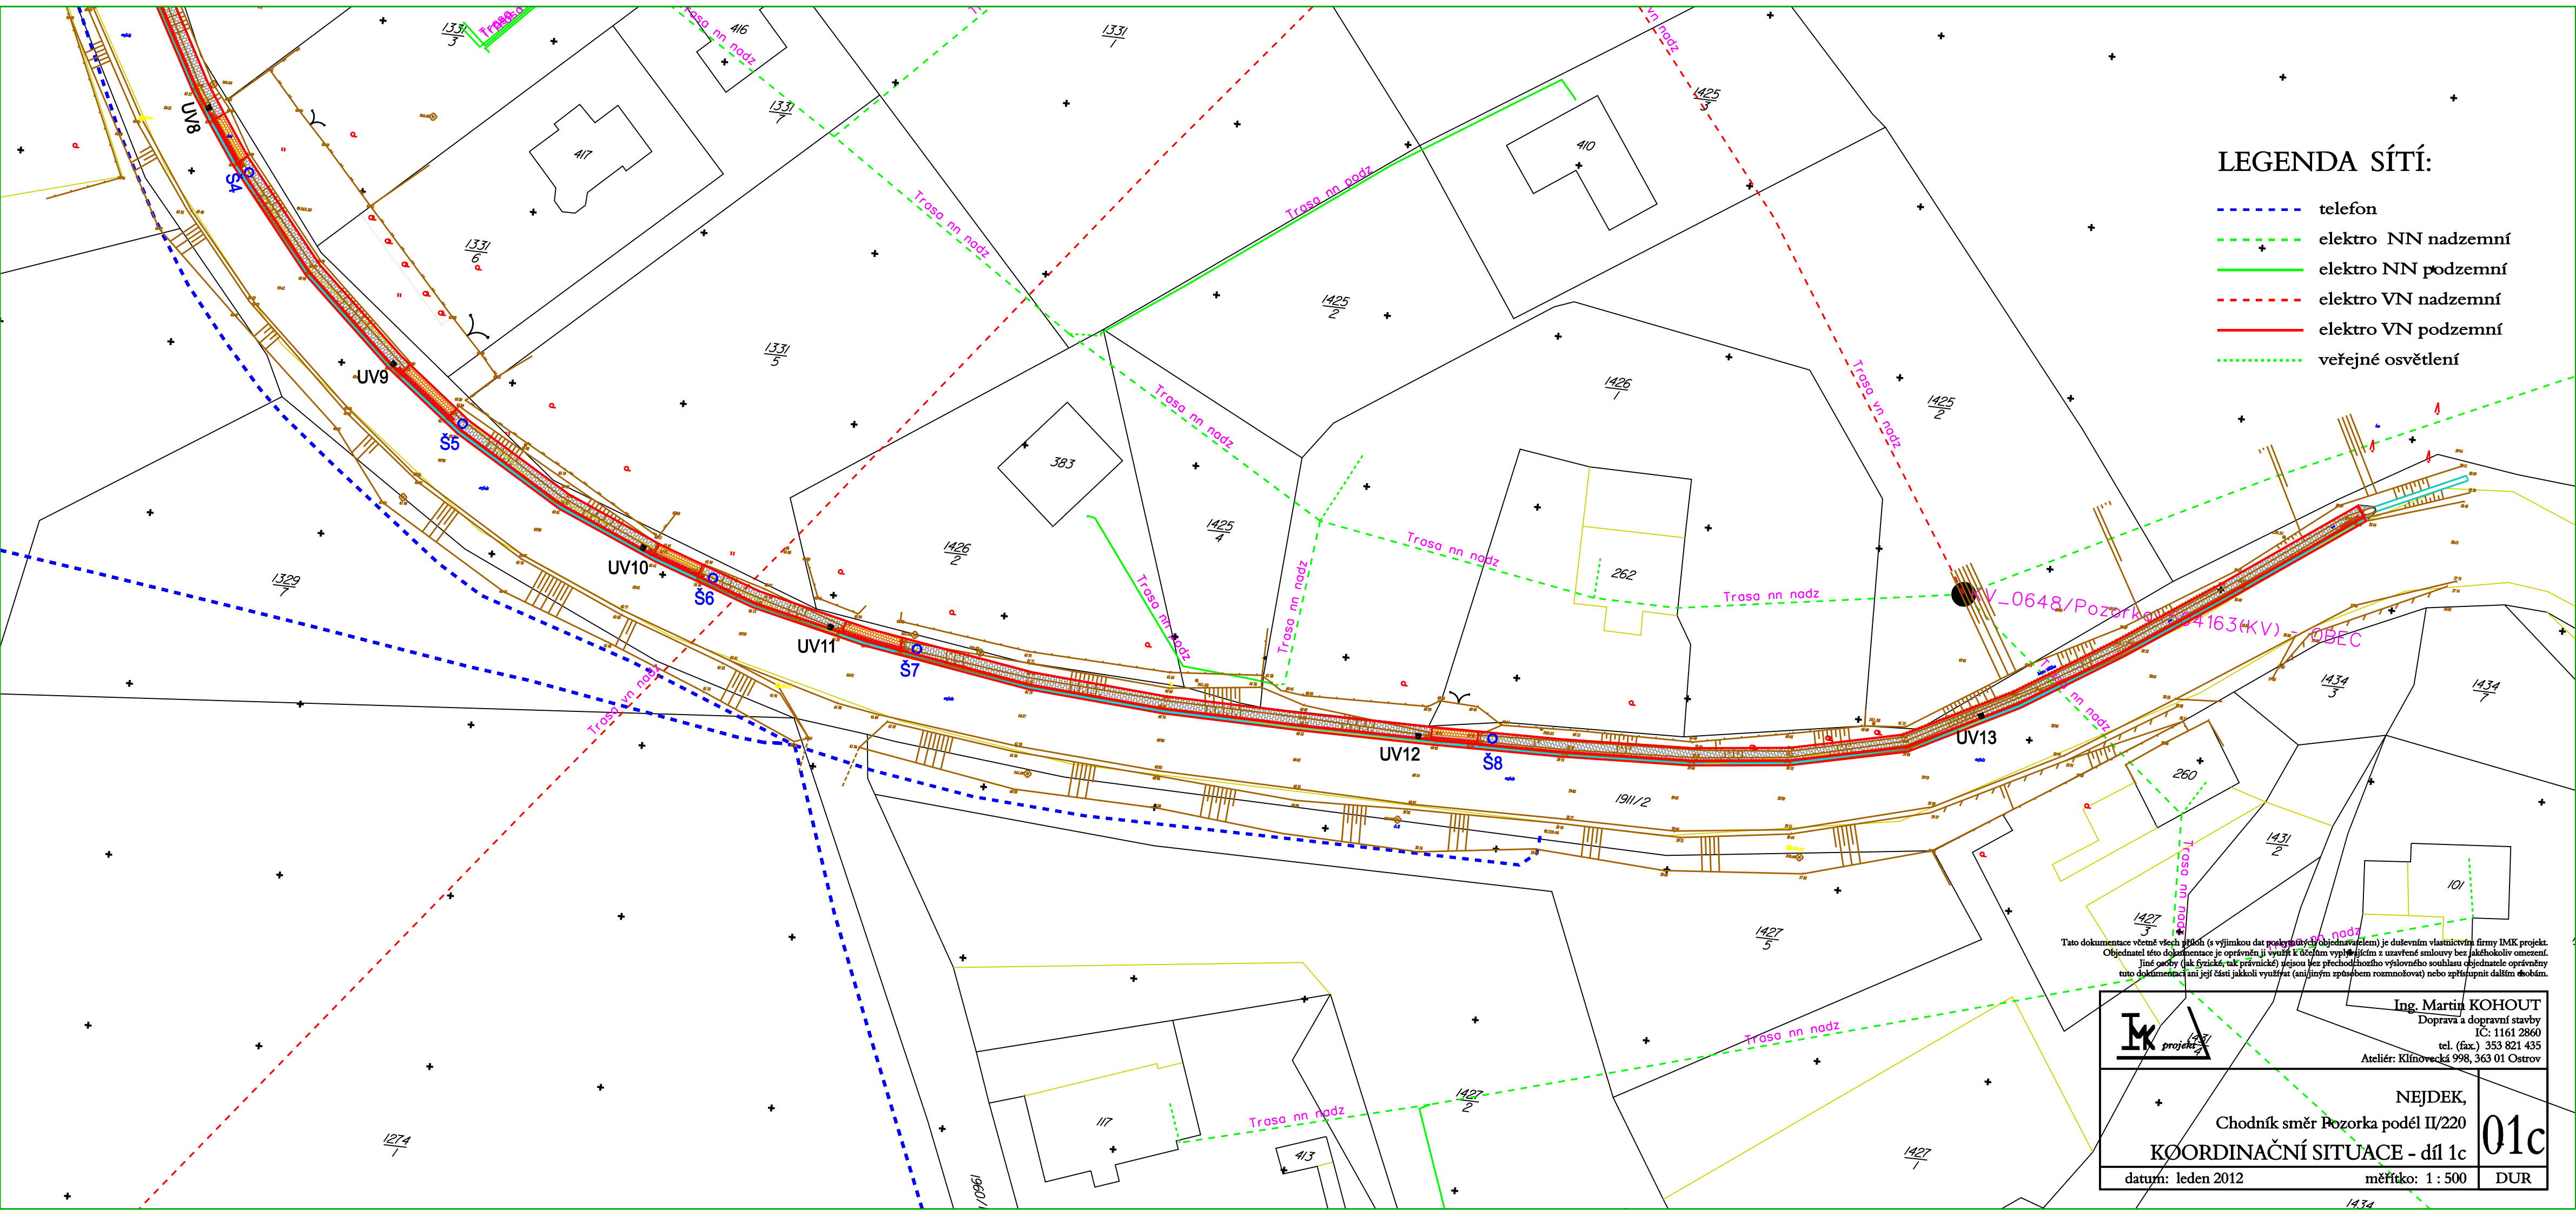

Tato dokumentace včetně všech příloh (s výjimkou dat poskytnutých objednavatelem) je duševním vlastnictvím firmy IMK projekt. Objednatel této dokumentace je oprávněn ji využít k účelům vyplývajícím z uzavřené smlouvy bez jakéhokoli omezení. Jiné použití (ak. fyzické, ak. právnické) nejsou bez předchozího souhlasu objednatel oprávněny. Tuto dokumentaci ani její části jakkoli využívat (ani jiným způsobem rozmnožovat) nebo zpřístupnit dalším osobám.

	Ing. Martin KOHOUT Doprava a dopravní stavby IČ: 1161 2860 tel. (fax.) 353 821 435 Ateliér: Klínovecká 998, 363 01 Ostrov	
	NEJDEK, Chodník směr Pozorka podél II/220 KOORDINAČNÍ SITUACE - díl 1c	
	datum: leden 2012	měřítko: 1 : 500