

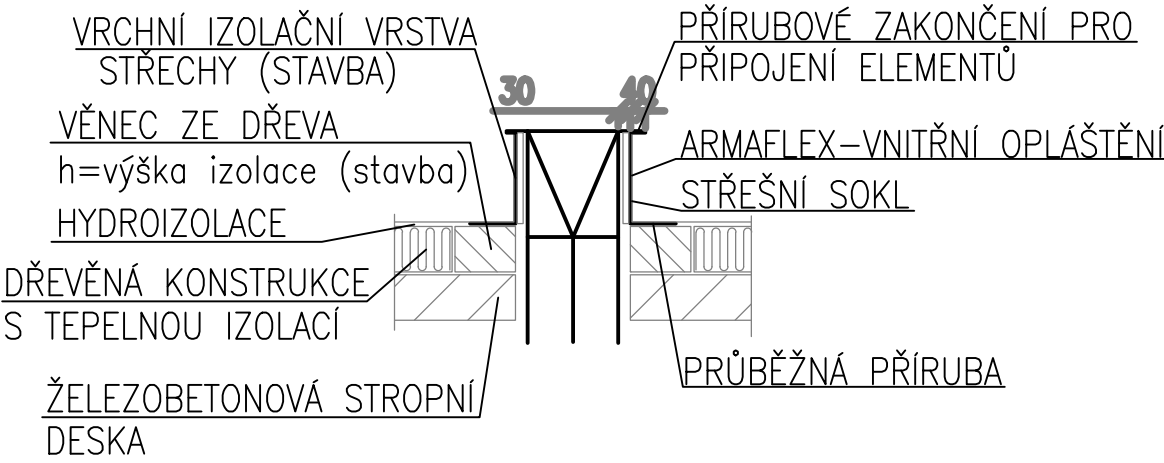


TYPICKÉ PŘÍKRYTÍ PROSTUPU STŘECHOU

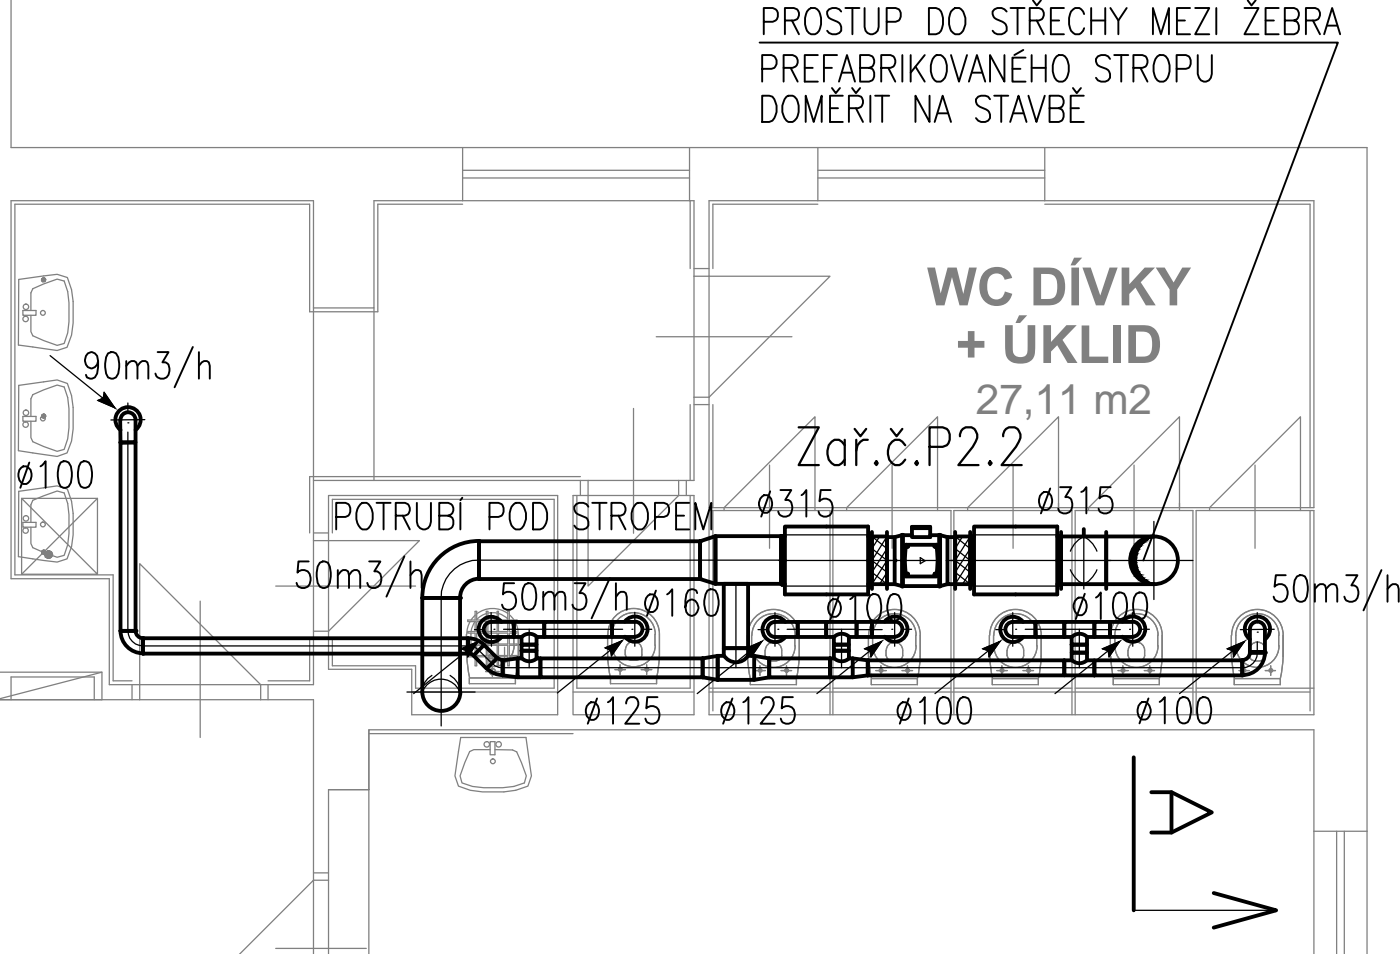


LEGENDA:

- VENTILÁTOR, PŘIPOJENÍ Ø160mm
- ODTAHOVÝ VENTIL
- TLUMIČ HLUKU KRUHOVÝ
- ZPĚTNÁ Klapka

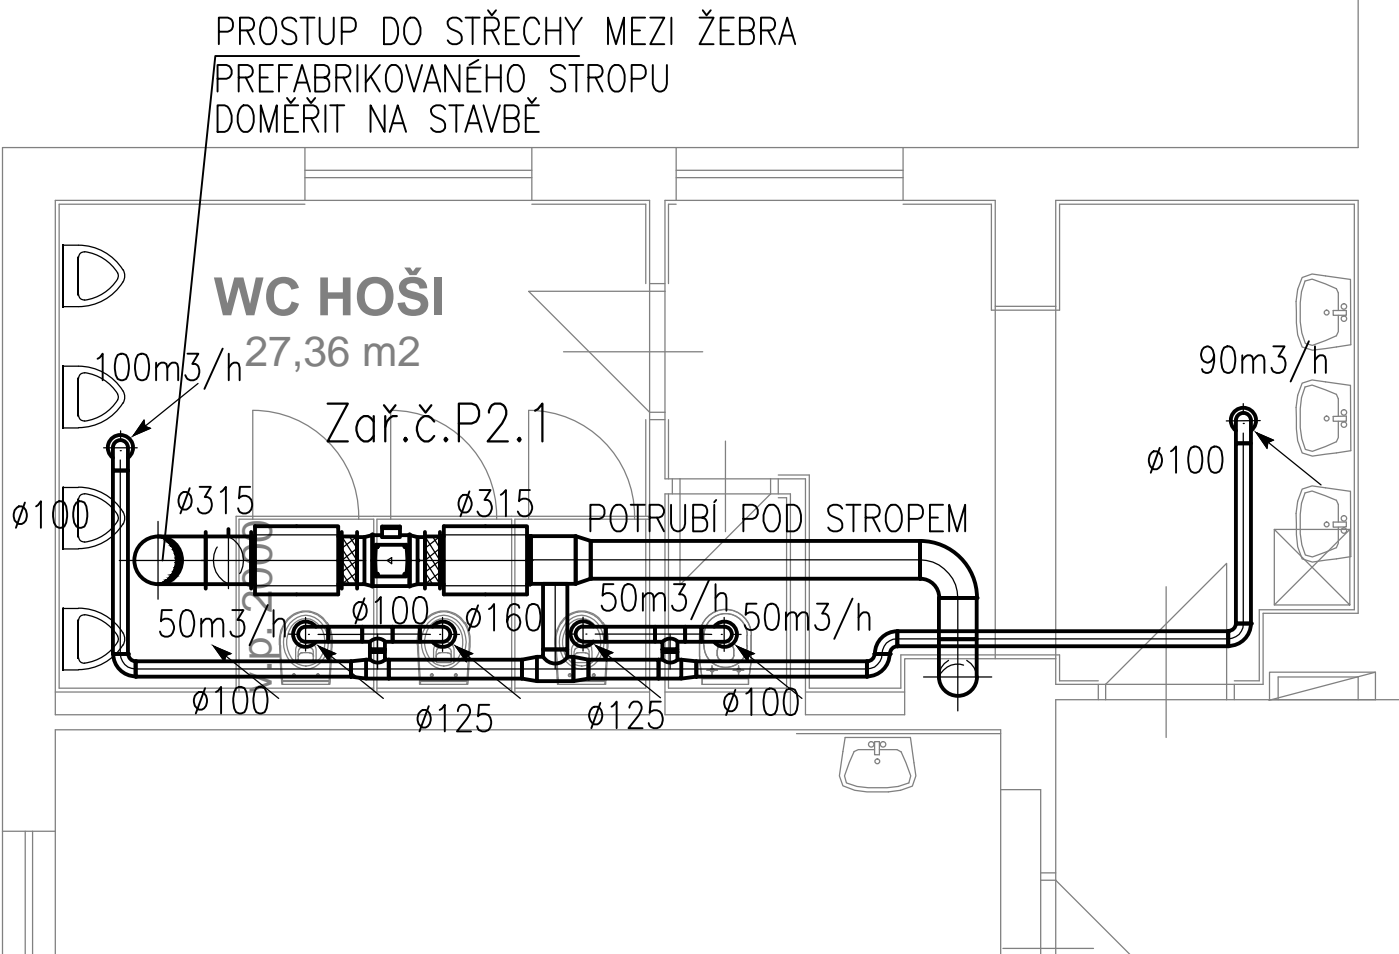

ŘEZ A-A

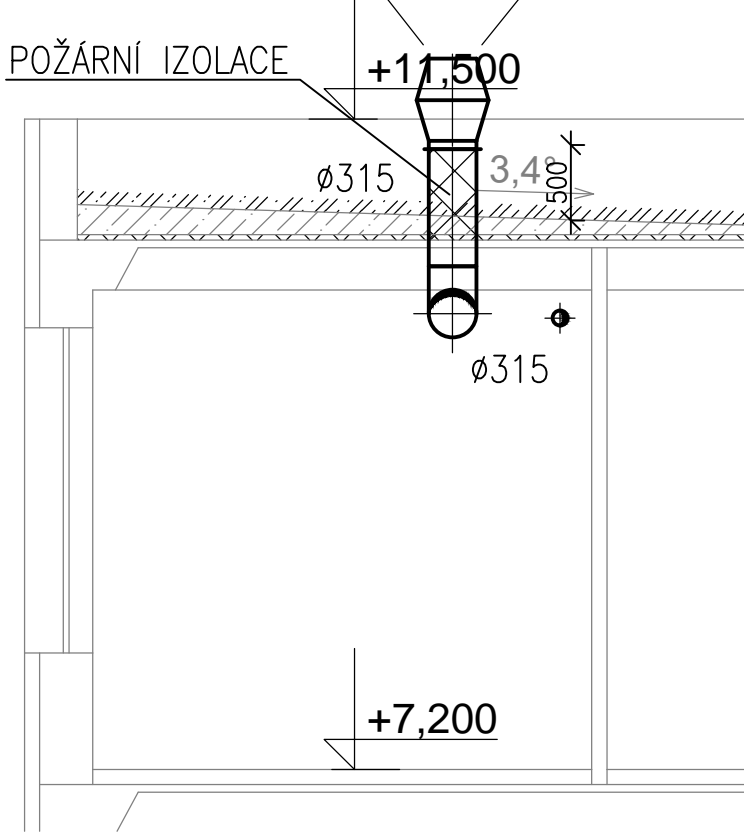

| | | | | |
|---|-------------------|-----------|--|-----------------------------|
| Vypracoval: | Zodp. projektant: | HIP: | KTS-CZ, s.r.o. Kancelář technických specializací Závodu Míru 578/5 360 17 Karlovy Vary tel.: 353 505 025 e-mail: kts-cz@kts-cz.cz | |
| Dana Hykšová | Ing.Ondřej Košina | Jiří Brož | Formát 4A4 | |
| Investor: | | | Město Nejdek, nám.Karla IV. 239, 362 21 Nejdek | |
| Akce: | | | Datum 11/2017 | |
| Rekonstrukce vnitřních rozvodů ZTI a ÚT v pavilonech 1 a 2, dílnách a tělocvičně ZŠ Karlovarská, Nejdek D.1.4.c - Vzduchotechnika | | | Účel DPS-R1 | |
| | | | Č. zakázky 1605028.1 | |
| Obsah výkresu: | | | Měřítko 1:50 | Č. výkresu D. 1. 4. c-07 |
| Půdorys 3.NP- pavilon 2 | | | | |