



VZOROVÉ ZEZY


POD KOMUNIKACÍ

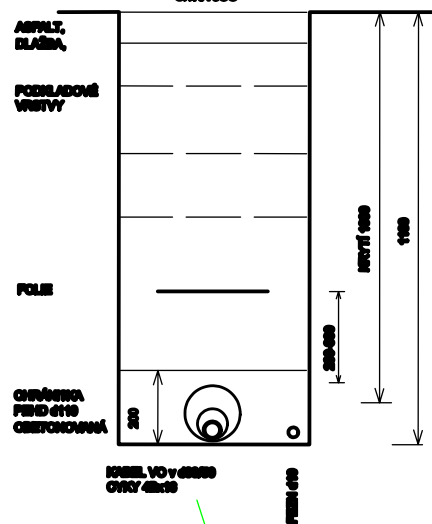

V TERÉNU

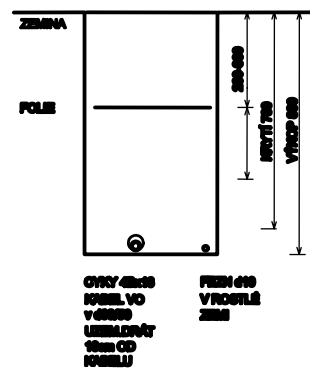

V CHODNÍKU

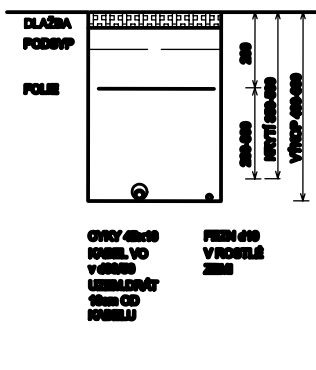


LEGENDA

SOUSTAVY NAPĚTÍ:
V ROZVODU 3f+N+PE, 50Hz, 230/400V, TN-C
VE SVÍTIDLE 1f+N+PE, 50Hz, 230V, TN-S
OCHRANA PŘED ÚRAZEM EL. PROUDEM:
ŽIVÝCH ČÁSTÍ IZOLACÍ, KRYTÝ, PŘEPÁŽKAMI.
NEŽIVÝCH ČÁSTÍ POSPOJOVÁNÍM, SAMOČINNÝM
ODPOJENÍM OD ZDROJE PŘI PORUŠE.

OCHRANA PŘED ÚČINKY BLESKU A PŘEPĚTÍM
UZEMNĚNÍM STOŽÁRŮ, $R_z < 10\Omega$.

KABEL VO CYKY 4Bx16 v CHRÁNIČE d63
ULOŽENÝ VE VÝKOPU NA UROVNANOU ZEM.
KRYTÍ V CHODNÍKU 35-50cm,
V TRÁVNÍKU 70cm, POD SILNICÍ 1m
V OBETNOVANÉ CHRÁNIČE HDPE110.
DO VÝKOPU V ROSTLÉ ZEMI ULOŽEN TAKÉ
VODIČ FEZN d10 PRO POSPOJOVÁNÍ, UZEMNĚNÍ.

STOŽÁRY K6 133/89/60, L=6,8m, NAD ZEMÍ 6m
POZINKOVANÉ, BEZPATICOVÉ, S DVÍŘKY, ELEKTROVÝZBROJÍ.
SVÍTIDLA MALAGA SGS101-T50W SON-T, NÁKLON 15°

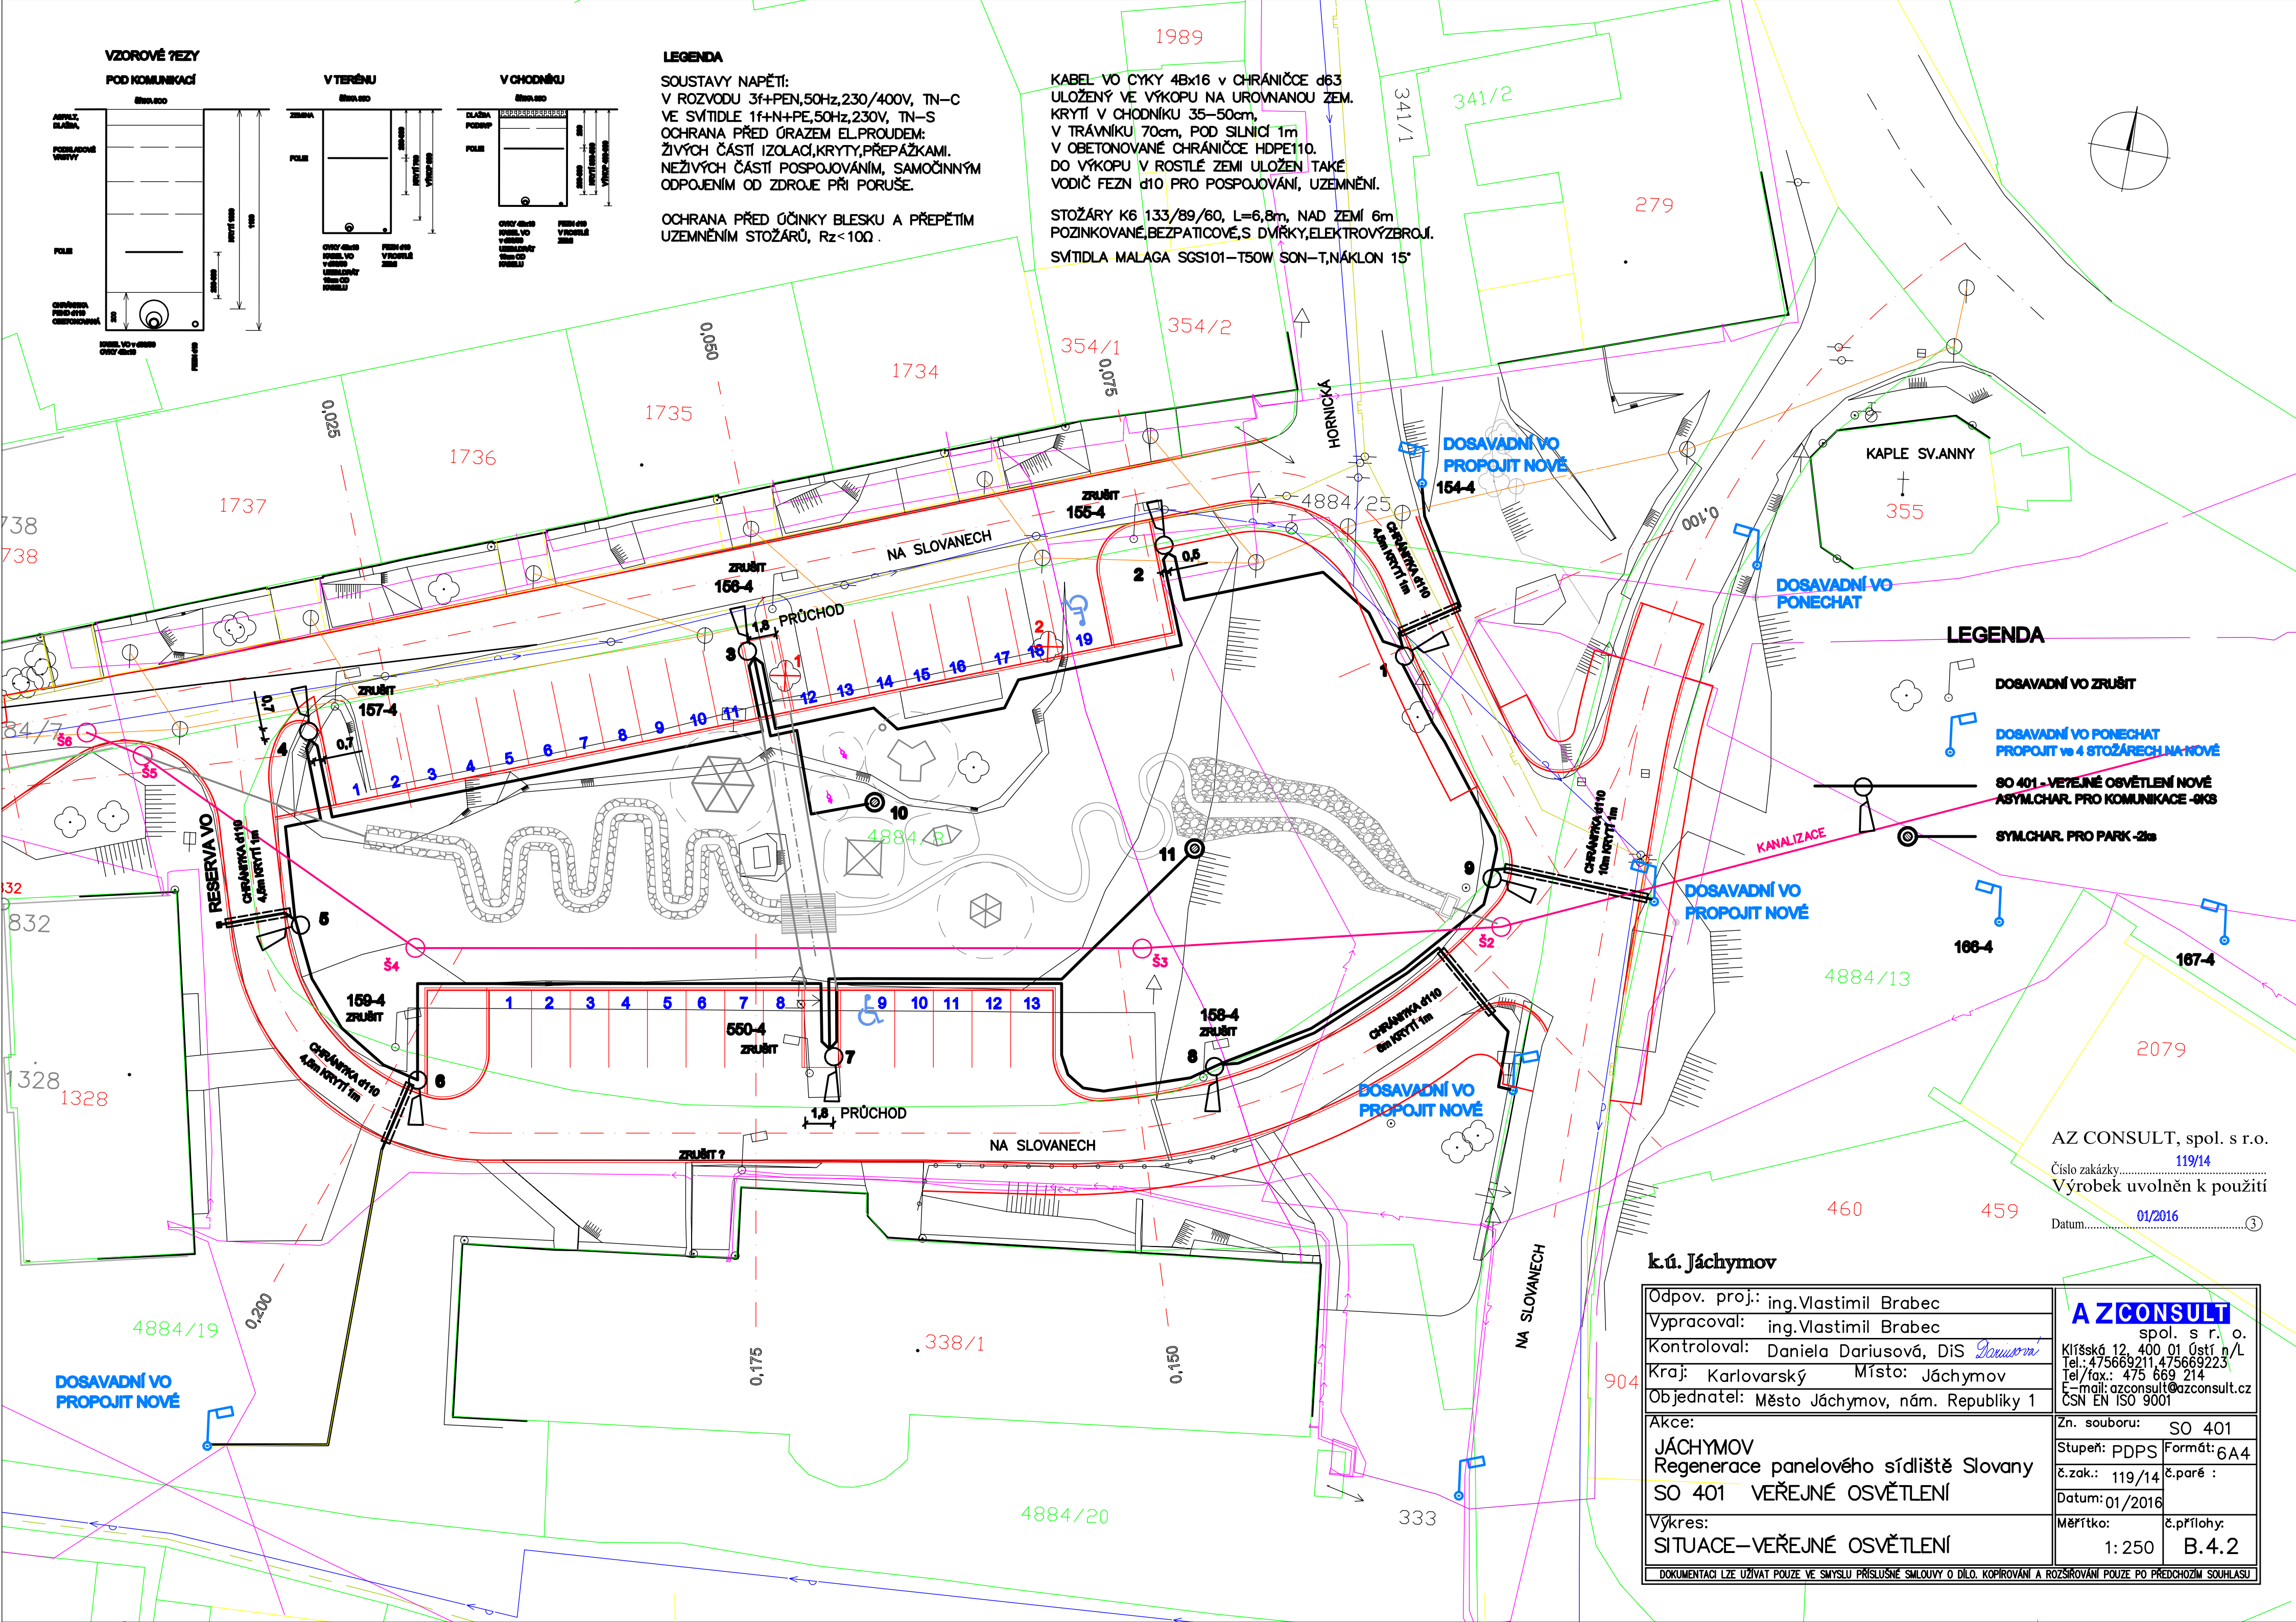

LEGENDA

DOSAVADNÍ VO ZRUŠIT

DOSAVADNÍ VO PONECHAT
PROPOJIT VE 4 STOŽÁRECH NA NOVÉ

SO 401 - VEŘEJNÉ OSVĚTLENÍ NOVÉ
ASYM.CHAR. PRO KOMUNIKACE - 0KS

SYM.CHAR. PRO PARK - 2ks

AZ CONSULT, spol. s r. o.

Číslo zakázky: 119/14

Výrobek uvolněn k použití

Datum: 01/2016

k.ú. Jáchymov

Odpov. proj.: ing. Vlastimil Brabec
Vypracoval: ing. Vlastimil Brabec
Kontroloval: Daniela Dariusová, DiS
Kraj: Karlovarský Místo: Jáchymov
Objednatel: Město Jáchymov, nám. Republiky 1

Akce:
JÁCHYMOV
Regenerace panelového sídliště Slovany
SO 401 VEŘEJNÉ OSVĚTLENÍ

Výkres:
SITUACE - VEŘEJNÉ OSVĚTLENÍ

AZCONSULT

spol. s r. o.
Klíšská 12, 400 01 Ústí n/L
Tel.: 475 669 211, 475 669 223
Tel./fax.: 475 669 214
E-mail: azconsult@azconsult.cz
ČSN EN ISO 9001

Zn. souboru: SO 401
Stupeň: PDPS Formát: 6A4
č.zak.: 119/14 č.paré:
Datum: 01/2016
Měřítko: 1:250 č.přílohy: B.4.2

DOKUMENTACI LZE UŽÍVAT POUZE VE SMYSLU PŘÍSLUŠNÉ SMLOUVY O DÍLO. KOPIOVÁNÍ A ROZŠÍŘOVÁNÍ POUZE PO PŘEDCHOZÍM SOUHLASU