




ŘEZ M-M

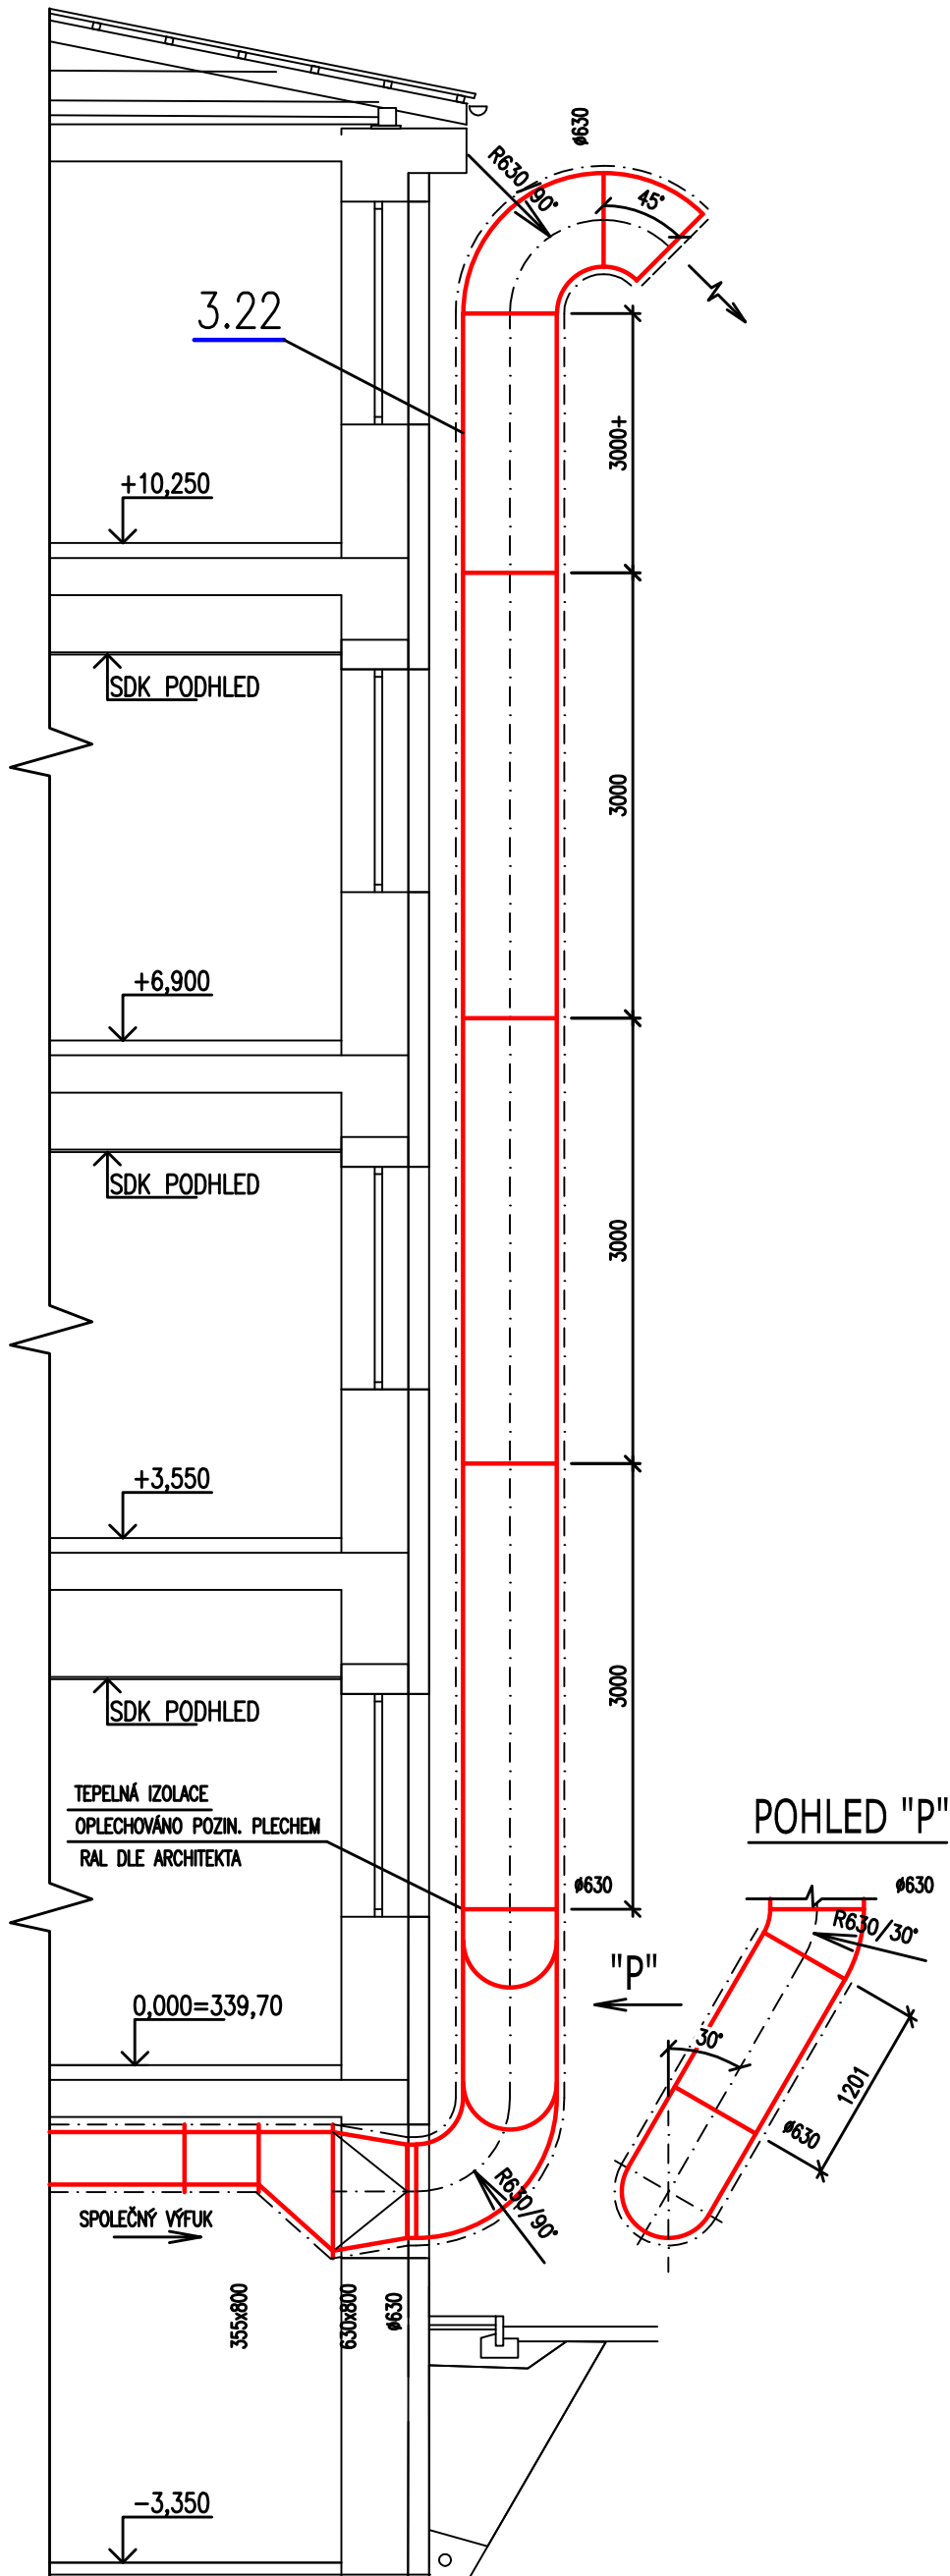

ŘEZ N-N

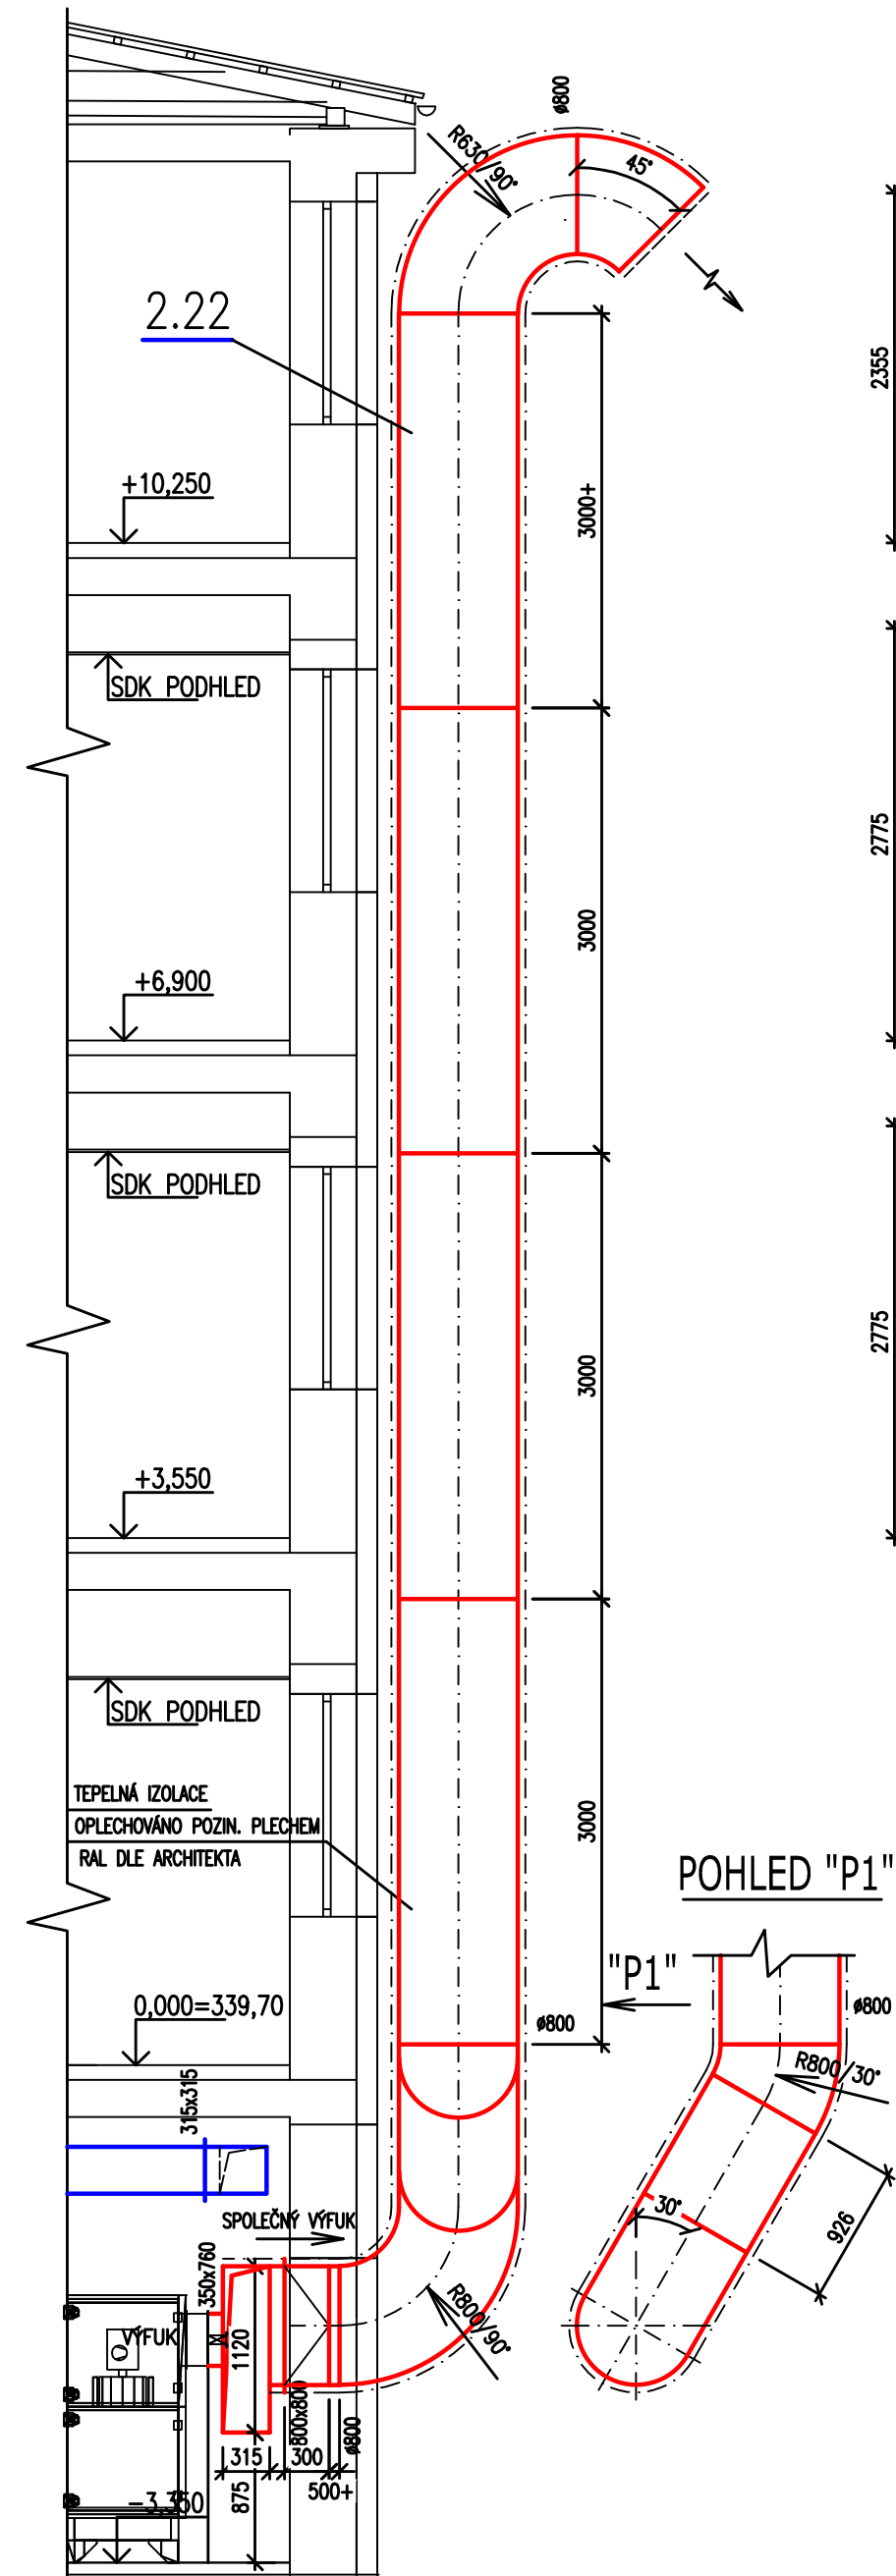

ŘEZ L-L

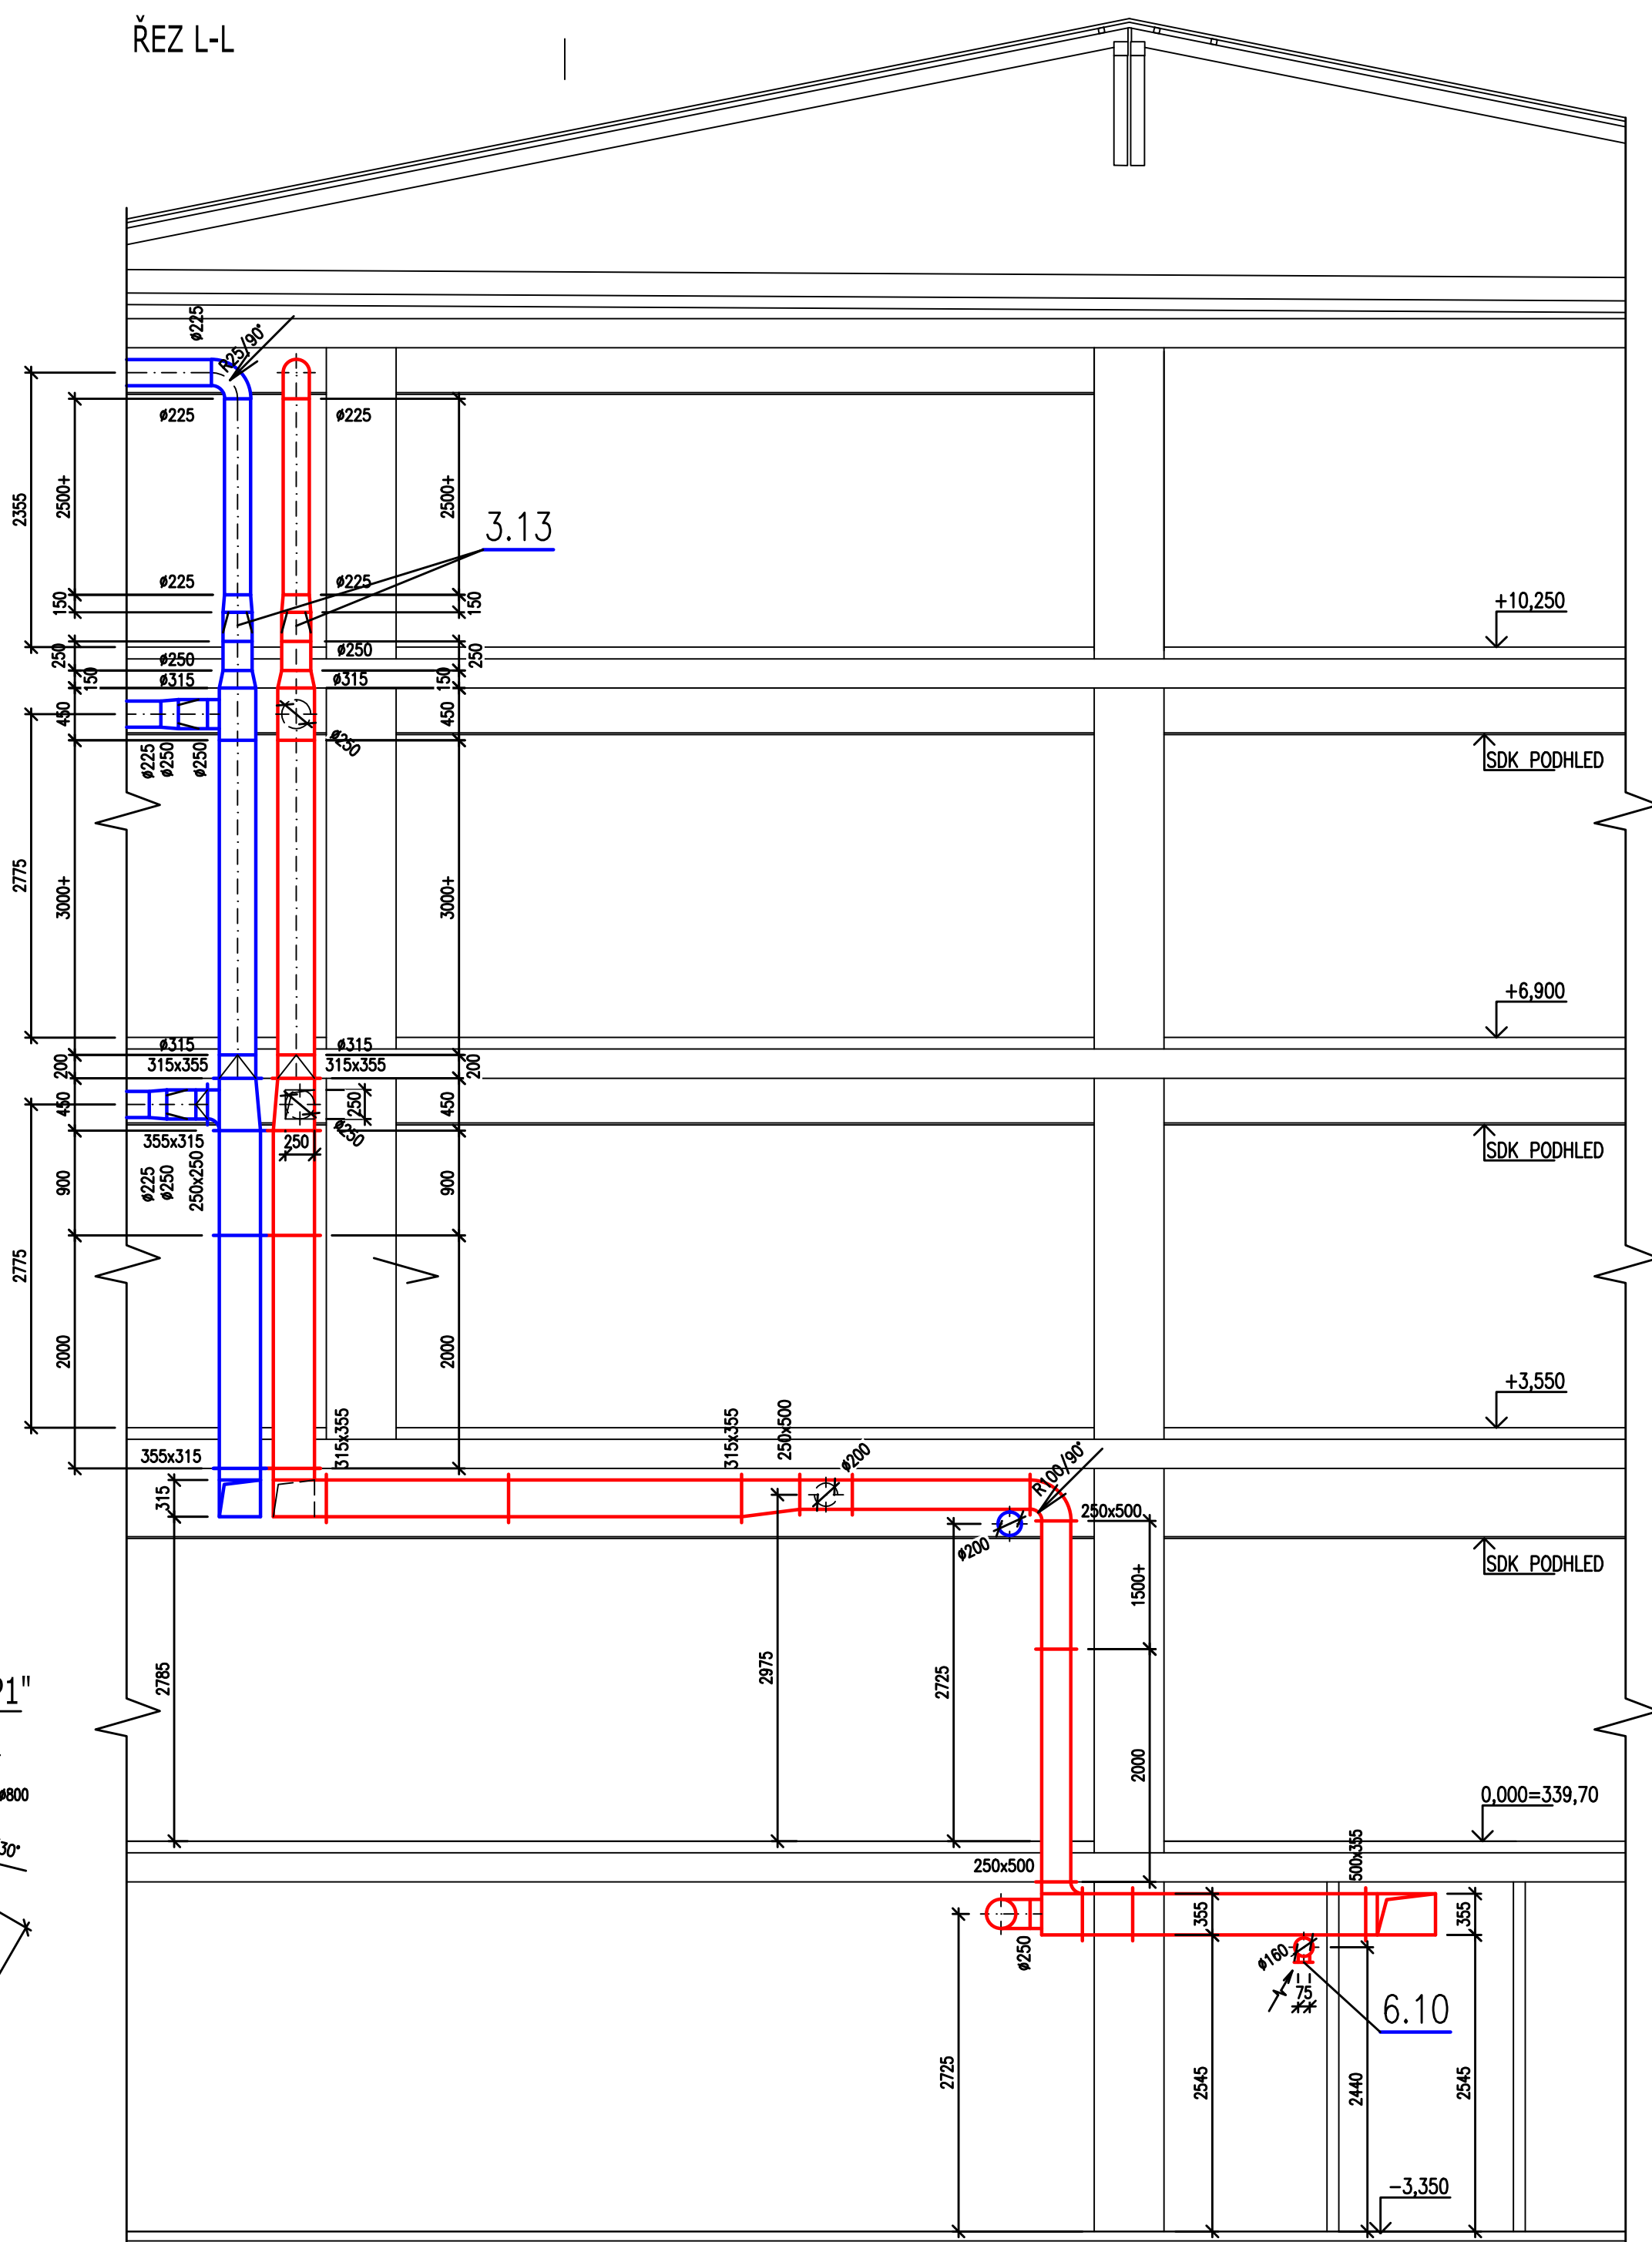

± 0,000 = 339,700 M.N.M. (Bpv)

Zákazník / Client VERMONT s.r.o., IČ: 262 15 225 Botanická 606/24, 602 00 Brno – Veveří		Dodavatel / Contractor KN PROJECT Na Rádách 3, 789 01 ZÁBŘEH tel : 583 416 476, mob : 605 265 754 petr.knapcek@knproject.cz	
Vypracoval / Elaborated by Jindřich Krájča	Podpis / Sign Ing. Petr Knápek	Měřítko / Scale 1:50 Datum / Date 03/2016	
Název stavby / Site Name SANATORIUM ZÁBŘEH		Zakázka / Contract 2015 – 322	
Adresa stavby / Address par.č. 719, v k.ú. Zábřeh na Moravě		Číslo výkresu / Dwg No. PP-D/102-02-509	
Název výkresu / Title Vzduchotechnika REZY II		Oprava Revision	

