



PŮDORYS  
M1:50

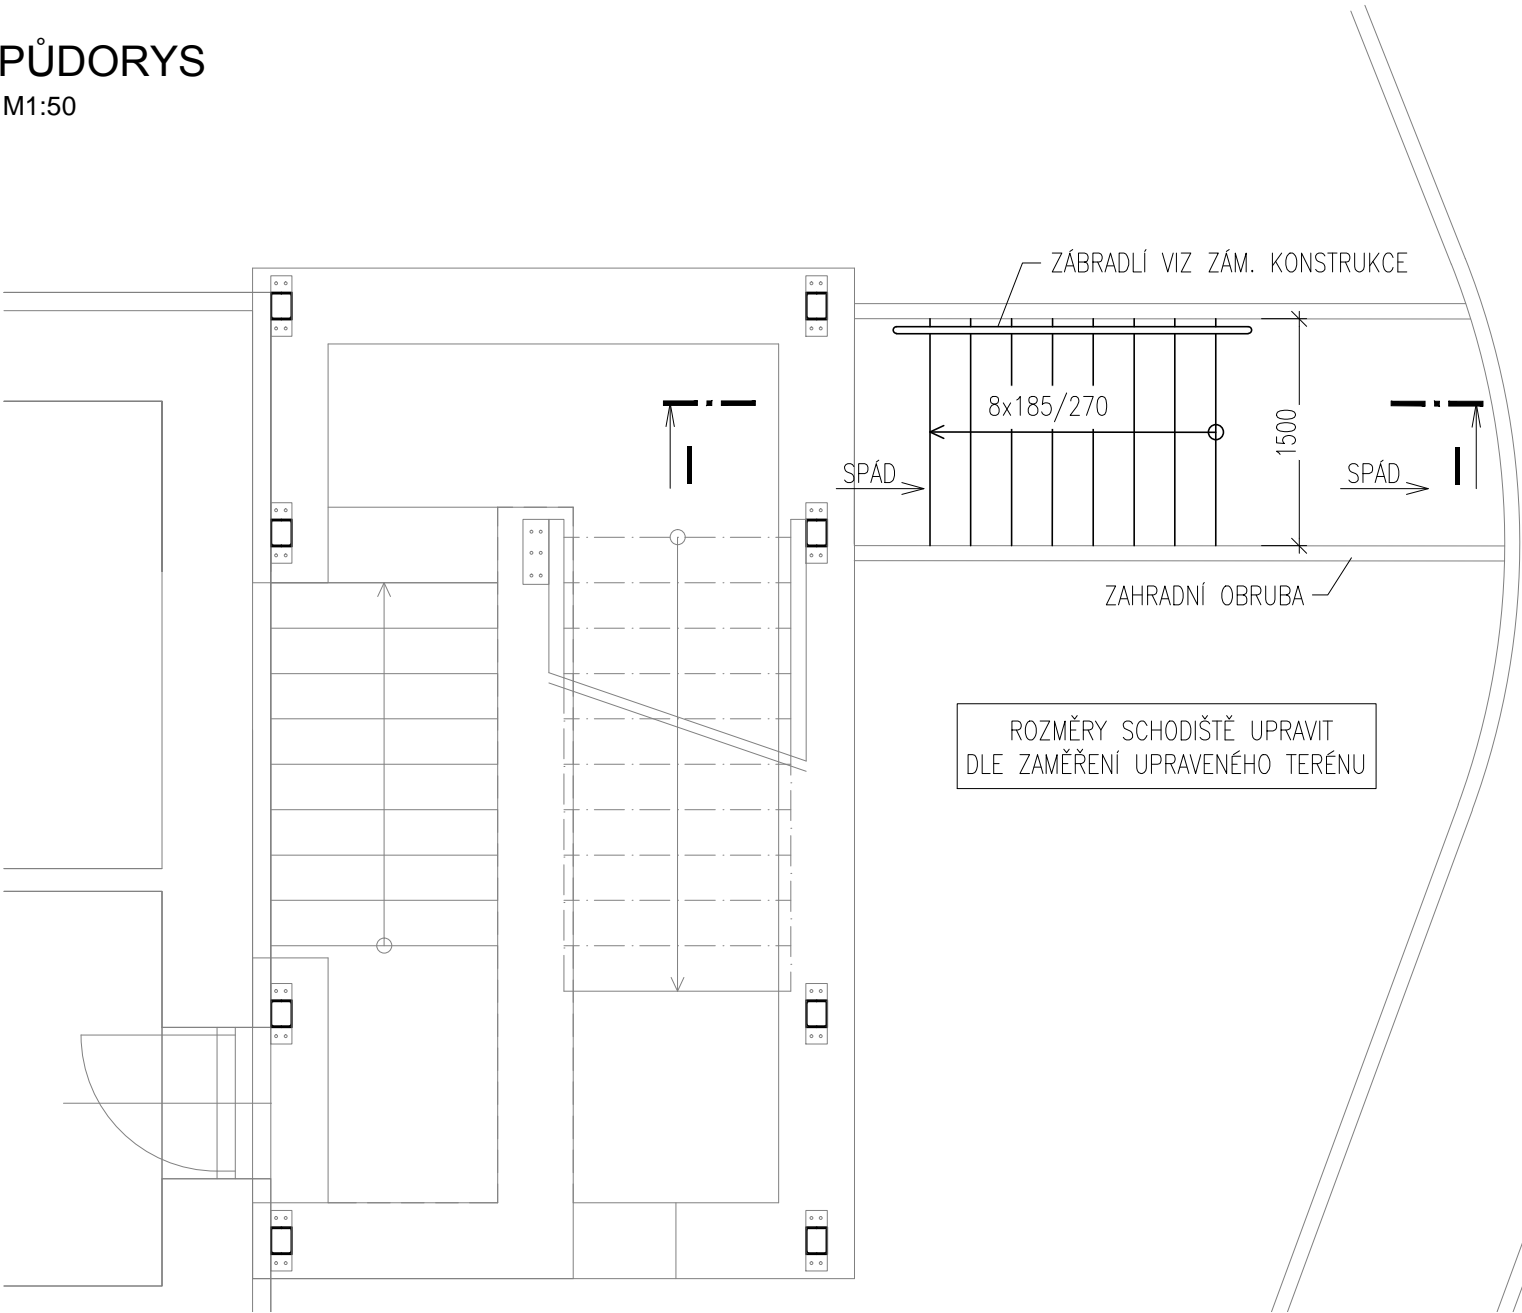

ŘEZ I-I  
M1:25

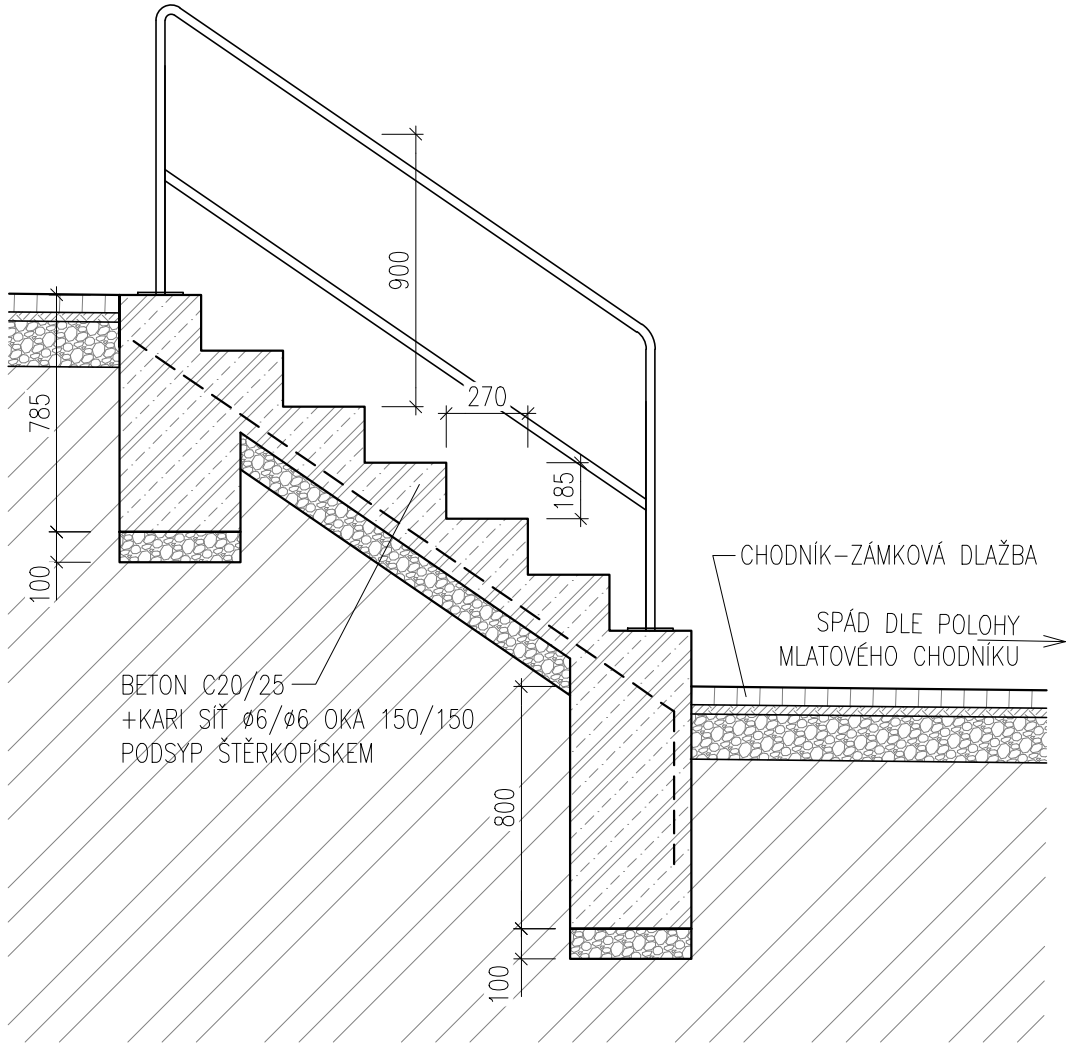

± 0,000 = 339,700 M.N.M. (Bpv)

Zákazník / Client VERMONT s.r.o., IČ: 262 15 225 Botanická 606/24, 602 00 Brno – Veverí		Dodavatel / Contractor KN PROJECT Na Řádkách 3, 789 01 ZÁBŘEH tel : 583 416 476, mob : 605 265 754 petr.knapek@knproject.cz	
Vypracoval / Elaborated by Ing. Martin Očadlík	Podpis / Sign Ing. Petr Knápek	Měřítko / Scale 1:50, 1:25	Datum / Date 01/2017
Název stavby / Site Name <b>SANATORIUM ZÁBŘEH</b>		Zakázka / Contract 2015 – 322	
Adresa stavby / Address par.č. 719, v k.ú. Zábřeh na Moravě		Číslo výkresu / Dwg No. PP-D/101-02-155	Oprava Revision
Název výkresu / Title <b>150 Stavebně konstrukční řešení</b> BETONOVÉ TERÉNNÍ SCHODIŠTĚ – POŽÁRNÍ ÚNIKOVÁ CESTA			