


LEGENDA KABELŮ:

- J-Y(St)Y 2x2x0,8mm
- EUROFIRE 180S 2x1.5
- JYTY 2Dx1
- UTP Cat.6 4x2xAWG24, LS0H
- UTP Cat.5e 4x2xAWG24, LS0H
- FTP 4x2x0.5
- SYKFY 3x2x0.5
- koaxiál 75ohm
- UTP Cat.5e 4x2xAWG24, LS0H

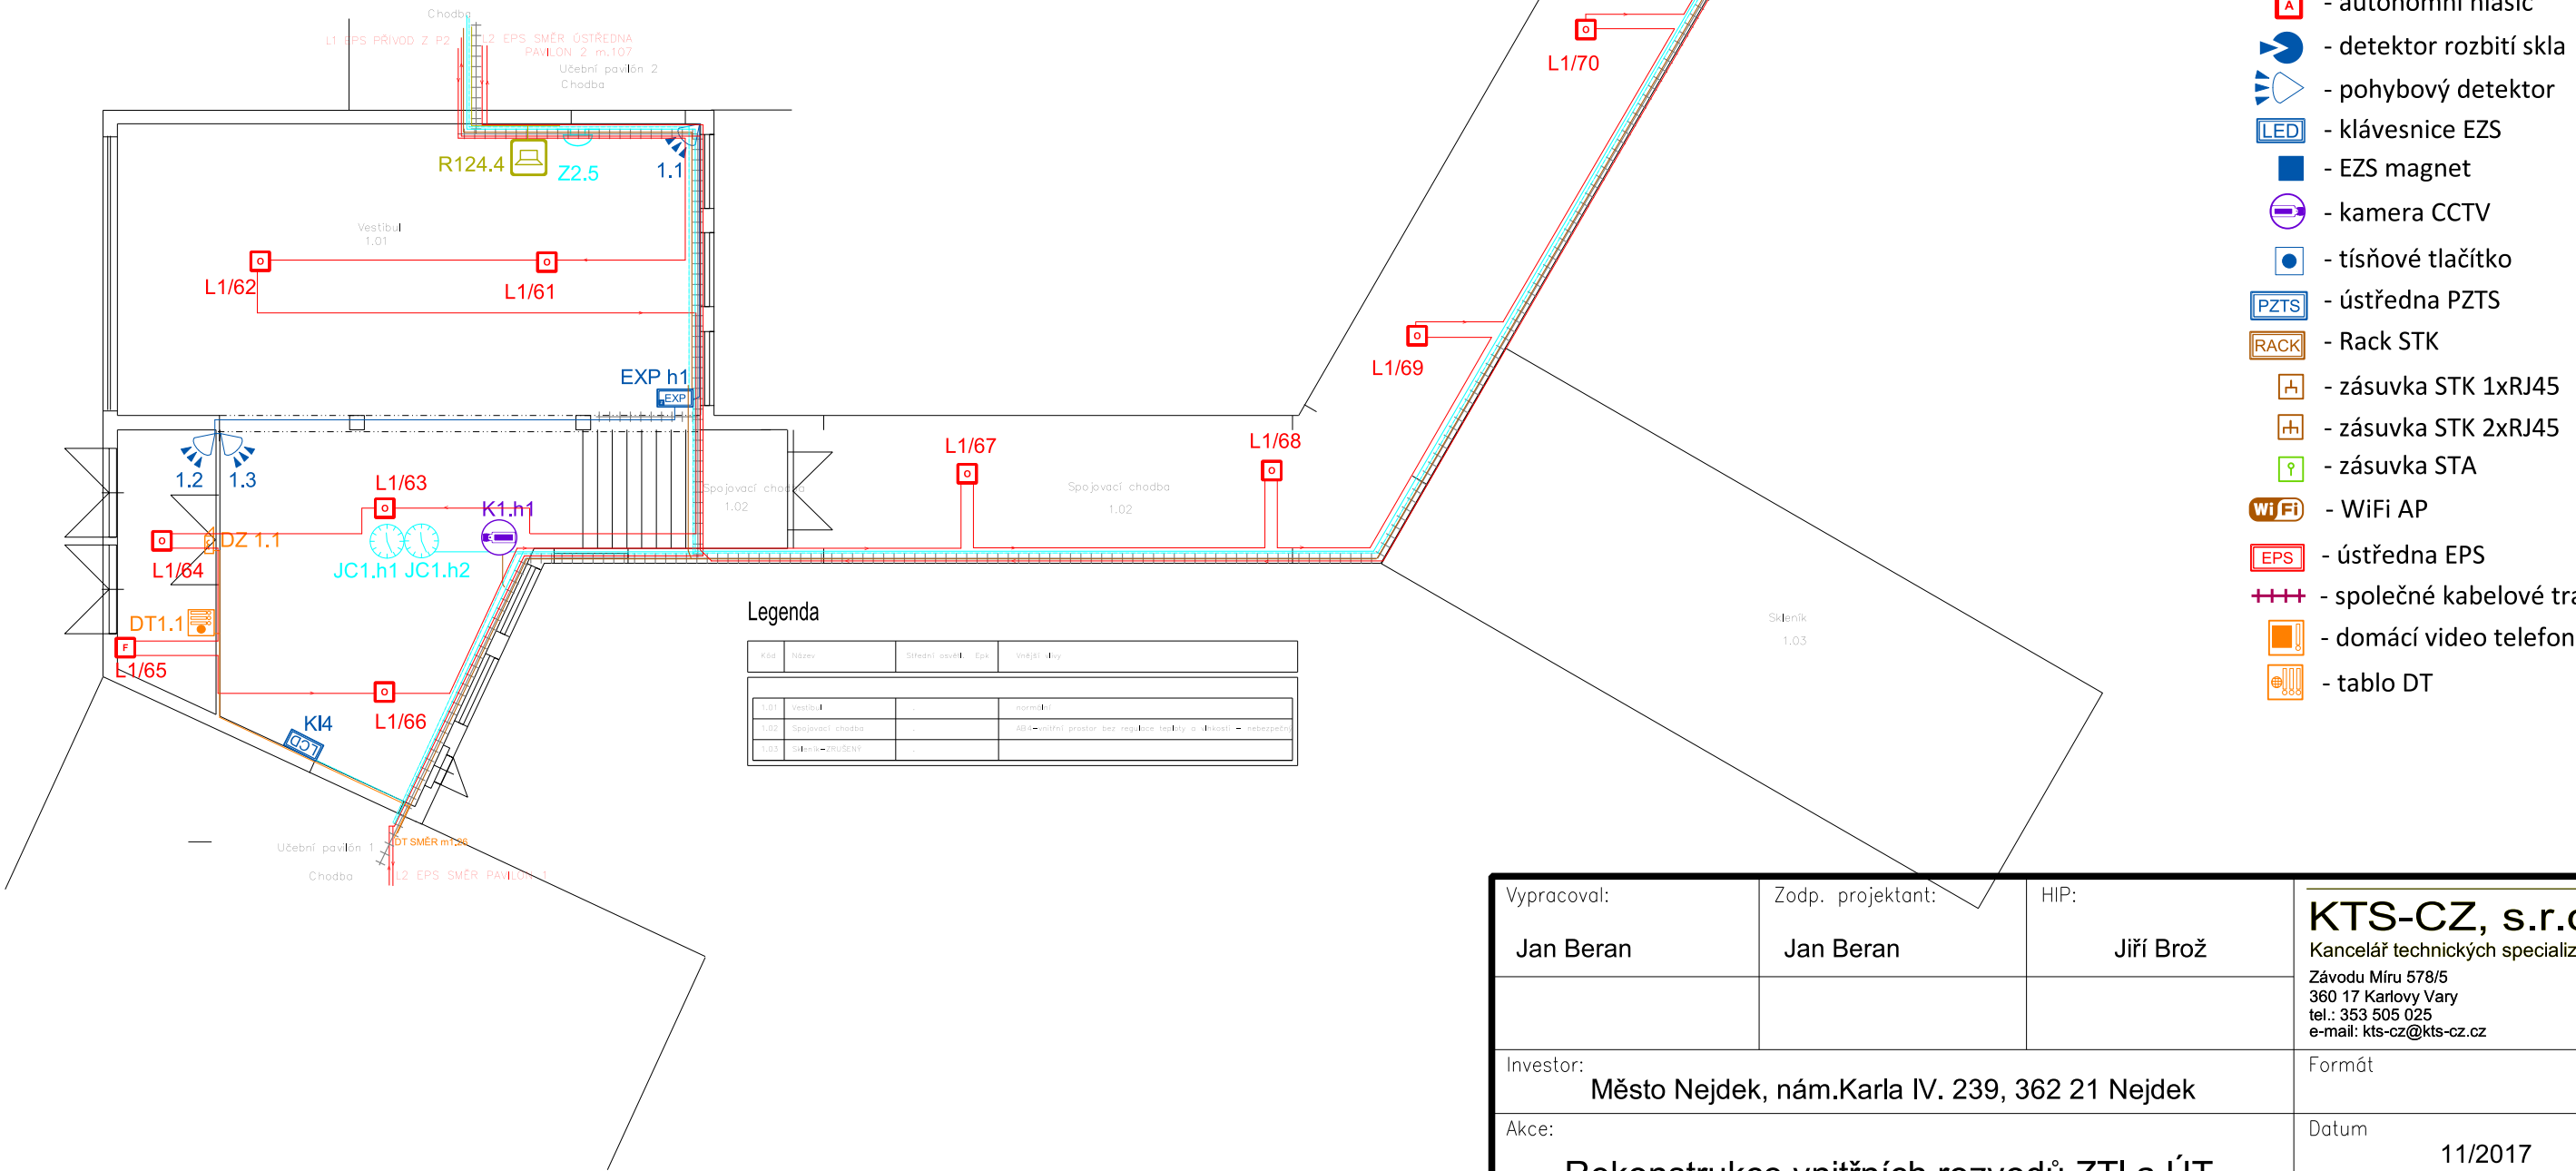

LEGENDA:

- optický kouřový detektor
- tlačítkový hlásič požáru
- akustická signalizace EPS
- autonomní hlásič
- detektor rozbití skla
- pohybový detektor
- klávesnice EZS
- EZS magnet
- kamera CCTV
- tísňové tlačítko
- ústředna PZTS
- Rack STK
- zásuvka STK 1xRJ45
- zásuvka STK 2xRJ45
- zásuvka STA
- WiFi AP
- ústředna EPS
- společné kabelové trasy
- domácí video telefon
- tablo DT

PŮDORYS VESTIBUL A SPOJ. CHODBA

Vypracoval:  Jan Beran	Zodp. projektant:  Jan Beran	HIP:  Jiří Brož	<b>KTS-CZ, s.r.o.</b> Kancelář technických specializací Závodu Míru 578/5 360 17 Karlovy Vary tel.: 353 505 025 e-mail: kts-cz@kts-cz.cz	
Investor: Město Nejdek, nám.Karla IV. 239, 362 21 Nejdek			Formát	
Akce:  Rekonstrukce vnitřních rozvodů ZTI a ÚT  v pavilonech 1 a 2, dílnách a tělocvičně ZŠ Karlovarská, Nejdek  D.1.4.f - Zařízení silnoproudé elektrotechniky			Datum  11/2017	
			Účel  DPS-R1	
			Č. zakázky  1605028.1	
Obsah výkresu:  Půdorys vestibul a spoj. chodba			Měřítko  1:100	Č. výkresu  D. 1. 4. f- 09