
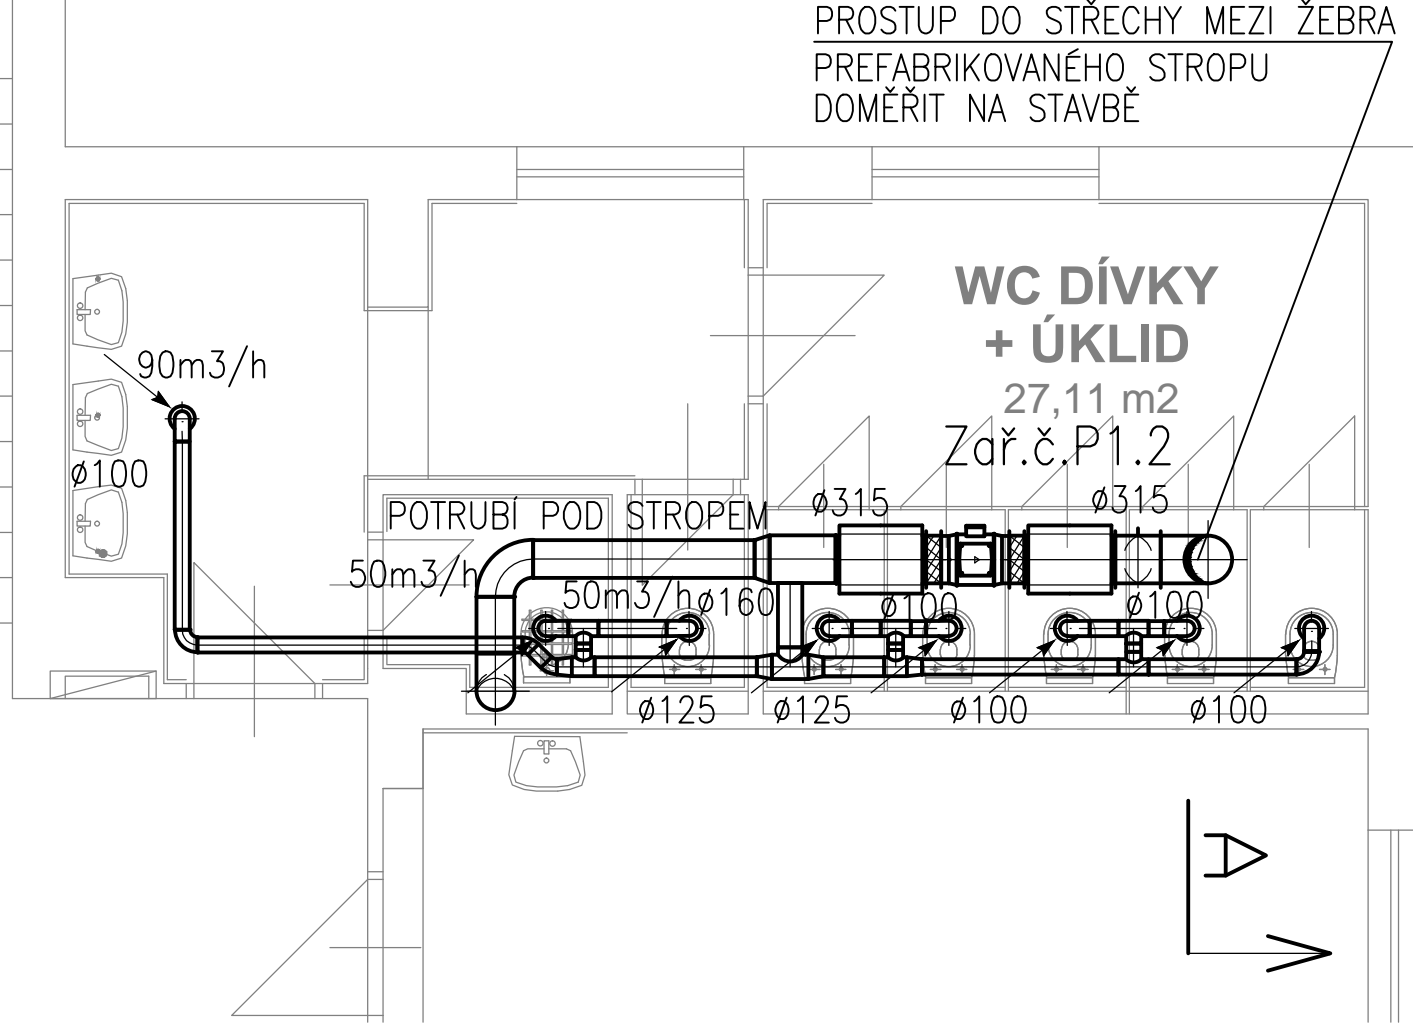
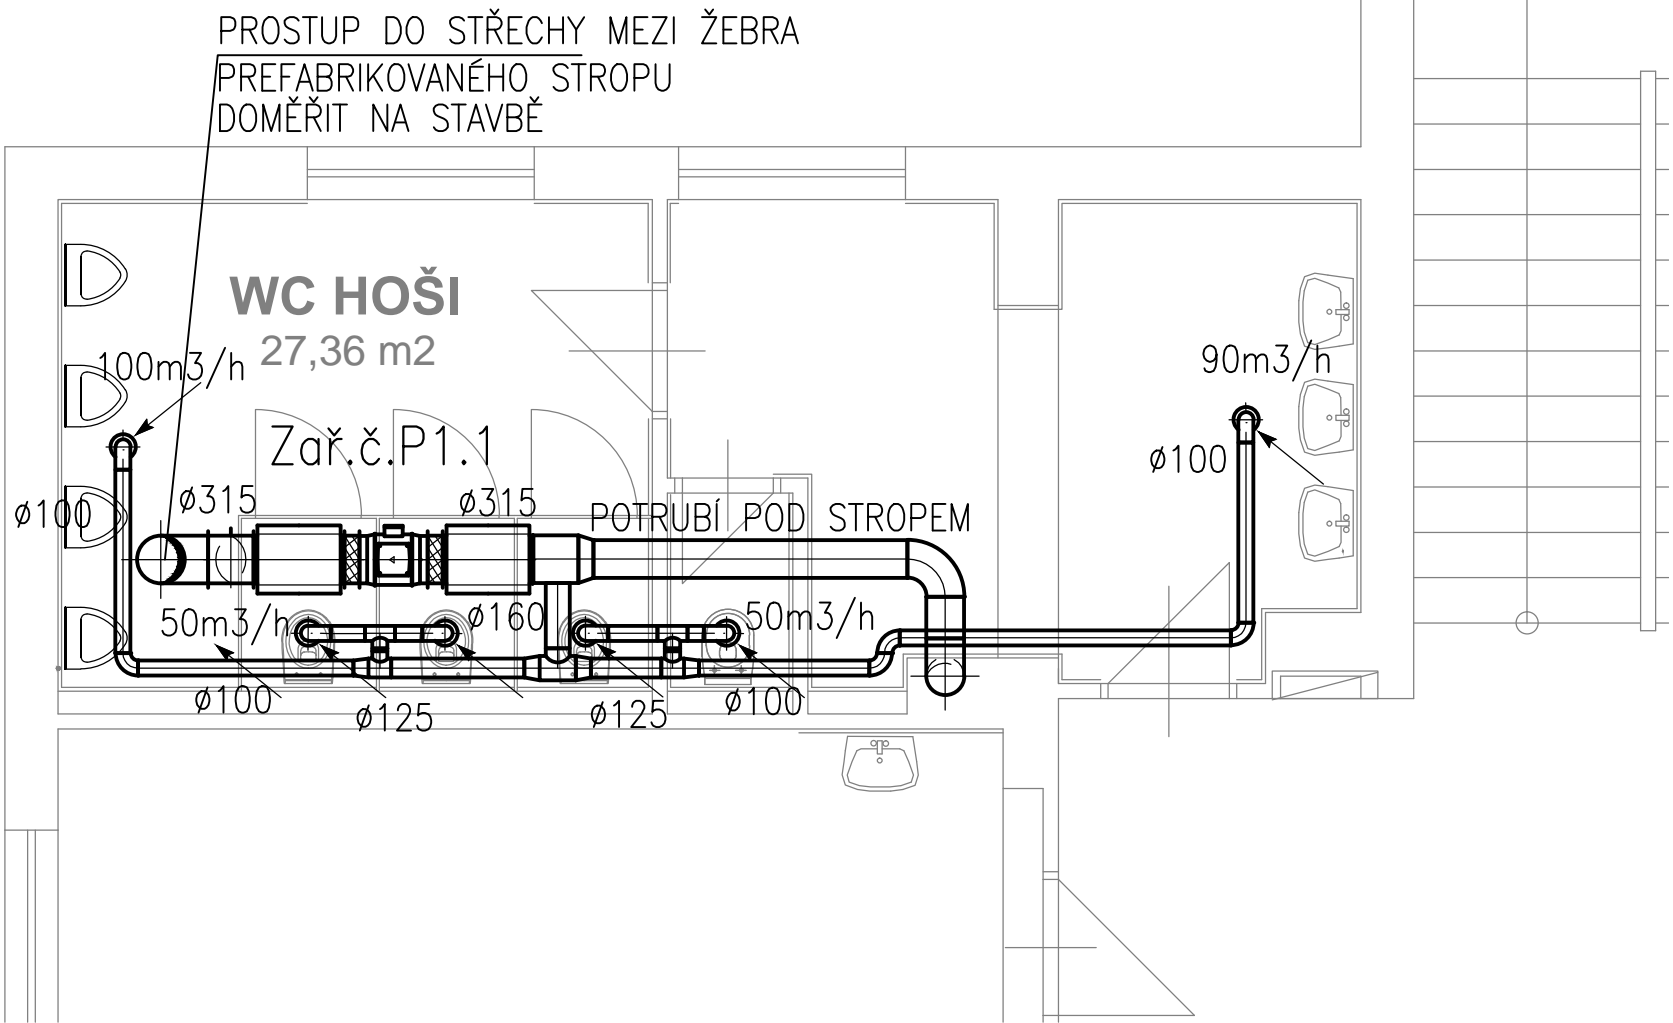


LEGENDA:

- VENTILÁTOR, PŘIPOJENÍ $\varnothing 160\text{mm}$
- ODTAHOVÝ VENTIL
- TLUMIČ HLUKU KRUHOVÝ
- ZPĚTNÁ Klapka

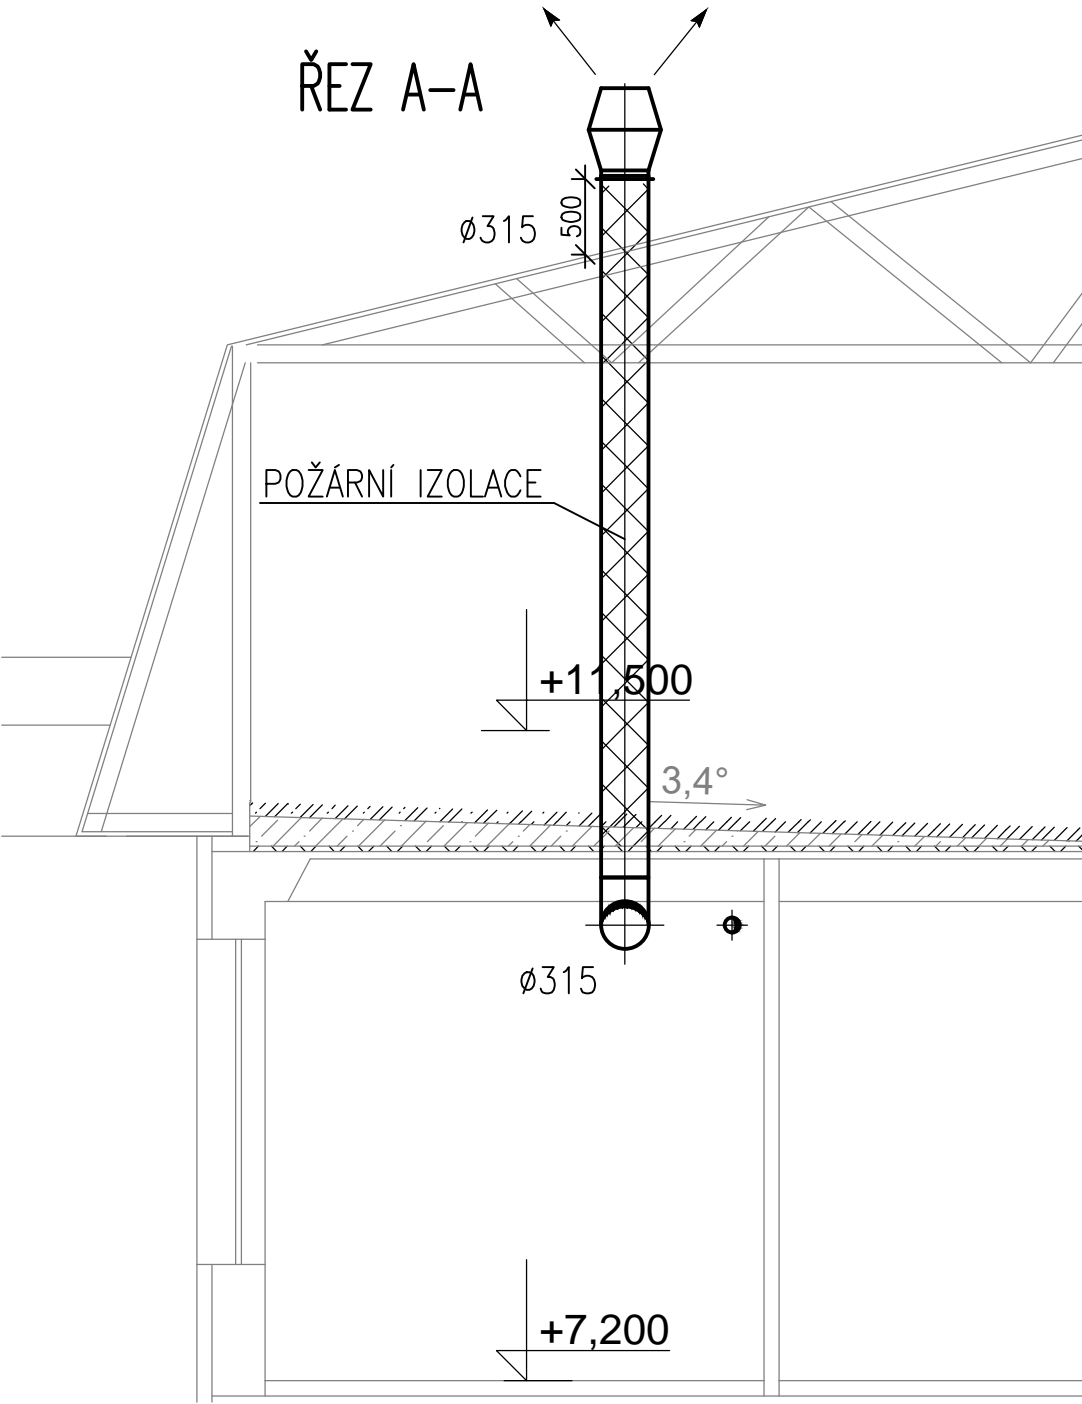

Vypracoval:	Zodp. projektant:	HIP:	KTS-CZ, s.r.o. Kancelář technických specializací Závodů Míru 578/5 360 17 Karlovy Vary tel.: 353 505 025 e-mail: kts-cz@kts-cz.cz	
Dana Hykšová	Ing.Ondřej Košina	Jiří Brož	Formát 4A4	
Investor: Město Nejdek, nám.Karla IV. 239, 362 21 Nejdek			Datum 11/2016	
Akce: Rekonstrukce vnitřních rozvodů ZTI a ÚT v pavilonech 1 a 2, dílnách a tělocvičně ZŠ Karlovarská, Nejdek D.1.4.c - Vzduchotechnika			Účel DPS-R1	
Obsah výkresu: Půdorys 3.NP- pavilon 1			Č. zakázky 1605028.1	
			Měřítko 1:50	Č. výkresu D. 1. 4. c-04