


pavilon 2 – 3.NP

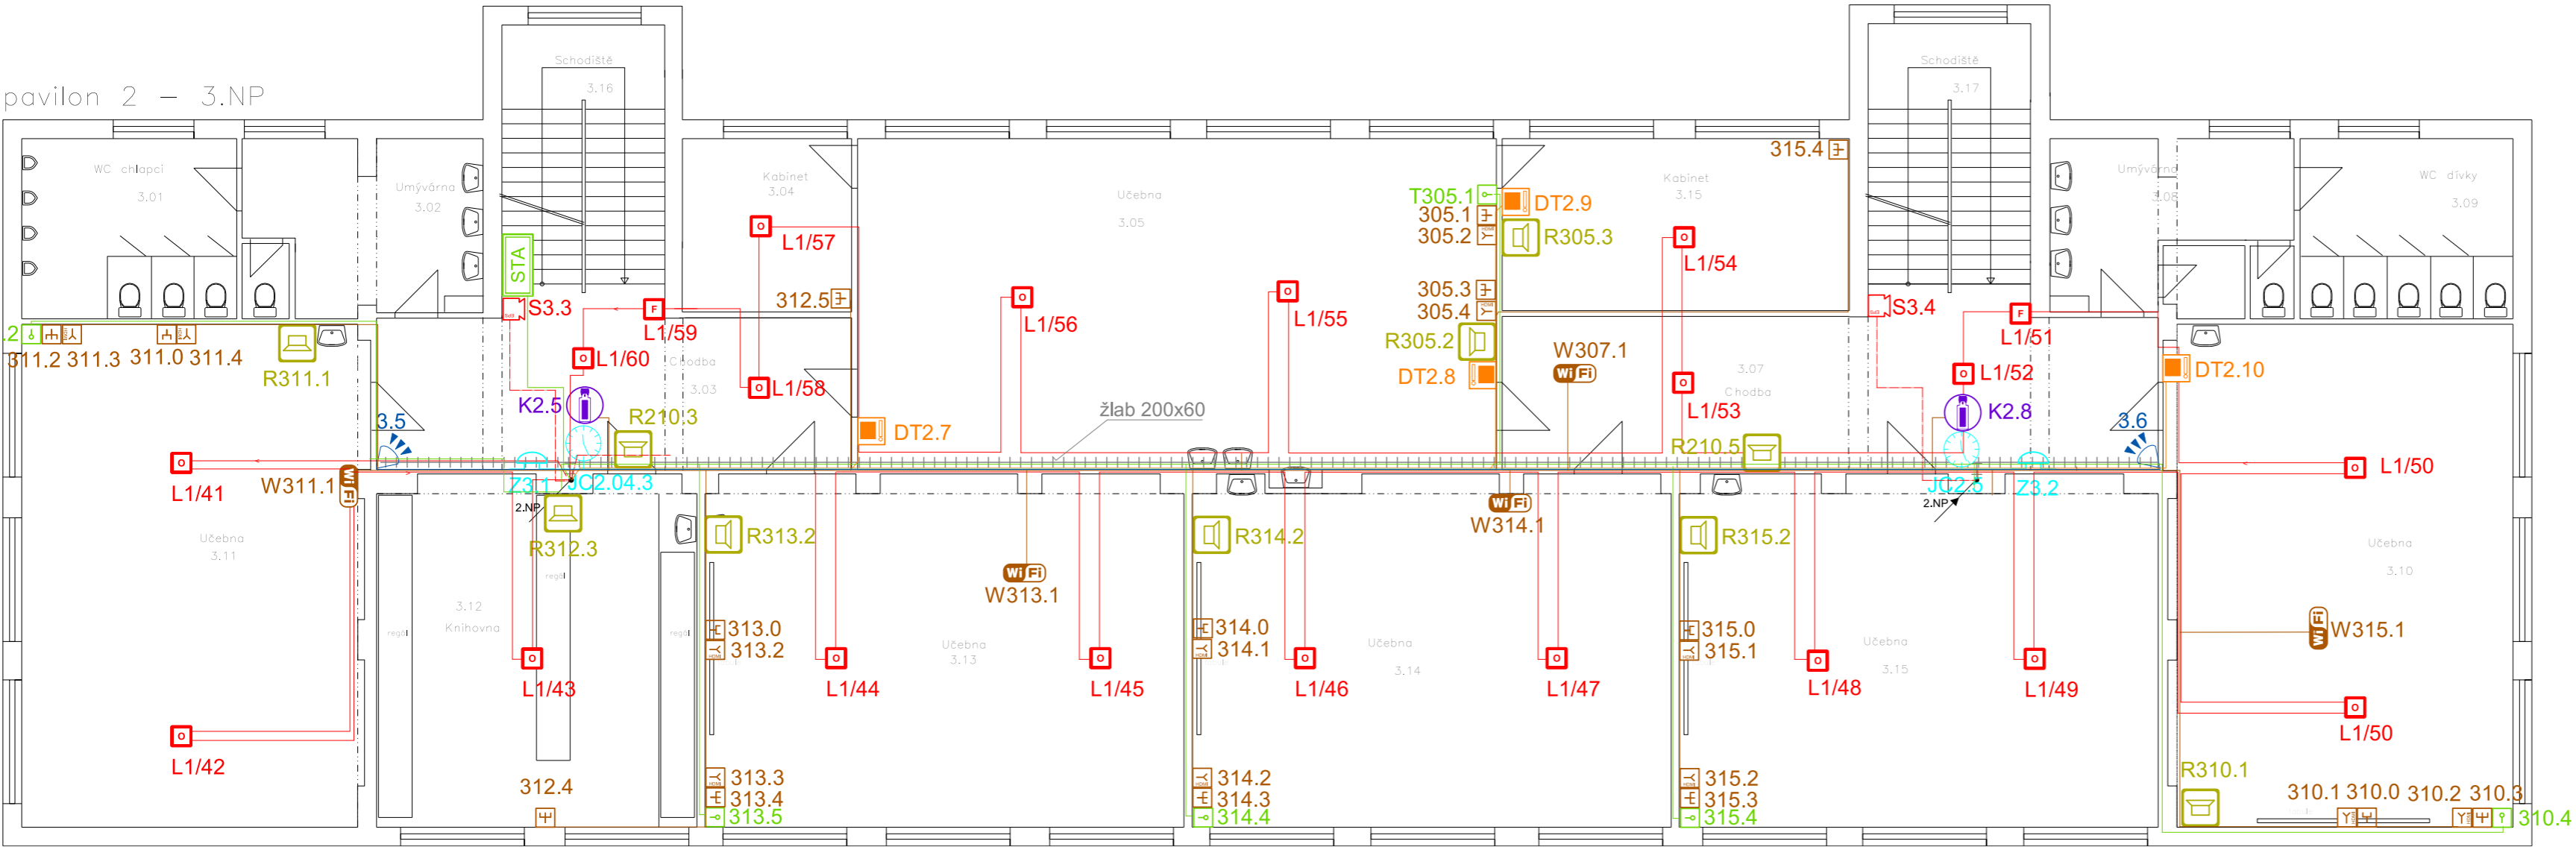

Legenda

Kód	Název	Střední osvětlení	Ep	Vnější iluzie
3.01	WC chlapci			normální
3.02	Umývárna			normální
3.03	Chodba			normální
3.04	Kabinet			normální
3.05	Učebna			normální
3.06	Kabinet			normální
3.07	Chodba			normální
3.08	Umývárna			normální
3.09	WC dívky			normální
3.10	Učebna			normální
3.11	Učebna			normální
3.12	Knihovna			normální
3.13	Učebna			normální
3.14	Učebna			normální
3.15	Učebna			normální
3.16	Schodiště			normální
3.17	Schodiště			normální

LEGENDA:

- optický kouřový detektor
- tlačítkový hlásič požáru
- akustická signalizace EPS
- autonomní hlásič
- detektor rozbití skla
- pohybový detektor
- klávesnice EZS
- EZS magnet
- kamera CCTV
- tísňové tlačítko
- ústředna PZTS
- Rack STK
- zásuvka STK 1xRJ45
- zásuvka STK 2xRJ45
- zásuvka STA
- WiFi AP
- ústředna EPS
- společné kabelové trasy
- domácí video telefon
- tablo DT

LEGENDA KABELŮ:

- J-Y(St)Y 2x2x0,8mm
- EUROFIRE 180S 2x1.5
- JYTY 2Dx1
- UTP Cat.6 4x2xAWG24, LS0H
- UTP Cat.5e 4x2xAWG24, LS0H
- FTP 4x2x0.5
- SYKFY 3x2x0.5
- koaxiál 75ohm
- UTP Cat.5e 4x2xAWG24, LS0H

Vypracoval: Jan Beran	Zodp. projektant: Jan Beran	HIP: Jiří Brož	<b>KTS-CZ, s.r.o.</b> Kancelář technických specializací Závodu Míru 578/5 360 17 Karlovy Vary tel.: 353 505 025 e-mail: kts-cz@kts-cz.cz	
Investor: Město Nejdek, nám.Karla IV. 239, 362 21 Nejdek			Formát	
Akce: Rekonstrukce vnitřních rozvodů ZTI a ÚT v pavilonech 1 a 2, dílnách a tělocvičně ZŠ Karlovarská, Nejdek D.1.4.f - Zařízení silnoproudé elektrotechniky			Datum 11/2017	Účel DPS-R1
Obsah výkresu: Půdorys 3.NP, objekt P2			Č. zakázky 1605028.1	Měřítko 1:100
			Č. výkresu D. 1. 4. f- 07	