

LEGENDA:

INŽENÝRSKÉ SÍŤE – STÁVAJÍCÍ:

- SDĚLOVACÍ KABEL
- KANALIZACE DEŠŤOVÁ / SMÍŠENÁ / SPLAŠKOVÁ
- VEŘEJNÉ OSVĚTLENÍ / KABEL NN
- NEZNAMÝ KABEL
- KABEL NN
- SPLAŠKOVÁ KANALIZACE
- STL PLYNOVOD – STÁVAJÍCÍ
- VODOVOD

INŽENÝRSKÉ SÍŤE – NÁVRH:

- STL PLYNOVOD – NÁVRH
- STL PLYNOVODNÍ PŘÍPOJKA – NÁVRH
- KANALIZACE
- VODOVOD
- NOVÝ VO VEDENÍ
- C – ZEMNÍ SVÍTIDLO
- B – OSVĚTLOVACÍ SLOUPEK
- VO / STOŽÁR + OSVĚTLENO
- RVO / NÁVROHOVANÝ
- RVO / STÁVAJÍCÍ

Napěťová soustava:

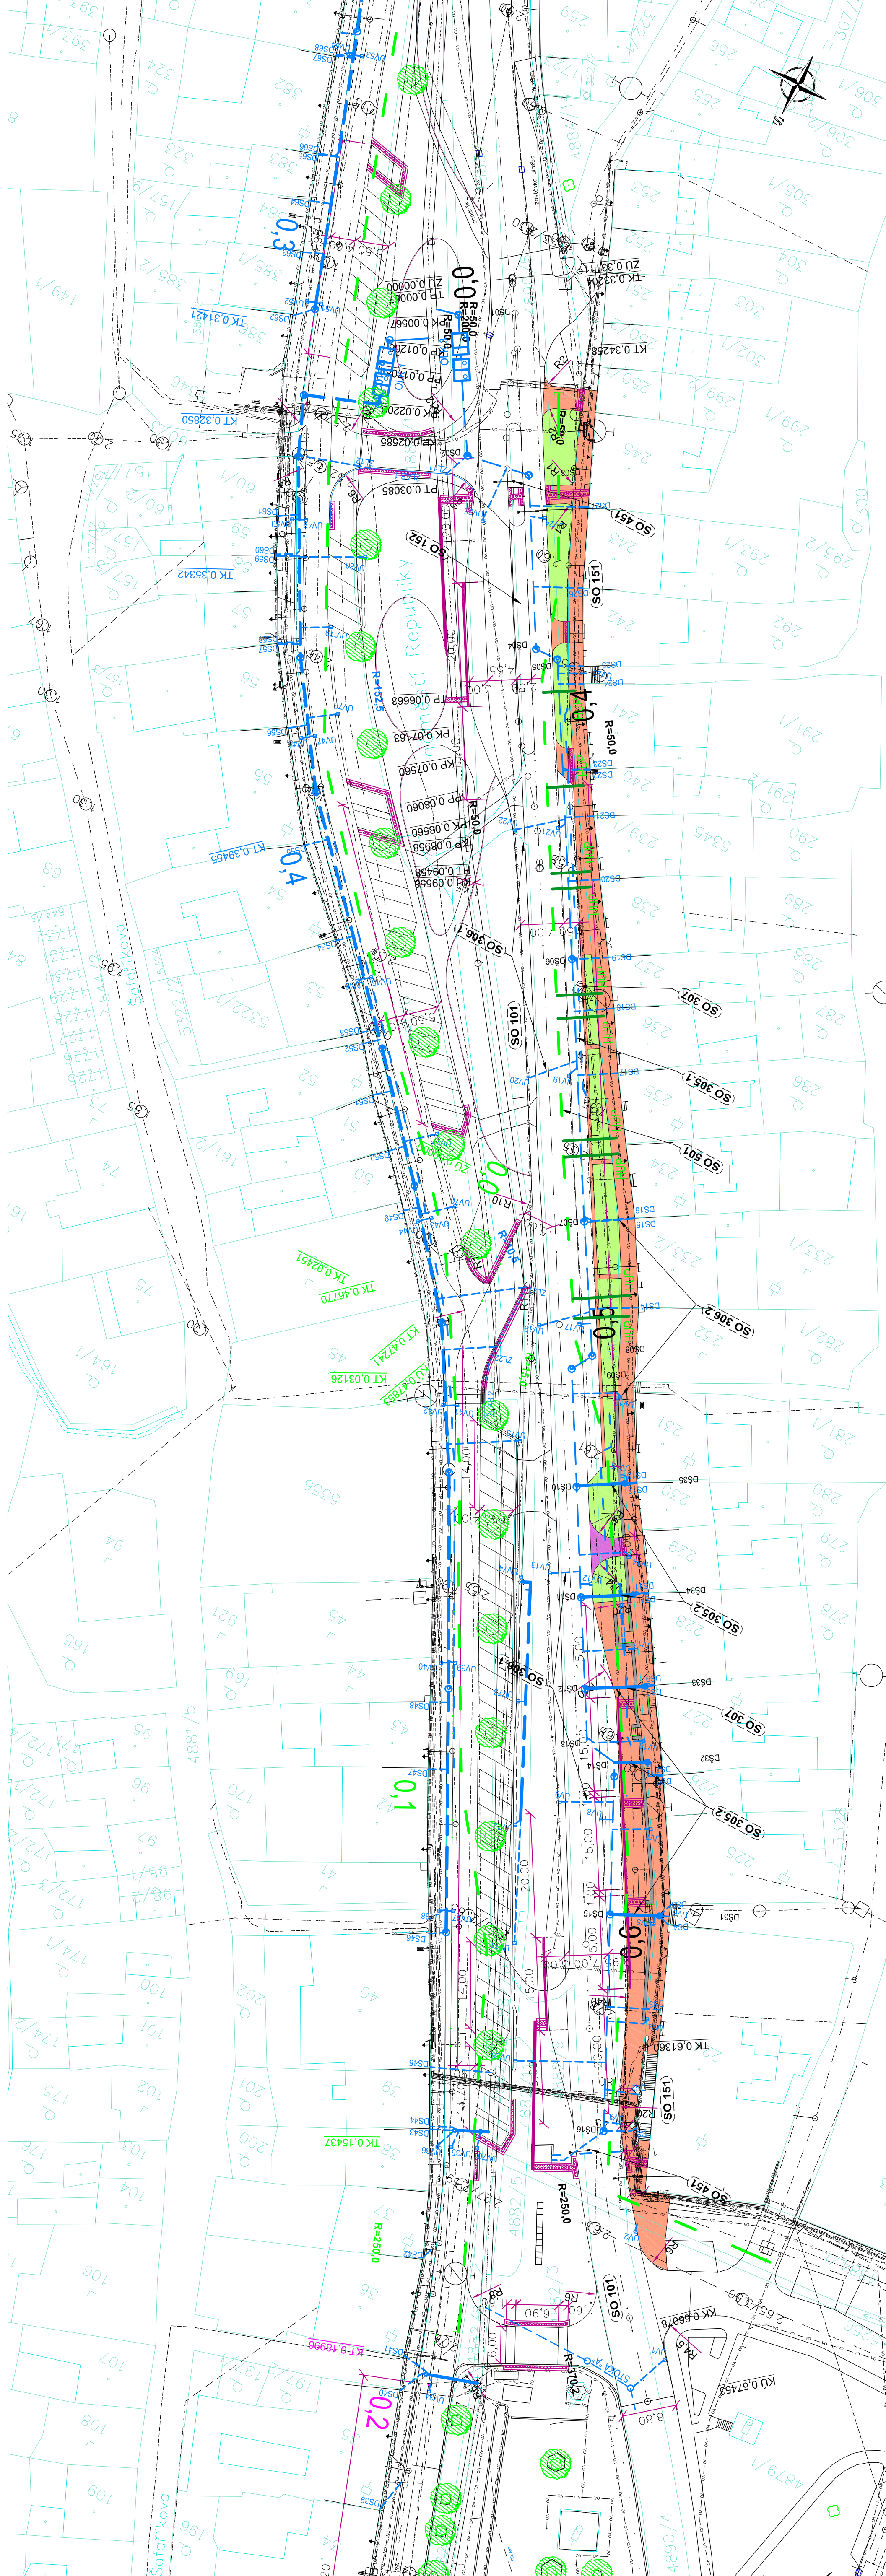
- TN-C (3+PEN, 400V, 50Hz)
- TN-S (3+PE+N, 400V, 50Hz)
- TN-S (1+PE+N, 230V, 50Hz)



Ochrana před nebezpečným dotykem

- samostatným odpojením od zdroje
- pospojením a proudovým chráničem
- Ochrana proti nadprůtokům dle ČSN 332000-4-43
- selektivním dimenzováním jističích prvků

NOVÝ STAV:

- KOMUNIKACE – ASFALTOVÝ BETON
- KOMUNIKACE (TEMPO 30), PŘEJÍZDNÝ PRAH, PARKOVACÍ STÁNÍ, SLEZDY – KAM. DLAŽBA
- CHODNÍKY, JINÉ POCHOZÍ PLOCHY – KAMENNÁ DLAŽBA
- ZELENĚ, TERÉNNÍ ÚPRAVY
- OPERNÁ ŽIDKA
- RELIEFNI DLAŽBA
- ZABRADLÍ
- LNIOVÝ ŽLAB
- ULIČNÍ VPUST
- OSVĚTLENÍ PŘECHODU – LAMPA
- HRANICE KN, HRANICE KÚ, PARCELNÍ ČÍSLO
- NOVÝ STAV



 MĚSTO JÁCHYMOV Náměstí Republiky 1 36251 Jáchymov Tel: 353 808 130 Tel: 606 812 017		 STUDIO AM s.r.o. Na Bojišti 24 12000 Praha 2 Nové Město Tel: 261 217 152 Fax: 261 223 777 www.studiom.cz e-mail: studiom@studiom.cz	
IČO: 002 64 622		IČO: 624 16 596	
Akce:	REVITALIZACE HISTORICKÉHO JÁDRA MĚSTA JÁCHYMOV ETAPA 3-ČÁST A-ZAPADNÍ CHODNÍK		
Investor:	MĚSTO JÁCHYMOV, Náměstí Republiky 1, 36251 Jáchymov	Datum: 02/ 2018	
Místo stavby:	Náměstí Republiky 1, 36251 Jáchymov, k.ú. 656437 Jáchymov	Měřítko: 1:500	
Generální projektant:	STUDIO AM s.r.o.	Formát:	
	Na Bojišti 24, 120 00, Praha 2 - Nové Město	Čís. Papr.:	
Zodpov. projektant:	Ing.arch. Jiří Košťál		
Kontroloval:	Akad.arch. Jana Chmelová		
Vypracoval:	Jiří Slaba		
Stupeň PD:	ZADÁVACÍ DOKUMENTACE		
Část :	C. SITUAČNÍ VÝKRESY		
Díl:	C3. KOORDINAČNÍ SITUACE		
Obsah:	KORDINAČNÍ SITUACE	Č. výkresu/Revize	
		3	