



ZÁKLADY :

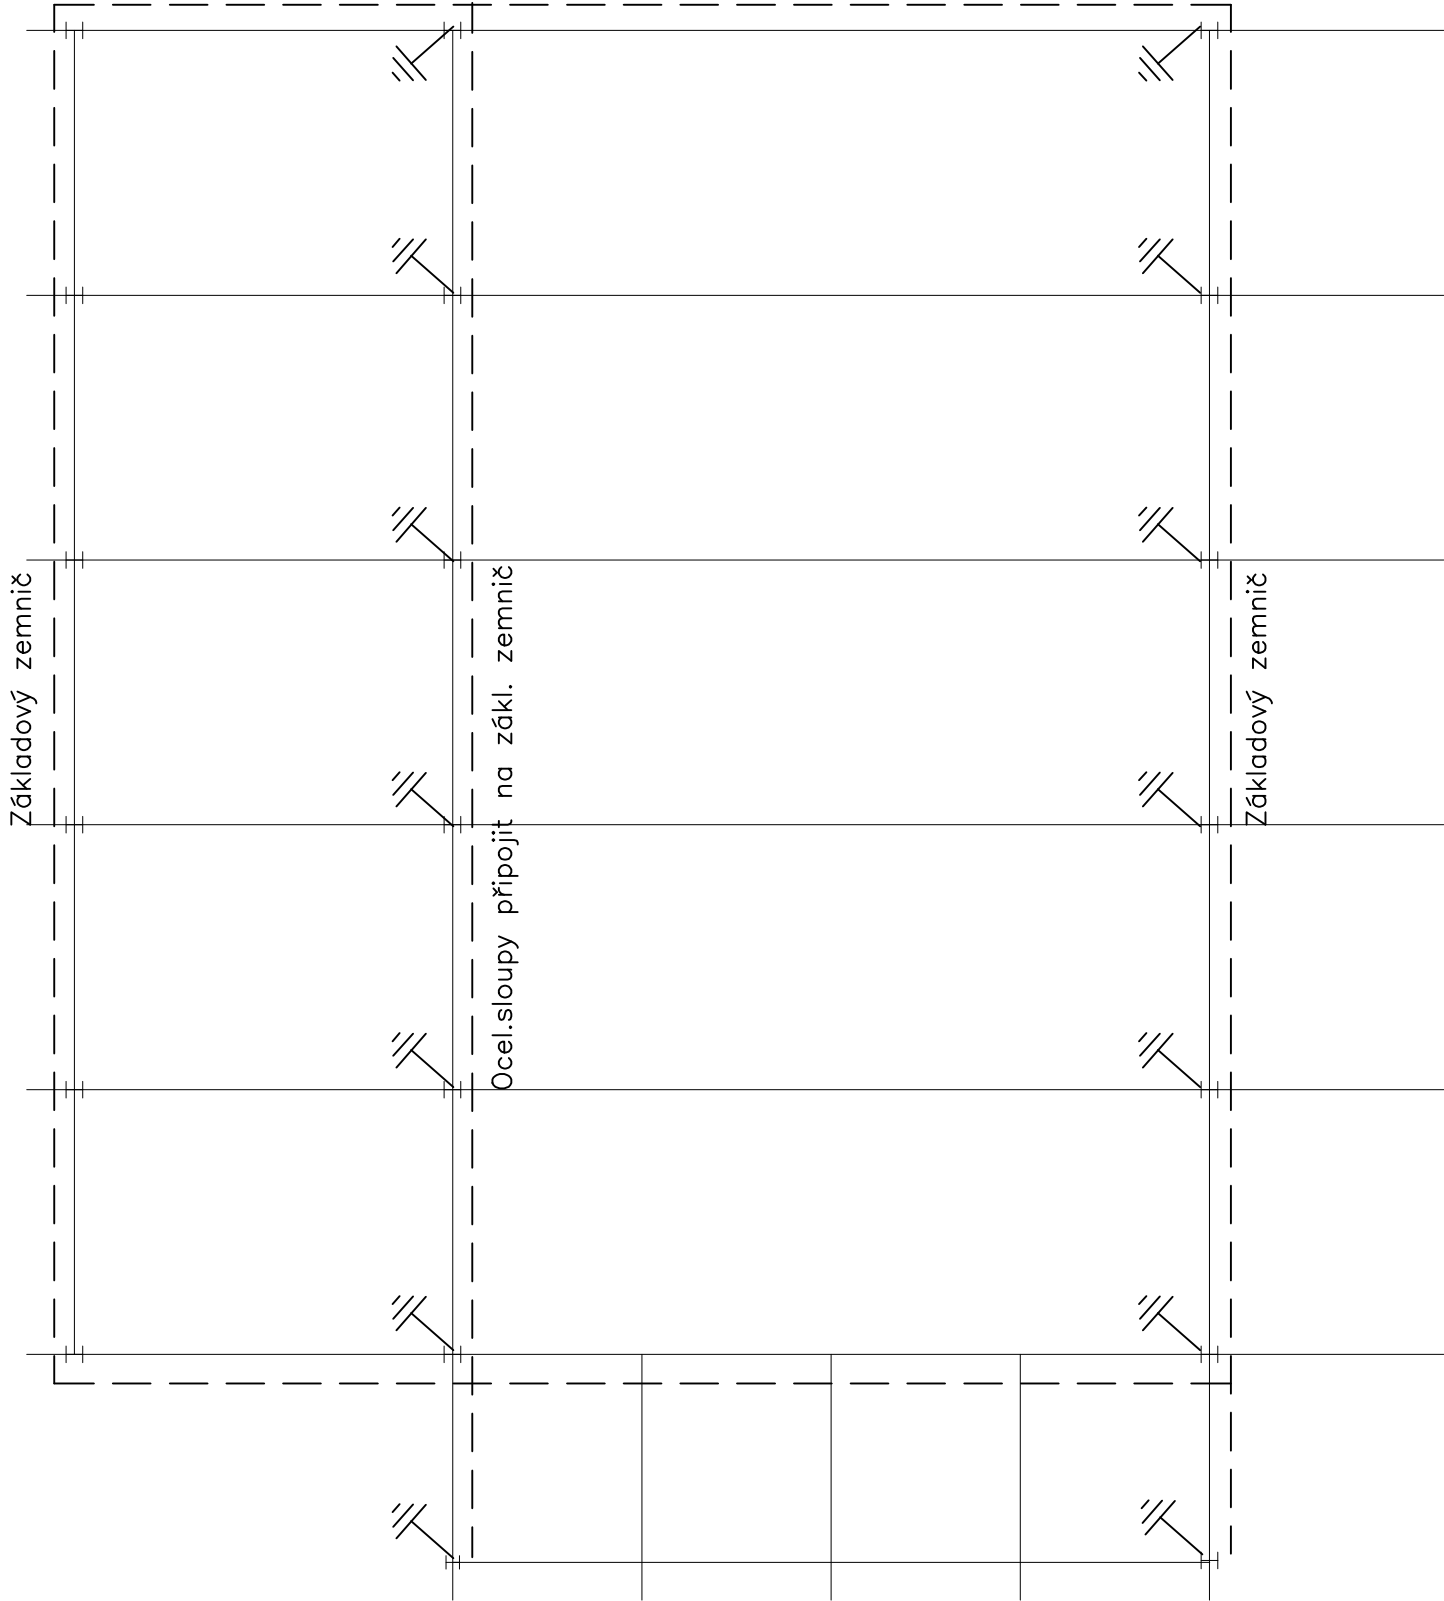

STŘECHA :

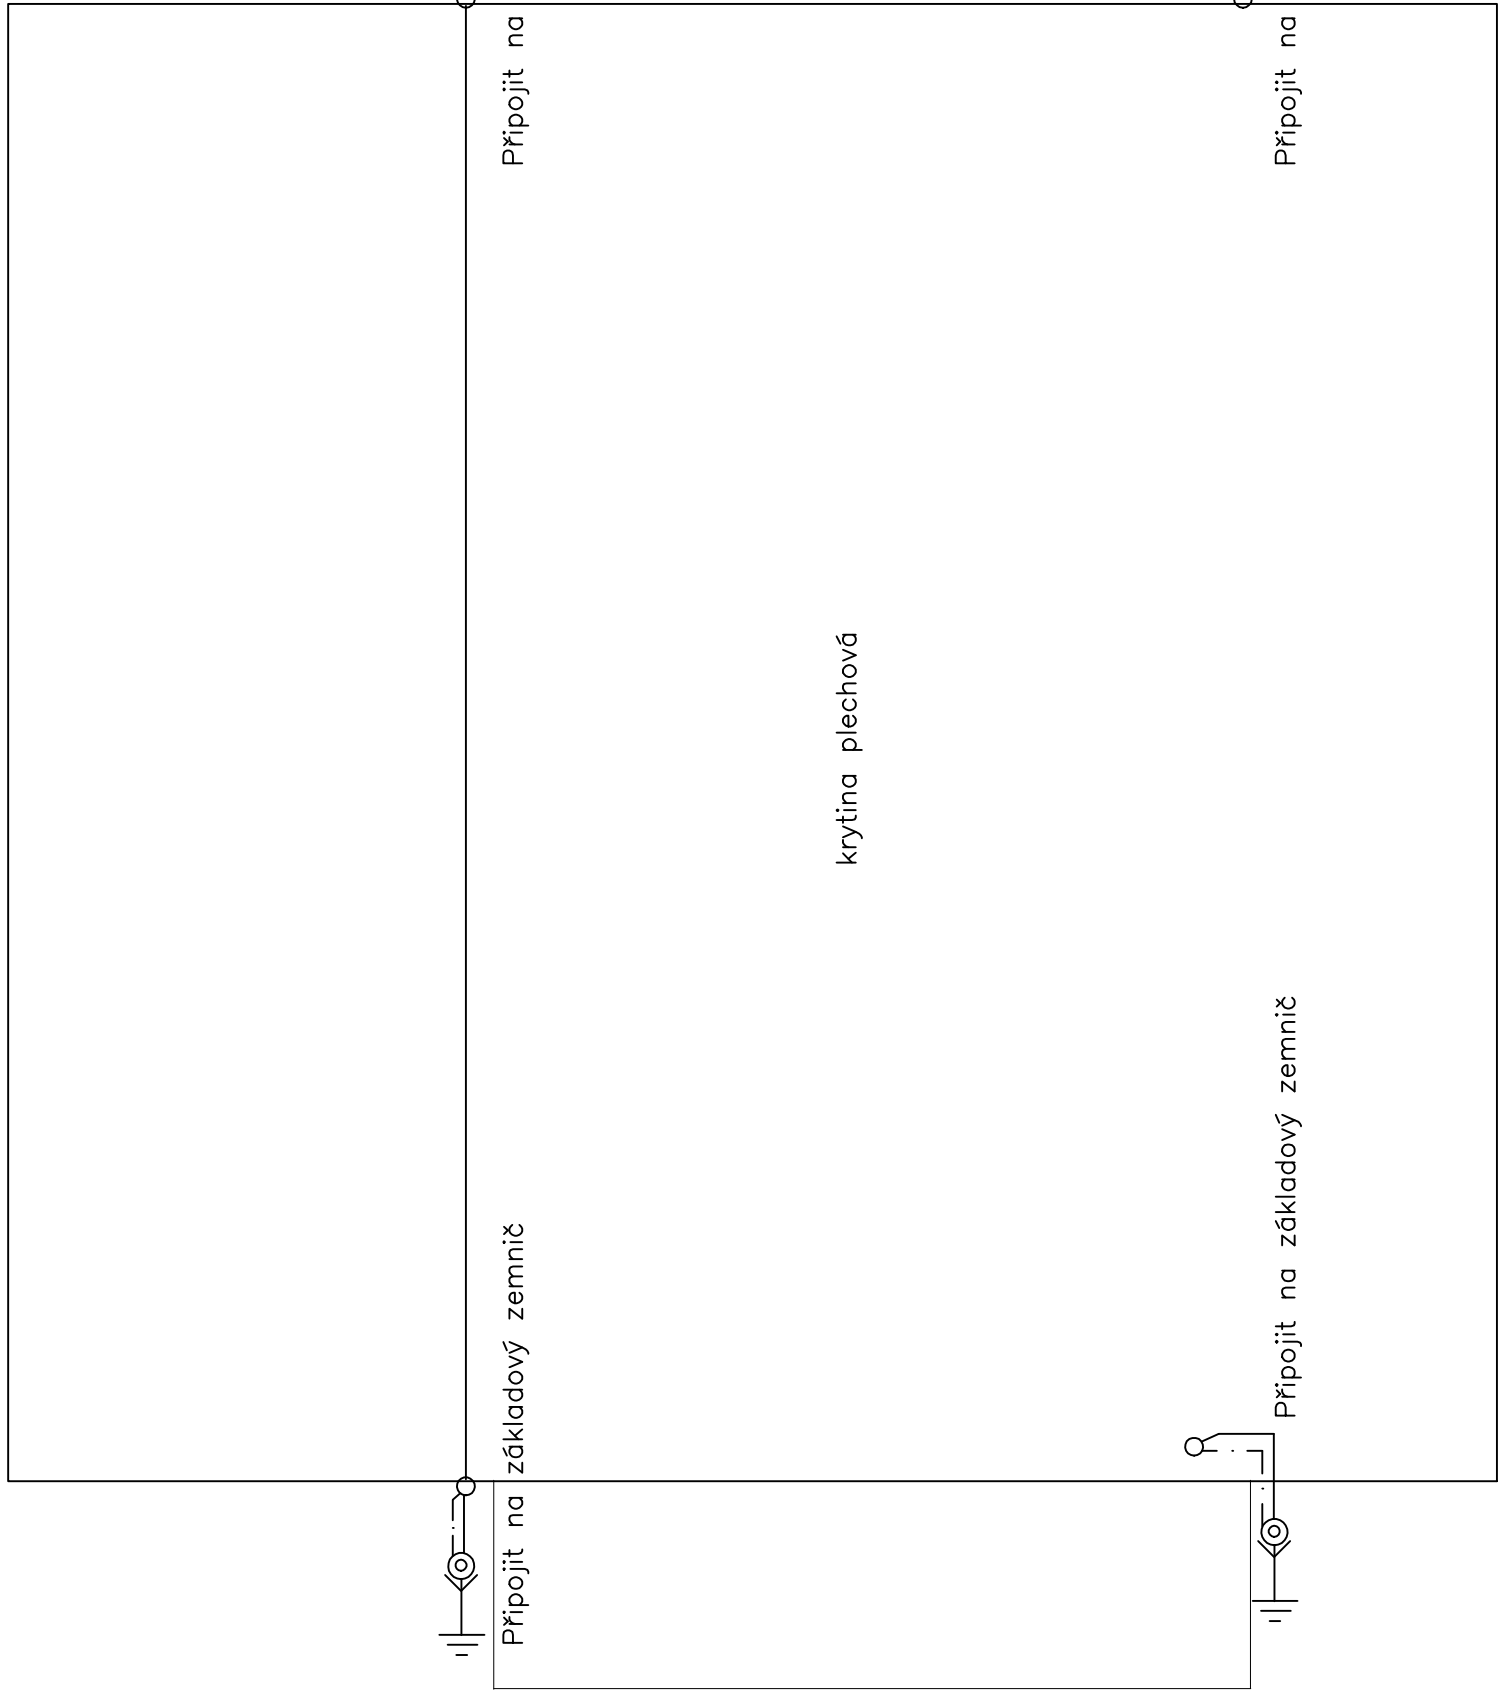

LEGENDA :

○ podpůrná trubka 3,2 m + jímáč 2,5 m

⊕ svod + svorky SZ, SR + ochr.trubka

— základový zemnič

— vodič HVI

— . — AlMgSi pr.8 mm

POZNÁMKA :

Maximální odpor jednoho svodu má být 10 ohmů

U stožáru STA provést oddálený jímáč dle ČSN EN 62305,

Jímací hřebenové vedení vyhnout od stožáru.

Stožár STA připojit na HOP.

U jednotlivých svodů osadit tabulky :

V případě bouřky je nebezpečné zdržovat se  
v blízkosti svodu hromosvodu !

Vypracoval		Z.Kemr	Odp.projektant	Z.Kemr	Zdeněk Kemr projekce elektro tel.776 0202 77 IČO 1004 7239
Investor: Obec Josefov, Josefov 12					
Kraj: Karlovarský					
Komunitní centrum ppč. 202 Josefov k.ú. Luh nad Svatavou Elektroinstalace					Zak.číslo 17311
					Datum 05.2018
					Stupeň DPS
					Měřítko 1:100
Hromosvod					504