


HROMOSVOD - PŮDORYS

měřítko 1:100

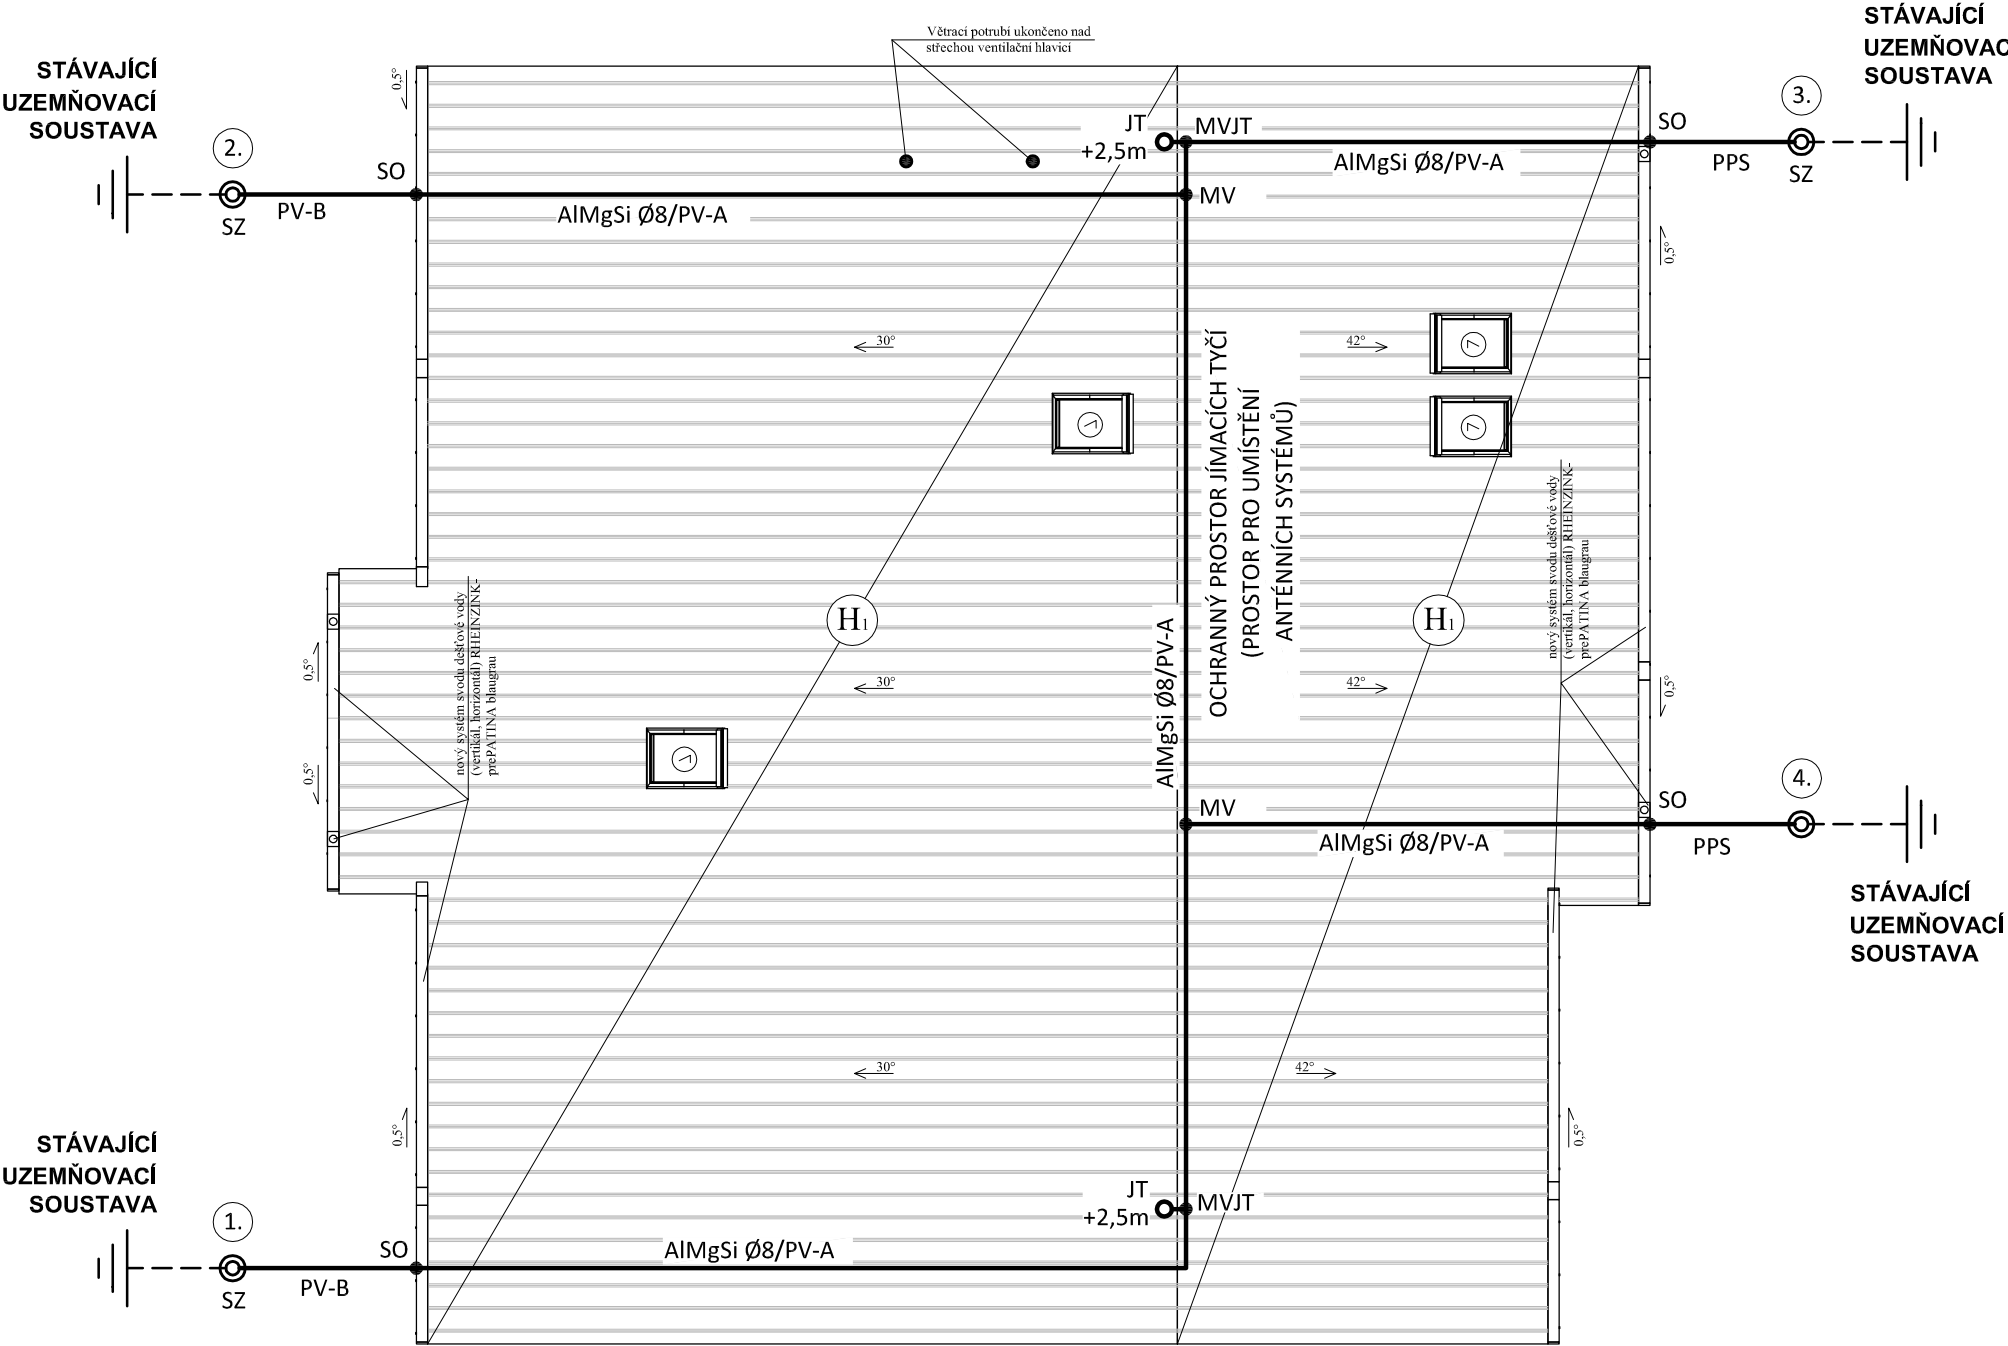

LEGENDA:

- Materiál fy Dehn Sohne**
- JT** - jímací tyč +2,5m na hřeben vč. držáku
 - MV** - svorka univerzální - křížová (390 050)
 - MVJT** - svorka k jímací tyči (392 050)
 - PV-A** - podpěra vedení dle krytiny (223 011)
 - PV-B** - podpěra vedení s přichytkou do zateplených zdí (273 742)
 - PPS** - podpěra vedení na okapové svody (200 079)
 - SZ** - zkušební svorka (450 000)

Podpěry vedení budou určeny dle dodavatele střešní krytiny.

H₁ - střešní krytina z TiZn RHIENZINK řešení vhodné pro zvolený sklon - (alternativa: PREFALZ, plechová krytina - barva antracit)

POZNÁMKA:

Hromosvod musí být proveden dle ČSN EN 62305-1 až 4. ed.2, uzemnění dle ČSN 332000-5-54 ed. 2.

Objekt je zařazen do třídy ochrany před bleskem LPS III. se vzdáleností mezi svody 15m, poloměr valící koule 45m.

Uzemňovací soustava typu B.


Max. zemní odpor společné uzemňovací soustavy hromosvodu a elektroinstalace $R_{zmax} = 10 \text{ ohmů}$.

Anténní stožár/satelit bude osazen v ochranném prostoru jímacích tyčí.

Dostatečná vzdálenost bude určena dle skutečného osazení systému.

Dostatečná vzdálenost není potřeba dodržovat v případě použití speciálního izolačního vodiče, jehož izolace dostatečnou vzdálenost nahradí.

Uvedené typy materiálu a zařízení jsou uvedeny pouze jako příklad a lze je zaměnit za jiné, kvalitativně a technicky obdobné, ve smyslu ustanovení zákona č. 137/2006 sb., par. 46.

Zodpovědný projektant:		HIP		PROJEKTANT AKCE:
Klímešová Miroslava		Antonín Majer		
Kraj:	Karlovarský	SÚ: Sokolov	M. Klímešová - 3D PROJEKT Úvalská 604/2, 360 09 K. Vary IČO: 722 70 179, Tel. 731 409 028	
Investor:	Obec Bukovany, Bukovany 47, 357 55 Bukovany, IČ: 002 59 276			
Akce:	Zateplení objektu ObÚ Bukovany 47, 357 55 Bukovany, k.ú. Bukovany parc. č. 130, 131/1, 131/4		Formát: A3	Číslo paré:
			Stupeň: DSS	
			Č. zak.: E-140149	
			Datum: 05/2018	
Objekt:	D.1.4 - HROMOSVOD		Měřítko: 1:100	
Název:	HROMOSVOD - PŮDORYS		Číslo výkresu: D.1.4 / 3	