


PODÉLNÝ ŘEZ TUKOVOU KANALIZACÍ S LAPÁKEM TUKU

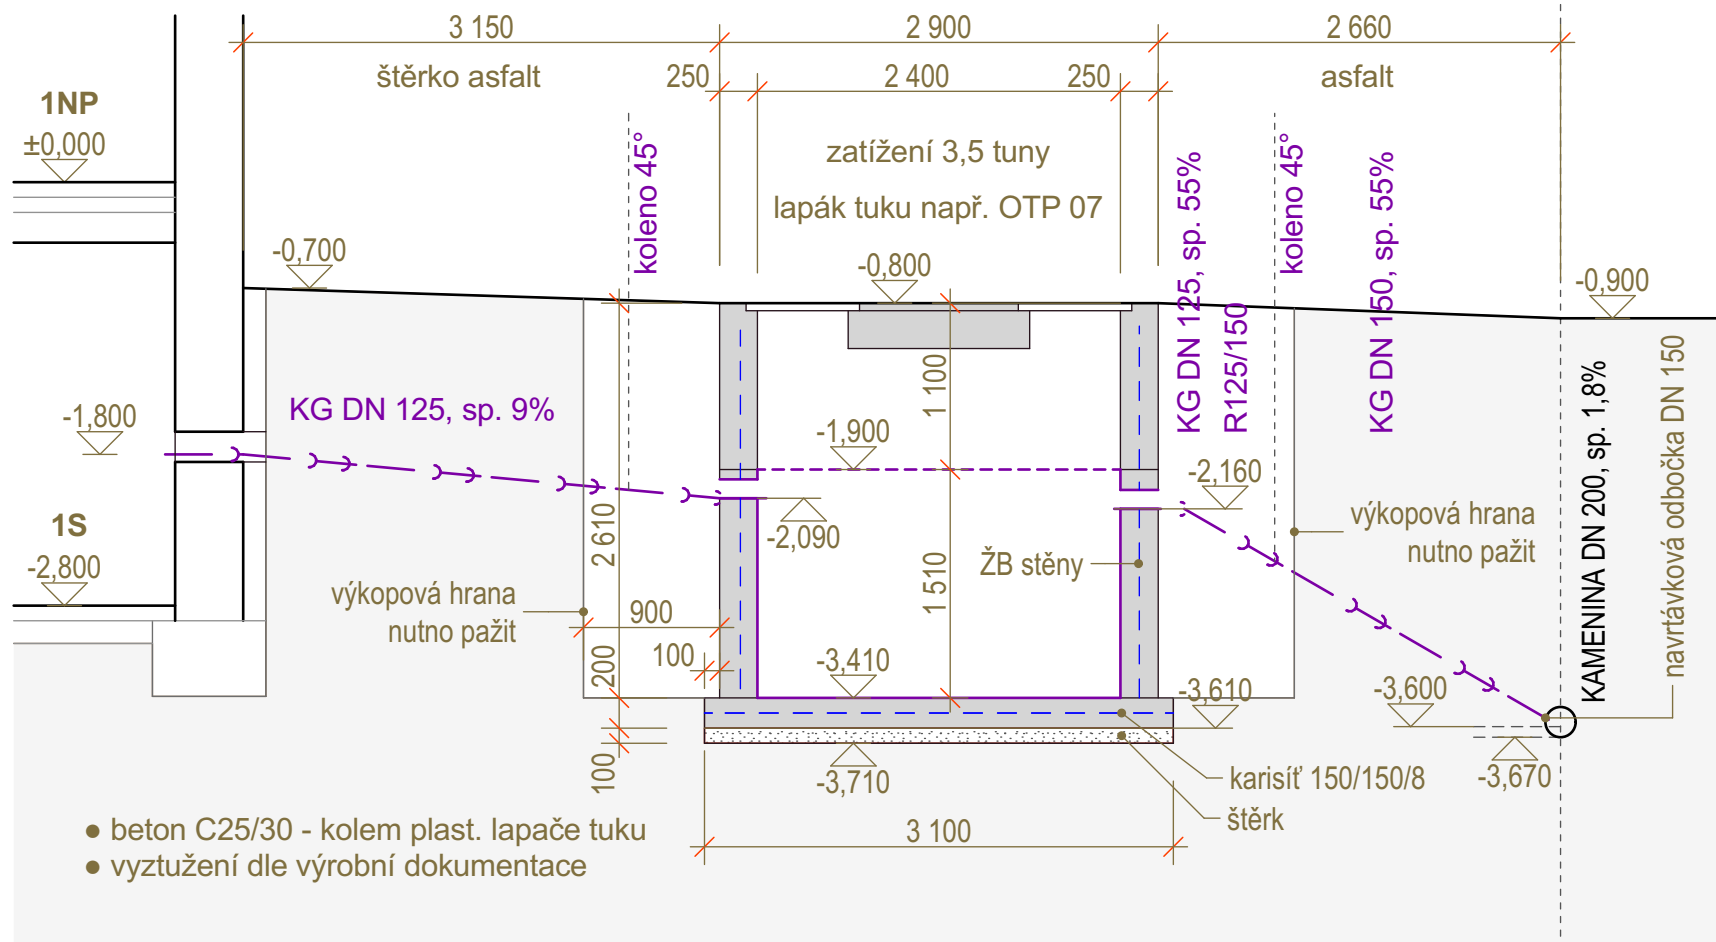

Ing. Suchý - PROJEKTOVÁ A INŽENÝRSKÁ ČINNOST



Družstevní 543, 330 12 Horní Bříza / IČ: 01256386 / mob: 724 757 343

Profese : D.2.1 SO - 02 Lapák tuků s připojením na řad

Výkres : 3) Podélný řez tukovou kanalizací a lapákem tuku

Místo stavby : č. pop 365, parcela č. st. 513/1, k.ú. Horní Bříza

Akce :

**KD Klub Horní Bříza - elektroinstalace
a stavební obnova**

Formát : A4

Měřítko : 1:50