


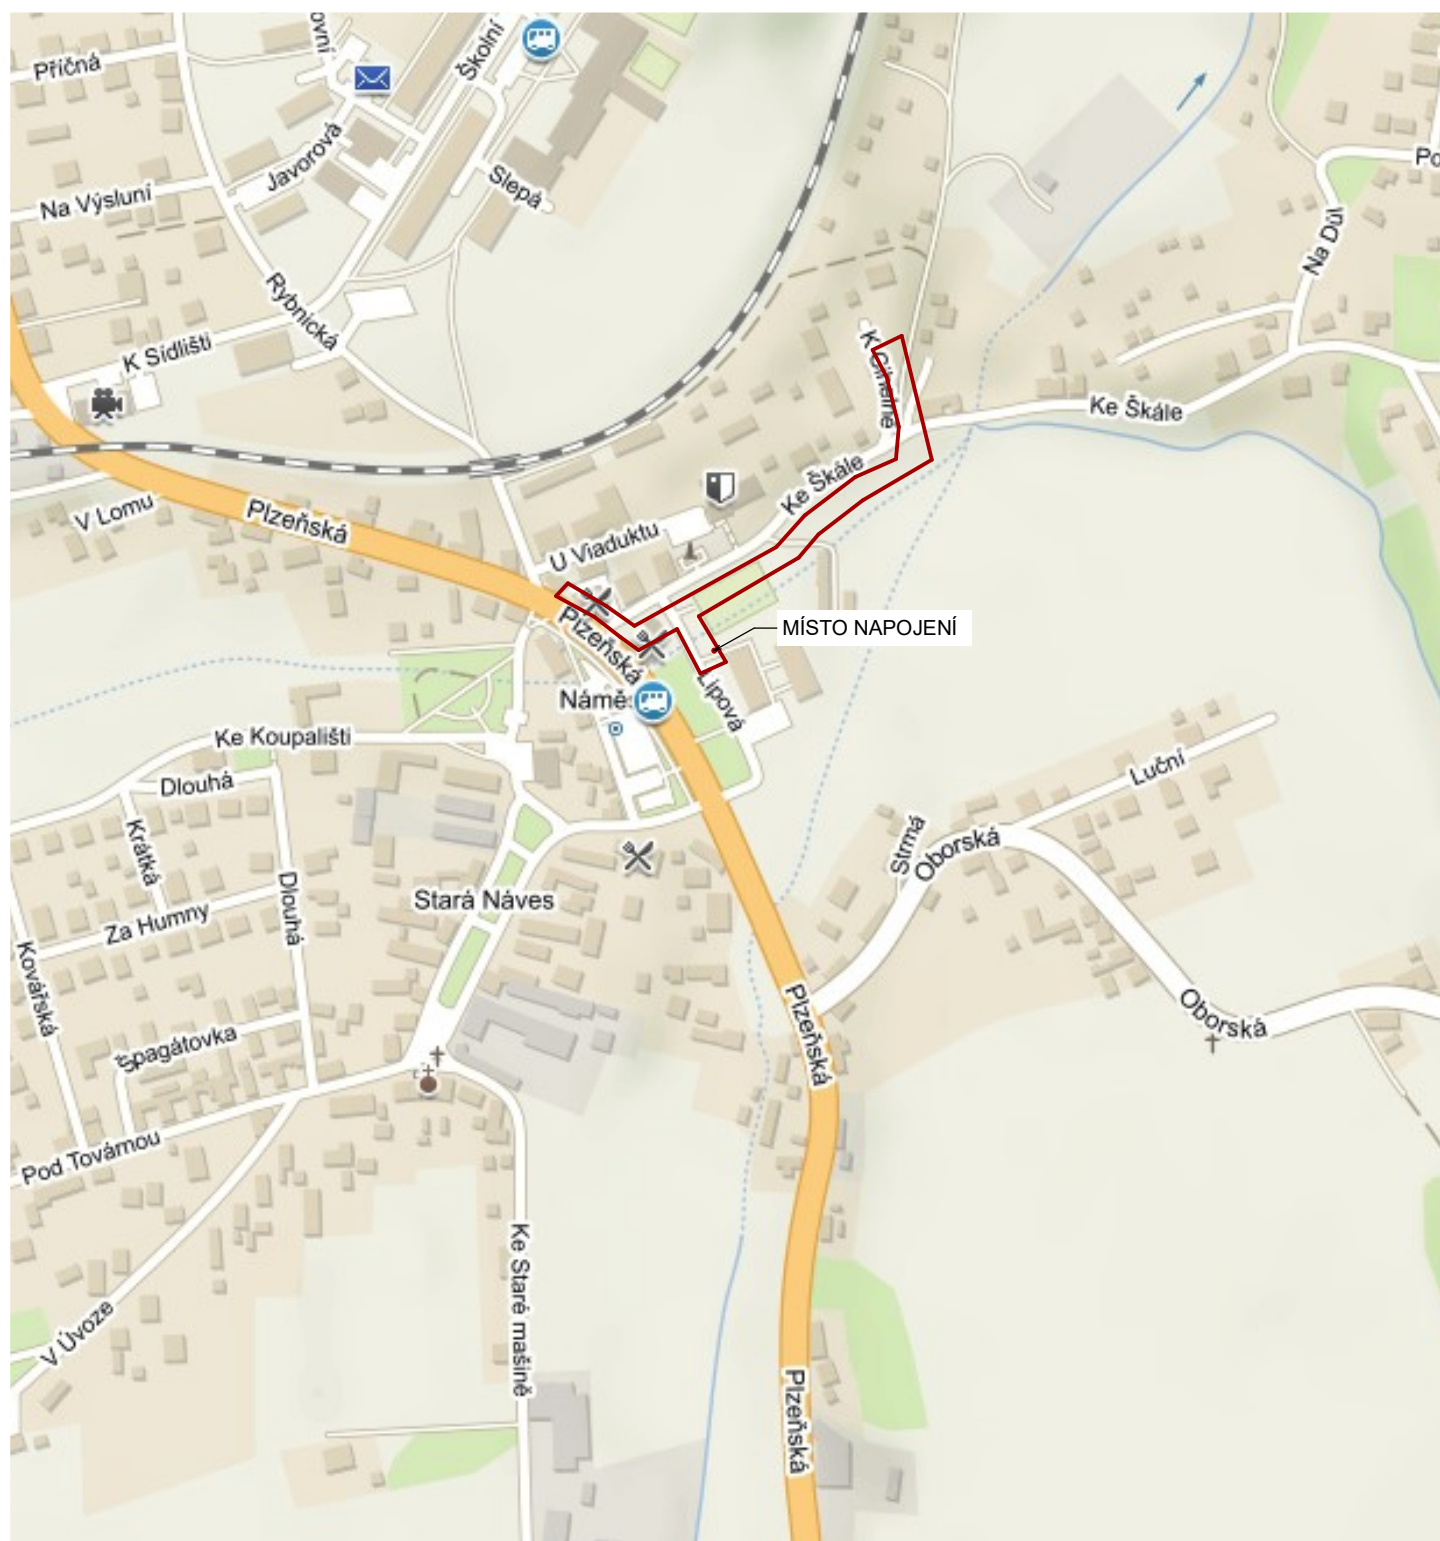

ING. VLADIMÍR POKORNÝ LEVANDULOVÁ 31 312 00 PLZEŇ	PROJEKTANT: ING. VLADIMÍR POKORNÝ	
	PODPIS:	
INVESTOR: MĚSTO KAZNĚJOV, KE ŠKÁLE 220, 331 51 KAZNĚJOV		
AKCE: PROPOJENÍ VEŘEJNÉHO OSVĚTLENÍ V ULCI KE ŠKÁLE		
VÝKRES: C.1 - SITUACE ŠIRŠÍCH VZTAHŮ		
DATUM: 3/2022	MĚŘÍTKO: 1 : 5000	STUPEŇ: DSP