


PŮDORYS 1.NP
měřítko 1:50

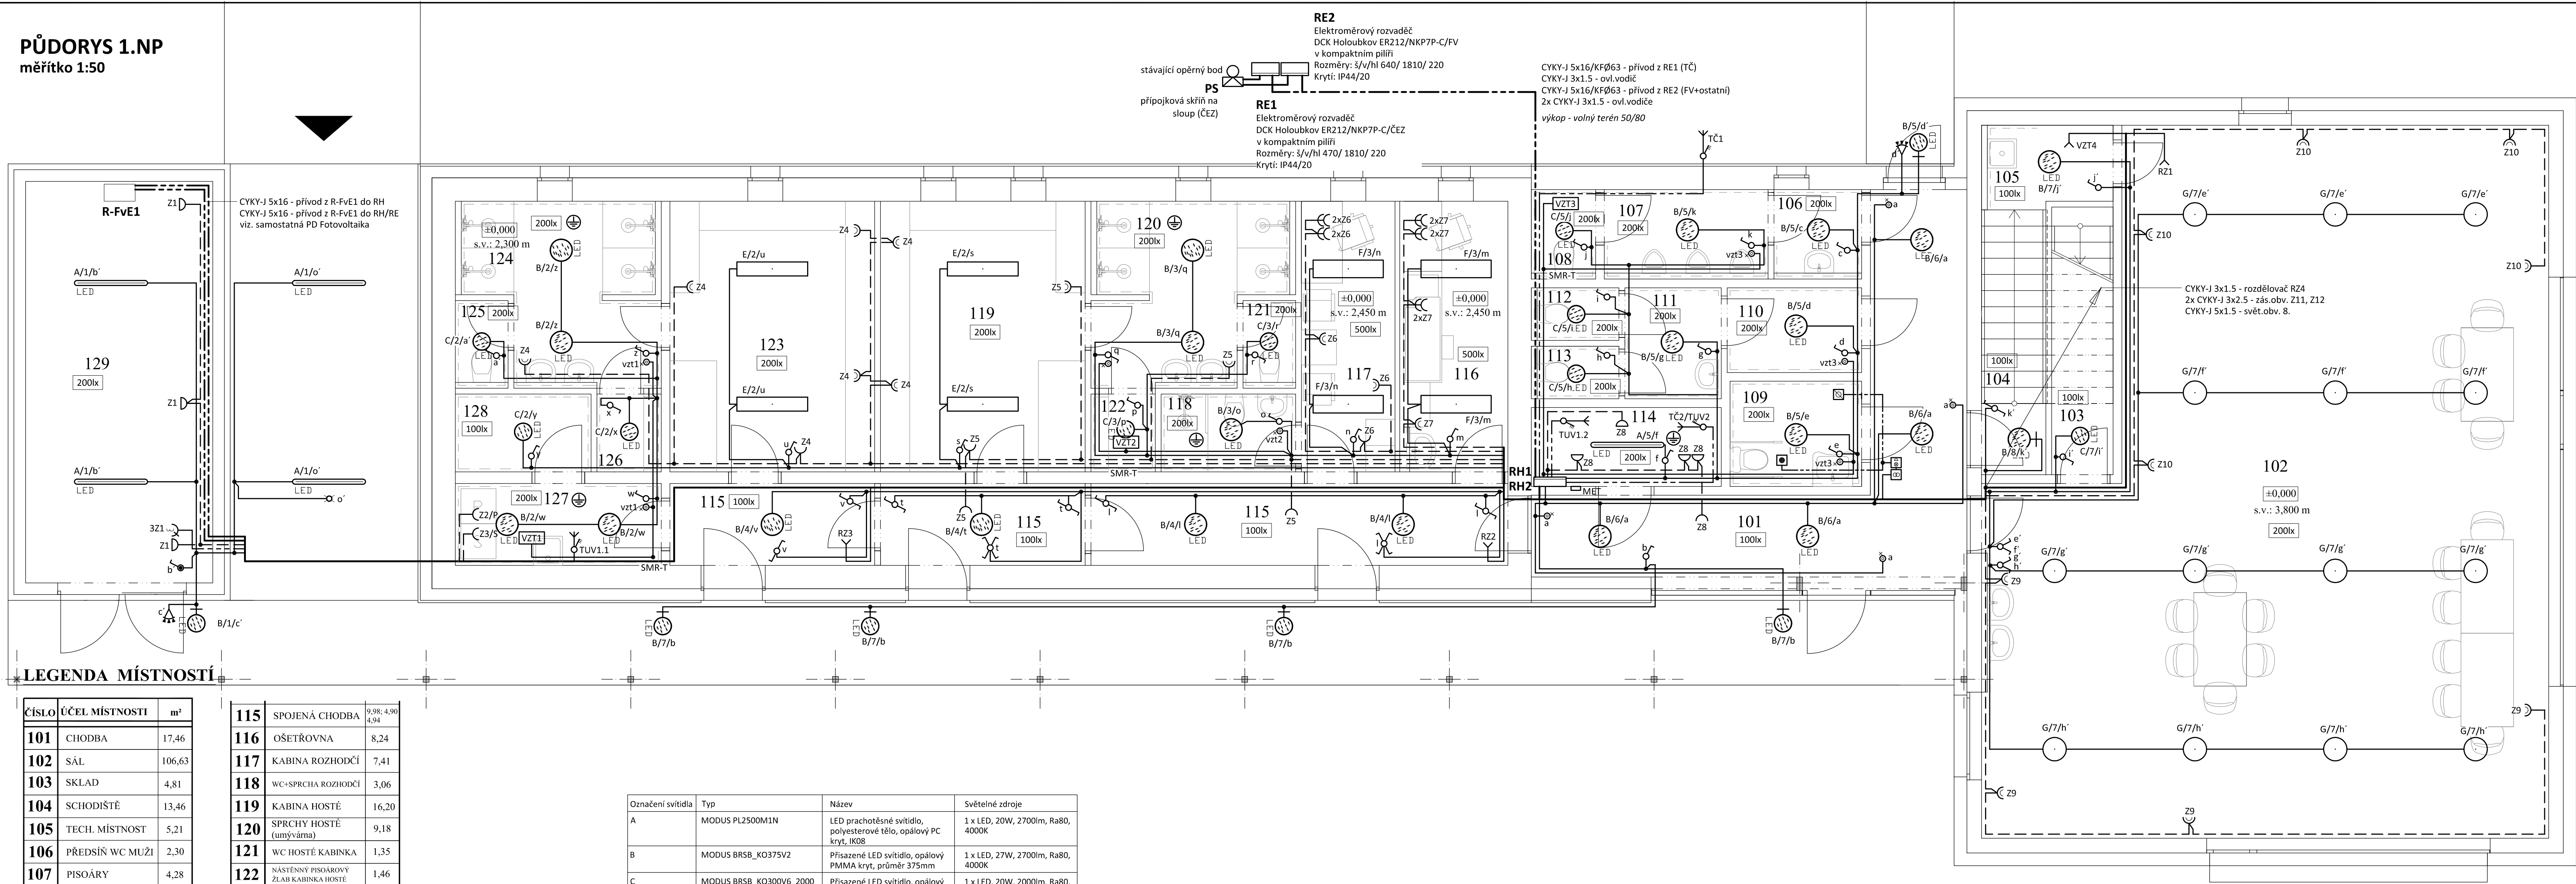

LEGENDA MÍSTNOSTÍ

ČÍSLO	ÚČEL MÍSTNOSTI	m²
101	CHODBA	17,46
102	SÁL	106,63
103	SKLAD	4,81
104	SCHODIŠTĚ	13,46
105	TECH. MÍSTNOST	5,21
106	PŘEDSÍŇ WC MUŽI	2,30
107	PISOÁRY	4,28
108	WC MUŽI KABINKA	3,80
109	WC ŽENY, ZTP	4,05
110	ŠATNA	3,34
111	PŘEDSÍŇ WC PERSONÁL	3,14
112	WC KABINKA PERSONÁL	1,35
113	TECH. MÍSTNOST	1,35
114	TECH. MÍSTNOST	4,39

115	SPOJENÁ CHODBA	9,98; 4,90 4,94
116	OŠETROVNA	8,24
117	KABINA ROZHODČÍ	7,41
118	WC+SPRCHA ROZHODČÍ	3,06
119	KABINA HOSTÉ	16,20
120	SPRCHY HOSTÉ (umývána)	9,18
121	WC HOSTÉ KABINKA	1,35
122	NÁSTĚNNÝ PISOÁROVÝ ŽLAB KABINKA HOSTÉ	1,46
123	KABINA DOMÁCI	16,20
124	SPRCHY DOMÁCI (umývána)	9,24
125	WC DOMÁCI KABINKA	1,35
126	NÁSTĚNNÝ PISOÁROVÝ ŽLAB KABINKA DOMÁCI	1,46
127	TECH. MÍSTNOST	4,96
128	SKLAD DRESY	3,09
129	GARÁŽ, SKLAD ZAHRADNÍHO NÁČINÍ	21,98

Označení svítidla	Typ	Název	Světelné zdroje
A	MODUS PL2500M1N	LED prachotěsné svítidlo, polyesterové tělo, opalový PC kryt, IK08	1 x LED, 20W, 2700lm, Ra80, 4000K
B	MODUS BRSB_KO375V2	Přisazené LED svítidlo, opalový PMMA kryt, průměr 375mm	1 x LED, 27W, 2700lm, Ra80, 4000K
C	MODUS BRSB_KO300V6_2000	Přisazené LED svítidlo, opalový PMMA kryt, průměr 285mm	1 x LED, 20W, 2000lm, Ra80, 4000K
D	MODUS ESO6000RLKO	Přisazené/závěsné, LED svítidlo, opalový kryt	1 x LED, 57W, 7200lm, Ra80, 4000K
E	MODUS ESO3000RMKO	Přisazené/závěsné, LED svítidlo, opalový kryt	1 x LED, 26W, 3300lm, Ra80, 4000K
F	MODUS FIT5000C_KO	LED panel, hliníkový rámeček, opalový kryt, obdélník 1200x300mm	1 x LED, 49W, 5500lm, Ra80, 4000K
G	MODUS BALOP400L_V1/1050	závěsné LED svítidlo, opalová skleněná koule, průměr 400mm	1 x LED, 40W, 4100lm, Ra80, 4000K

LEGENDA:

- Společná trasa vedení
- Třířázový rozvod - přívodní vedení
- Třířázový rozvod
- Zásuvkový rozvod (CYKY-J 3x2.5)
- Světelný rozvod (CYKY-J 3(5)x1.5)
- Volný vývod třířázový
- TČ1 - venkovní jednotka tepelného čerpadla, 7.2kW/400V
- TČ2 - vnitřní jednotka tepelného čerpadla, 15kW/400V
- Volný vývod jednořázový
- RZ - rozdělovač topení
- Jednopolový spínač pod omítku, řaz.1, 10A/250V, IP20
- Sériový přepínač pod omítku, řaz.5, 10A/250V, IP20
- Střídavý přepínač pod omítku, řaz.6, 10A/250V, IP20
- Křížový přepínač pod omítku, řaz.7, 10A/250V, IP20
- Tlačítkový ovl. pod omítku, řaz.1/0so, 10A/250V, IP20
- Třípolový spínač se sign.doutn., 16A/400V, IP20
- Jednopolový spínač na povrch, řaz.1, 10A/250V, IP44
- Pohybový spínač stropní, venkovní, 360°, IP44
- Hlavní ochranná přípojnice EPS3 v krabici KO100
- Jednoduchá zásuvka pod omítku, 16A/250V, IP20
- S - sušička
- P - pračka
- Jednoduché zásuvky ve společném rámečku
- Dvojnásobná zásuvka pod omítku, 16A/250V, IP20
- Třířázová zásuvka, 16A/5p/IP44
- Ochranné pospojování
- Odtahový ventilátor (dodávka VZT), 230V
- SMR-T Multifunkční relé (doběhové) v samostatné krabici

POZNÁMKA:

Napěťová soustava:
3+PEN stř. 50Hz, 230/400V, TN-C (PS)
3+NPE stř. 50Hz, 230/400V, TN-C-S (RE)
3+NPE stř. 50Hz, 230/400V, TN-S (RH)

Ochrana před nebezpečným dotykem neživých částí
dle ČSN 33 20000-4-41 ed. 3:
při poruše - automatickým odpojením
doplňková ochrana - doplňujícím ochranným pospojováním
- proudovými chrániči

Zodpovědný projektant:	HIP		PROJEKTANT AKCE:
Klímešová Miroslava	Ing. Martin Volný		M. Klímešová - 3D PROJEKT
Kraj: Karlovarský	SÚ: AŠ		Úvalská 604/2, 360 09 K. Vary IČO: 722 70 179, Tel. 731 409 028
Investor: Město Hranice, U Pošty 182, 351 24, IČ: 002 53 961			
Ace: ŠATNY PRO FOTBALISTY A OBECNÍ DŮM STUDÁNKA U AŠE Studánka, k.ú. Studánka u Aše parc. č. 251, 409/13, 409/22, 741/2			Formát: 10A4 Stupeň: DSP Č. zak.: E-2246 Datum: 07/2022
Objekt: D1.4.4 - Zařízení silnoproudé elektrotechniky			Měřítko: 1:50
Název: PŮDORYS 1.NP			Číslo výkresu: D1.4.4 / 04