


PŮDORYS 3.NP měřítko 1:50

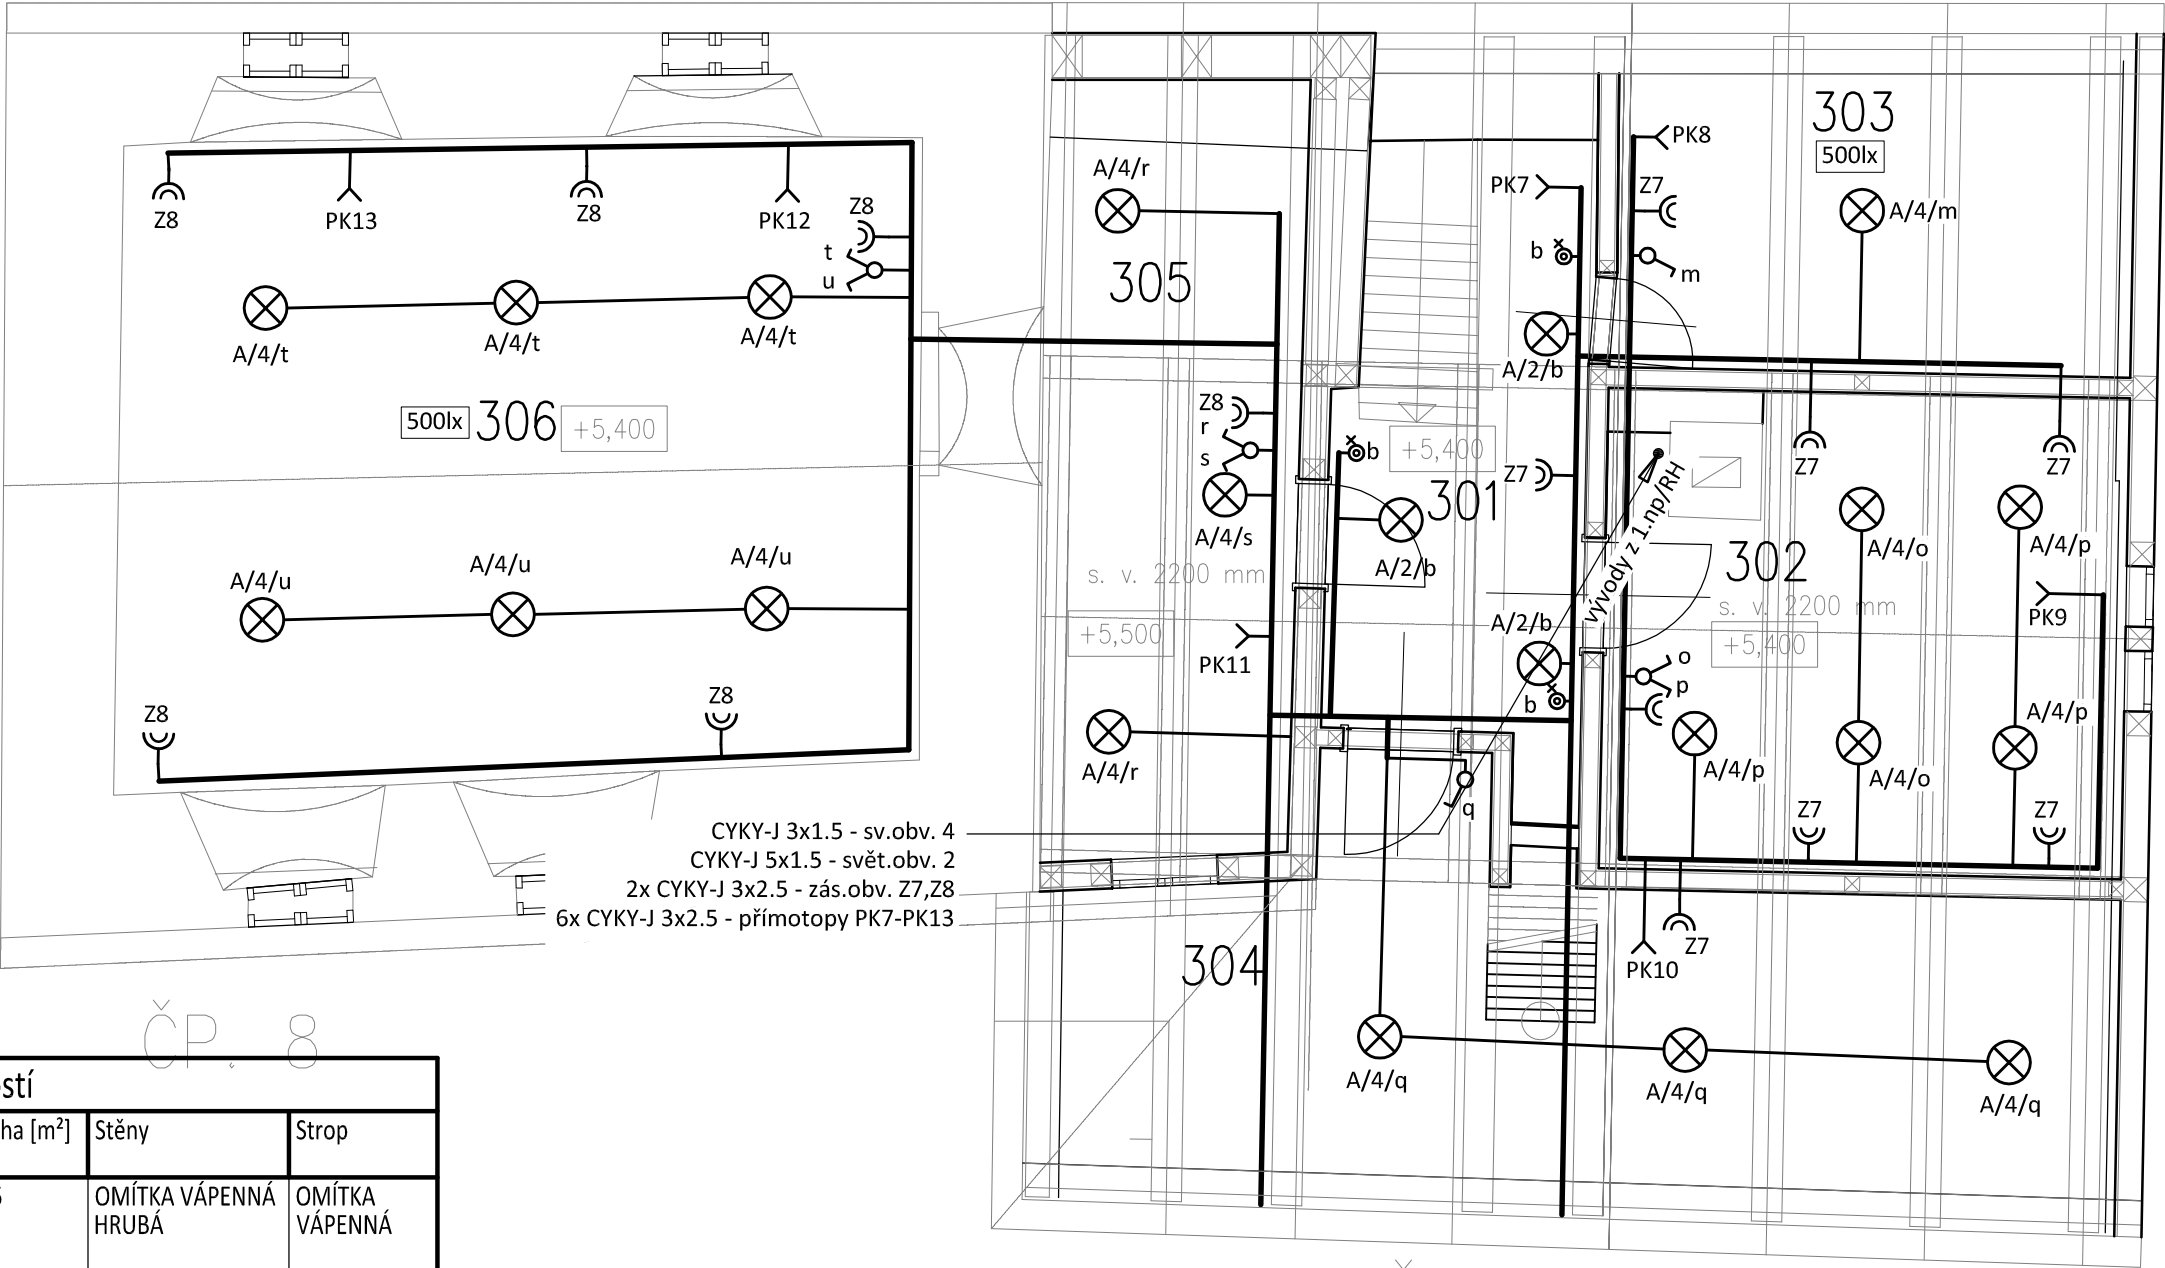

CYKY-J 3x1.5 - sv.obv. 4  
CYKY-J 5x1.5 - svět.obv. 2  
2x CYKY-J 3x2.5 - zás.obv. Z7,Z8  
6x CYKY-J 3x2.5 - přímotopy PK7-PK13

ČP. 8 Tabulka ploch a místností				
Číslo	Jméno	Plocha [m²]	Stěny	Strop
301	CHODBA	5,65	OMÍTKA VÁPENNÁ HRUBÁ	OMÍTKA VÁPENNÁ
302	EXPOZIČNÍ MÍSTNOST	10,96	OMÍTKA VÁPENNÁ HRUBÁ	OMÍTKA VÁPENNÁ
303	PŮDA	5,32	OMÍTKA VÁPENNÁ HRUBÁ	OMÍTKA VÁPENNÁ
304	PŮDA	10,92	OMÍTKA VÁPENNÁ HRUBÁ	OMÍTKA VÁPENNÁ
305	EXPOZIČNÍ MÍSTNOST	9,27	OMÍTKA VÁPENNÁ HRUBÁ	OMÍTKA VÁPENNÁ
306	EXPOZIČNÍ MÍSTNOST	24,55	OMÍTKA VÁPENNÁ HRUBÁ	OMÍTKA VÁPENNÁ

Celková plocha [m²]: 66,66

ČP. 9


LEGENDA:

- 
- Společná trasa vedení

POZNÁMKA:

Napěťová soustava:  
3+PEN stř. 50Hz, 230/400V, TN-C (PS)  
3+NPE stř. 50Hz, 230/400V, TN-C-S (RE)  
3+NPE stř. 50Hz, 230/400V, TN-S (RH)

Ochrana před nebezpečným dotykem neživých částí  
dle ČSN 33 20000-4-41 ed. 3:  
při poruše - automatickým odpojením  
doplňková ochrana - doplňujícím ochranným pospojováním  
- proudovými chrániči

Zodpovědný projektant:		HIP			PROJEKTANT AKCE:	
Klímešová Miroslava		Ing. Martin Volný				
Kraj:	Karlovarský	SÚ:	Kynšperk nad Ohří	M. Klimešová - 3D PROJEKT Úvalská 604/2, 360 09 K. Vary IČO: 722 70 179, Tel. 731 409 028		
Investor:		Město Kynšperk nad Ohří, J. A. Komenského 221/13 Kynšperk nad Ohří, 357 51				
Akce:	OPRAVA OBJEKTU MĚSTSKÉ BRANKY Kynšperk nad Ohří, Dlouhá č. p. 8 a 9 parc. č. 550, 551, k. ú. Kynšperk nad Ohří			Formát:	3A4	Číslo paré:
				Stupeň:	DSP	
				Č. zak.:	E-2169	
				Datum:	10/2021	
Objekt:	D.1.4 Silnoproudá elektroinstalace			Měřítka:	1:50	
Název:	PŮDORYS 3.NP			Číslo výkresu:		D.1.4 / 6