


LEGENDA MÍSTNOSTÍ


Č.	Název	Plocha [m,]	Podlaha	Pozn.
2.01	Knihovna	31,34	PVC	
	CELKEM	31,34		

REKONSTRUKČNÍ PRÁCE

- DEINSTALACE LIŠT, OSVĚTLENÍ
- DEMONTÁŽ PODLAHOVÉ KRYTINY (PVC), VČ. LIŠT
- DEMONTÁŽ RADIÁTORŮ
- BUDOU PROVEDENY LOKÁLNÍ OPRAVY OMÍTEK ZDÍ A STROPU PO MONTÁŽI, STÁVAJÍCÍ MALBY BUDOU OŠKRÁBÁNY
- DEMONTÁŽ UMYVADLA VČ. OBAKLADU ZA NÍM
- VYBOURÁNÍ DVEŘÍ VČ. ZÁRUBNÍ
- DEMONTÁŽ STÁV. NÁBYTKU, TABULÍ VČ. PARAPETNÍCH DESEK
- BOURANÉ KONSTRUKCE

Zhotovitel:	Ateliér POD VĚŽÍ, Farní 20, Frýdek-Místek, 738 01		
Kontroloval:	Ing. Roman Vojtíšek, vojtisek@atelierpodvezi.cz		
Vypracoval:	Ing. Kateřina Rojčková		
Objednatel:	MěÚ JÁCHYMOV, NÁM. REPUBLIKY 1, JÁCHYMOV		
Stavba:	REKONSTRUKCE MÍSTNOSTÍ ZŠ M. CURIE-SKLODOWSKÉ		Parcela: 1573 K.ú.: Jáchymov
			Datum: 05/2024 Stupeň: studie
			Měřítko: 1:50 Formát: A3

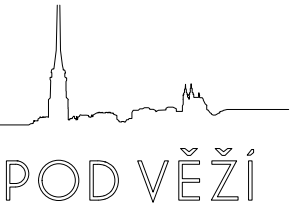

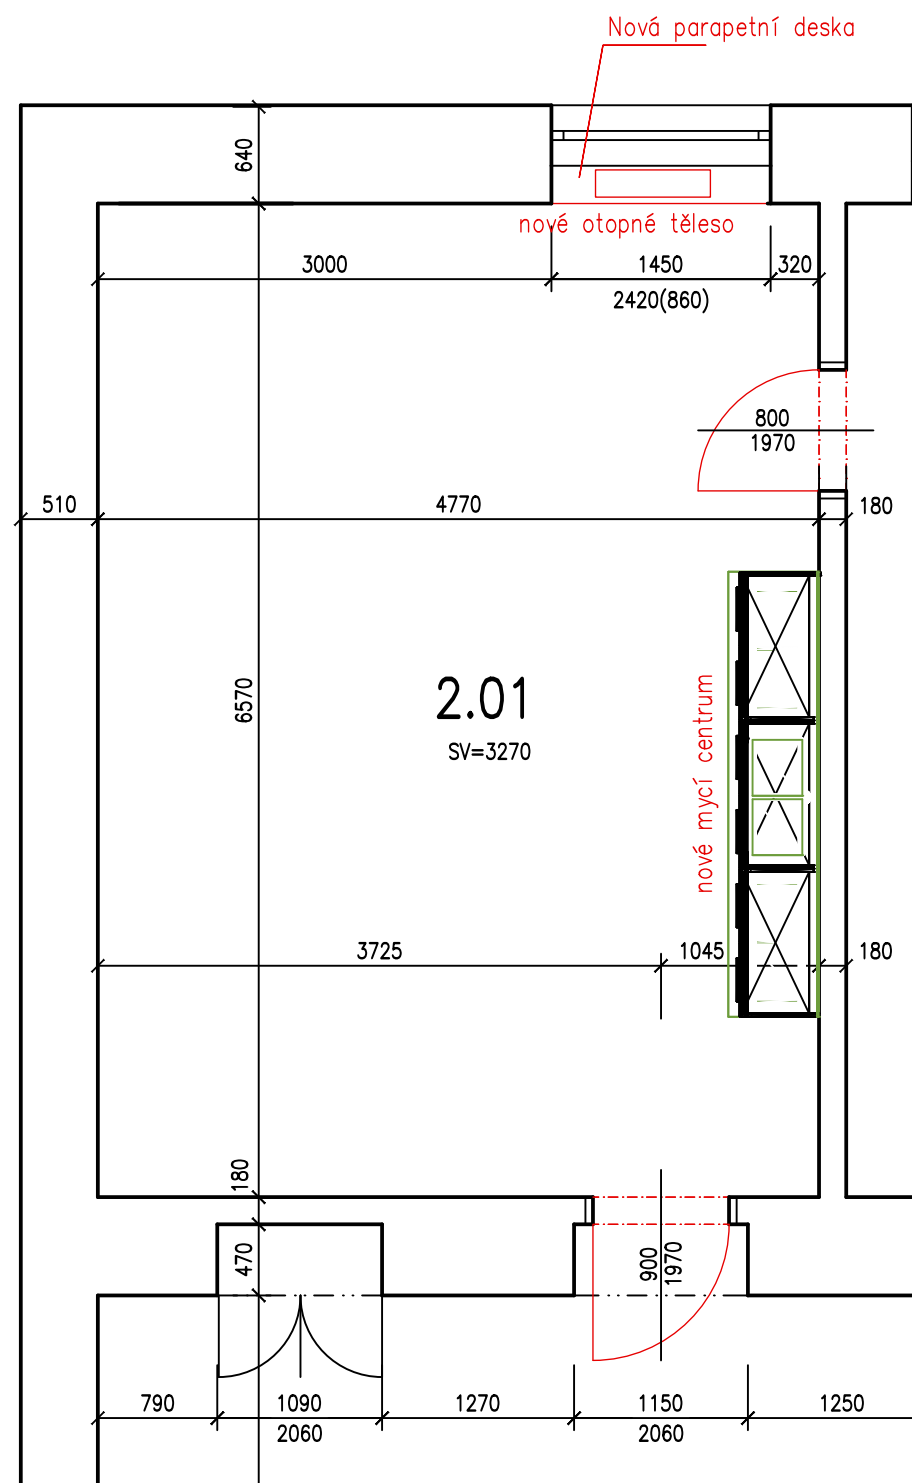


LEGENDA MÍSTNOSTÍ

Č.	Název	Plocha [m,]	Podlaha	Pozn.
2.01	Klub	31,34	PVC	
	CELKEM	31,34		

NOVÝ STAV

- NOVÉ ROZVODY ELEKTRA (OSVĚTLENÍ, ZÁSUVKY, VYPÍNAČE, ZASEKANÉ DO ZDI), NOVÉ LED SVĚTLA - VIZ SAMOSTATNÁ PD ELEKTROINSTALACE
- POKLÁDKA NOVÉ PODLAHY - SAMONIVELAČNÍ STĚRKA cca 15 mm + LINO, VČ. PVC LIŠT
- NOVÉ RADIÁTORY, NAPOJENY NA STÁVAJÍCÍ ROZVODY, PŘESNÝ DRUH OTOPNÉHO TĚLESA BUDE UPŘESNĚN NA STAVBĚ
- BUDOU PROVEDENY LOKÁLNÍ OPRAVY OMÍTEK ZDÍ A STROPU PO MONTÁŽI , VČETNĚ CELKOVÉ VÝMALBY
- NOVÉ MYCÍ CENTRUM S VÝLEVKOU - SOUČÁST CENY NÁBYTKU
- DOPOJENÍ NOVÉHO MYCÍHO CENTRA NA ROZVODY VODY A KANALIZACE
- NOVÉ PARAPETNÍ DESKY
- NOVÉ DVEŘE, BEZ PRAHU VČ. OBLOŽKOVÉ ZÁRUBNĚ
- NOVÉ KONSTRUKCE
- VEŠKERÉ ROZMĚRY OVĚŘIT NA STAVBĚ.

VIZUALIZACE

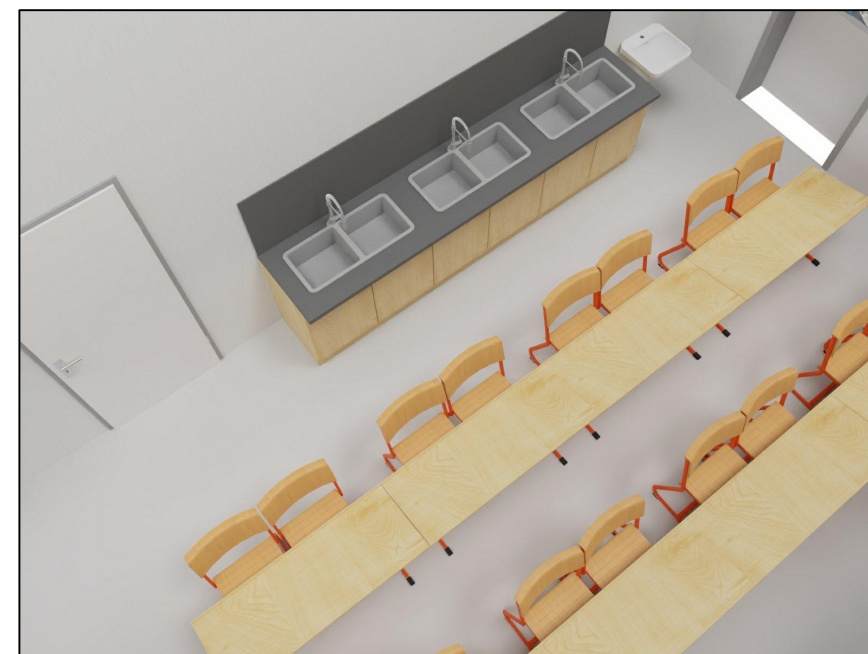

Zhotovitel: Ateliér POD VĚŽÍ, Farní 20, Frýdek-Místek, 738 01

Kontroloval: Ing. Roman Vojtíšek, vojtimes@atelierpodvezi.cz

Vypracoval: Ing. Kateřina Rojčková

Objednatel: MĚÚ JÁCHYMOV, NÁM. REPUBLIKY 1, JÁCHYMOV

Stavba: **REKONSTRUKCE MÍSTNOSTÍ
ZŠ M. CURIE-SKLODOWSKÉ**

Parcela: 1573 K.ú.: Jáchymov


Datum: 05/2024 Stupeň: studie

Měřítko: 1:50 Formát: A3

Obsah: **NOVÝ STAV - KLUB**

Číslo výkresu: **D.1.1.b. 02**

POD VĚŽÍ

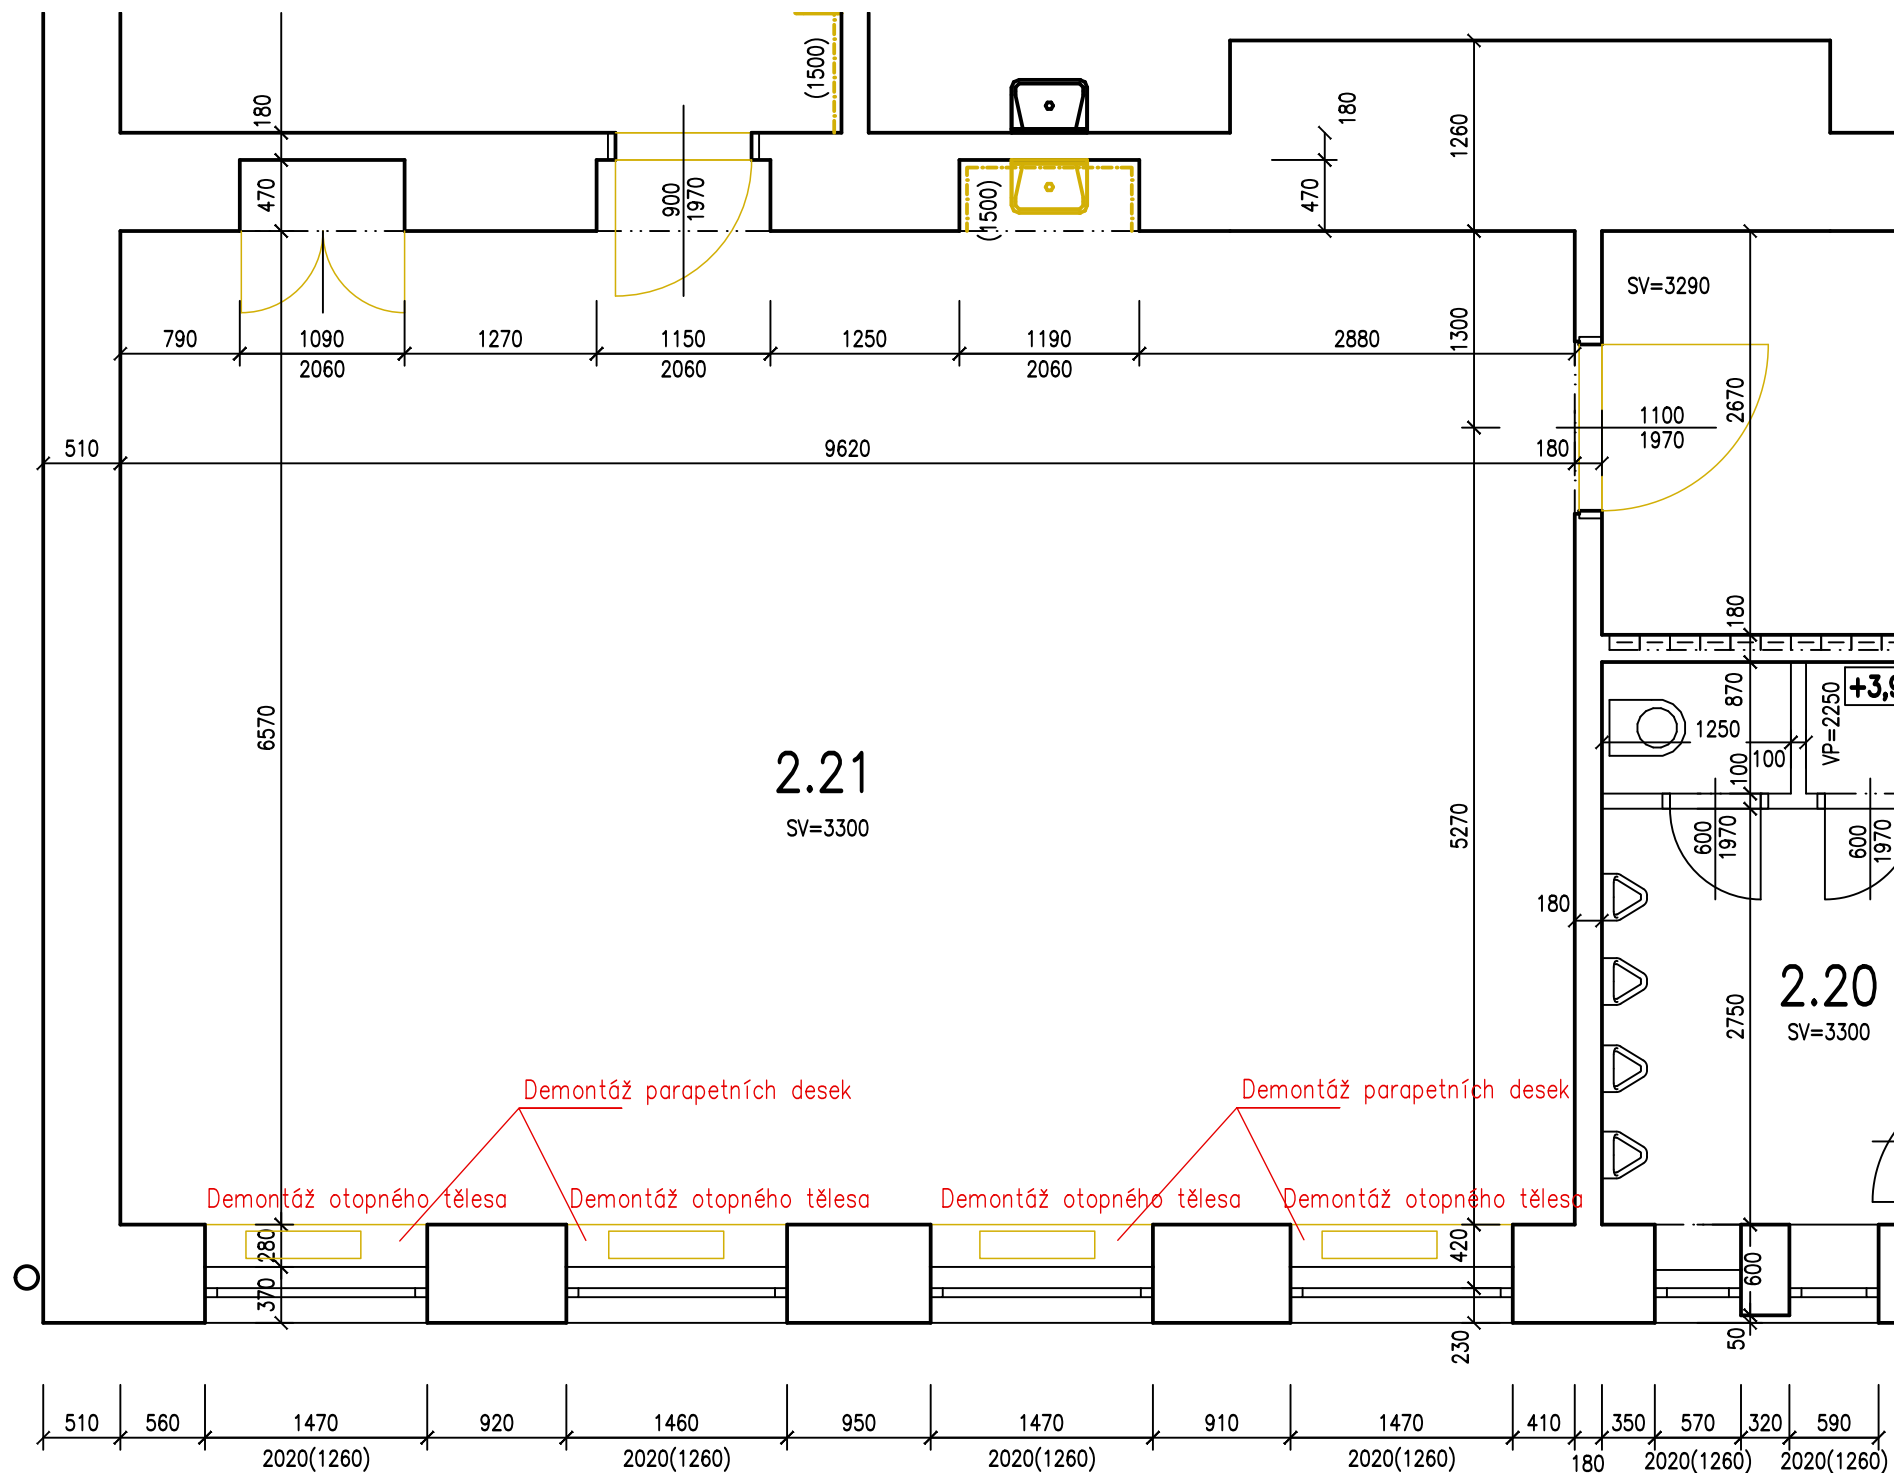

LEGENDA MÍSTNOSTÍ

Č.	Název	Plocha [m,]	Podlaha	Pozn.
2.21	Multifunkční učebna	63,20	koberec	
	CELKEM	63,20		

REKONSTRUKČNÍ PRÁCE

- DEINSTALACE LIŠT, OSVĚTLENÍ
- DEMONTÁŽ PODLAHOVÉ KRYTINY (KOBEC), VČ. LIŠT, POD KOBECM SE NACHÁZÍ STÁV.
- DŘEVĚNÉ PARKETY - ODSTRANIT
- DEMONTÁŽ RADIÁTORŮ
- BUDOU PROVEDENY LOKÁLNÍ OPRAVY OMÍTEK ZDÍ A STROPU PO MONTÁŽI, STÁVAJÍCÍ MALBY BUDOU OŠKRÁBÁNY
- DEMONTÁŽ UMYVADLA VČ. OBAKLADU ZA NÍM
- VYBOURÁNÍ DVEŘÍ VČ. ZÁRUBNÍ
- DEMONTÁŽ STÁV. NÁBYTKU VČ. PARAPETNÍCH DESEK A VESTAVĚNÉ SKŘÍNĚ
- BOURANÉ KONSTRUKCE

Zhotovitel: Ateliér POD VĚŽÍ, Farní 20, Frýdek-Místek, 738 01

Kontroloval: Ing. Roman Vojtíšek, vojtisek@atelierpodvezi.cz

Vypracoval: Ing. Kateřina Rojčková

Objednatel: MěÚ JÁCHYMOV, NÁM. REPUBLIKY 1, JÁCHYMOV

Stavba: **REKONSTRUKCE MÍSTNOSTÍ
ZŠ M. CURIE-SKLODOWSKÉ**

Parcela: 1573 K.ú.: Jáchymov


Datum: 05/2024 Stupeň: studie

Měřítko: 1:50 Formát: A3

Obsah: **STÁVAJÍCÍ STAV - MULTIFUNKČÍ UČ.**

Číslo výkresu: **D.1.1.b. 03**



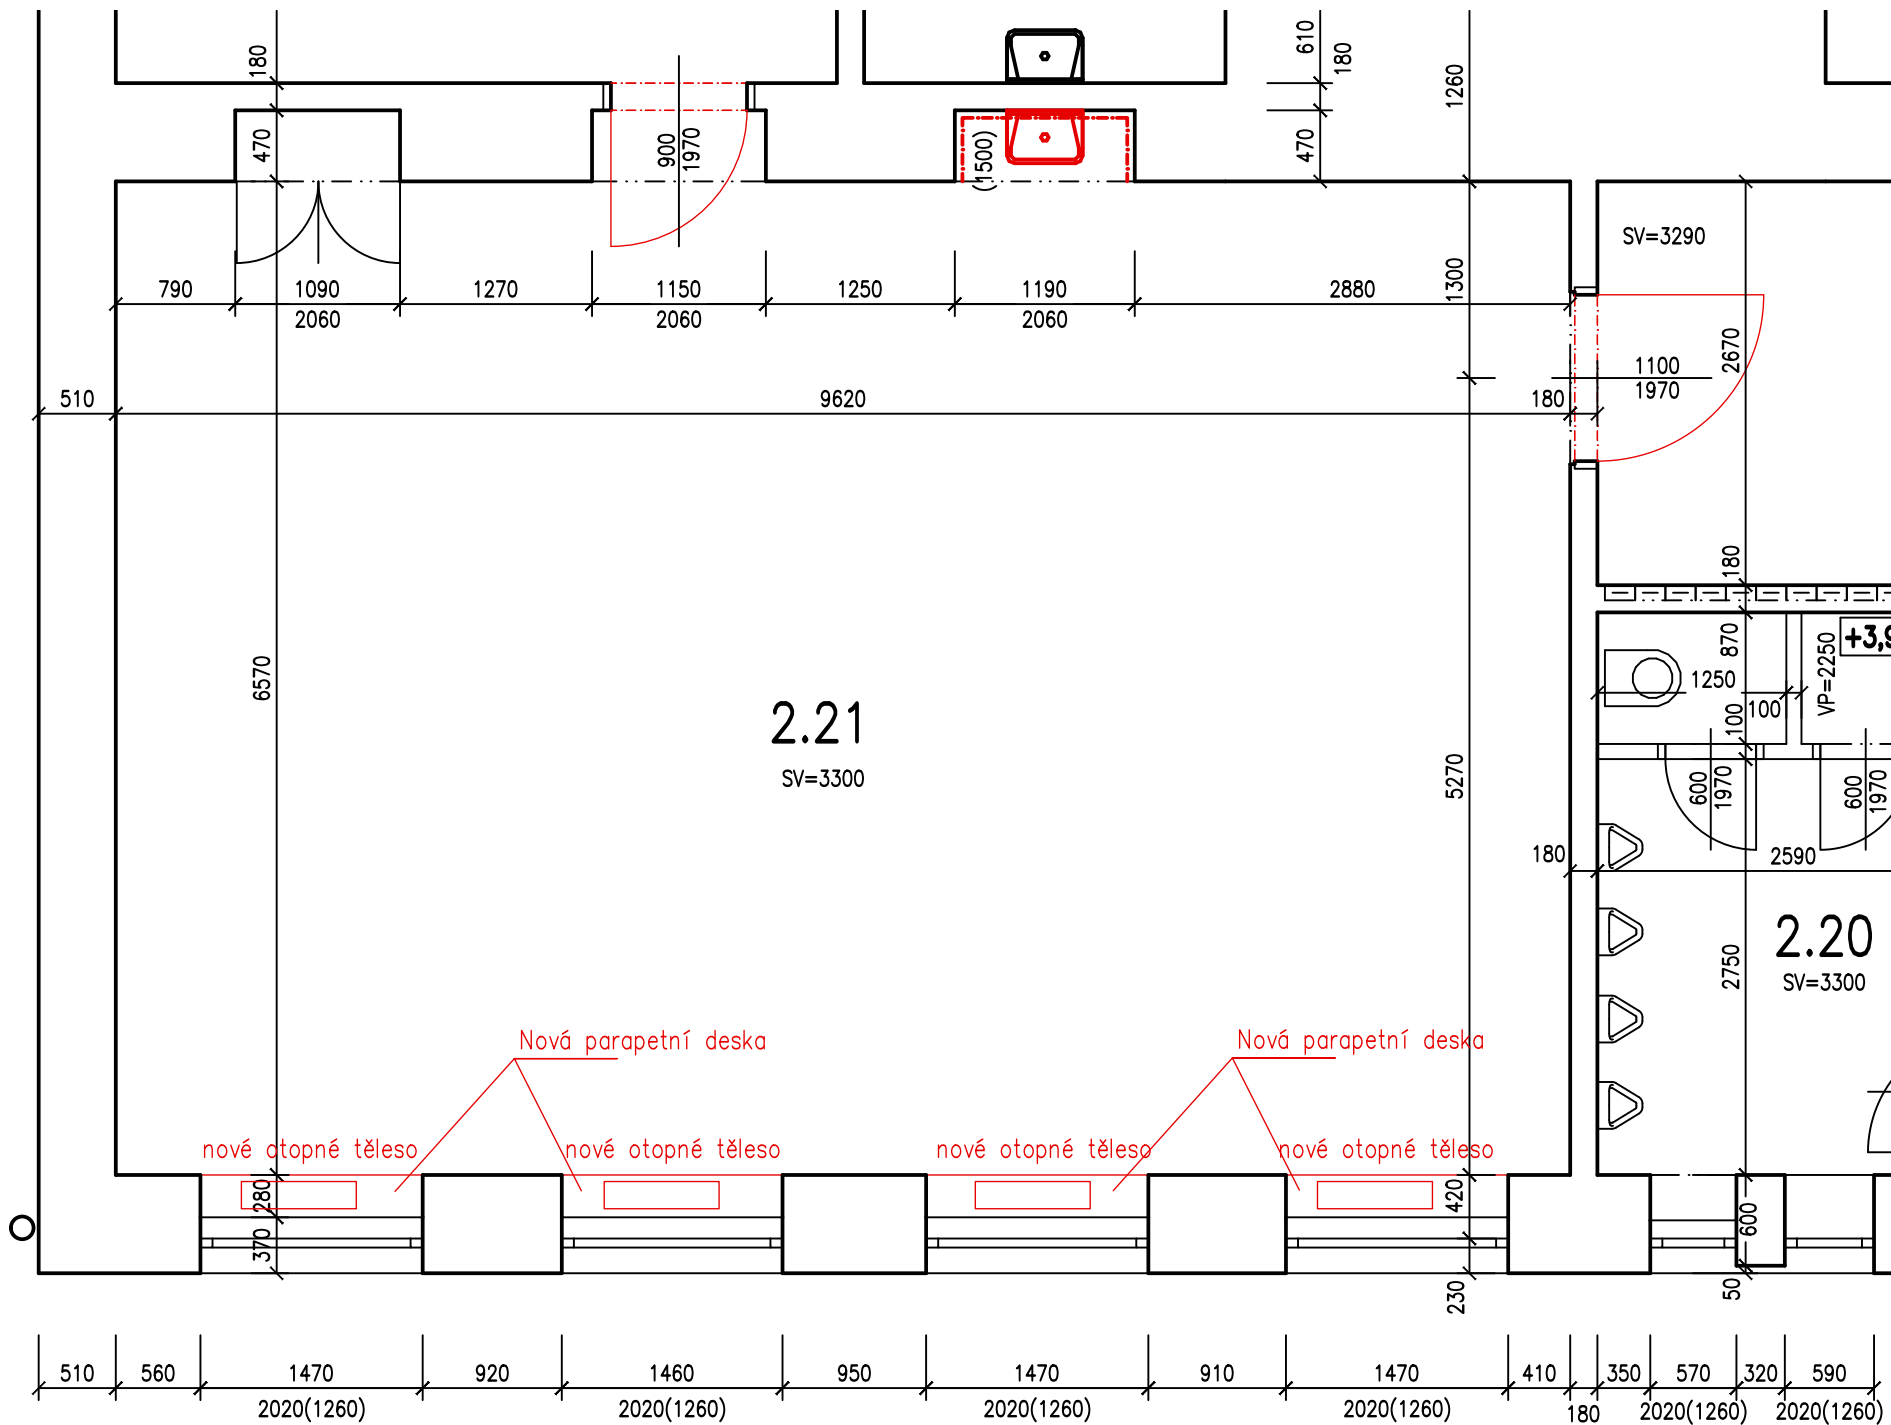

LEGENDA MÍSTNOSTÍ

Č.	Název	Plocha [m.]	Podlaha	Pozn.
2.21	Multifunkční učebna	63,20	koberec	
	CELKEM	63,20		

NOVÝ STAV

- NOVÉ ROZVODY ELEKTRA (OSVĚTLENÍ, ZÁSUVKY, VYPÍNAČE, ZASEKANÉ DO ZDI), NOVÉ LED SVĚTLA - VIZ SAMOSTATNÁ PD ELEKTROINSTALACE
- POKLÁDKA NOVÉ PODLAHY - SAMONIVELAČNÍ STĚRKA cca 15 mm + LINO, VČ. PVC LIŠT + KUSOVÝ KOBRECEC
- NOVÉ RADIÁTORY, NAPOJENY NA STÁVAJÍCÍ ROZVODY, PŘESNÝ DRUH OTOPNÉHO TĚLESA BUDE UPŘESNĚN NA STAVBĚ
- BUDOU PROVEDENY LOKÁLNÍ OPRAVY OMÍTEK ZDÍ A STROPU PO MONTÁŽI , VČETNĚ CELKOVÉ VÝMALBY
- INSTALACE NOVÉHO UMYVADLA VČ. NOVÉHO OBKLADU
- NOVÉ PARAPETNÍ DESKY
- NOVÉ DVEŘE, BEZ PRAHU VČ. OBLOŽKOVÉ ZÁRUBNĚ
- NOVÉ KONSTRUKCE
- VEŠKERÉ ROZMĚRY OVĚŘIT NA STAVBĚ.

VIZUALIZACE



Zhotovitel:	Ateliér POD VĚŽÍ, Farní 20, Frýdek-Místek, 738 01
Kontroloval:	Ing. Roman Vojtíšek, vojtisek@atelierpodvezi.cz
Vypracoval:	Ing. Kateřina Rojčíková
Objednatel:	MěÚ JÁCHYMOV, NÁM. REPUBLIKY 1, JÁCHYMOV
Stavba:	REKONSTRUKCE MÍSTNOSTÍ ZŠ M. CURIE-SKLODOWSKÉ
Parcela:	1573 K.ú.: Jáchymov
Datum:	05/2024 Stupeň: studie
Měřítko:	1:50 Formát: A3