


topení půdorys 3NP - podkroví

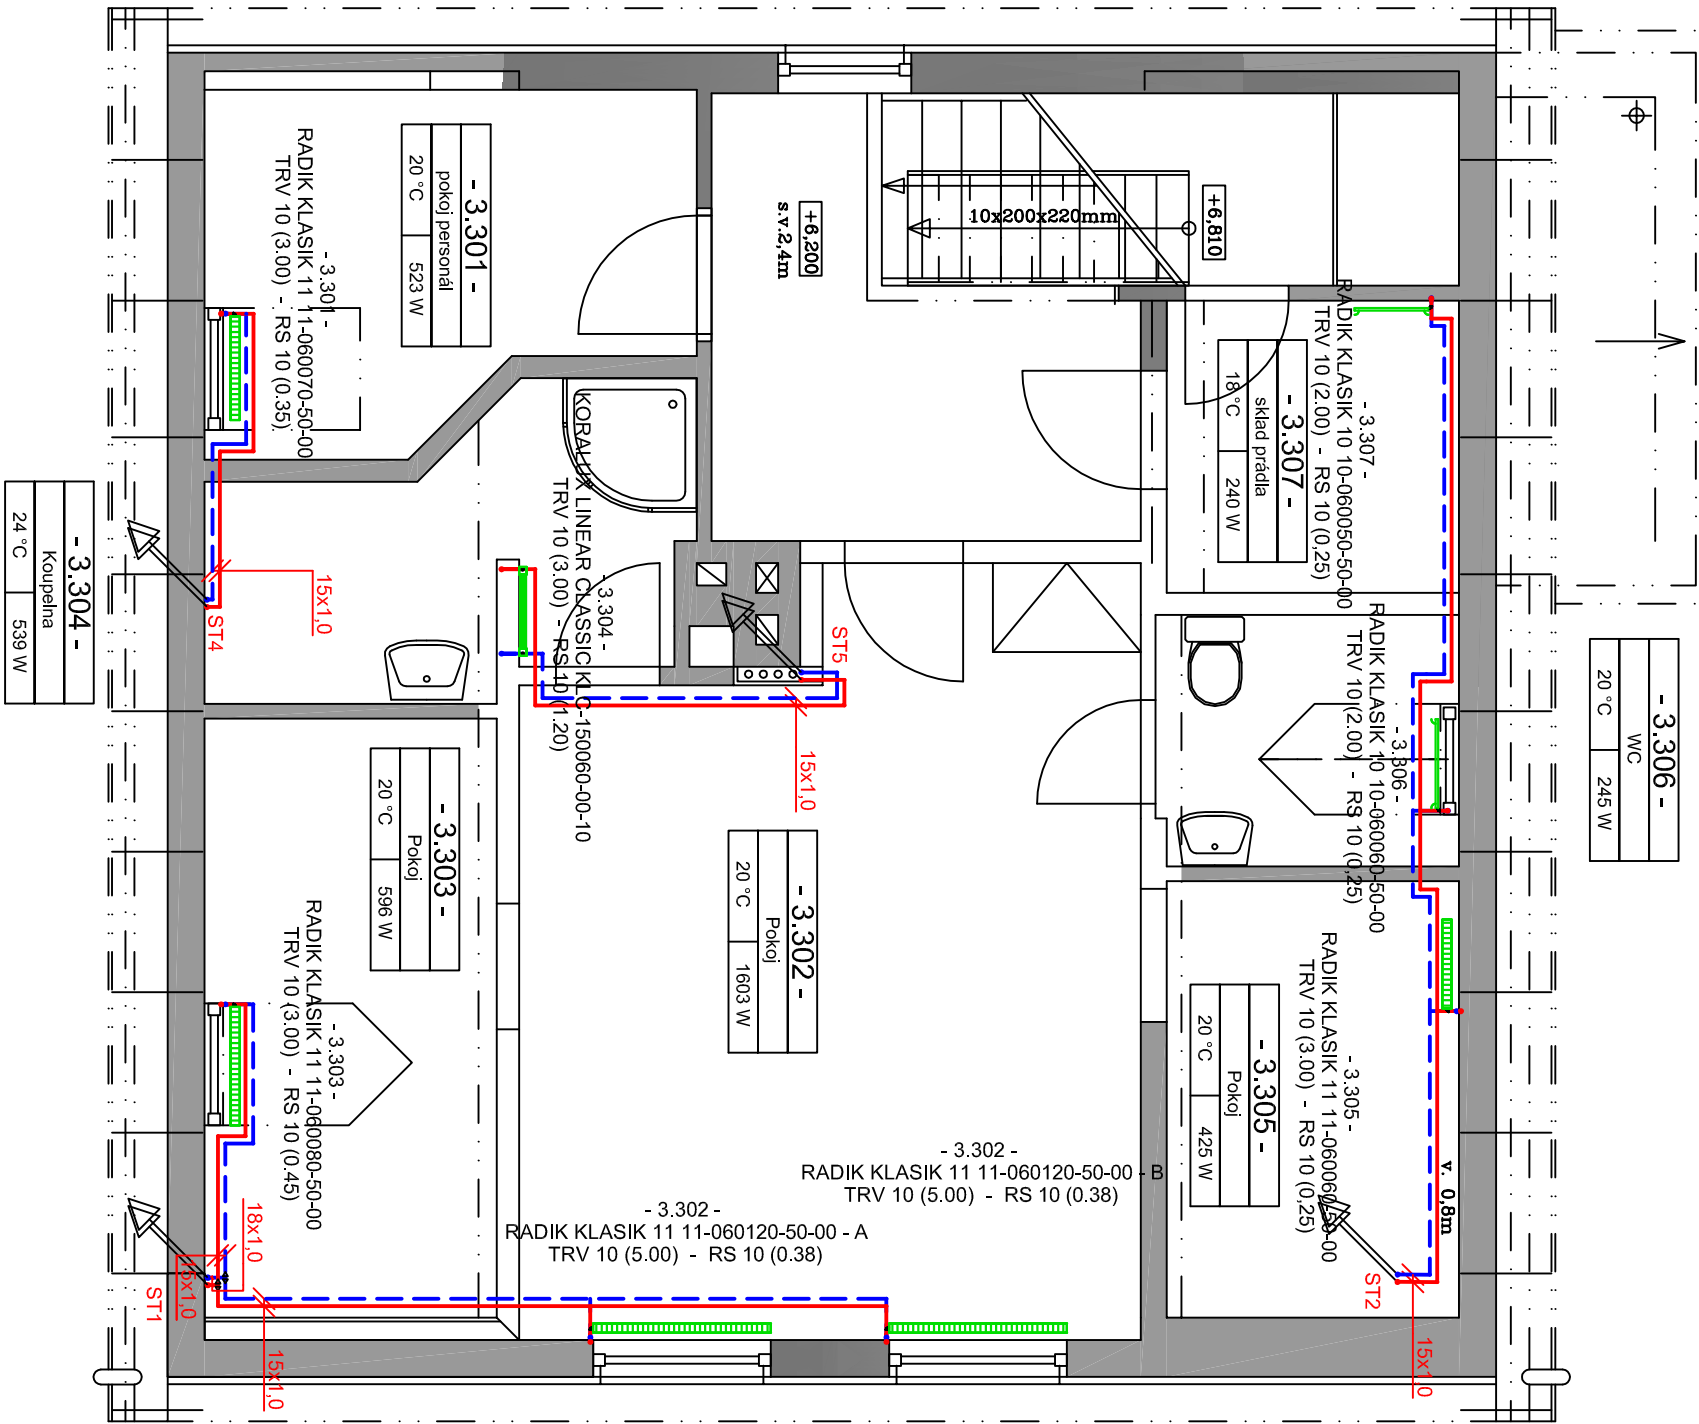

Otopná tělesa		
Označení	Název	Typ
	Radik Klasik	Standardní výška OT 60cm, Regulační ventil V-exact osazený termostatickou hlavicí, regulační uzavíratelné šroubení Regulac

Rozvody ÚT		
Označení	Název	Typ
	CU rozvody	CU rozvody vedené na povrchu a v konstrukci podlahy, CU rozvody spojované měkkým kapilárním páním

Vpracoval : Pavel Stejskal AT		Vedoucí projektu : Ing. Ivo Horych		Autorizace :		Paré :	
Kreslil : Pavel Stejskal AT		Odpovědný projektant části ÚT : Pavel Stejskal AT					
Investor : Obec Stříbrná		IČO 00259616					
Stavba : Stavební úpravy penzionu Mártý		Stříbrná 75, č.p.p.699, k.ú. Stříbrná					
Objekt : Zařízení pro vytápění staveb				Formát : A3		Datum : 01/2022	
Část : ÚT				Stupeň: DSP		Číslo zakázky : 0072022	
Obsah : Topení půdorys 3NP				Měřítko : 1:50		Číslo přílohy : D.1.4.b-05	