


kanalizace púdorys 3NP - podkroví

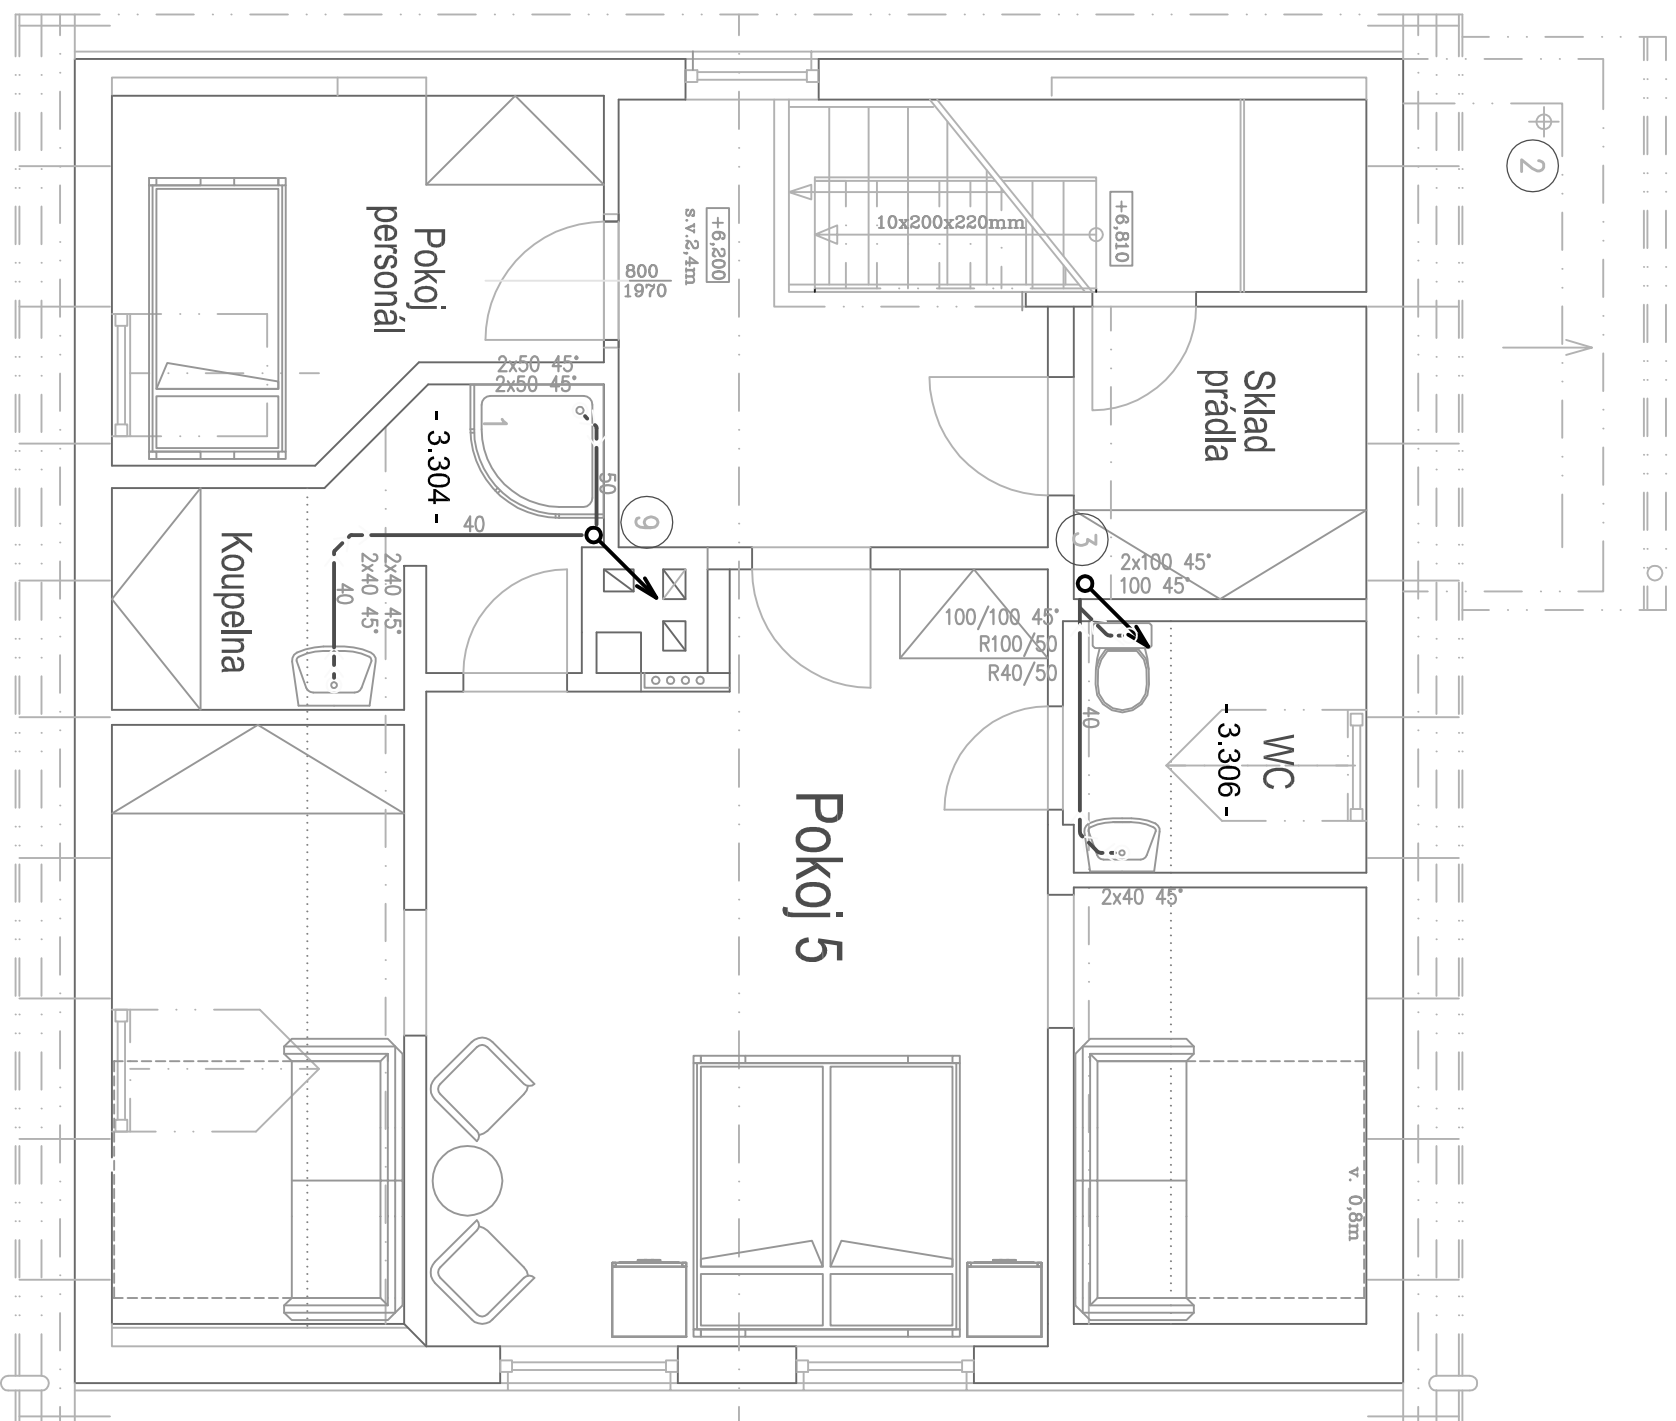

Vyracoval :		Vedoucí projektu :		Paré :	
Pavel Stejskal AT		Ing.Ivo Horych			
Kreslil :	Odpovědný projektant části ÚT :				
Pavel Stejskal AT	Pavel Stejskal AT				
Investor : Obec Stříbrná Stříbrná 670, IČO 00259616					
Slovo : Stavební úpravy penzionu Mářty Stříbrná 75, ž.p.p.699, k.ú. Stříbrná					
Objekt : Zařízení zdravotně technických instalací			Formát : A3		
Část : ZTI			Stupeň: DSP	Číslo zakázky :	0072022
Obsah : Kandidace půdorys ŽNP			Měřítko : 1:50	Číslo přílohy :	D.1.4.a-10