




## ŘEZ A-A

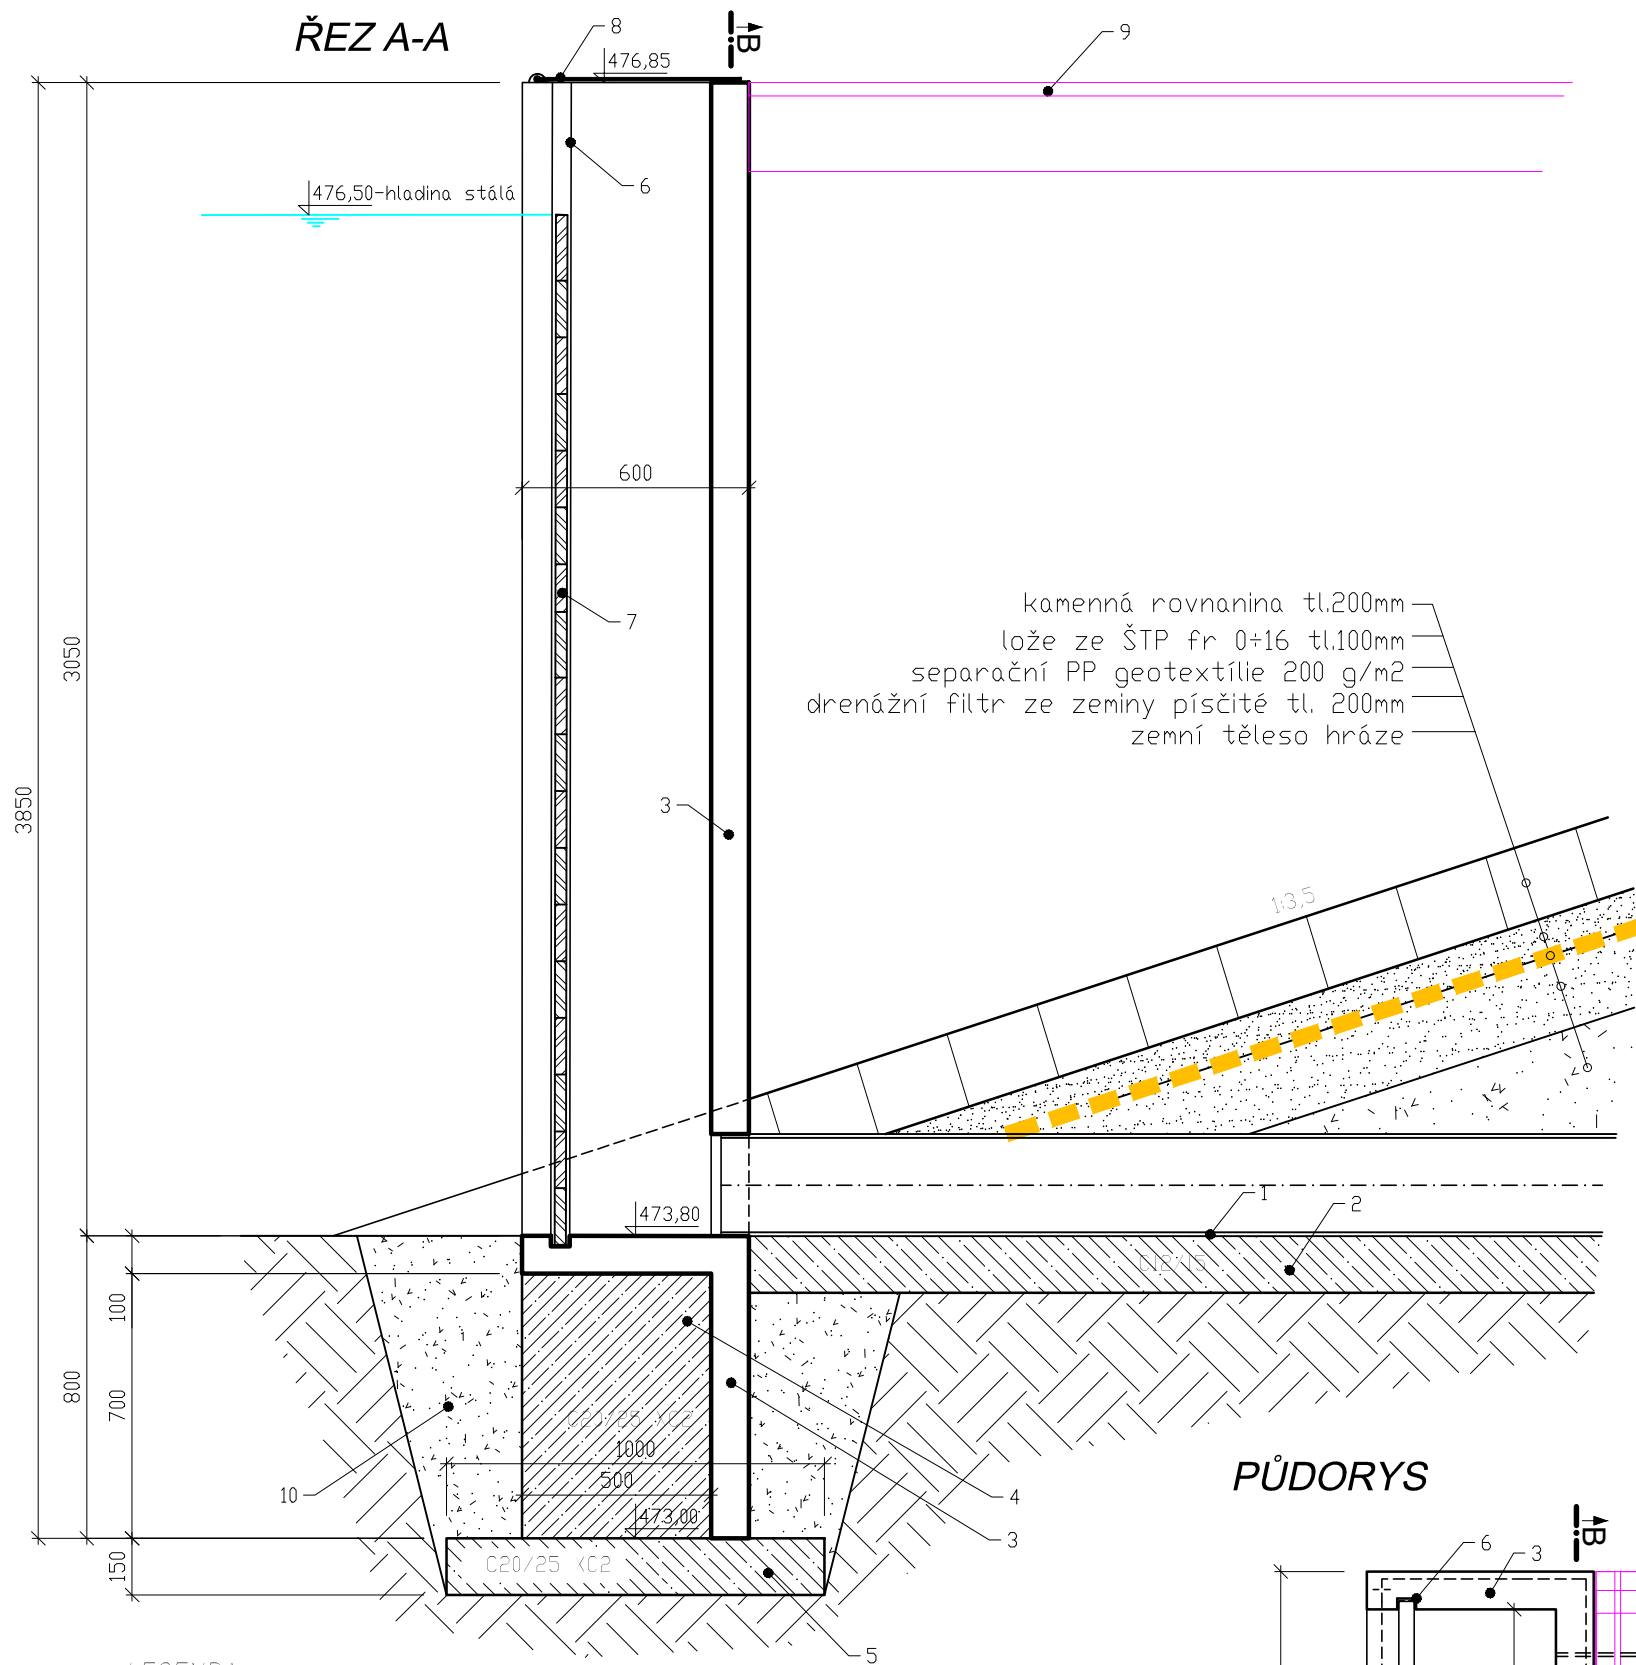

## PŮDORYS

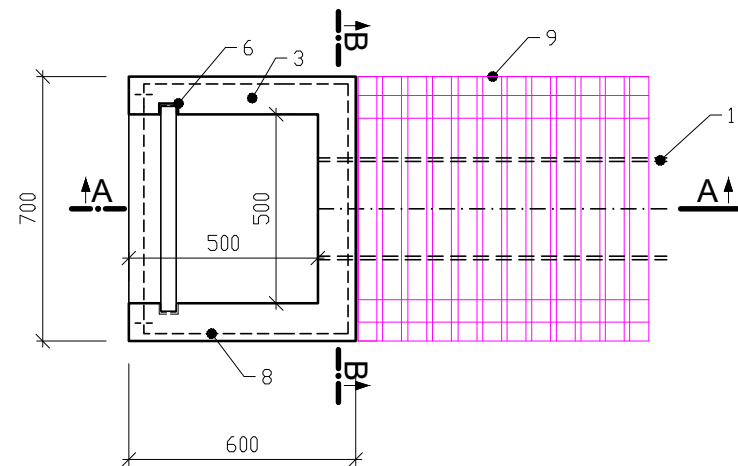

## ŘEZ B-B

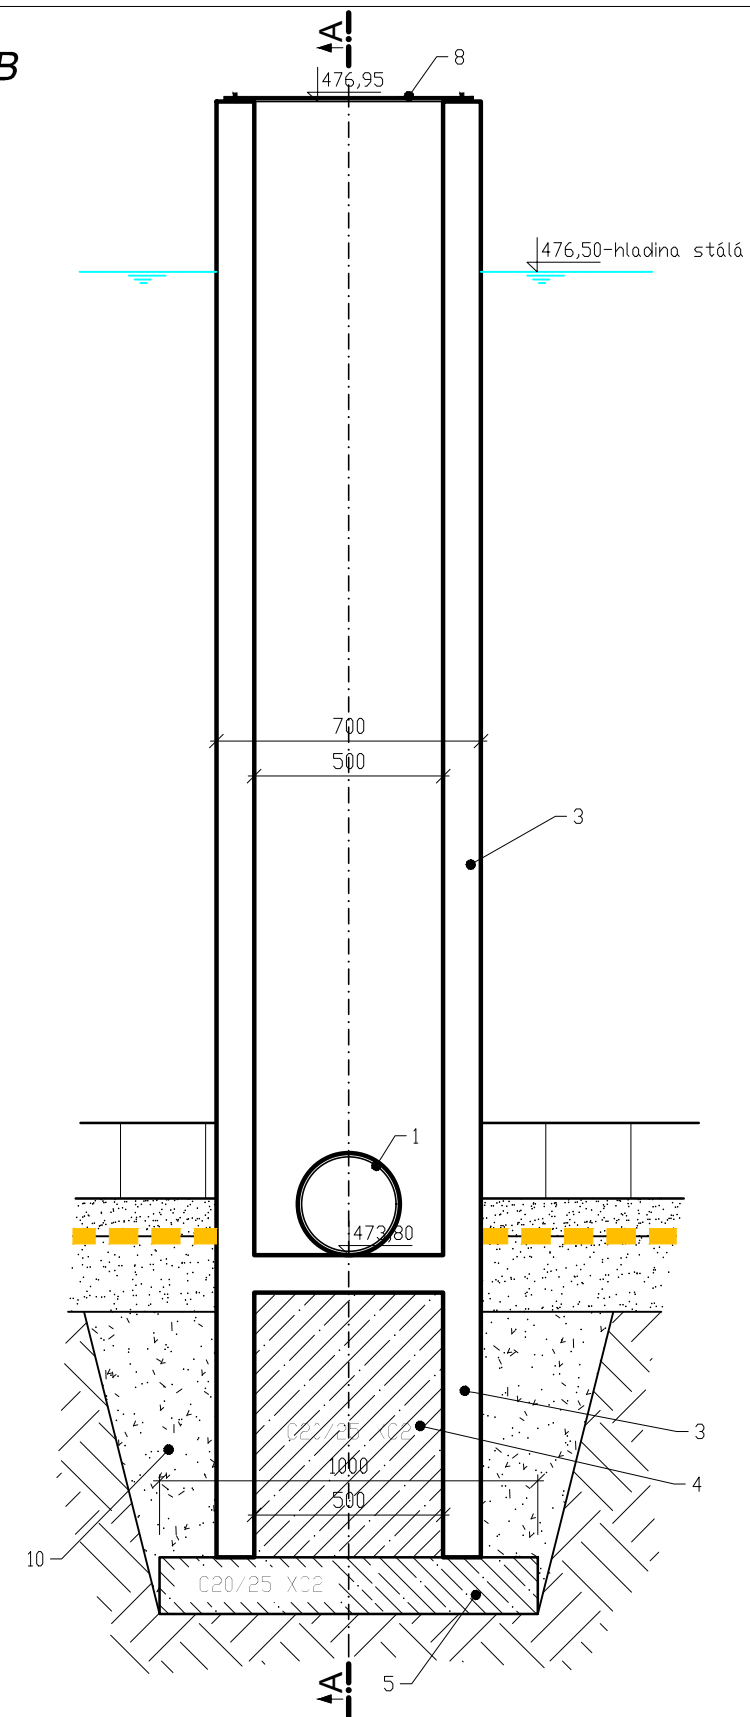

## LEGENDA:

- 1 odtokové potrubí PP DN250 SN12 UR2
- 2 podkladní lože potrubí-beton C12/15
- 3 prefabrikátová kce požeráku
- 4 zmonolitnění základu-beton C20/25 XC2 XF1
- 5 podkladní deska ze ŽB C20/25 XC2, 2xKARI síť 100x100x6
- 6 oc.profil U50
- 7 dřevěná dluž tl.35mm
- 8 ocel. pozink poklop
- 9 kompozitová lávka-viz výkres č. D.7
- 10 obsyp základu vhodnou zeminou se zhutněním

separační geotextílie 200 g/m2

Zodpovědný projektant	Vypracoval	<b>PETR ONTKO</b> Kamenice č.p. 87 356 01 Březová IČ 64371930 tel. 608 500 077
Ing. Petr Ontko	Ing. Petr Ontko	
Vodoprávní úřad : MÚ Sokolov, OŽP		Proj.stupeň : DÚR + DSP
Stavebník: město Habartov		
NÁZEV STAVBY : Vodní nádrž U potoka, k.ú. Habartov		Měřítko : 1:20
		Datum : 03/2024
Obsah : Požerák		Č.zakázky : 217/2021
		Č.přílohy : D.6