




V2-PODÉLNÝ PROFIL

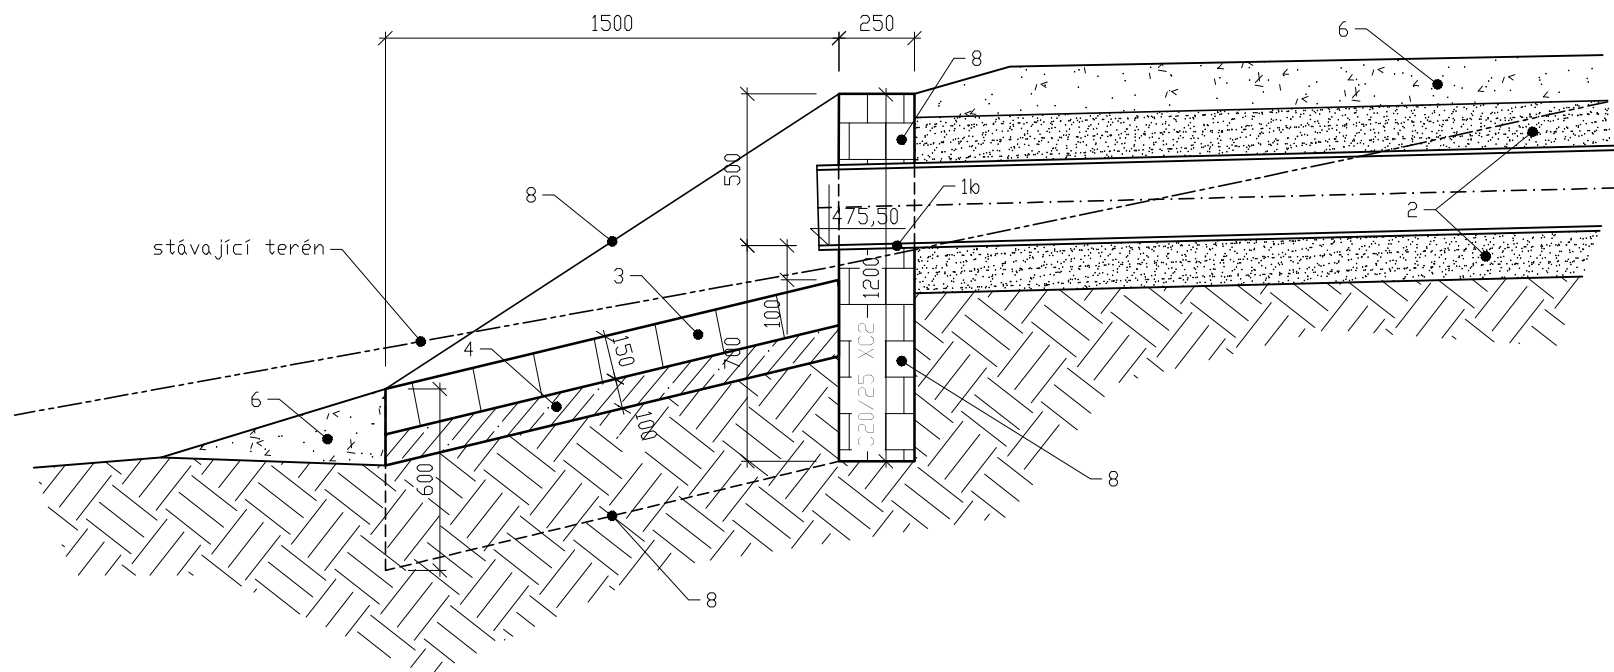


V2-PŮDORYS

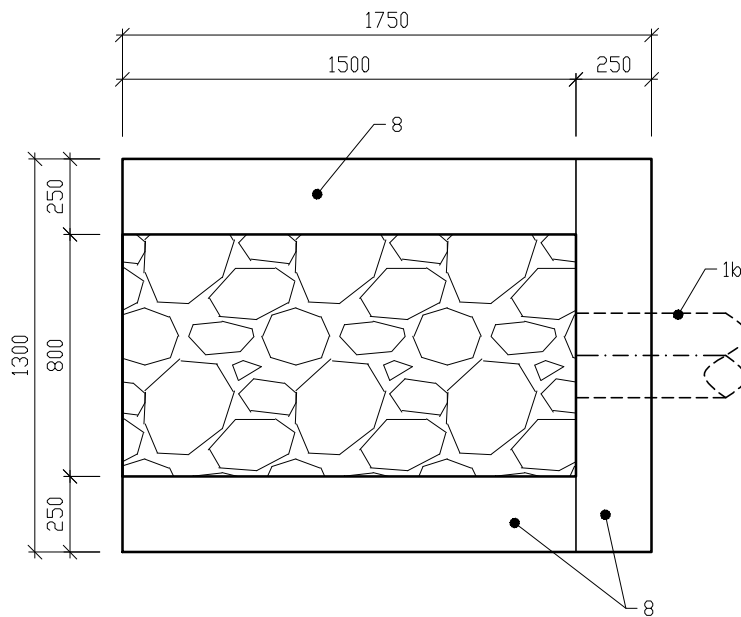

V1-PODÉLNÝ PROFIL

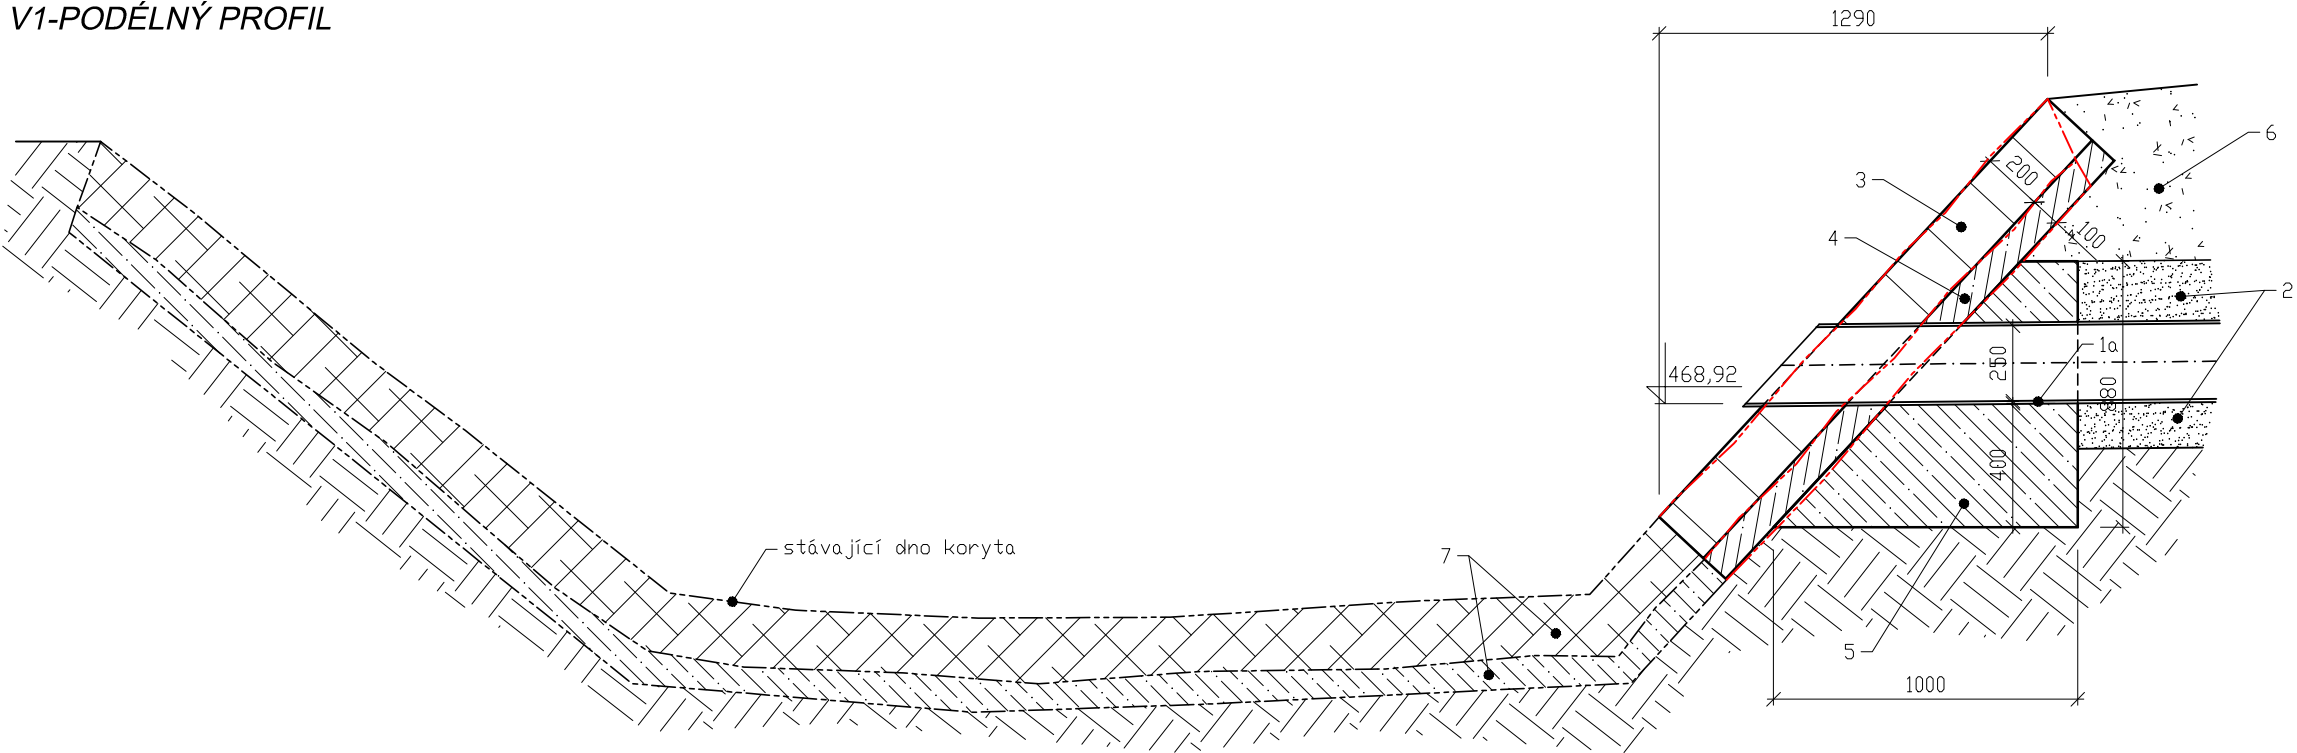


V1-PŮDORYS

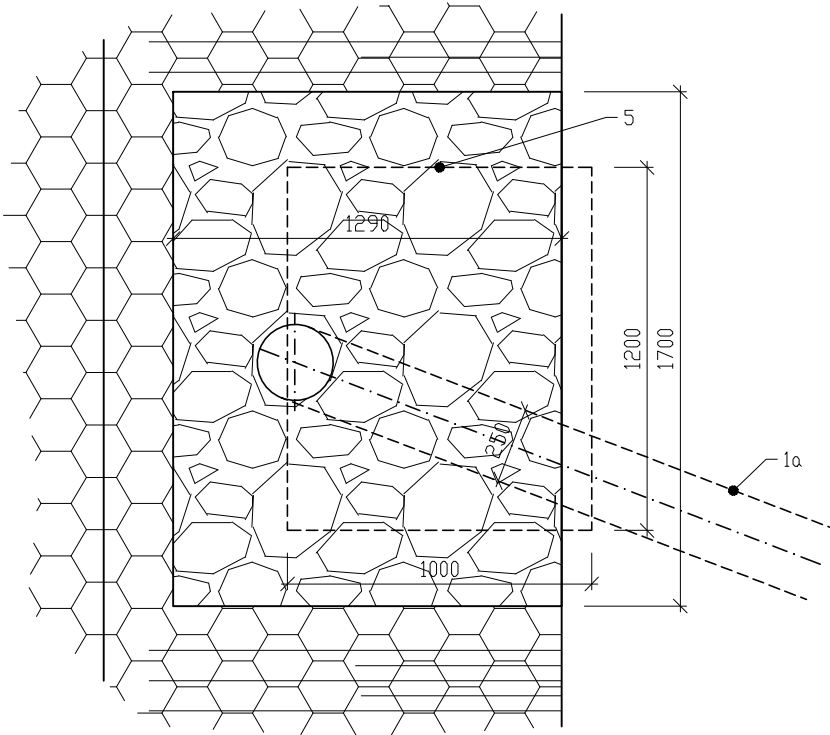

LEGENDA:

- 1a potrubí PP DN250
1b potrubí PP DN250 – stávající
2 lože a krycí zásyp potrubí ze ŠTP
3 dlažba z lom.kamene tl.150 a 200 mm
4 podkladní lože bet. C16/20 tl.100mm
5 kotevní blok z betonu prostého C16/20
6 zásyp nebo násyp z vhodné zeminou se zhutněním
7 dlažba z lom.kamene do betonu stávající
8 svislé konstrukce ze zdiva z lom.kamene na MC20

- stávající konstrukce
- - - - - stávající konstrukce – bourání

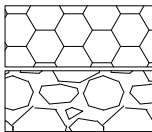

dlažba z lom.kamene stávající

dlažba z lom.kamene nová

Zodpovědný projektant	Vypracoval	PETR ONTKO Kamenice č.p. 87 356 01 Březová IČ 64371930 tel. 608 500 077
Ing. Petr Ontko	Ing. Petr Ontko	
Vodoprávní úřad : MÚ Sokolov, OŽP		Proj.stupeň : PDPS
Stavebník: město Habartov		
NÁZEV STAVBY : Vodní nádrž U potoka, k.ú. Habartov		Měřítko : 1:25
		Datum : 06/2024
Obsah : Výustní objekty V1 a V2		Č.zakázky : 217/2021
		Č.přílohy : D.11