

vodometná šachta
revizní šachta splaškové kanalizace
vsak pro dešťové vody (vsakovací bloky) cca 6 M3
A,B – lapače nečistot
elektroměrový rozvaděč
hlavní uzel plyn

STÁVAJÍCÍ SÍŤ:

- stávající veřejný vodovod
- stávající veřejná splašková kanalizace
- stávající kabel veřejného osvětlení
- stávající vedení podzemní NN do 1 kV
- stávající vedení inženýrsko-NTL

NAVROVANÉ SÍŤ:

- navrhovaná přípojka vodovodu DN 32 mm
- navrhované vedení dešťové kanalizace DN 150
- navrhované vedení splaškové kanalizace DN 160
- navrhovaná přípojka NN dle PD Elektroinstalace
- navrhovaná přípojka plyn

- nové oplocení do ulice (v. cca 1,6 m)
- zděné sloupky s podezdívkou z pohledových bloků a s dřevěnou výplní
- nové oplocení (v. cca 1,6 m) – poplastované pletivo


LEGENDA ŠRAF:

- zpevněné plochy (zámková dlažba)
- zatravněná plocha

POZNÁMKY:

- STAVEBNÍ POZEMEK 823,00 m2
- RODINNÝ DŮM 77,54 m2
- KRYTÉ STÁNÍ 51,26 m2
- ZPEVNĚNÉ PLOCHY 65,00 m2
- ZATRavnĚNÁ PLOCHA 629,20 m2
- DRUH POZEMKU ZAHRADA

PŘED PRACEMI JE NUTNÉ VYTÝČIT VŠECHNY SÍŤE!!
PŘED PRACEMI JE NUTNÉ OVĚŘIT
VÝŠKOVÉ UMÍSTĚNÍ SPLAŠKOVÉ KANALIZACE!!
±0,000 – je vztahena k čisté podlaží RD.

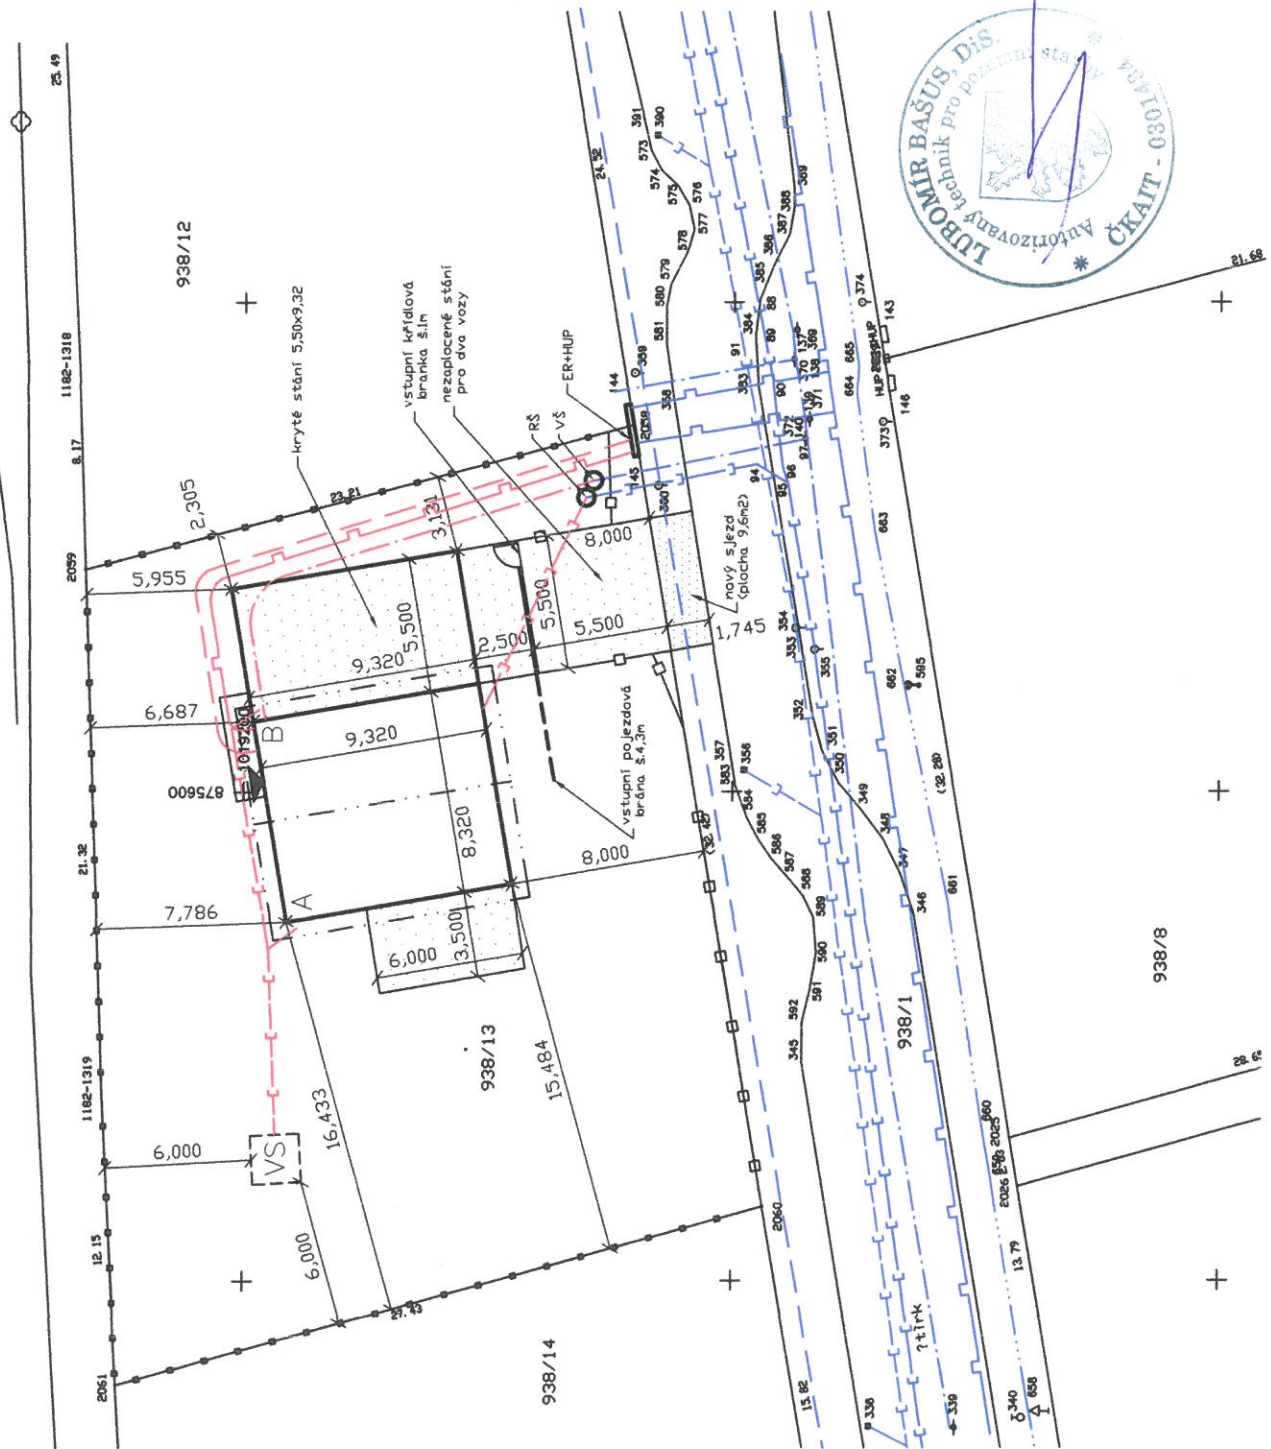

Projektant: Lubomír Bašus, Dis.; ČKAIT 0301434	Datum: 21/02/2019
Kolová 186, 350 01 Karlův Vary, lubomir.basus@centrum.cz, 723 304 880	Formát: 1x44
Účel PD: Projektová dokumentace pro stavební řízení	Zakázka: 02/2019
Číslo PD: 1	
NOVOSTAVBA RD-18z POSEIDÓN	
Stavebník: Bojcar Jaroslav, Kosmonautů 1909, 35501 Sokolov	
Bojcarová Petra, Kosmonautů 1909, 356 01 Sokolov	
Místo stavby: obec Kynšperk nad Ohří, parc.č. 938/13, k.ú. Kynšperk nad Ohří	
Předmět výkresu:	Měřítko: 1:300
Číslo výkresu:	1

KOORDINAČNÍ SITUACE