


LEGENDA KANALIZACE

- S1

SPLAŠKOVÁ KANALIZACE
- D1

DEŠTOVÁ KANALIZACE
- POTRUBÍ SPLAŠKOVÉ KANALIZACE PP-HT
- POTRUBÍ DEŠTOVÉ KANALIZACE , PP-HT
- POTRUBÍ SPLAŠKOVÉ A DEŠTOVÉ KANALIZACE V ZEMI PVC, KG-SYSTÉM

- UN1-NEREZOVÉ UMYVADLO ZAKRYTOVANÉ S AUT.UMYVADLOVOU BATERIÍ
- S PIEZOTLAČÍTKEM PRO STUĐENOU A TEPLOU VODU-12V,50Hz
- UN2-NEREZOVÉ UMYVADLO NEZAKRYTOVANÉ S ODPADEM S AUT.UMYVADLOVOU BATERIÍ
- S PIEZOTLAČÍTKEM PRO STUĐENOU A TEPLOU VODU-12V,50Hz
- UIN-NEREZOVÉ ZÁVĚSNÉ UMYVADLO PRO TP S MADLY NA BOCÍCH S AUT.UMYVADLOVOU BATERIÍ
- S PIEZOTLAČÍTKEM PRO STUĐENOU A TEPLOU VODU-12V,50Hz
- WCN-PŘEDSTĚNOVÝ SPLACHOVACÍ WC SYSTÉM S ANTIVANDAL NEREZOVÝM KRYTEM
- ZÁVĚSNÝ NEREZOVÝ KLOZET S ČERNÝM SEDÁTKEM
- WCIN-PŘEDSTĚNOVÝ SPLACHOVACÍ WC SYSTÉM S ANTIVANDAL NEREZOVÝM KRYTEM
- ZÁVĚSNÝ NEREZOVÝ KLOZET PRO INVALIDY S ČERNÝM SEDÁTKEM
- PN-NEREZOVÝ PISOÁR S AUTOMATICKÝM INTELIGENTNÍM SPLACHOVAČEM-12V,50Hz
- VyIN-NEREZOVÁ VÝLEVKA S MŘÍŽÍ S AUT.UMYVADLOVOU BATERIÍ S PIEZOTLAČÍTKEM
- PRO STUĐENOU A TEPLOU VODU-12V,50Hz
- OHV-ELEKTRICKÝ ZÁSOBNIKOVÝ OHŘÍVAČ VODY

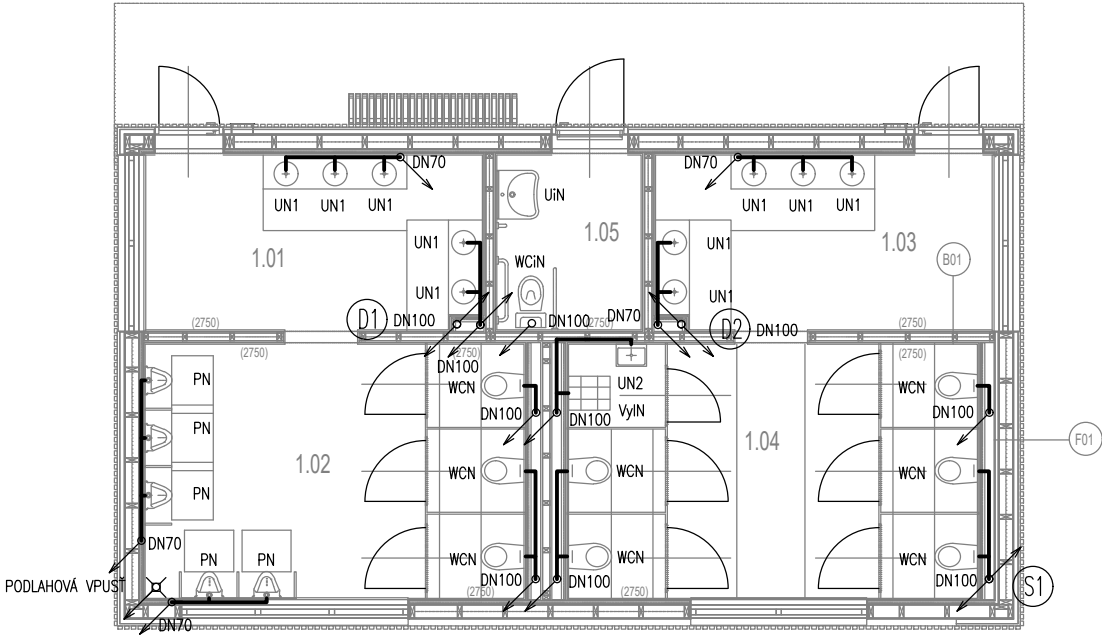


LEGENDA MÍSTNOSTÍ

OZNACENÍ	NÁZEV MÍSTNOSTI	PLOCHA [m²]	OZN. STĚNA PODLAHY	OZN. STĚNA STROP
1.01	Úmyvadna muži	10.47	Epoxidová stěrka	D01 KER. OBKLAD B01 SDK
1.02	WC muži	17.34	Epoxidová stěrka	D01 KER. OBKLAD B01 SDK
1.03	Úmyvadna ženy	10.48	Epoxidová stěrka	D01 KER. OBKLAD B01 SDK
1.04	WC ženy	18.87	Epoxidová stěrka	D01 KER. OBKLAD B01 SDK
1.05	WC I	4.58	Epoxidová stěrka	D01 KER. OBKLAD B01 SDK

PLOCHA MÍSTNOSTÍ CELKEM:

61.74

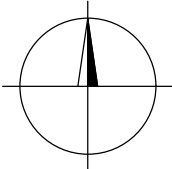

-	-	-	
Označení	Datum	Popis změny	Podpis

Paré:

Souřadný systém S-JTSK  
Výškový systém Bpv  
±0,000 = 400.00 n.m. Bpv

Spolufinancováno  
Evropskou unií

Ministerstvo životního prostředí

SOKOLOVSKÁ  
UHELNÁ

STAVEBNÍK

SOKOLOVSKÁ  
UHELNÁ

Sokolovská uhelná, právní nástupce, a.s.  
Staré náměstí 69, 356 01 Sokolov  
IČO: 26348349  
DIČ: CZ699001005

PROJEKTANT

ARTECH

PROJEKTOVÁ PŘÍPRAVA A REALIZACE STAVEB

ARTECH spol. s r. o.  
Václavské náměstí 819/43, 110 00 Praha 1  
Adresa pro doručování : Žižkova 152, 436 01 Litvínov  
E-mail: artech@artech.cz, tel. 476 111 782

Hlavní projektant

ing. Jaroslav Henzl

Zodpovědný projektant

ing. Ondřej Košina

Vypracoval

Jiří Brož

Podepsal Ing. Ondřej  
Košina  
DN: cn=Ing. Ondřej  
Košina, c=CZ, o=Česká  
komora autorizovaných  
inženýrů a techniků  
činných ve výstavbě,  
ou=0301282,  
email=kosina@kts-cz.cz  
Důvod: Schvaluji tento  
dokument.  
Datum: 2024.10.17  
10:05:54 +02'00'

razítko, podpis

UDRŽITELNÁ REVITALIZACE A RESOCIALIZACE LOKALITY MEDARD

registrační číslo SFŽP  
CZ.10.01.01/00/22\_001/0000144

2.3.3.1.01

SO 02 - HYGIENICKÉ ZÁZEMÍ P 01

D

D.1.

D.1.2

D.1.2.2.1

D1.2.2.1.2

DOKUMENTACE OBJEKTŮ

STAVEBNÍ A TECHNOLOGICKÁ ČÁST

TECHNOLOGICKÉ ŘEŠENÍ

ZDRAVOTNĚ TECHNICKÉ INSTALACE

PŮDORYS 1.NP-KANALIZACE

č. zakázky

2264

stupeň PD

DSP

datum

08/2024

formát

2xA4

měřítko

1 : 100

č. (ozn.) dokumentu

1.2