


←

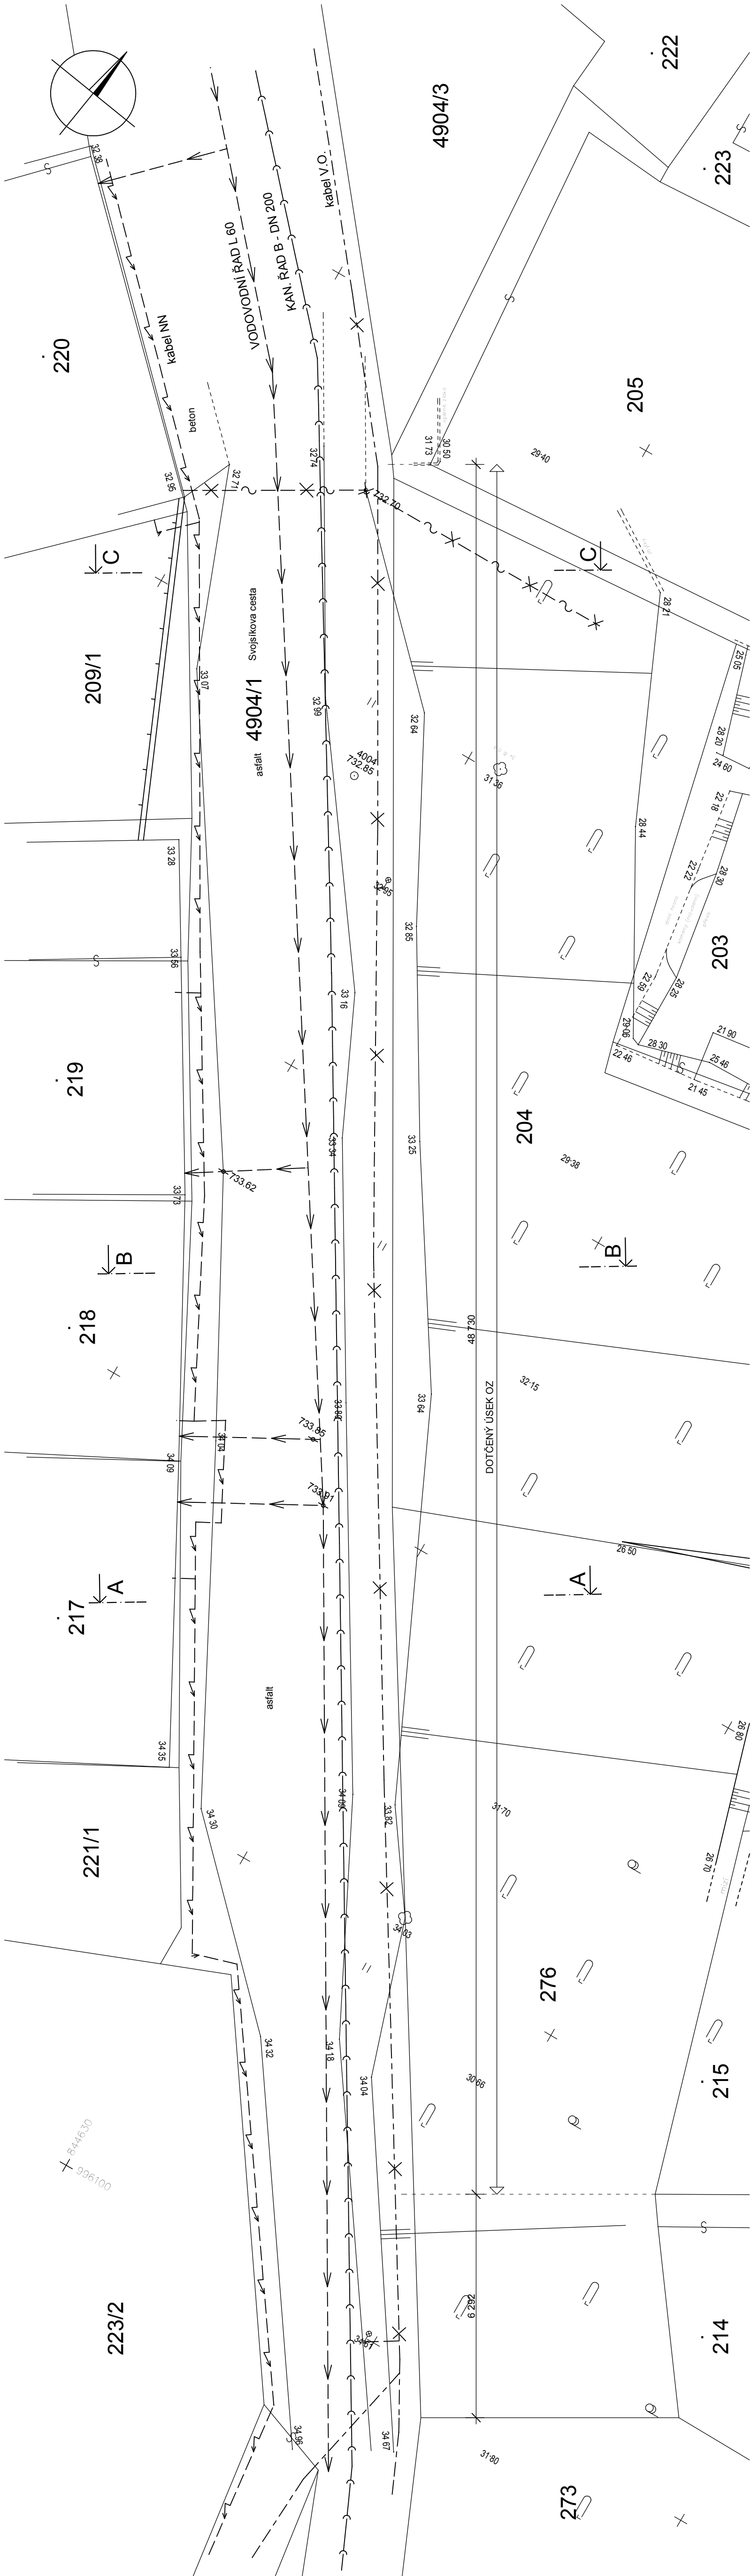

POZNÁMKY:

1) DOTČENÉ INŽENÝRSKÉ SÍTĚ NECHAT PŘED ZAHÁJENÍM PRACÍ VYTÝČIT JEJICH SPRÁVCI !!!

LEGENDA IS

- STÁVAJÍCÍ VODOVODNÍ RAD
- STÁVAJÍCÍ PLYNOVODNÍ RAD (STL)
- STÁVAJÍCÍ KANALIZACE - SPLAŠKOVÁ
- STÁVAJÍCÍ KANALIZACE - DEŠŤOVÁ
- STÁVAJÍCÍ ROZVOD NN - KABELOVÉ VEDENÍ NN
- STÁVAJÍCÍ NADZEMNÍ VEDENÍ "O2" - NUTNO PŘELOŽIT
- STÁVAJÍCÍ V.O. - NUTNO PŘELOŽIT

SOUŘADNICOVÝ : SYSTÉM JTSK

VÝŠKOVÝ SYSTÉM : BpV

0,000 = 720,000

VYPRACOVAL:	Ing. Miloš Trnka	kancelář: stavebního inženýrství
ZODPOVĚDNÝ PROJEKTANT:	Ing. Stanislav Vonka	Bohnická 256 150 001 Praha 5 tel: 222 24 681 fax: 222 24 681 web: www.mst.cz
OBJEDNAL:	Město Jáchymov náměstí Republiky 1, 362 51 Jáchymov	
akce:	OPĚRNÉ ZDI MEZI ULICEMI MINCOVNÍ A SVOUŠIKOVA CESTÁ, lokality 3. Jáchymov	Zakázka číslo: 2228/2014 Účel: PD
dle:	Zaměření stávajícího stavu : SITUACE	Datum: 05/2014 Měřítko: 1:100
		Číslo výkresu: D.1.1.- 01